


creARTE
Incubadora Cultural
Oaxqueña

SIMBOLOGIA

- 1 Firme de concreto acabado pulido
- 2 Firme rugoso
- 3 Cemento Escobillado
- 4 Tierra
- 5 Duela de encino rayado, para exteriores
- 6 Pasto
- 7 Duela encino rayado claro, para interiores
- 8 Piedra de río

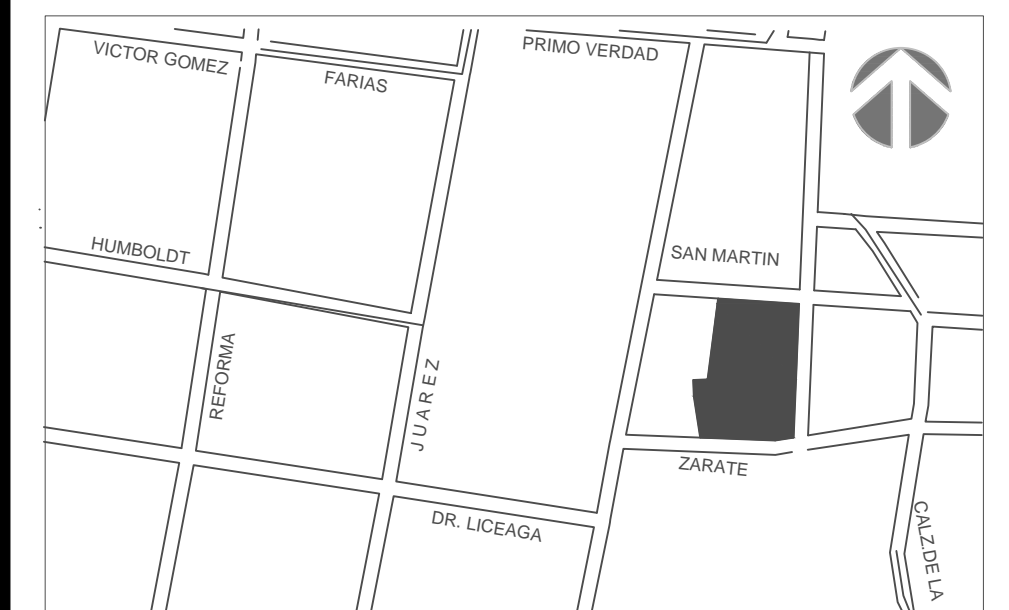

ESTUDIANTE

María José Moreno Rahn
ID: 143006

PROYECTO DE TITULACIÓN

FECHA
15/05/2015

DIRECTOR

Rafael Ruíz Martínez

ASESORES

Armando Reyes Vásquez
Anne Kurjejona Lounassaari

PLANO

Planta Arquitectónica Acabados de
Pisos - Planta Baja

ESCALA


1:125

ACOTAMIENTO

Metros

PLANO No.

AC-01

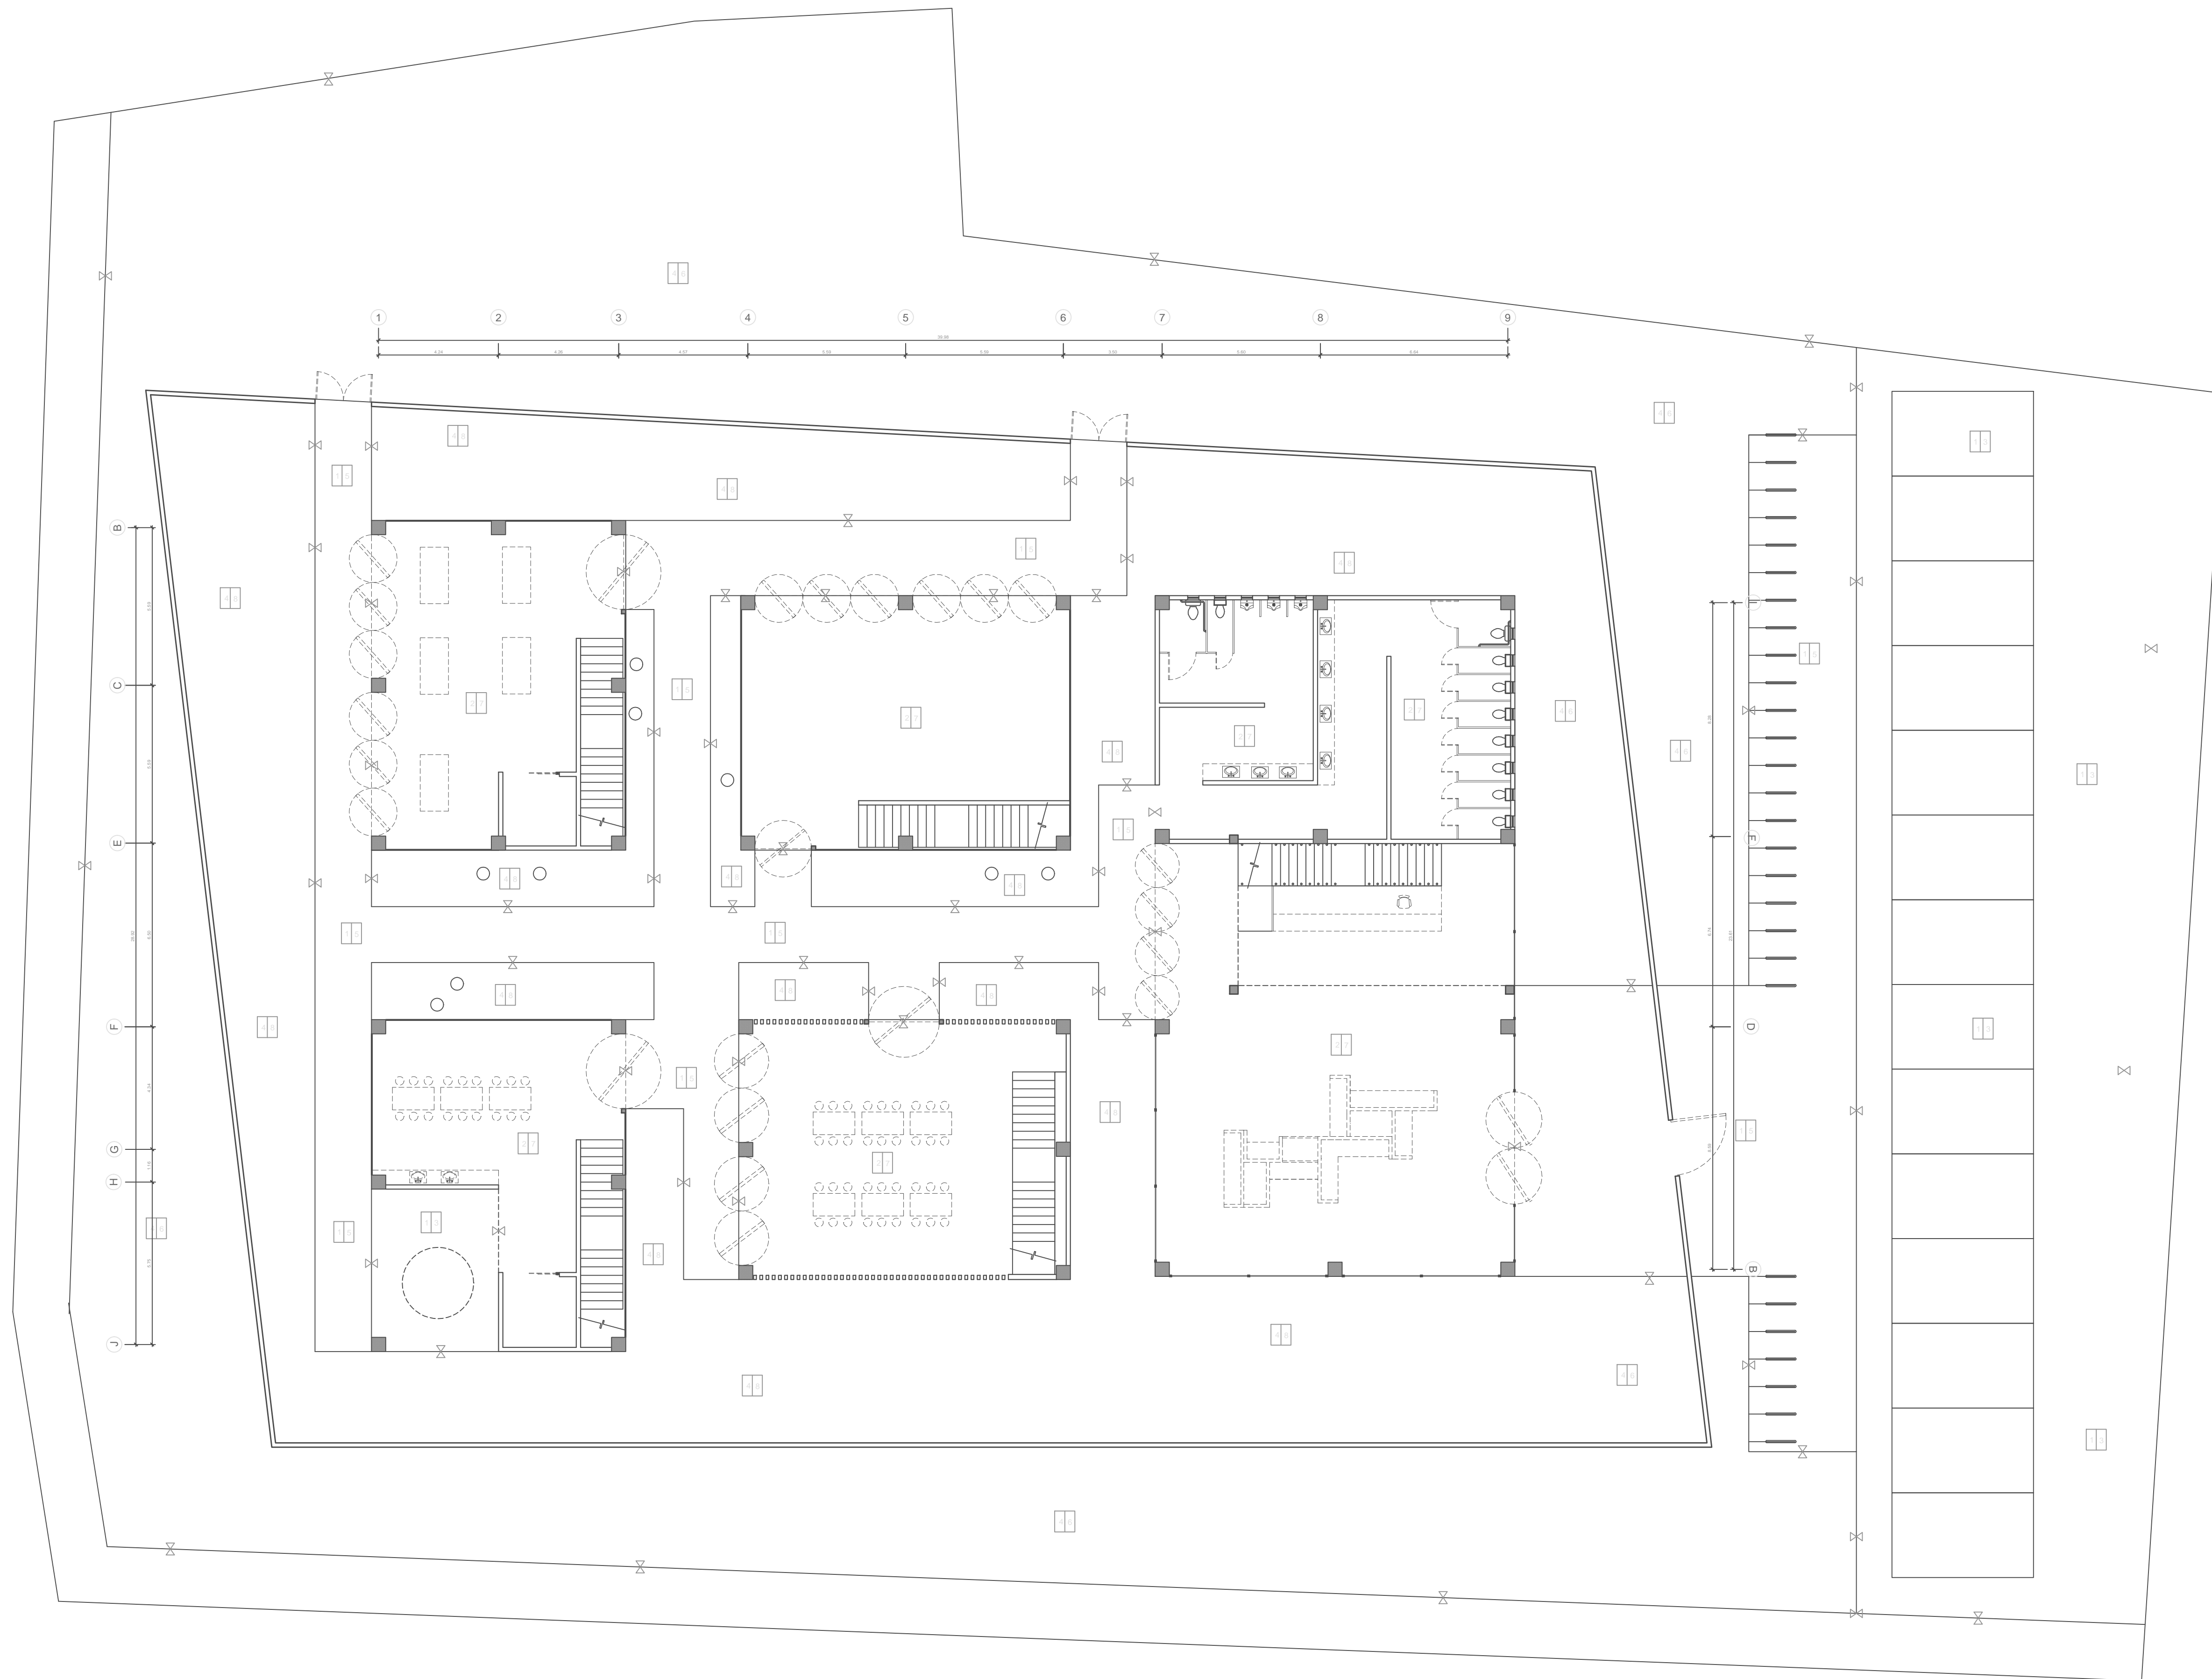



1 PLANTA ARQUITECTONICA DE ACABADOS DE PISOS PLANTA BAJA (N=0+0.00)
ESCALA 1: 125

creARTE Incubadora Cultural Oaxqueña

SIMBOLOGIA

- 1 Firme de concreto acabado pulido
- 2 Firme rugoso
- 3 Cemento Escobillado
- 4 Tierra
- 5 Duela de encino rayado, para exteriores
- 6 Pasto
- 7 Duela encino rayado claro, para interiores
- 8 Piedra de río

 Cambio de piso

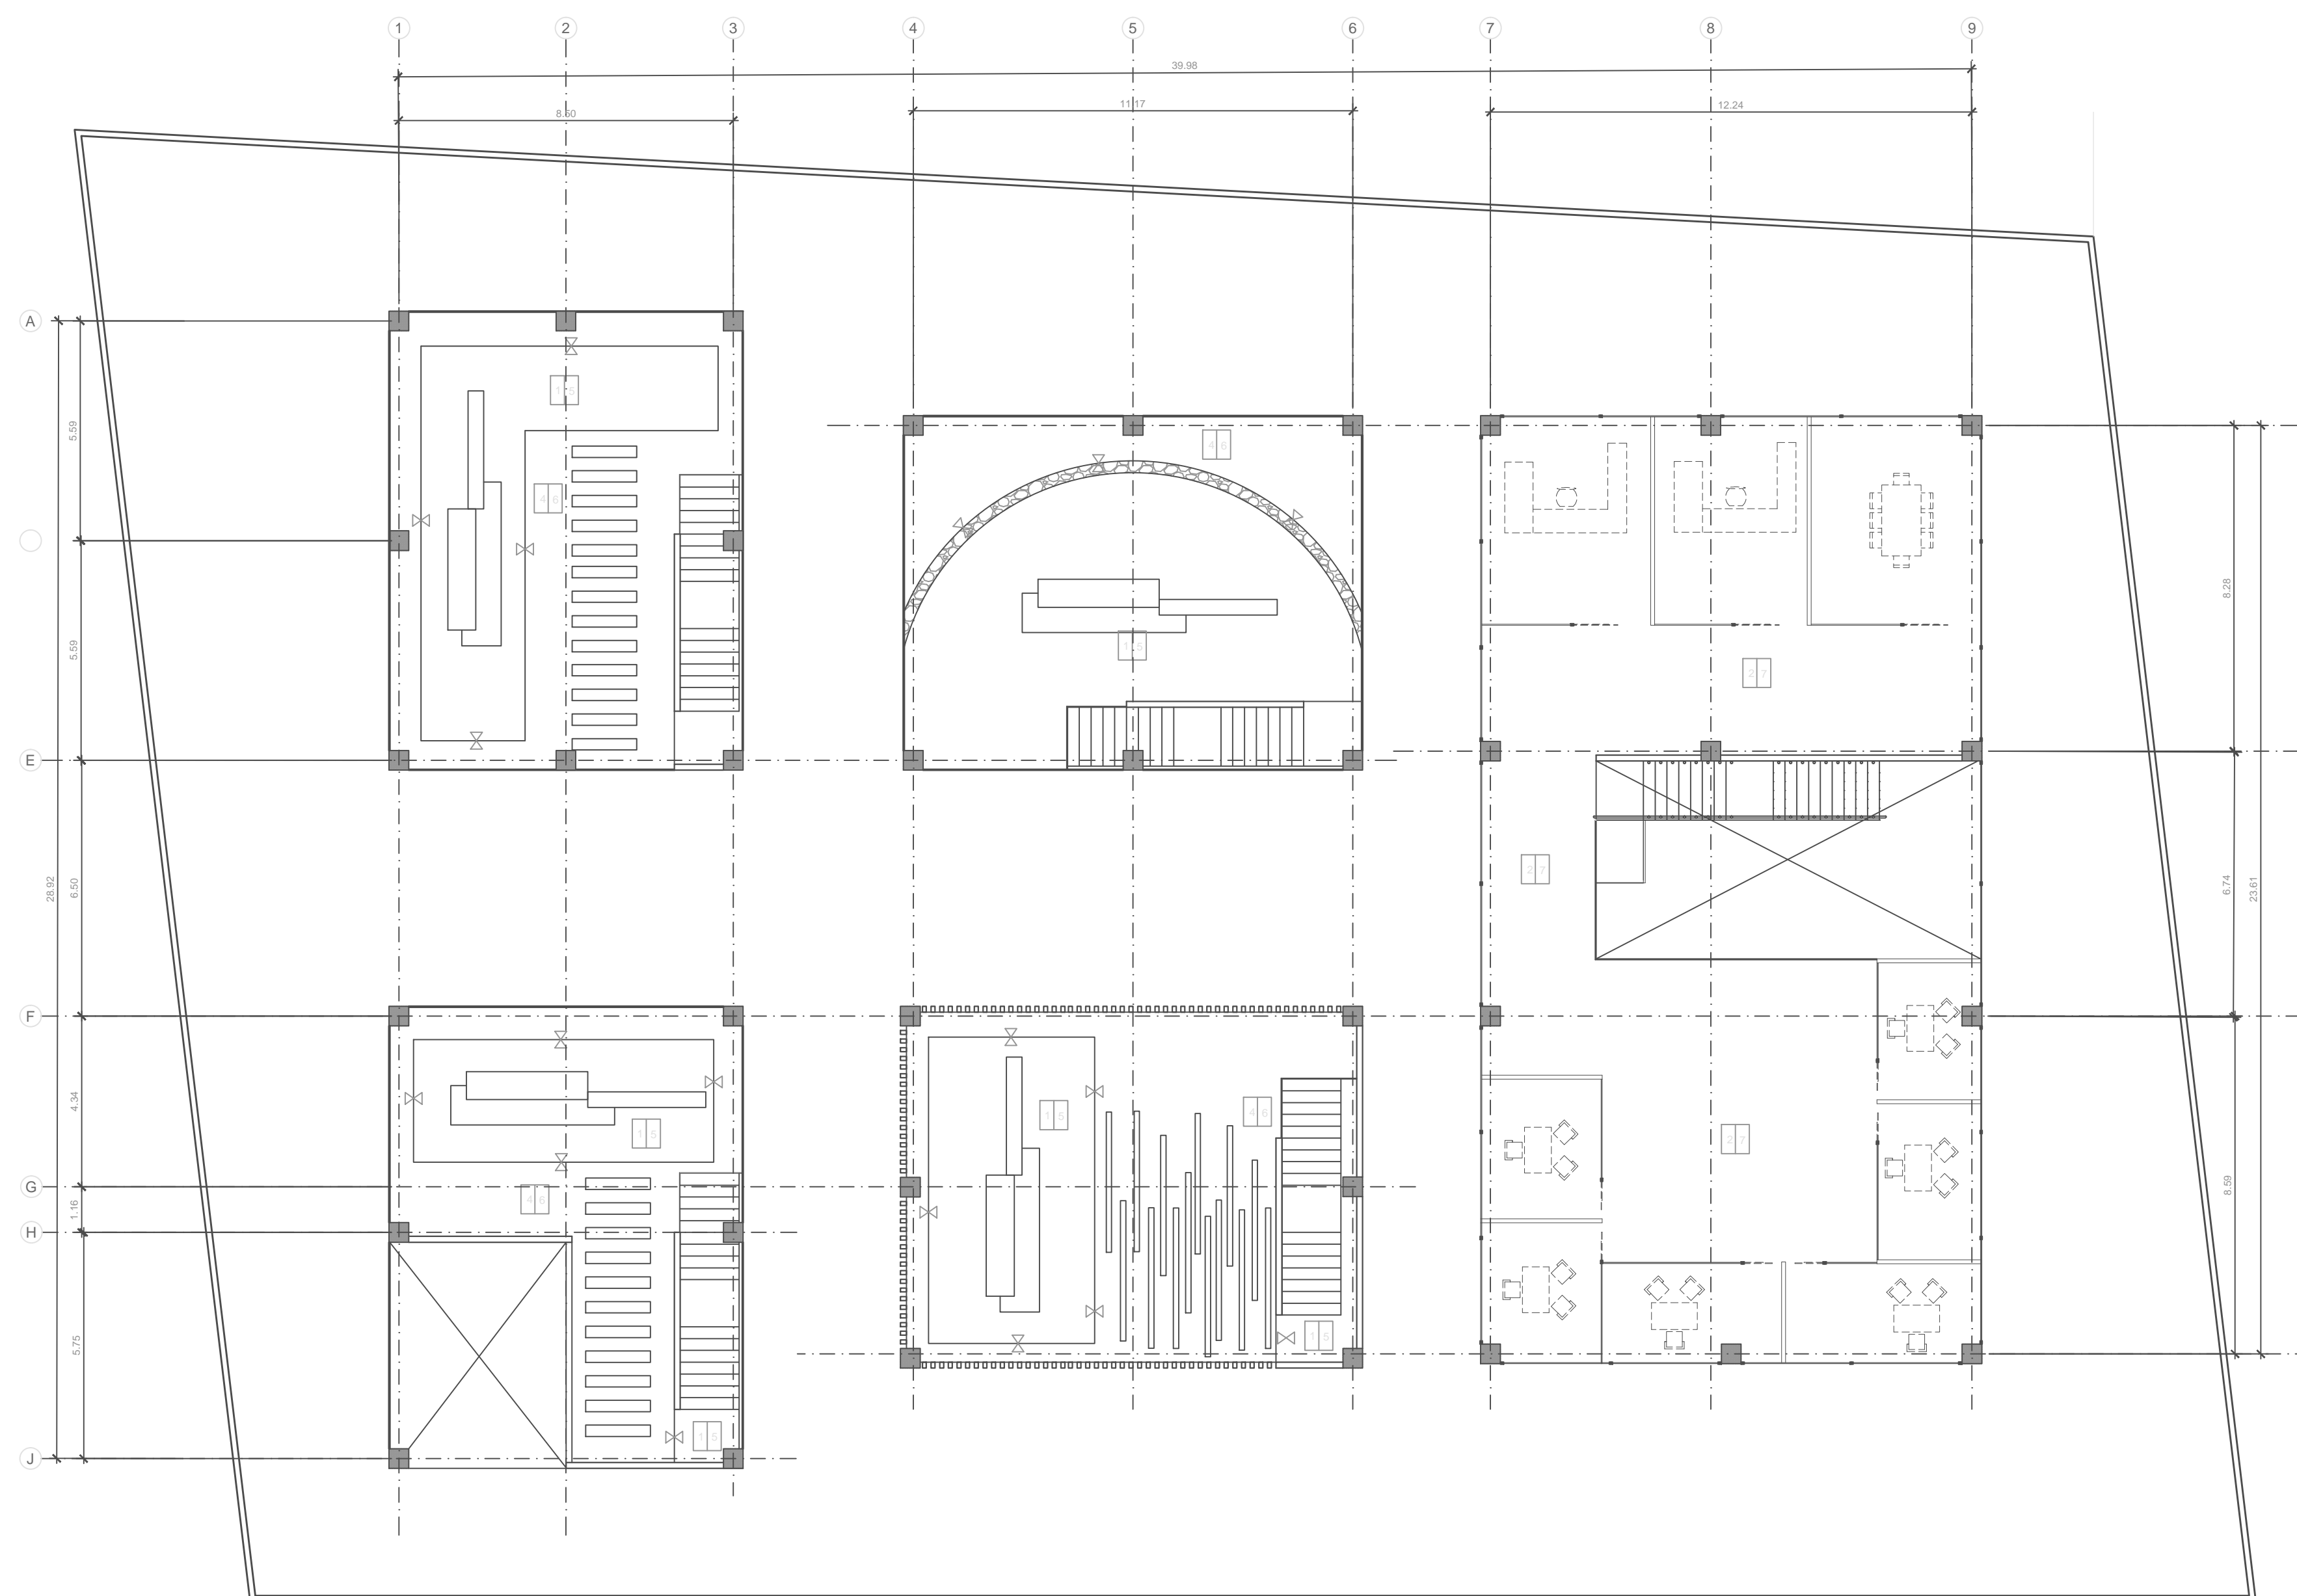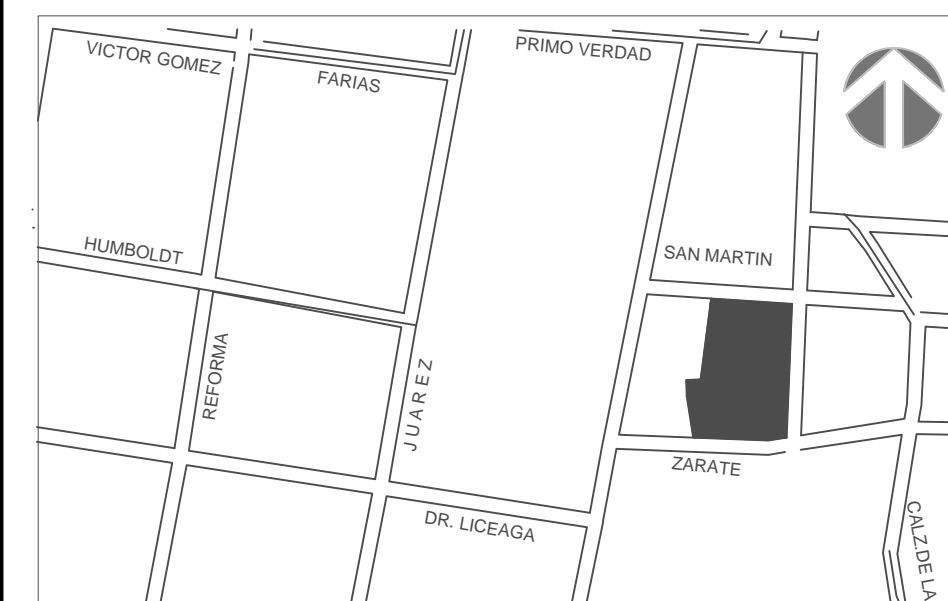

ESTUDIANTE

María José Moreno Rahn
ID: 143006

PROYECTO DE TITULACIÓN

FECHA
15/05/2015

DIRECTOR

Rafael Ruíz Martínez

ASESORES

Armando Reyes Vásquez
Anne Kurjejona Lounassaari

PLANO

Planta Arquitectónica Acabados de Pisos - Nivel 2

ESCALA

1:100

ACOTAMIENTO

Metros

PLANO No.

AC-02


1 PLANTA ARQUITECTONICA DE ACABADOS DE PISOS NIVEL 2 (N=0+3.20)

ESCALA 1: 125

creARTE Incubadora Cultural Oaxqueña

SIMBOLOGIA

1. Celosía de tabique 0.42x.011x.05 cm
2. Celosía de acero de zinc perforada
3. Celosía de hilo
4. Celosía de madera
5. Muro de tabique rojo
6. Cancel de vidrio de 3 cm
7. Pintura negra mate

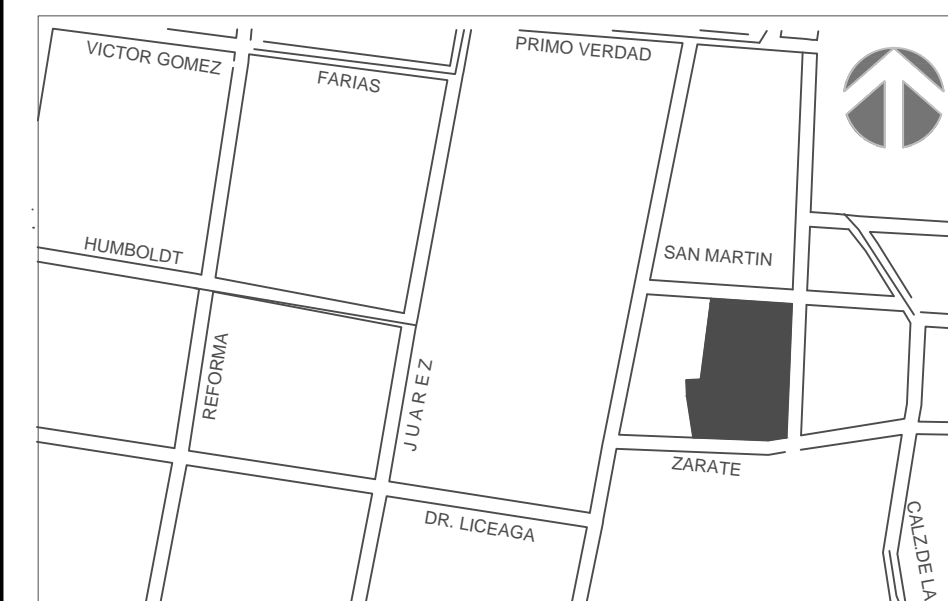

ESTUDIANTE

María José Moreno Rahn
ID: 143006

PROYECTO DE TITULACIÓN

FECHA
15/05/2015

DIRECTOR
Rafael Ruíz Martínez

ASESORES
Armando Reyes Vásquez
Anne Kurjejona Lounassaari

PLANO
Planta Arquitectónica Acabados de Muros - Planta Baja

ESCALA 1:125	ACOTAMIENTO Metros	PLANO No. AC-03
-----------------	-----------------------	--------------------




1 PLANTA ARQUITECTONICA DE ACABADOS DE MUROS PLANTA BAJA (N=0+0.00)

ESCALA 1: 125

creARTE Incubadora Cultural Oaxqueña

SIMBOLOGIA

1. Celosía de tabique 0.42x.011x.05 cm
2. Celosía de acero de zinc perforada
3. Celosía de hilo
4. Celosía de madera
5. Muro de tabique rojo
6. Cancel de vidrio de 3 cm
7. Pintura negra mate

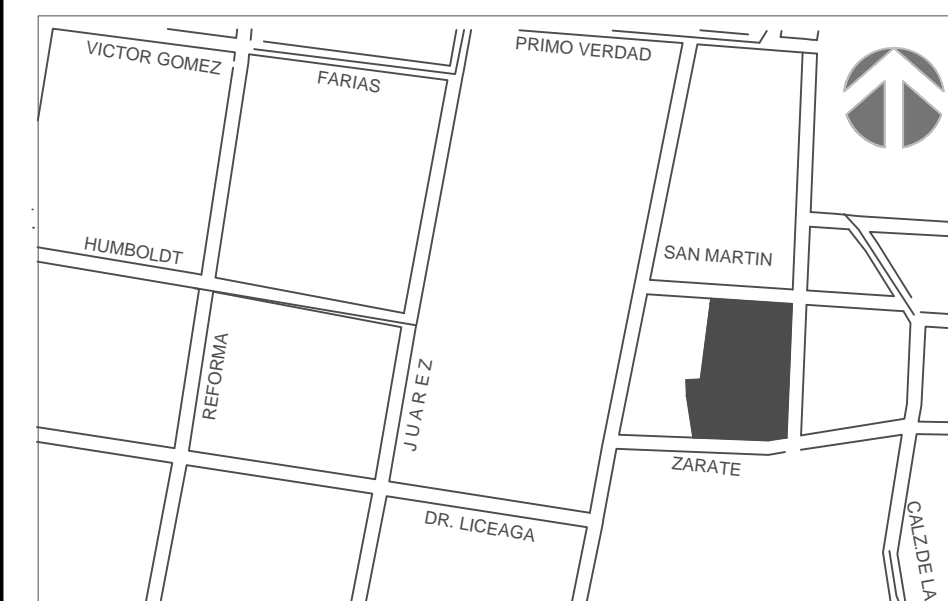

ESTUDIANTE

María José Moreno Rahn
ID: 143006

PROYECTO DE TITULACIÓN


FECHA
15/05/2015

DIRECTOR
Rafael Ruíz Martínez

ASESORES
Armando Reyes Vásquez
Anne Kurjejona Lounassaari

PLANO
Planta Arquitectónica Acabados de Muros - Nivel 2

ESCALA 1:125	ACOTAMIENTO Metros	PLANO No. AC-04
------------------------	------------------------------	---------------------------

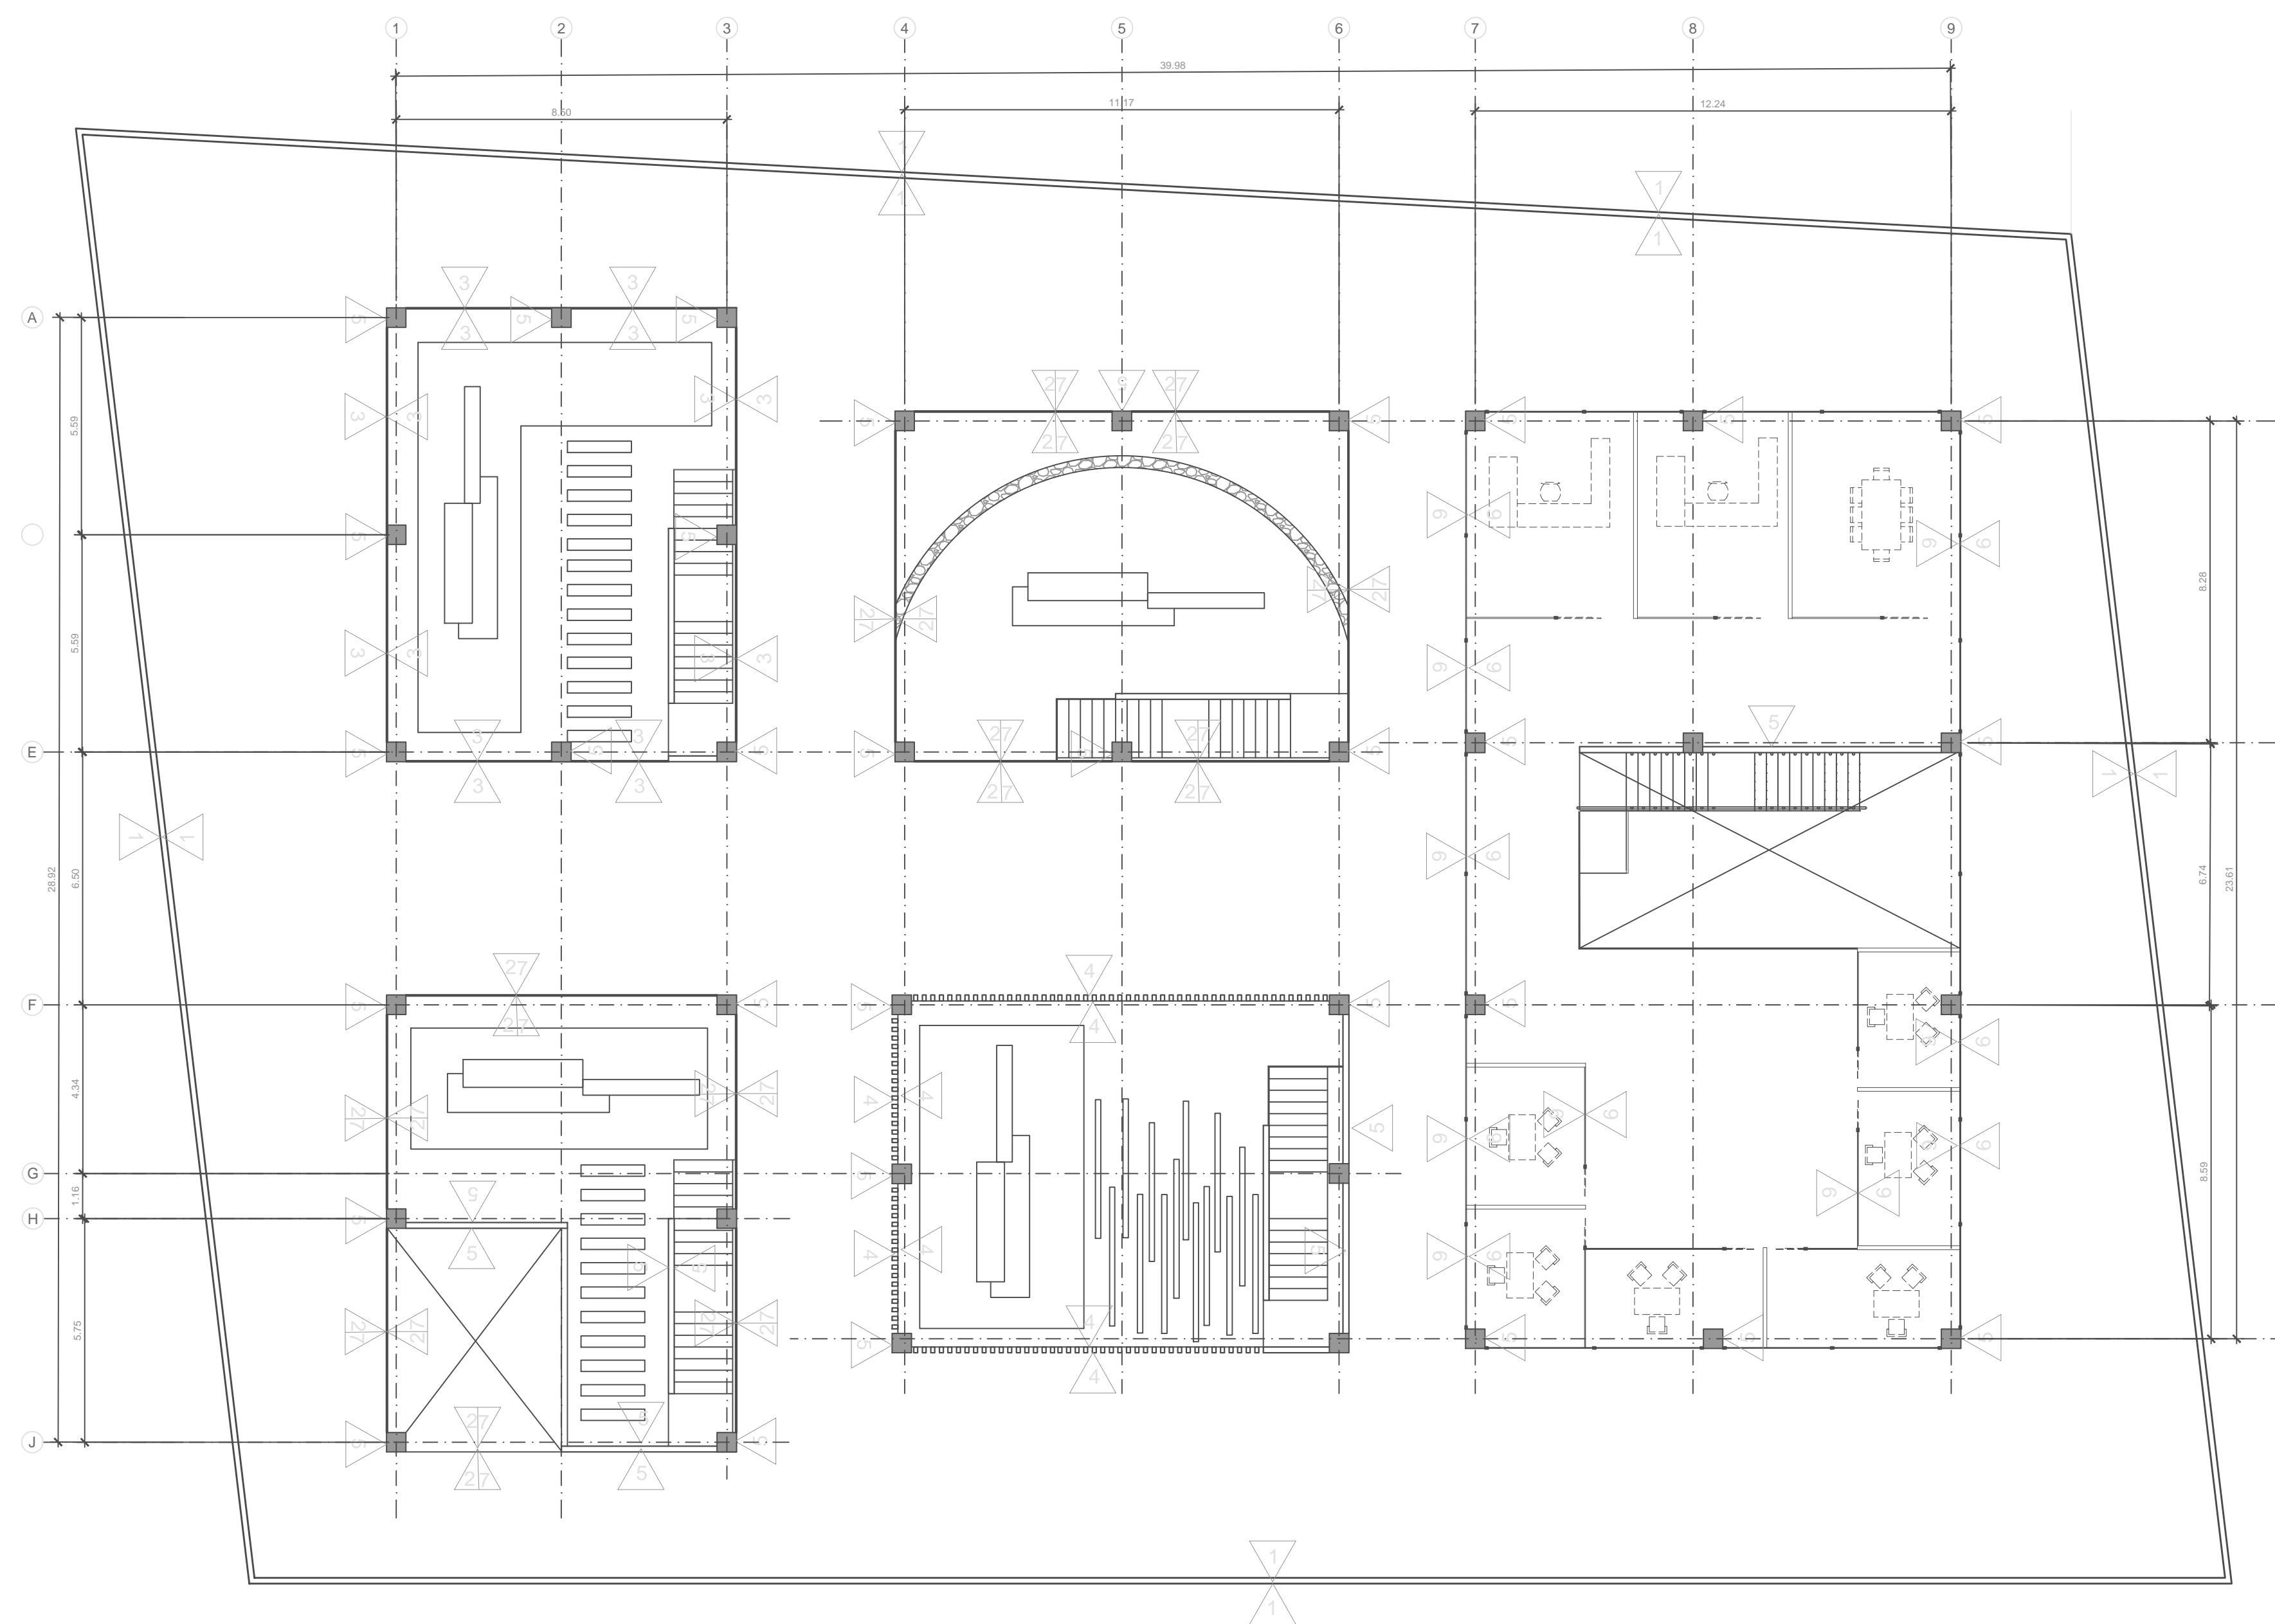


1 PLANTA ARQUITECTONICA DE ACABADOS DE MUROS NIVEL 2 (N=0+3.20)

ESCALA 1: 125

creARTE Incubadora Cultural Oaxqueña

SIMBOLOGIA

1. Aplanado de cemento fino
2. Aplanado rugoso cemento
3. Plafón de madera de encino rayada
4. Aplanado fino con pintura esmaltada blanca Comex
5. Tabique rojo

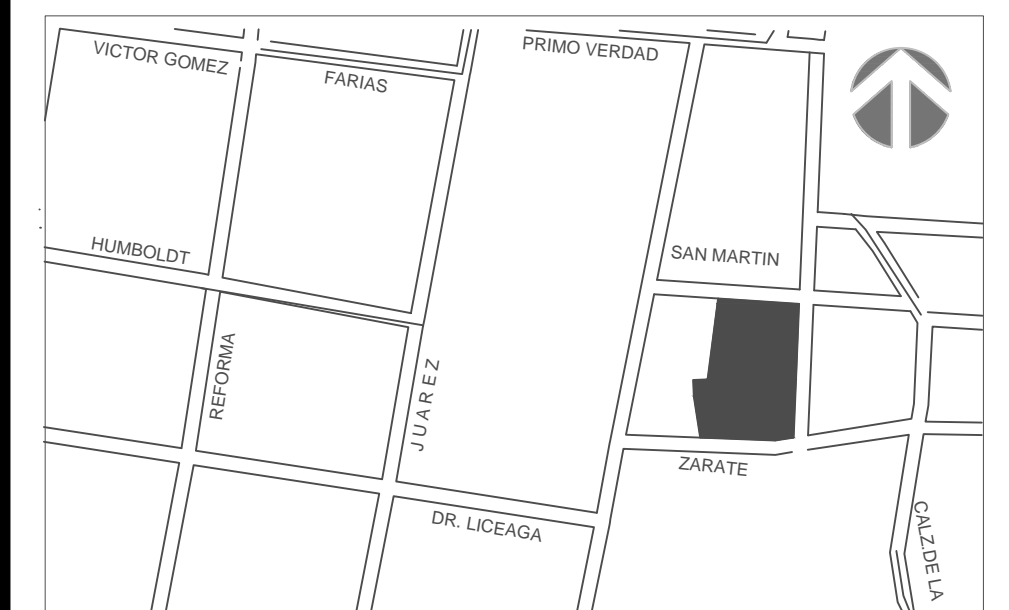

ESTUDIANTE

María José Moreno Rahn
ID: 143006

PROYECTO DE TITULACIÓN

FECHA
15/05/2015

DIRECTOR

Rafael Ruíz Martínez

ASESORES

Armando Reyes Vásquez
Anne Kurjejona Lounassaari


PLANO

Planta Arquitectónica Acabados de
Plafones - Planta Baja

ESCALA
1:125

ACOTAMIENTO
Metros

PLANO No.
AC-05

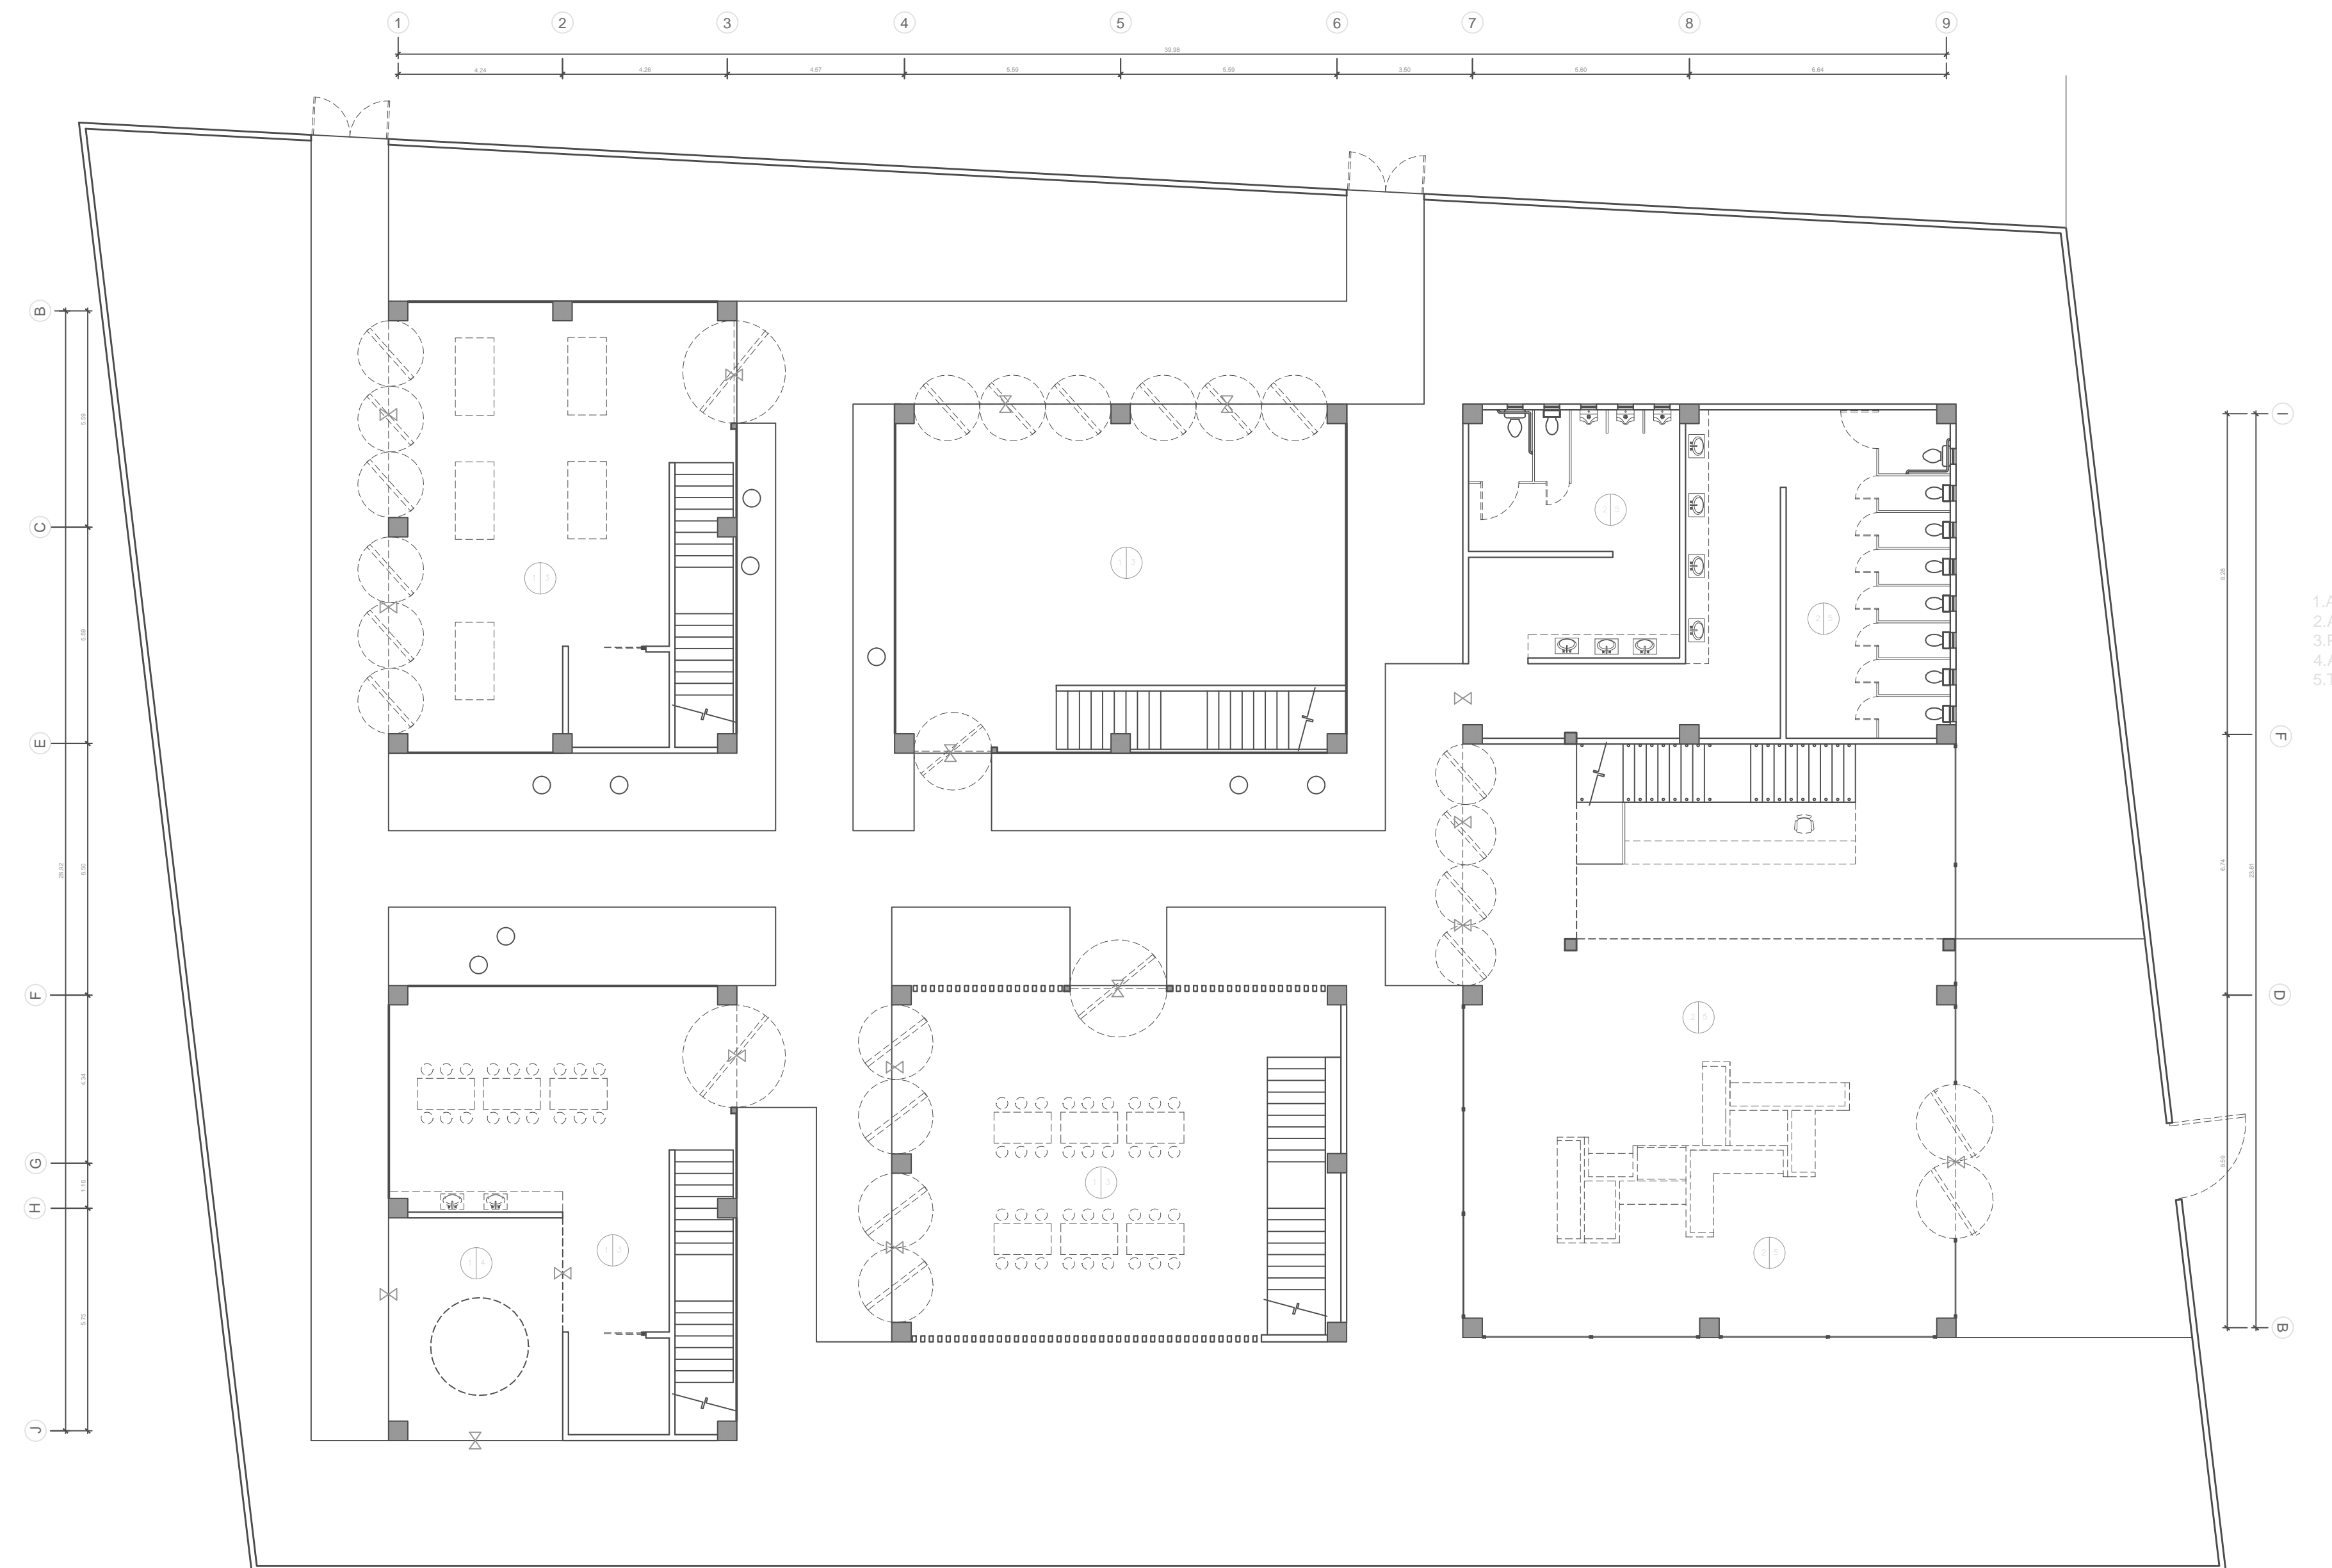


1 PLANTA ARQUITECTONICA DE ACABADOS DE PLAFONES PLANTA BAJA (N=0+0.00)
ESCALA 1: 125

creARTE Incubadora Cultural Oaxqueña

SIMBOLOGIA

1. Aplanado de cemento fino
2. Aplanado rugoso cemento
3. Plafón de madera de encino rayada
4. Aplanado fino con pintura esmaltada blanca Comex
5. Tabique rojo

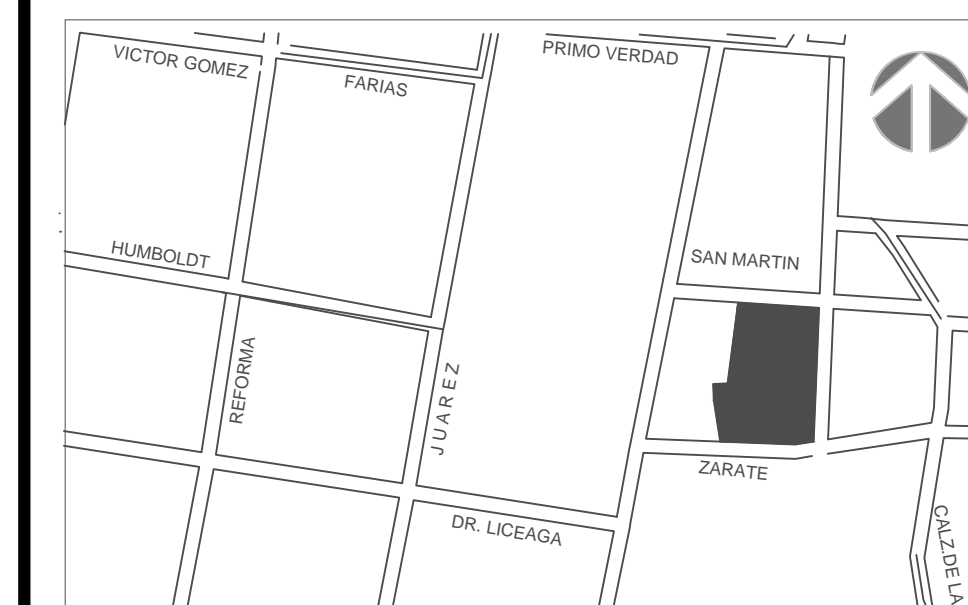

ESTUDIANTE

María José Moreno Rahn
ID: 143006

PROYECTO DE TITULACIÓN


FECHA
15/05/2015

DIRECTOR
Rafael Ruíz Martínez

ASESORES
Armando Reyes Vásquez
Anne Kurjejona Lounassaari

PLANO
**Planta Arquitectónica Acabados de
Plafones - Nivel 2**


ESCALA 1:125	ACOTAMIENTO Metros	PLANO No. AC-06
------------------------	------------------------------	---------------------------

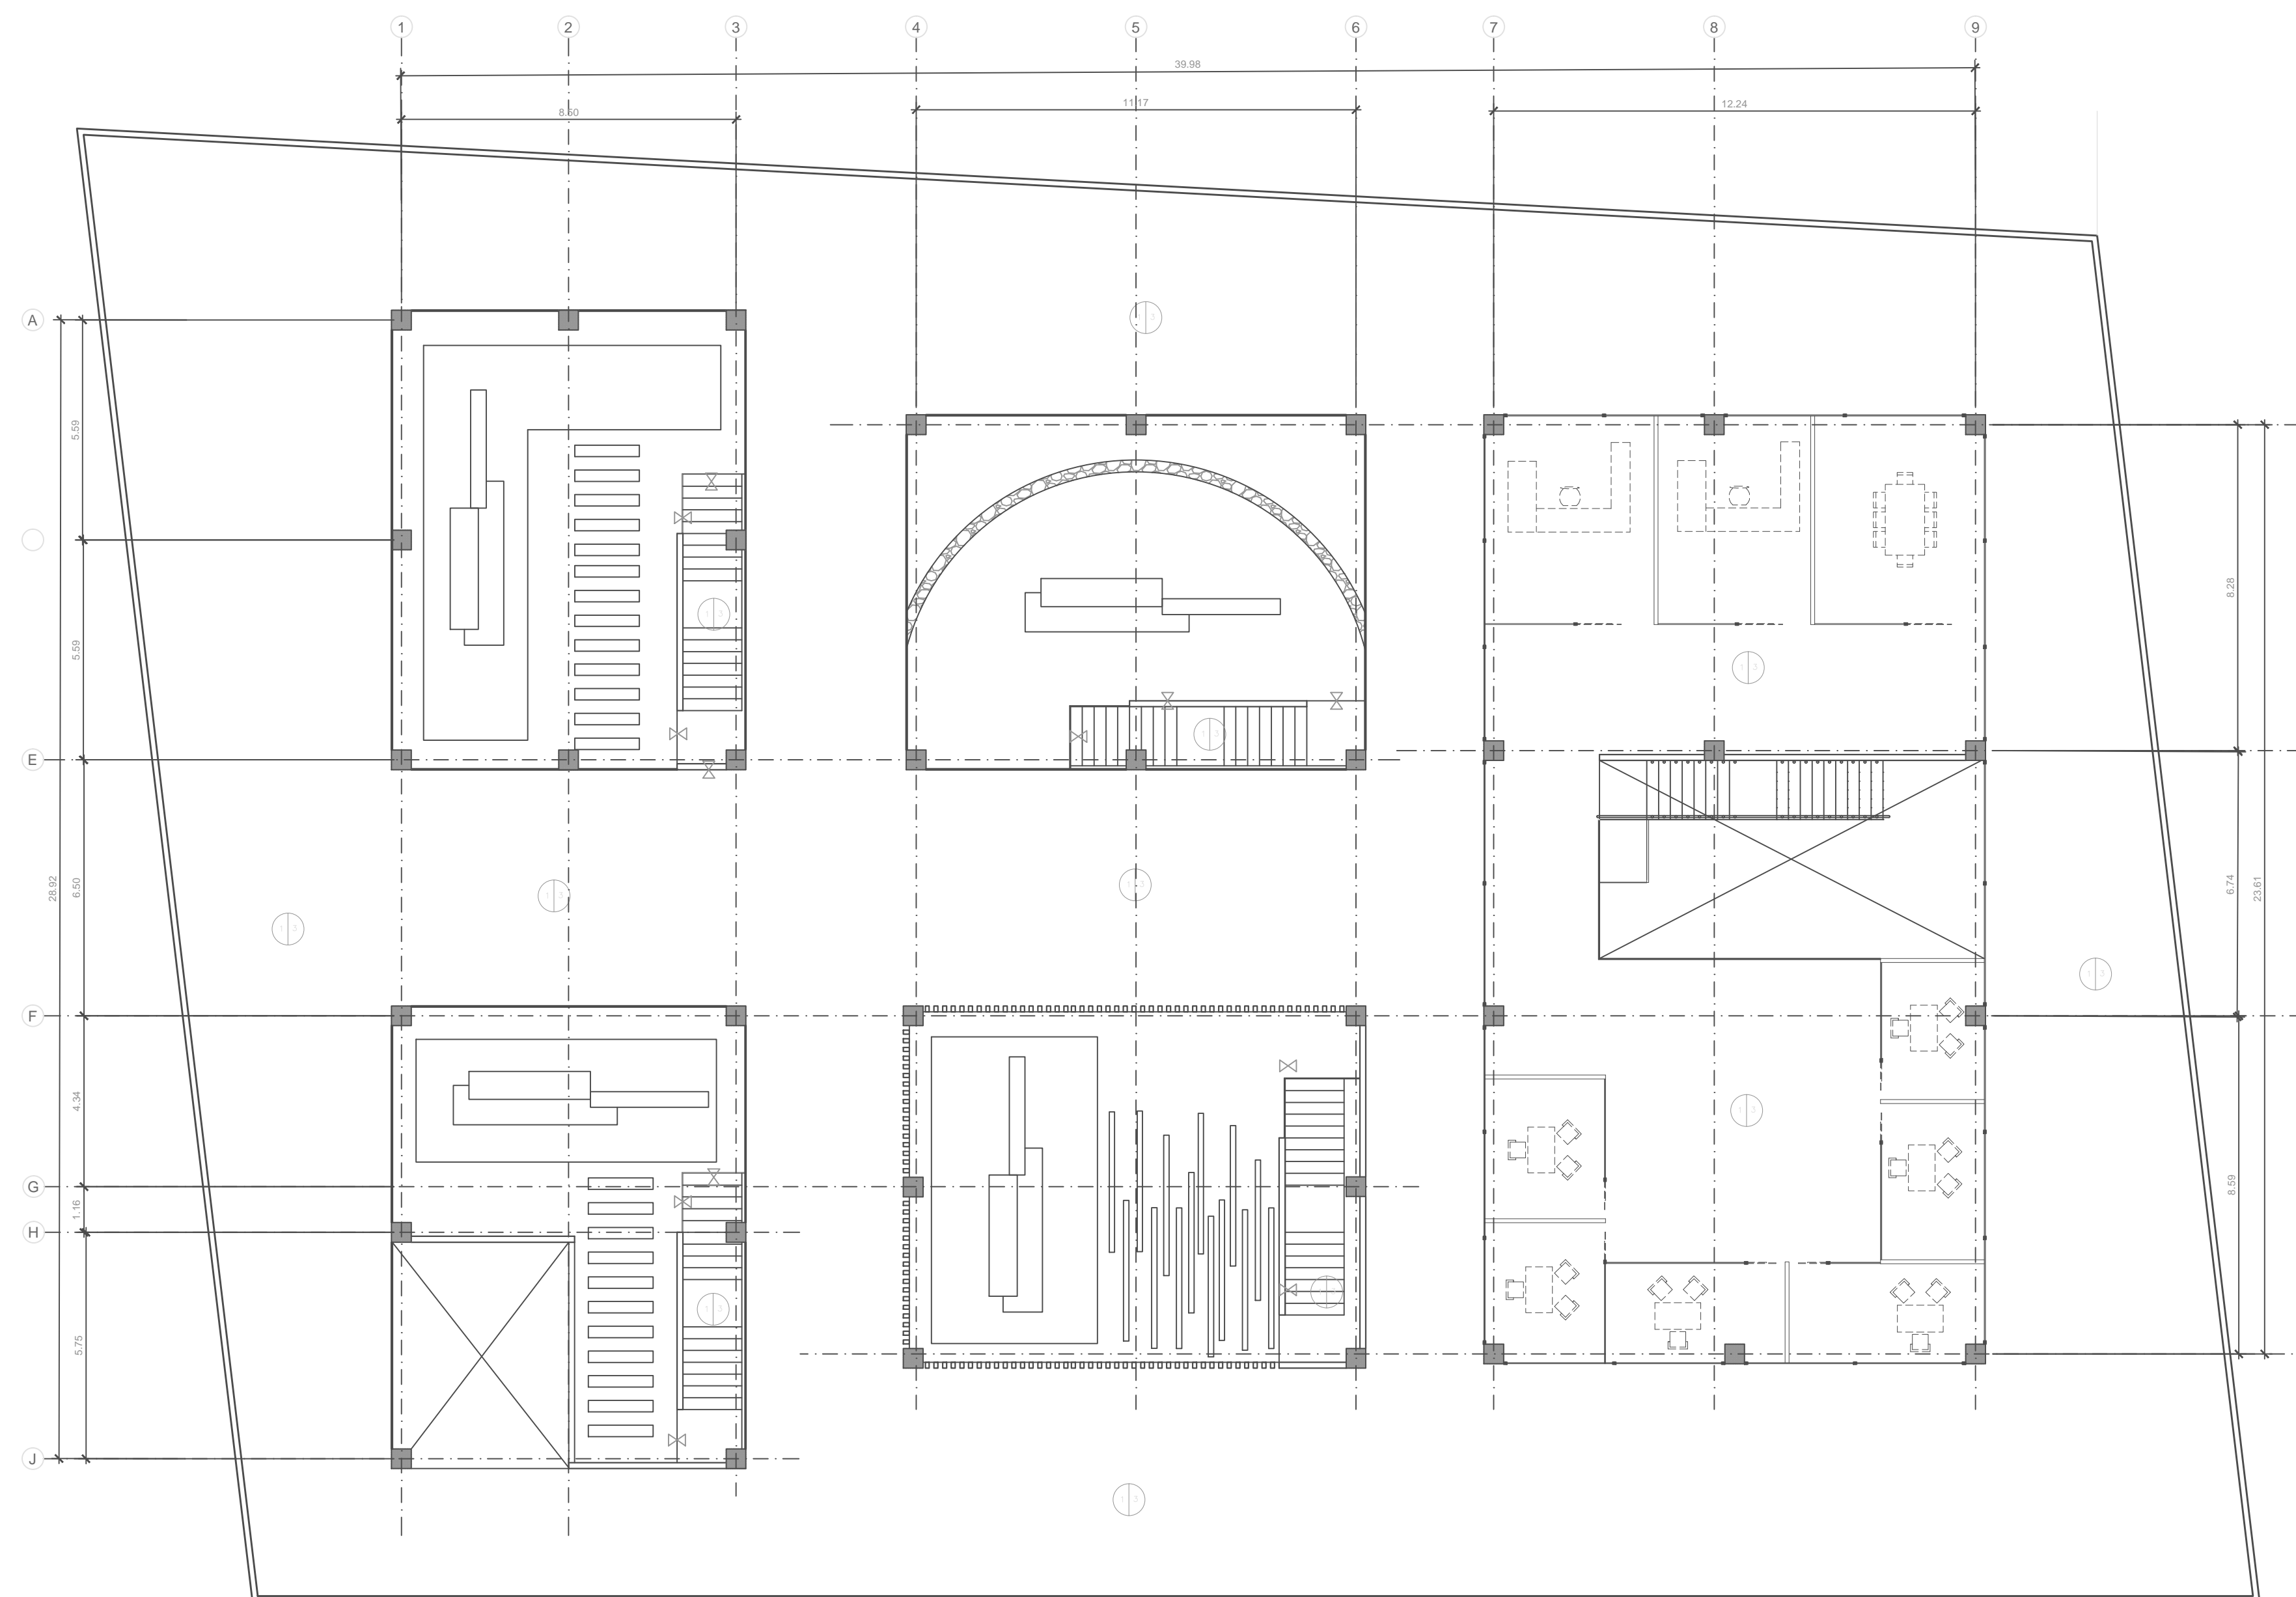

1 PLANTA ARQUITECTONICA DE ACABADOS DE PLAFONES NIVEL 2 (N=0+3.20)

ESCALA 1: 125

creARTE
Incubadora Cultural
Oaxqueña

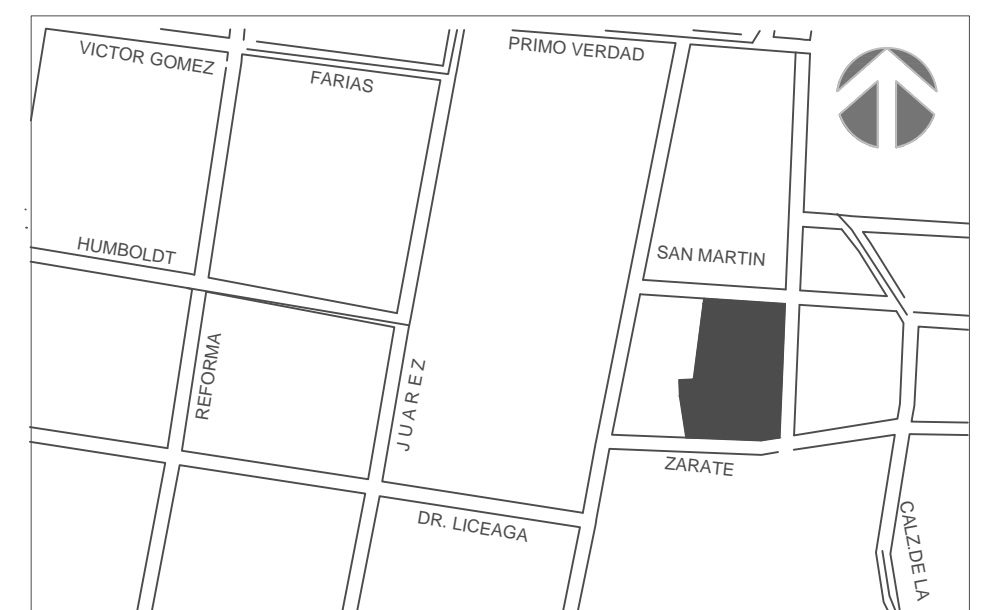

ESTUDIANTE

María José Moreno Rahn
ID: 143006

PROYECTO DE TITULACIÓN

FECHA

15/05/2015

DIRECTOR

Rafael Ruíz Martínez

ASESORES

Armando Reyes Vásquez
Anne Kurjejona Lounassaari

PLANO

Planta Arquitectónica de Conjunto

ESCALA

1:125


ACOTAMIENTO

Metros


PLANO No.

AR-01



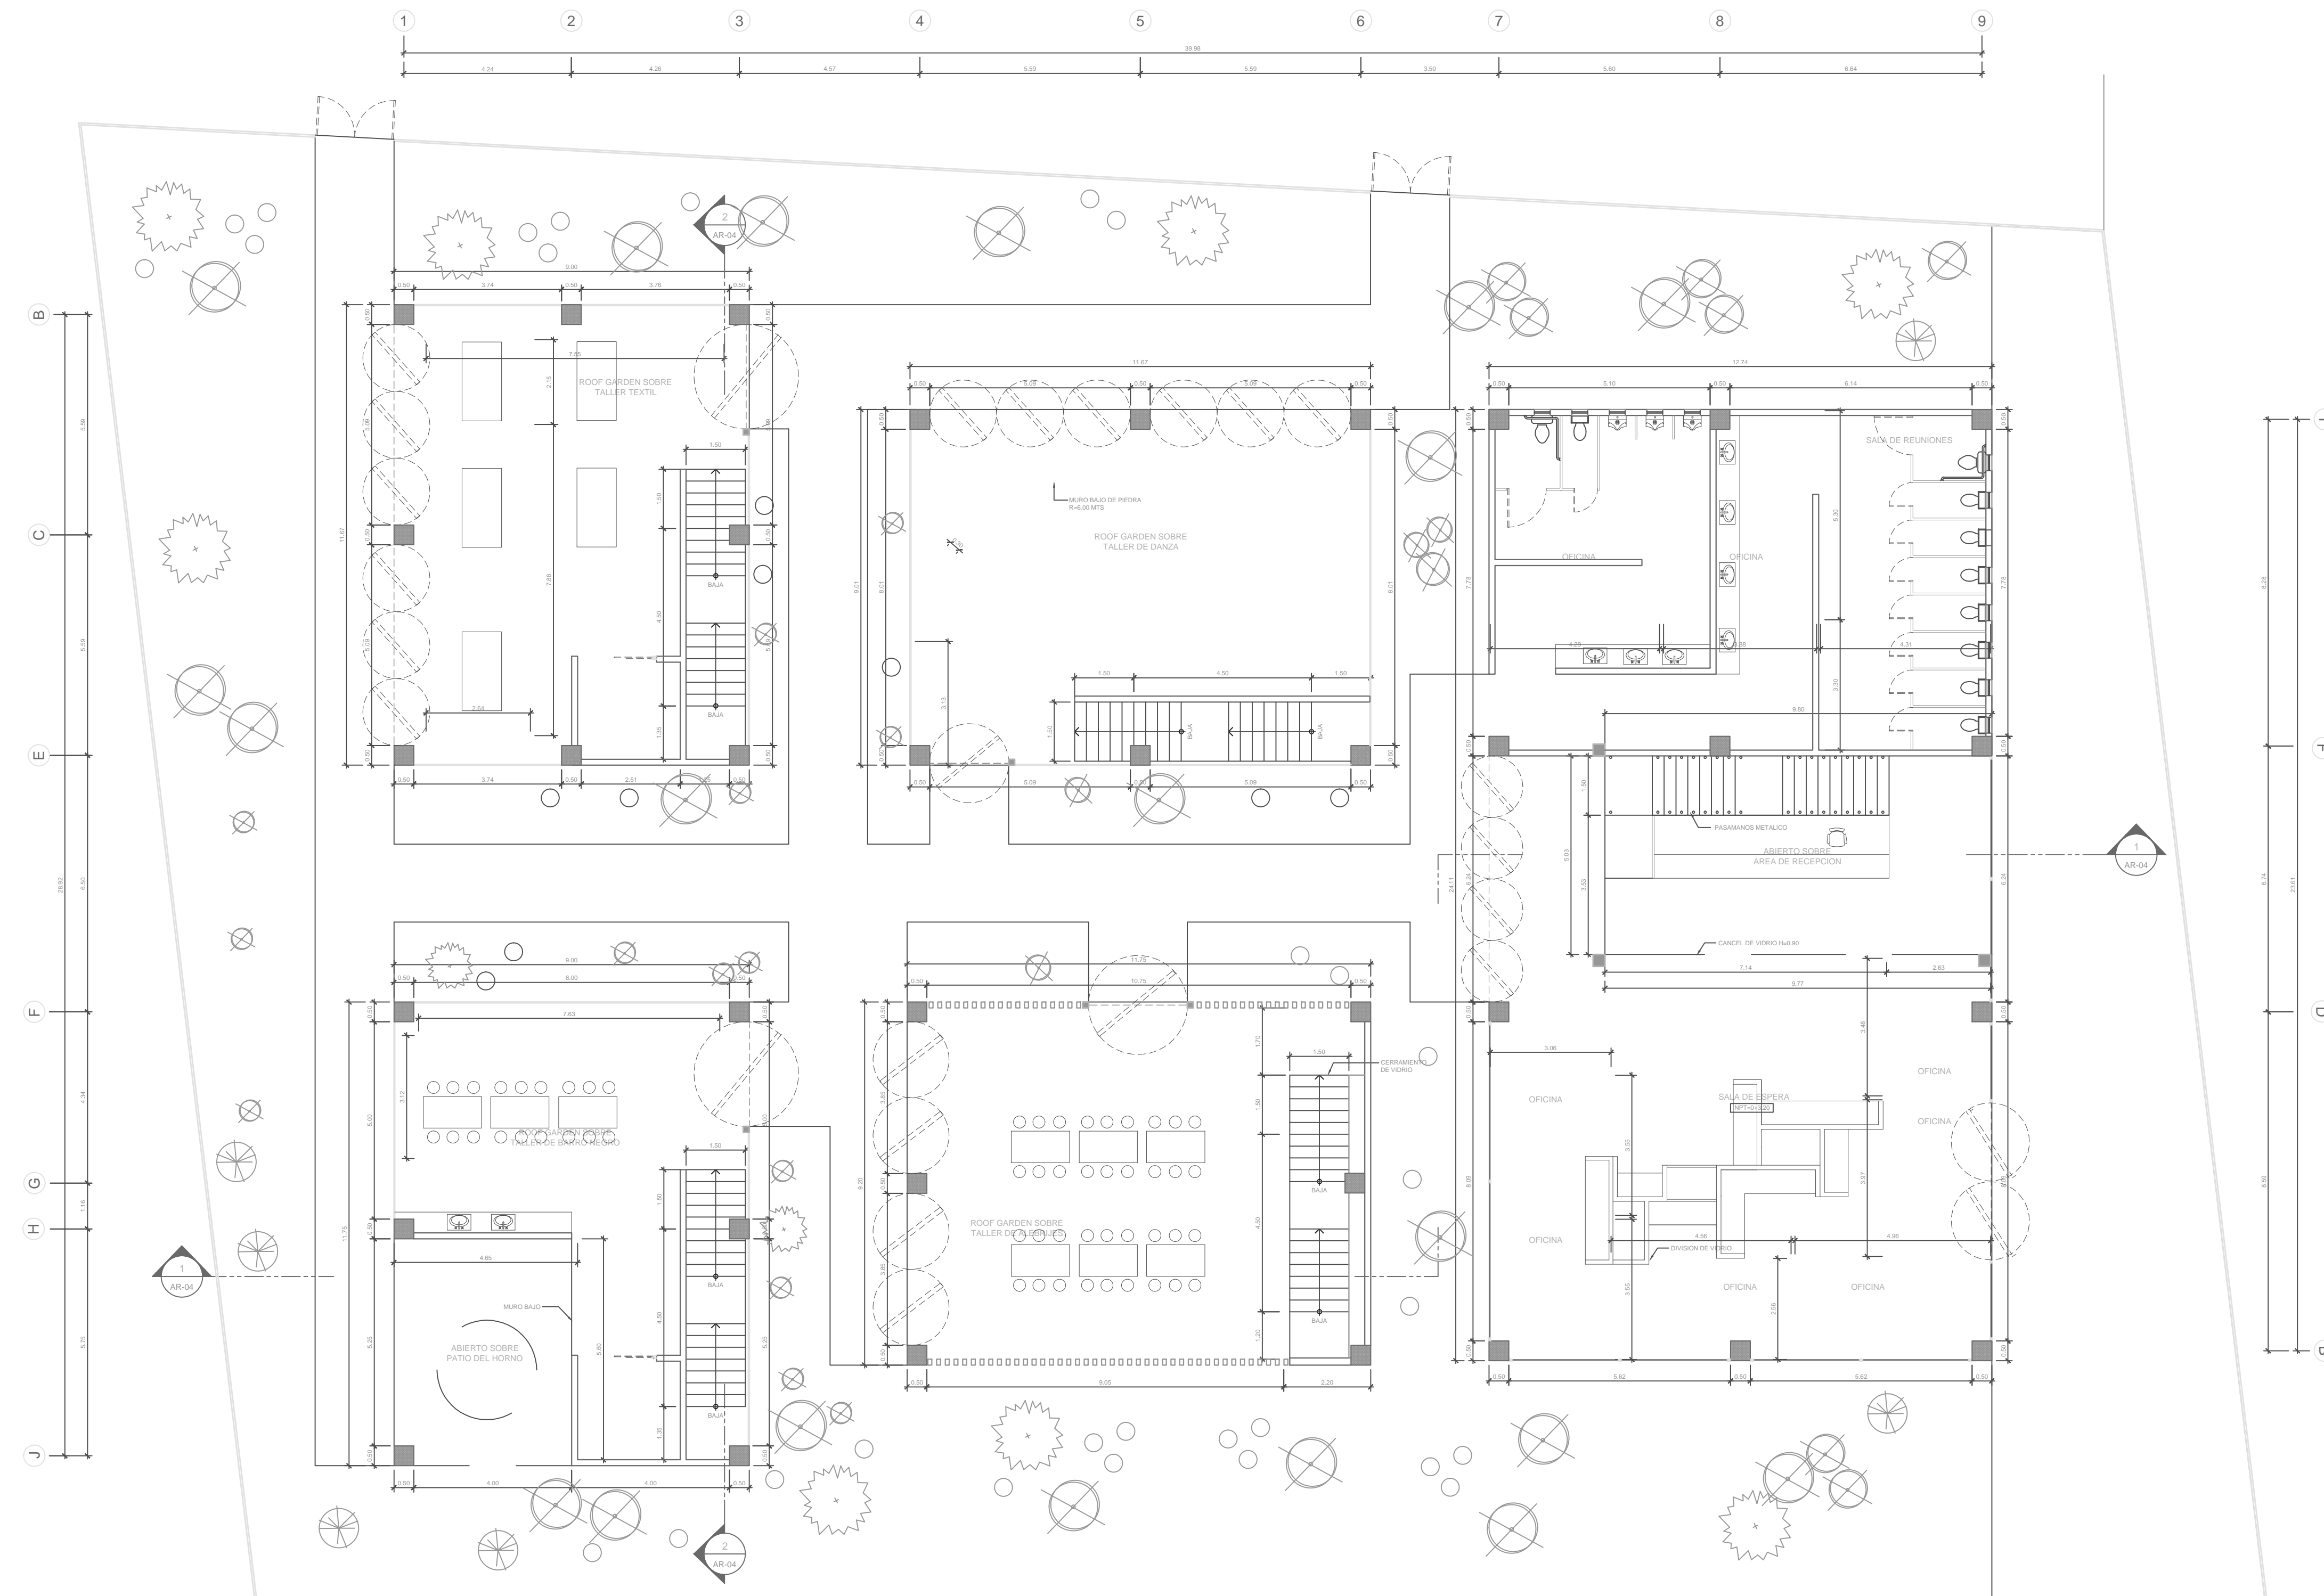

1 PLANTA ARQUITECTONICA PLANTA BAJA (N=0+0.00)
ESCALA 1: 100

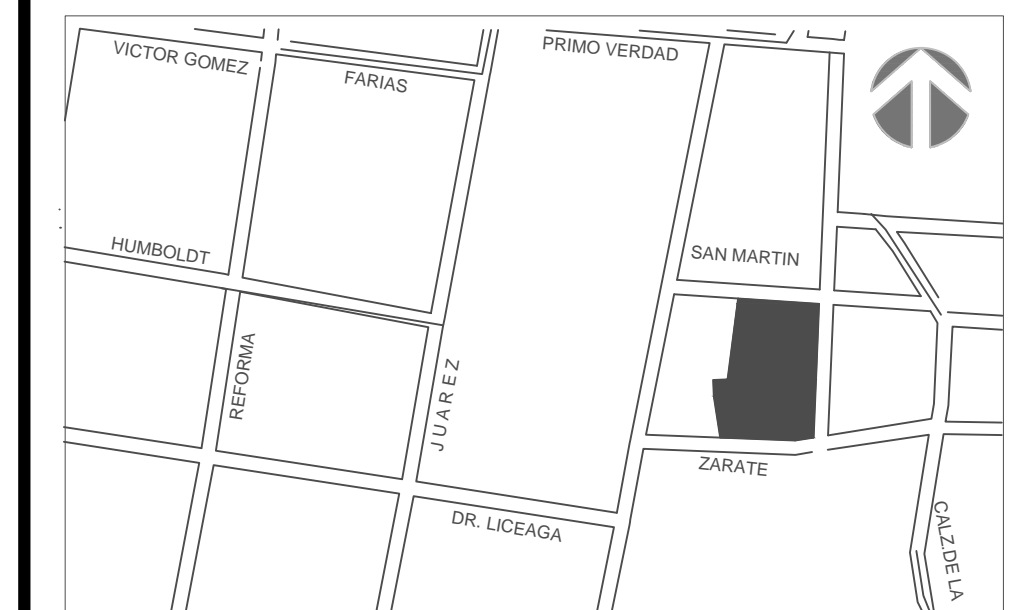

ESTUDIANTE

María José Moreno Rahn
ID: 143006

PROYECTO DE TITULACIÓN

FECHA

15/05/2015

DIRECTOR

Rafael Ruíz Martínez

ASESORES

Armando Reyes Vásquez
Anne Kurjejona Lounassaari

PLANO

Planta Arquitectónica Planta Baja

ESCALA


1:100

ACOTAMIENTO


Metros

PLANO No.

AR-02

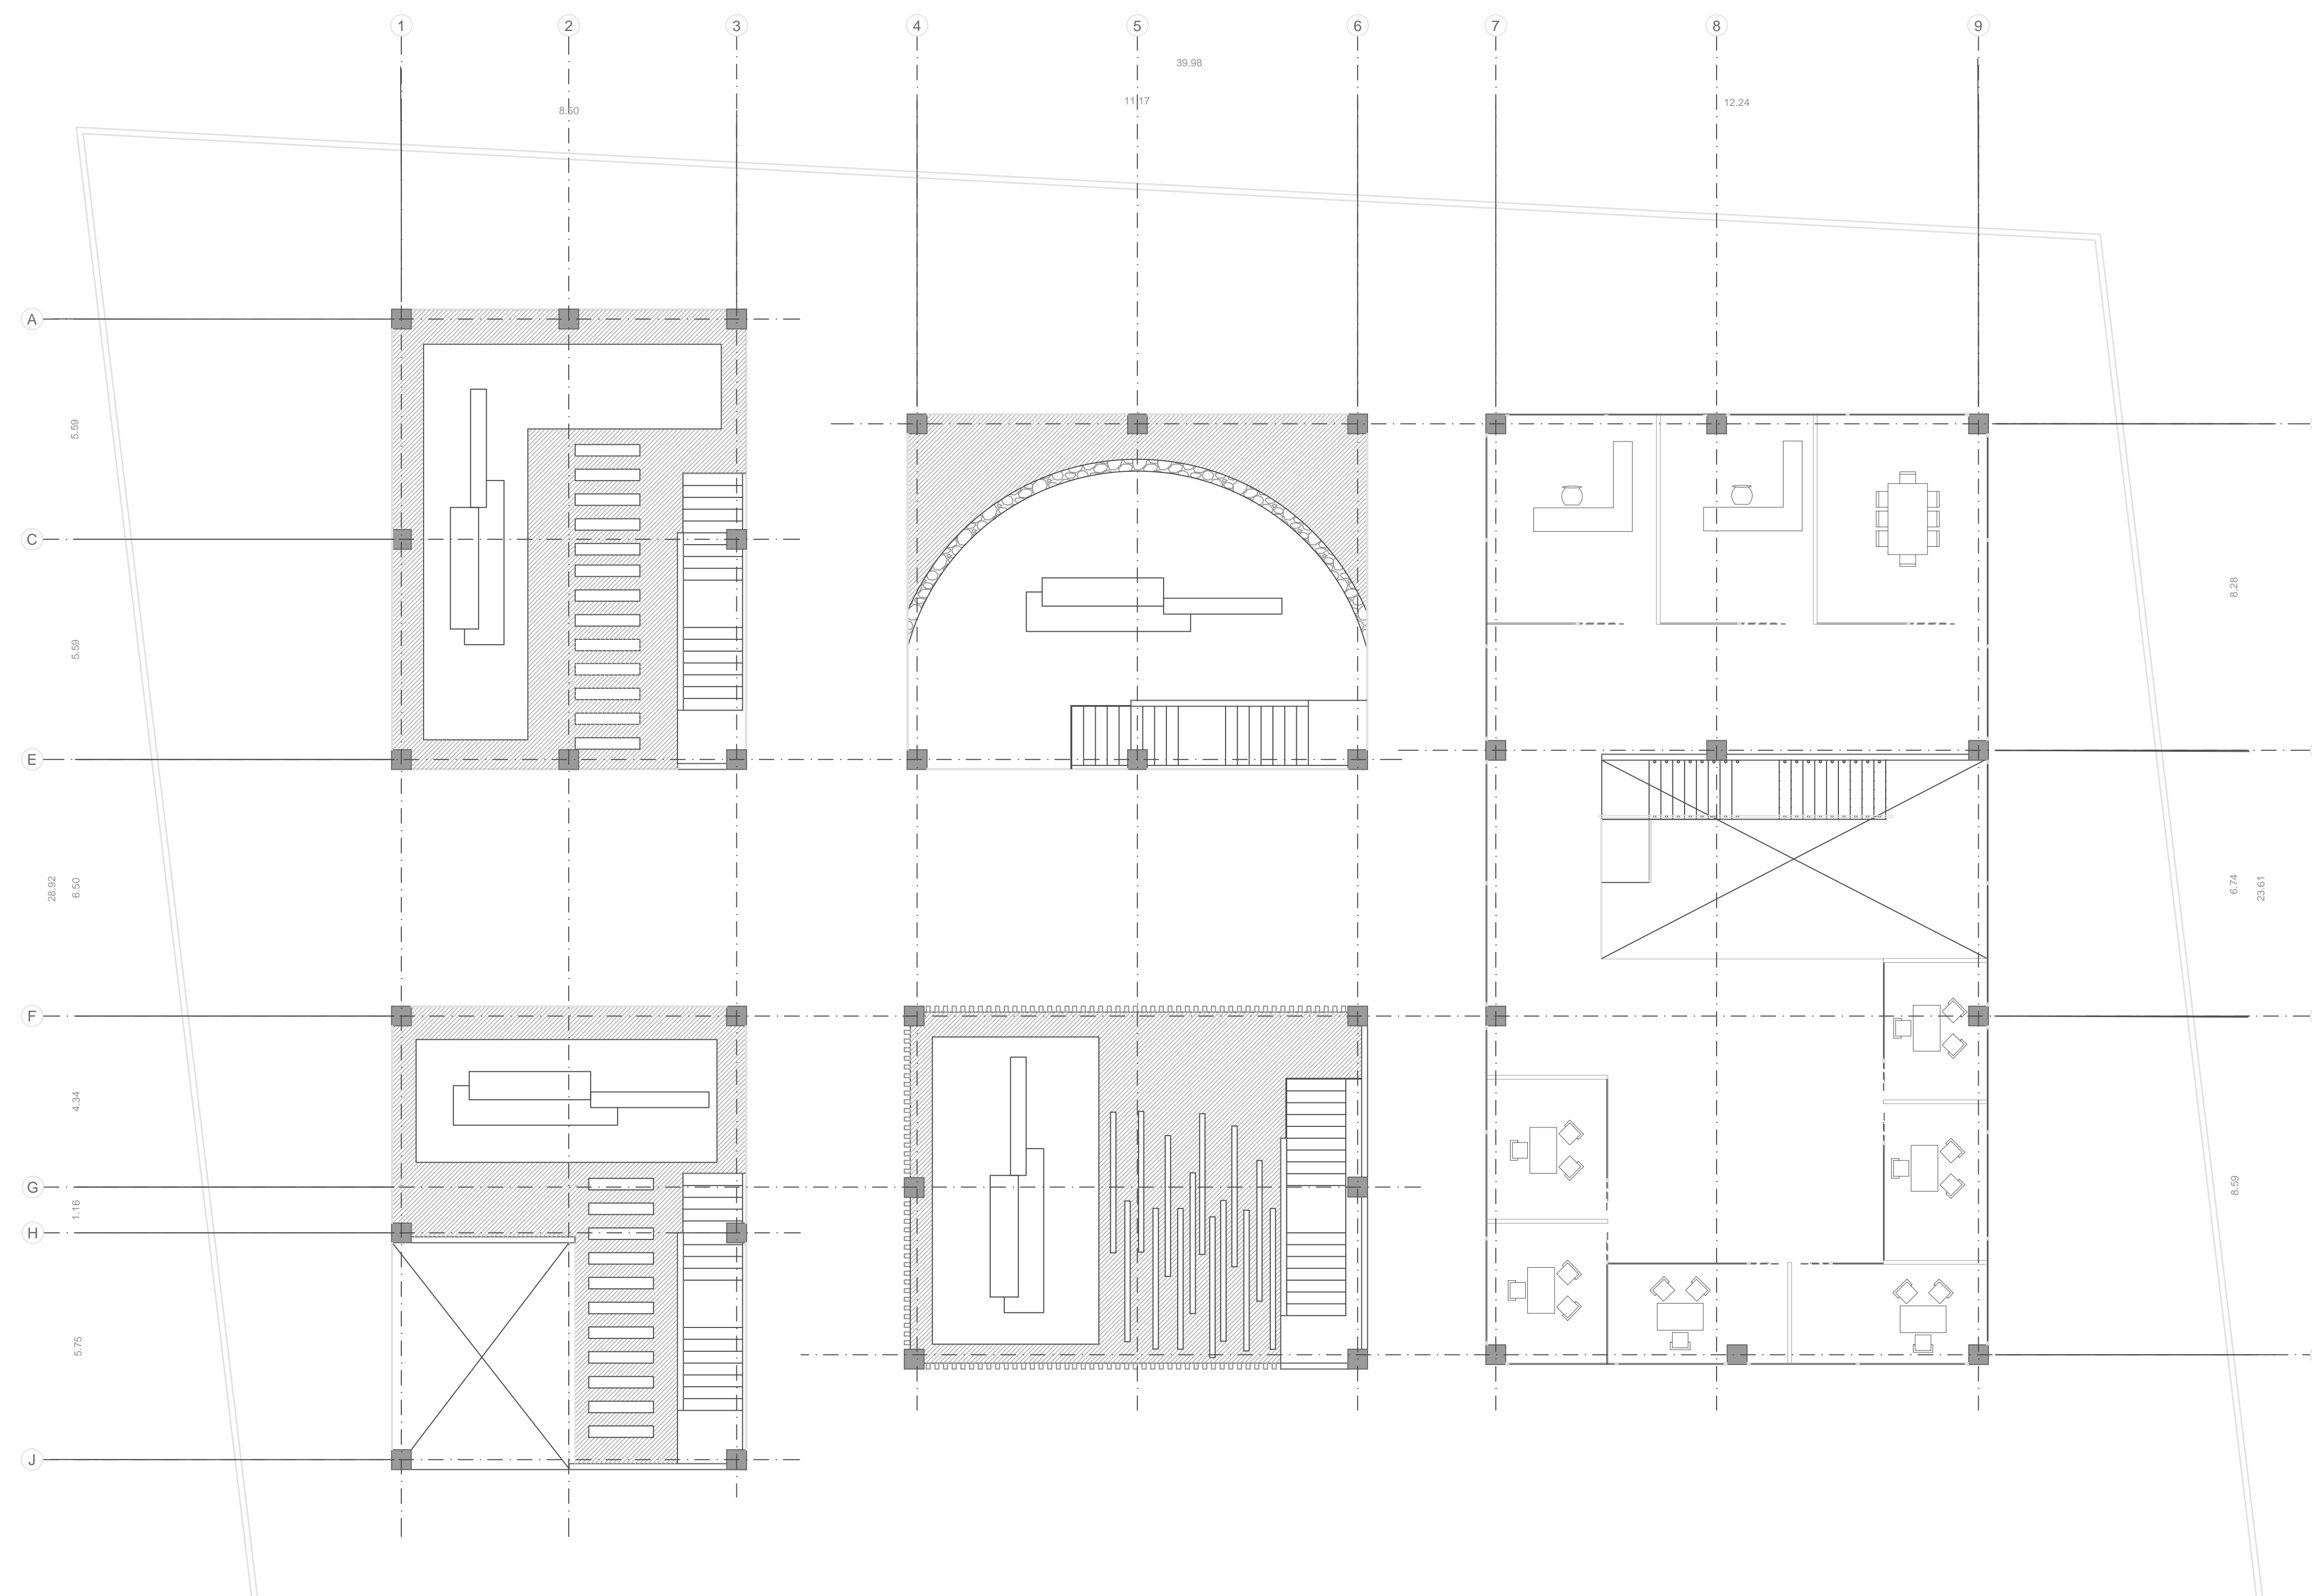

1 PLANTA ARQUITECTONICA NIVEL 2 (N=0+3.20)
ESCALA 1: 125

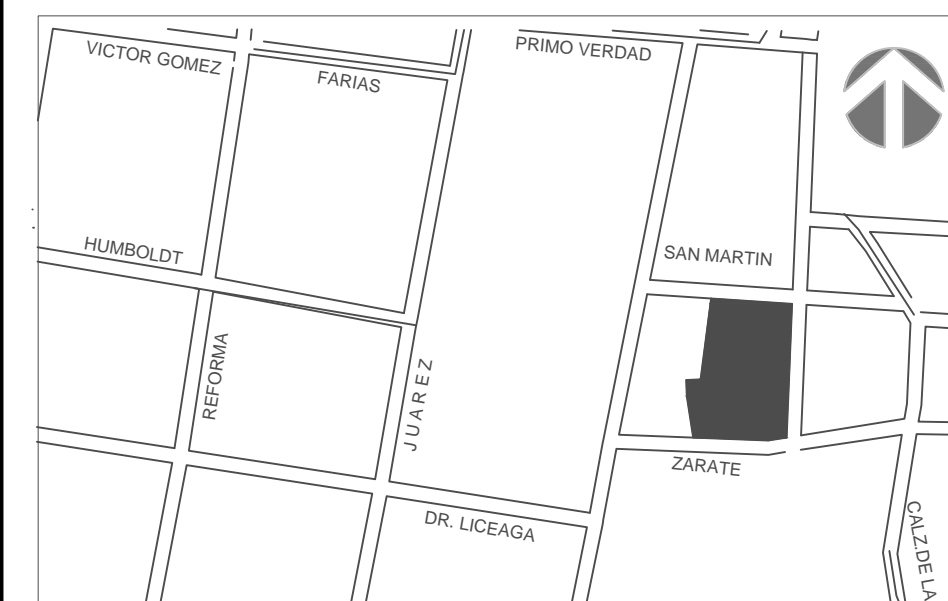

ESTUDIANTE
María José Moreno Rahn
ID: 143006

PROYECTO DE TITULACIÓN


FECHA
15/05/2015

DIRECTOR
Rafael Ruíz Martínez

ASESORES
Armando Reyes Vásquez
Anne Kurjejona Lounassaari


PLANO
Planta Arquitectónica Nivel 2

ESCALA 1:100	ACOTAMIENTO Metros	PLANO No. AR-03
------------------------	------------------------------	---------------------------

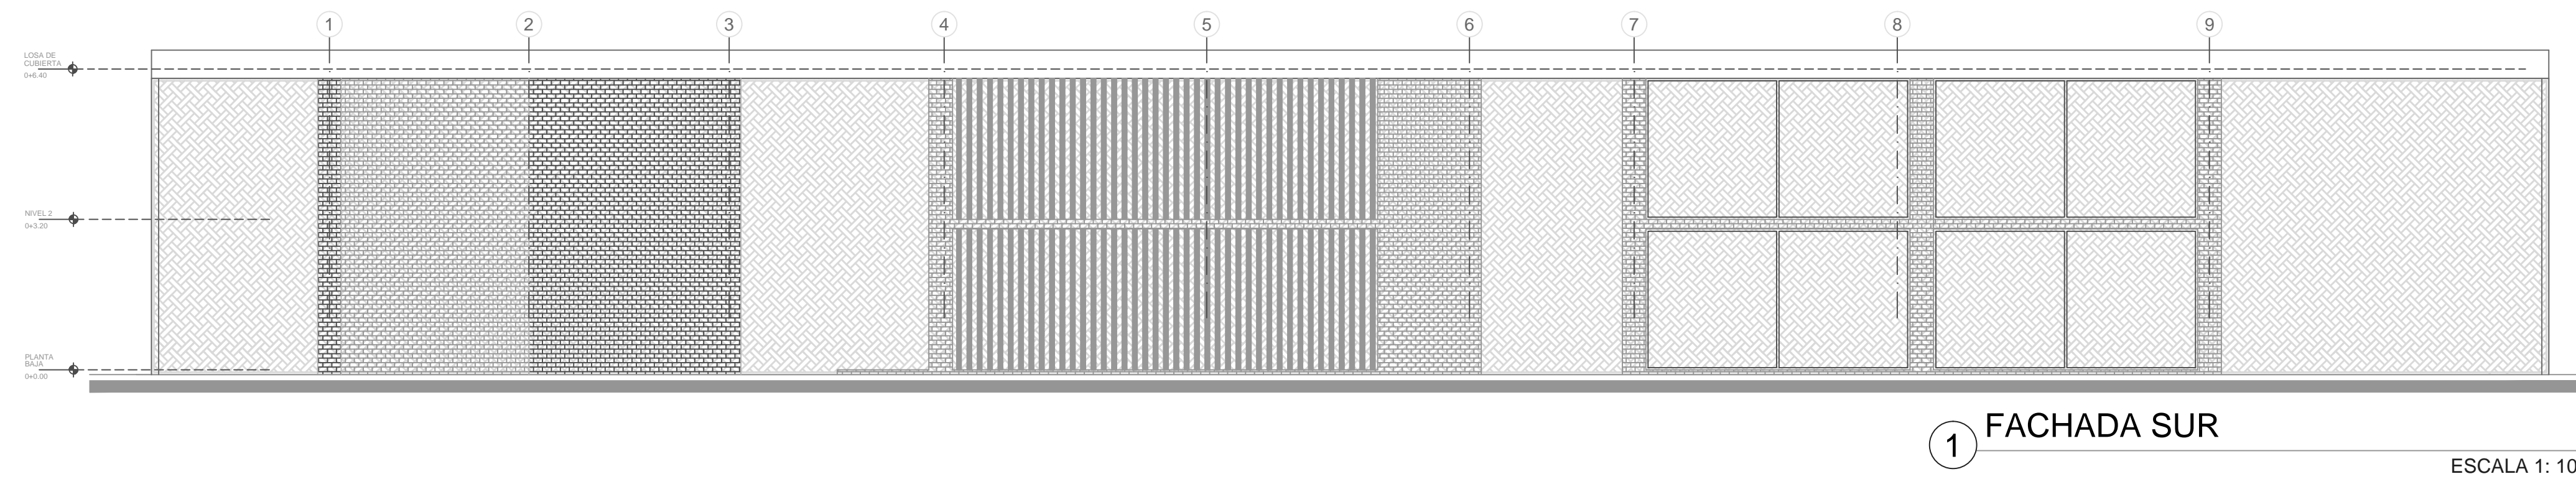


1 FACHADA SUR

ESCALA 1: 100

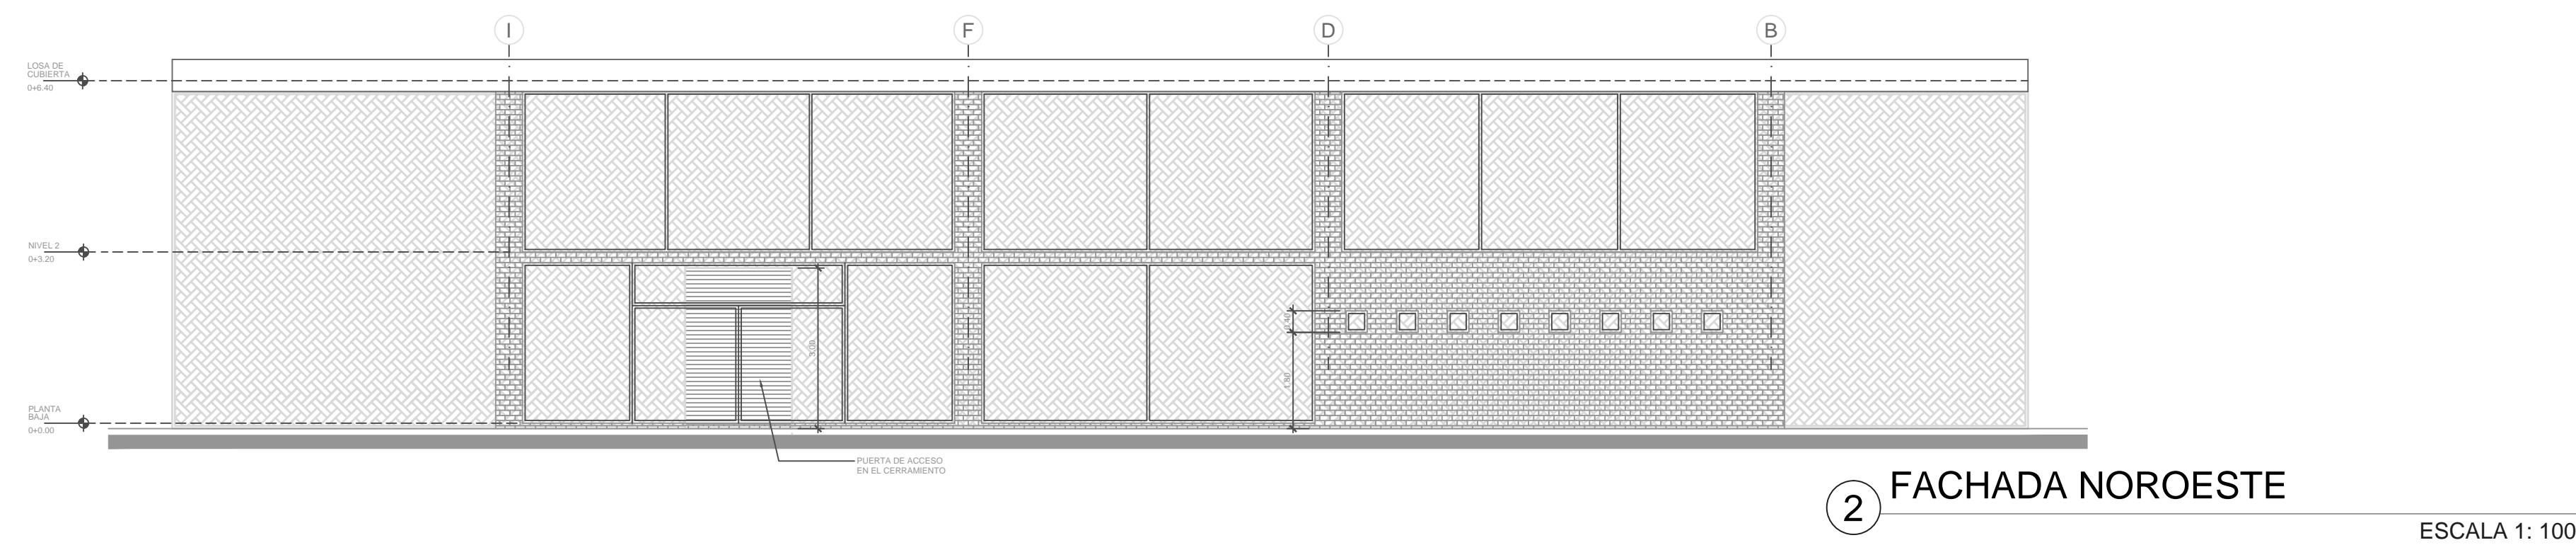


2 FACHADA NOROESTE

ESCALA 1: 100

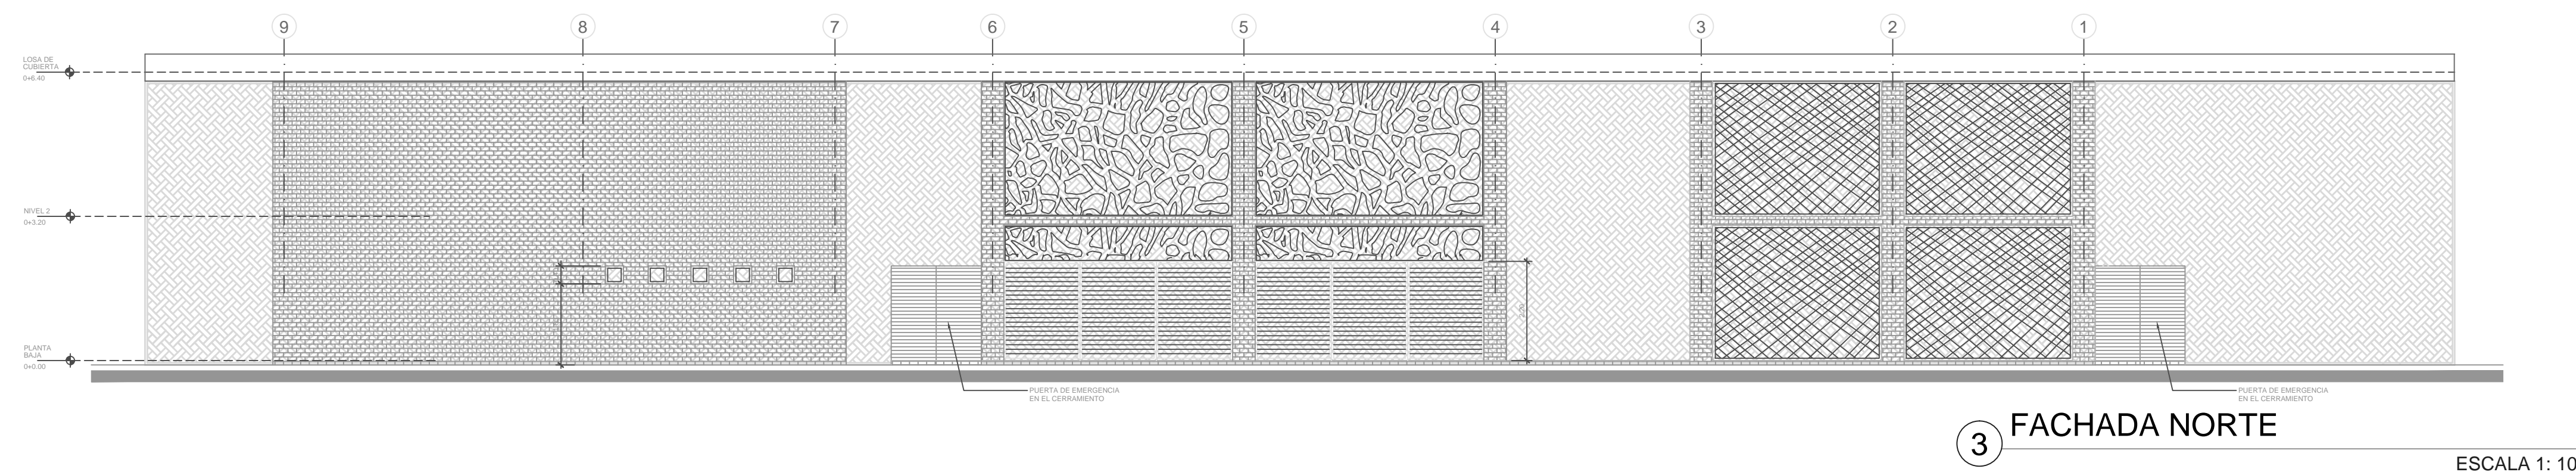


3 FACHADA NORTE

ESCALA 1: 100

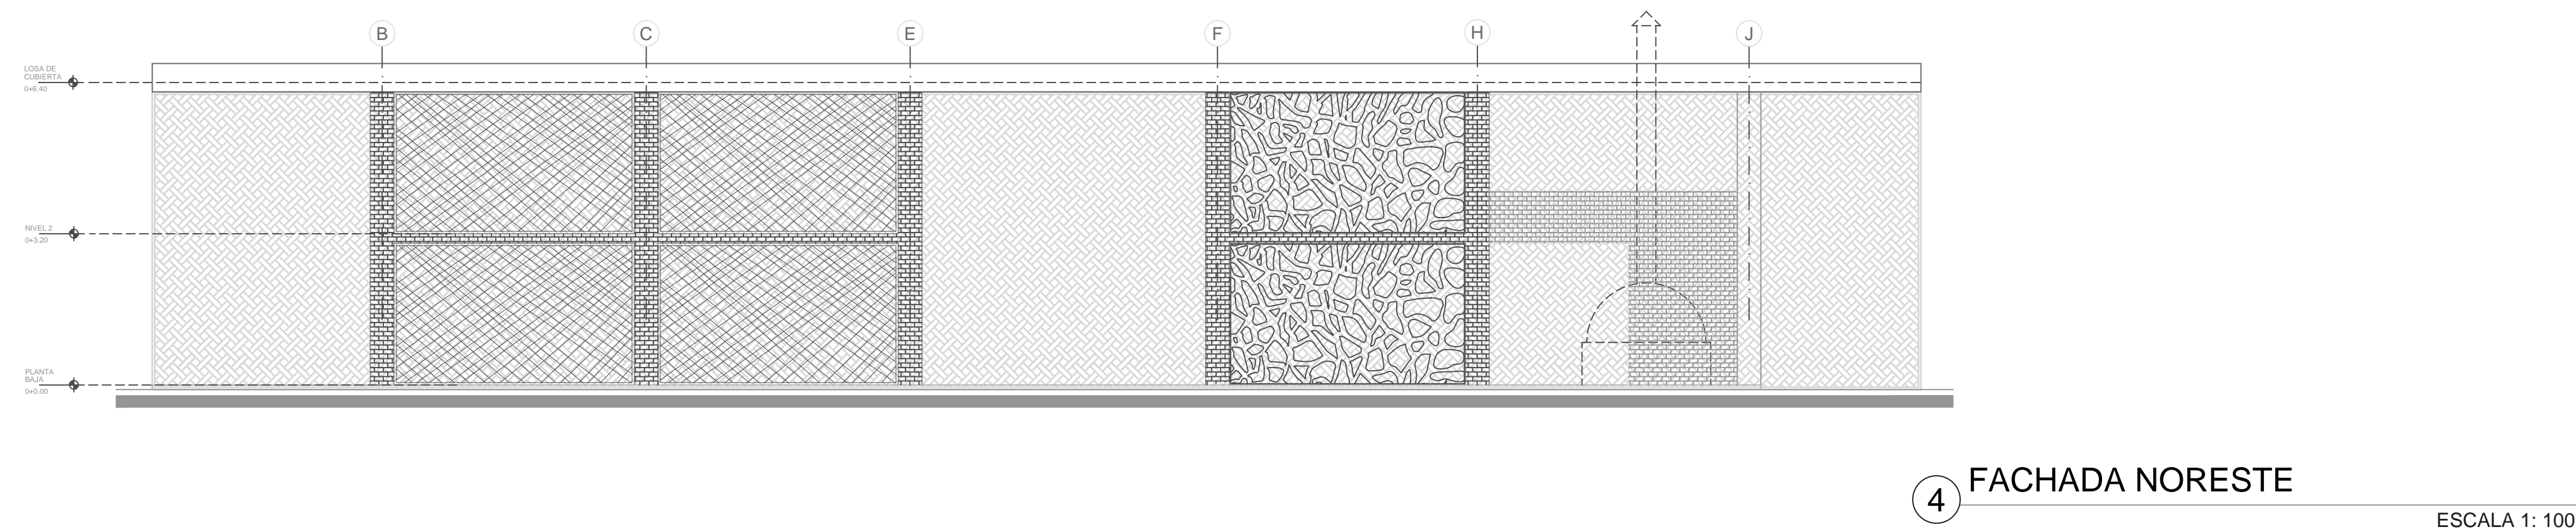

4 FACHADA NORESTE

ESCALA 1: 100

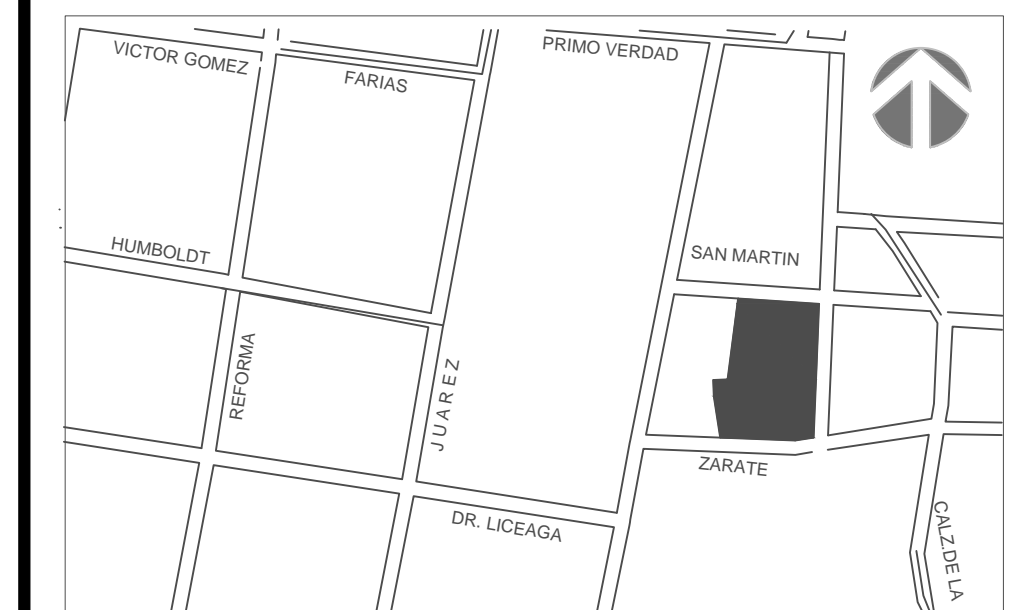

ESTUDIANTE

María José Moreno Rahn
ID: 143006

PROYECTO DE TITULACIÓN

FECHA
15/05/2015

DIRECTOR
Rafael Ruíz Martínez

ASESORES
Armando Reyes Vásquez
Anne Kurjejona Lounassaari


PLANO
FACHADAS

ESCALA
1:100

ACOTAMIENTO
Metros


PLANO No.
AR-04

creARTE
Incubadora Cultural
Oaxqueña

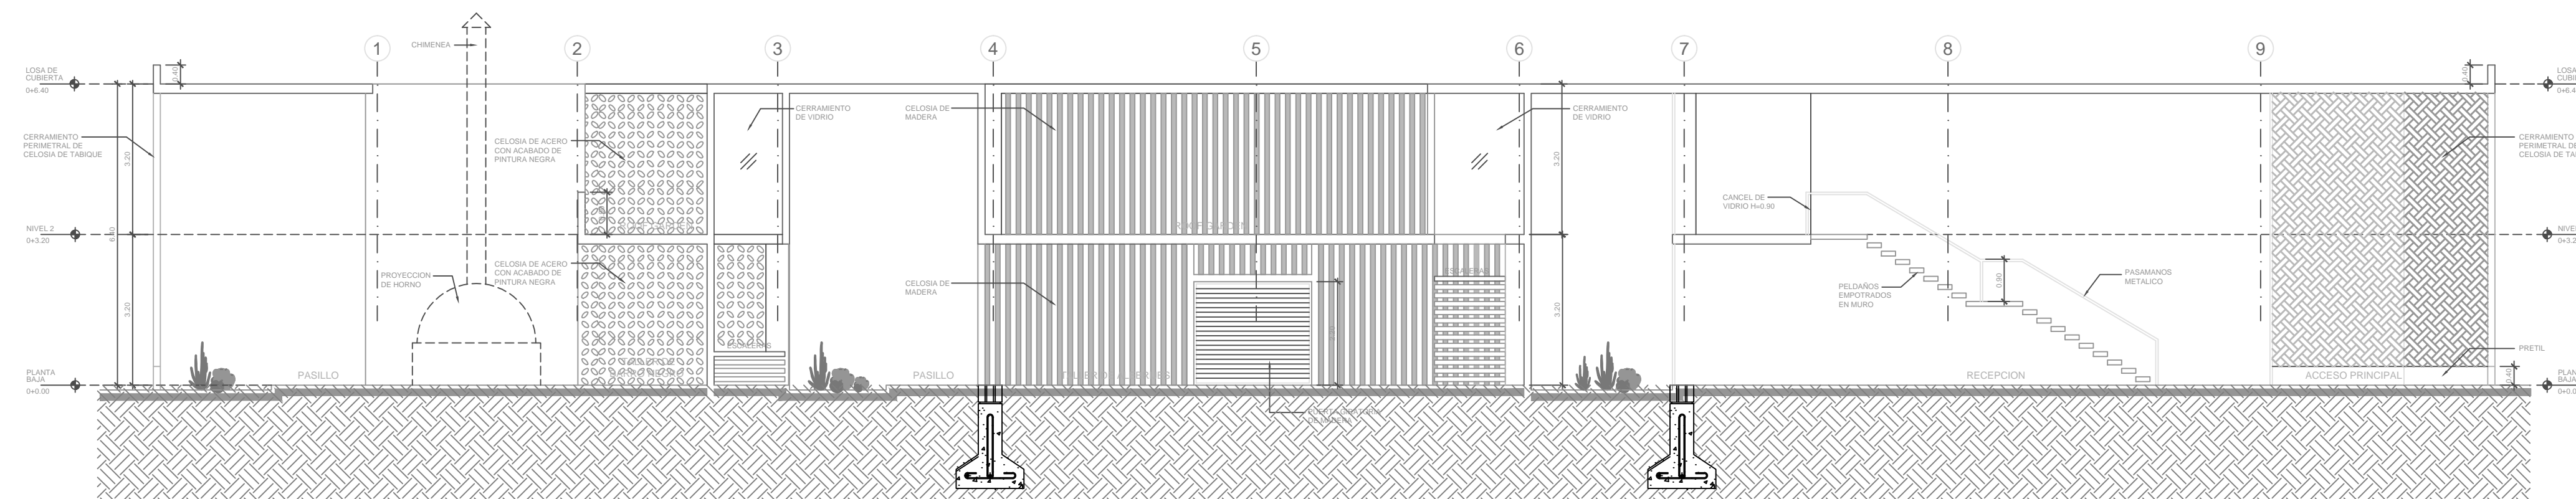


1 CORTE LONGITUDINAL

ESCALA 1: 100

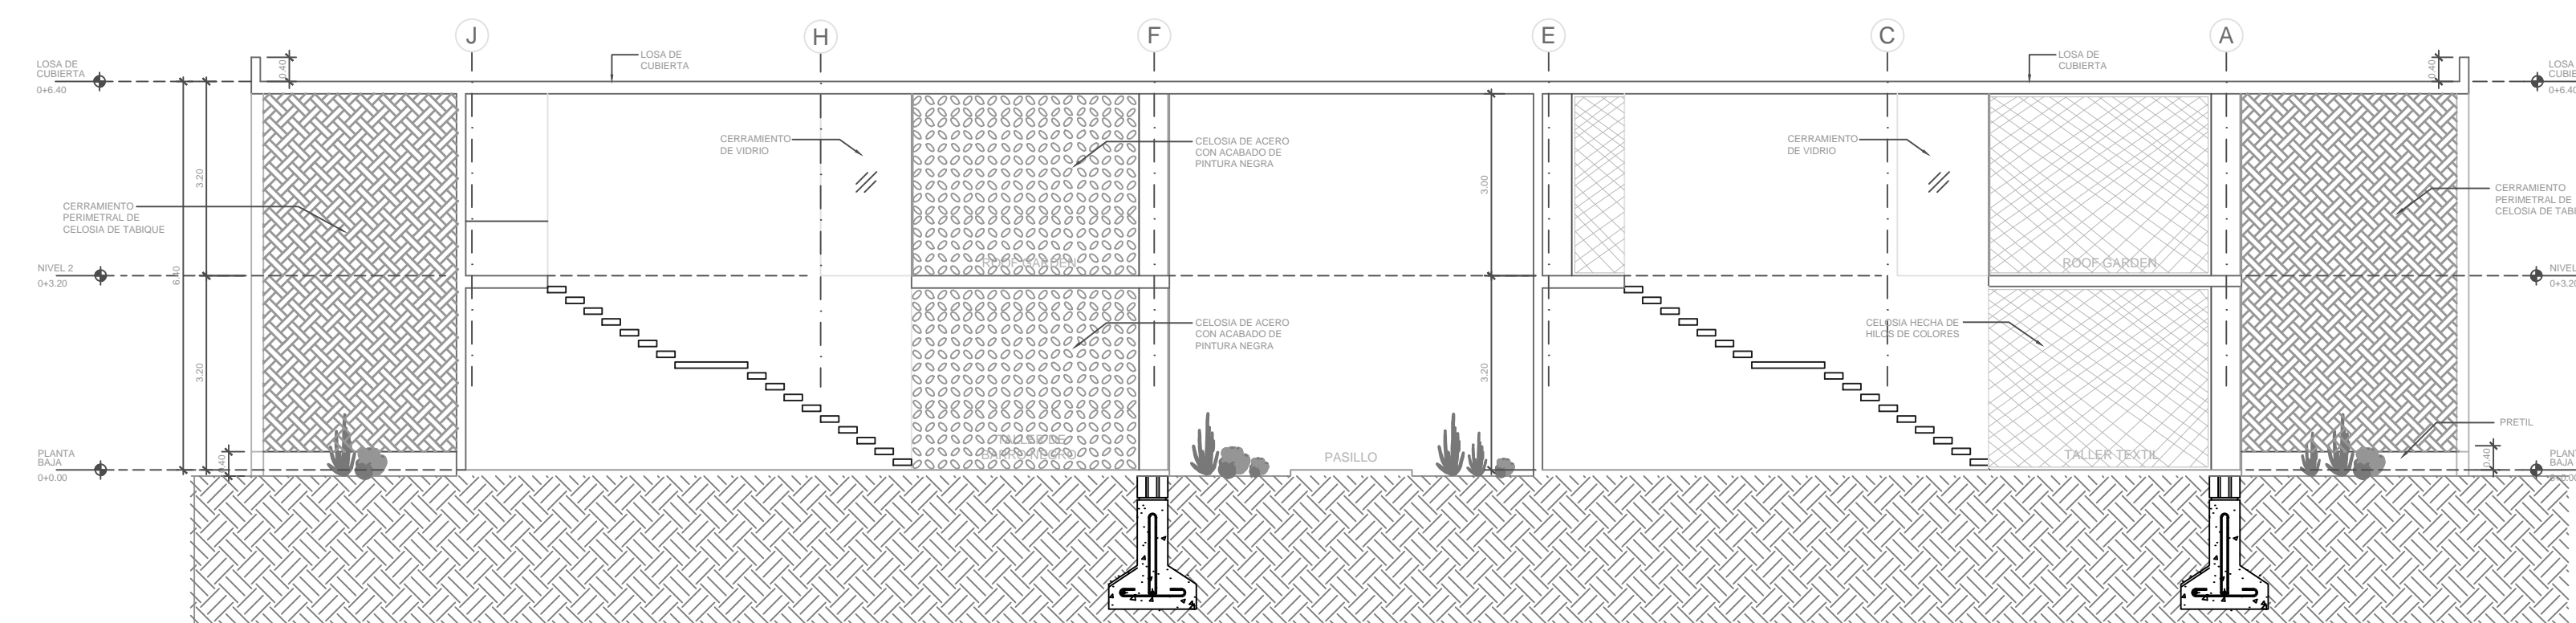

2 CORTE TRANSVERSAL

ESCALA 1: 100

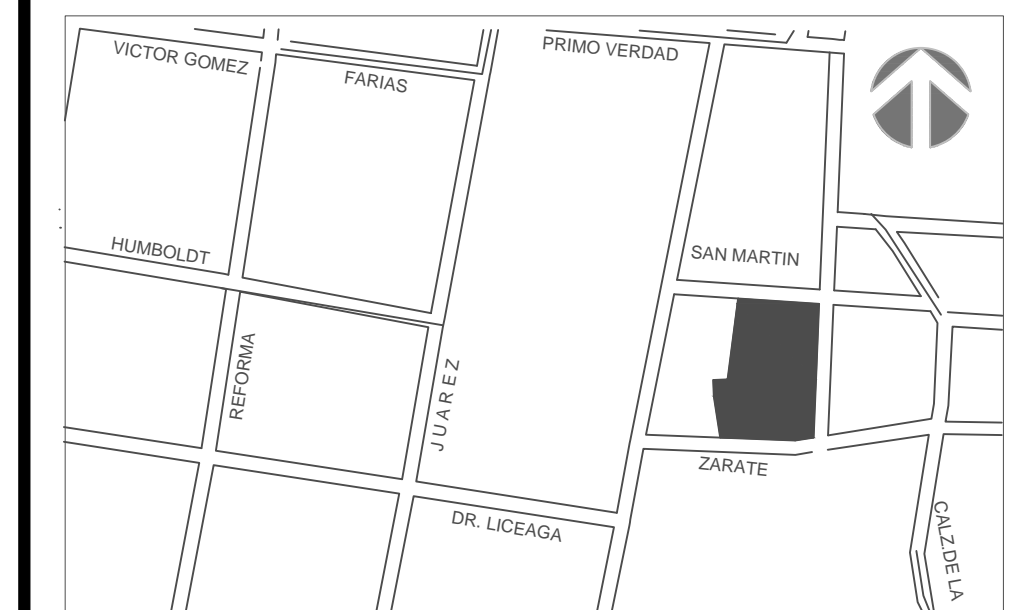

ESTUDIANTE

María José Moreno Rahn
ID: 143006

PROYECTO DE TITULACIÓN



FECHA
15/05/2015

DIRECTOR
Rafael Ruíz Martínez

ASESORES
Armando Reyes Vásquez
Anne Kurjejona Lounassaari




PLANO
CORTES

ESCALA	ACOTAMIENTO	PLANO No.
1:100	Metros	AR-05

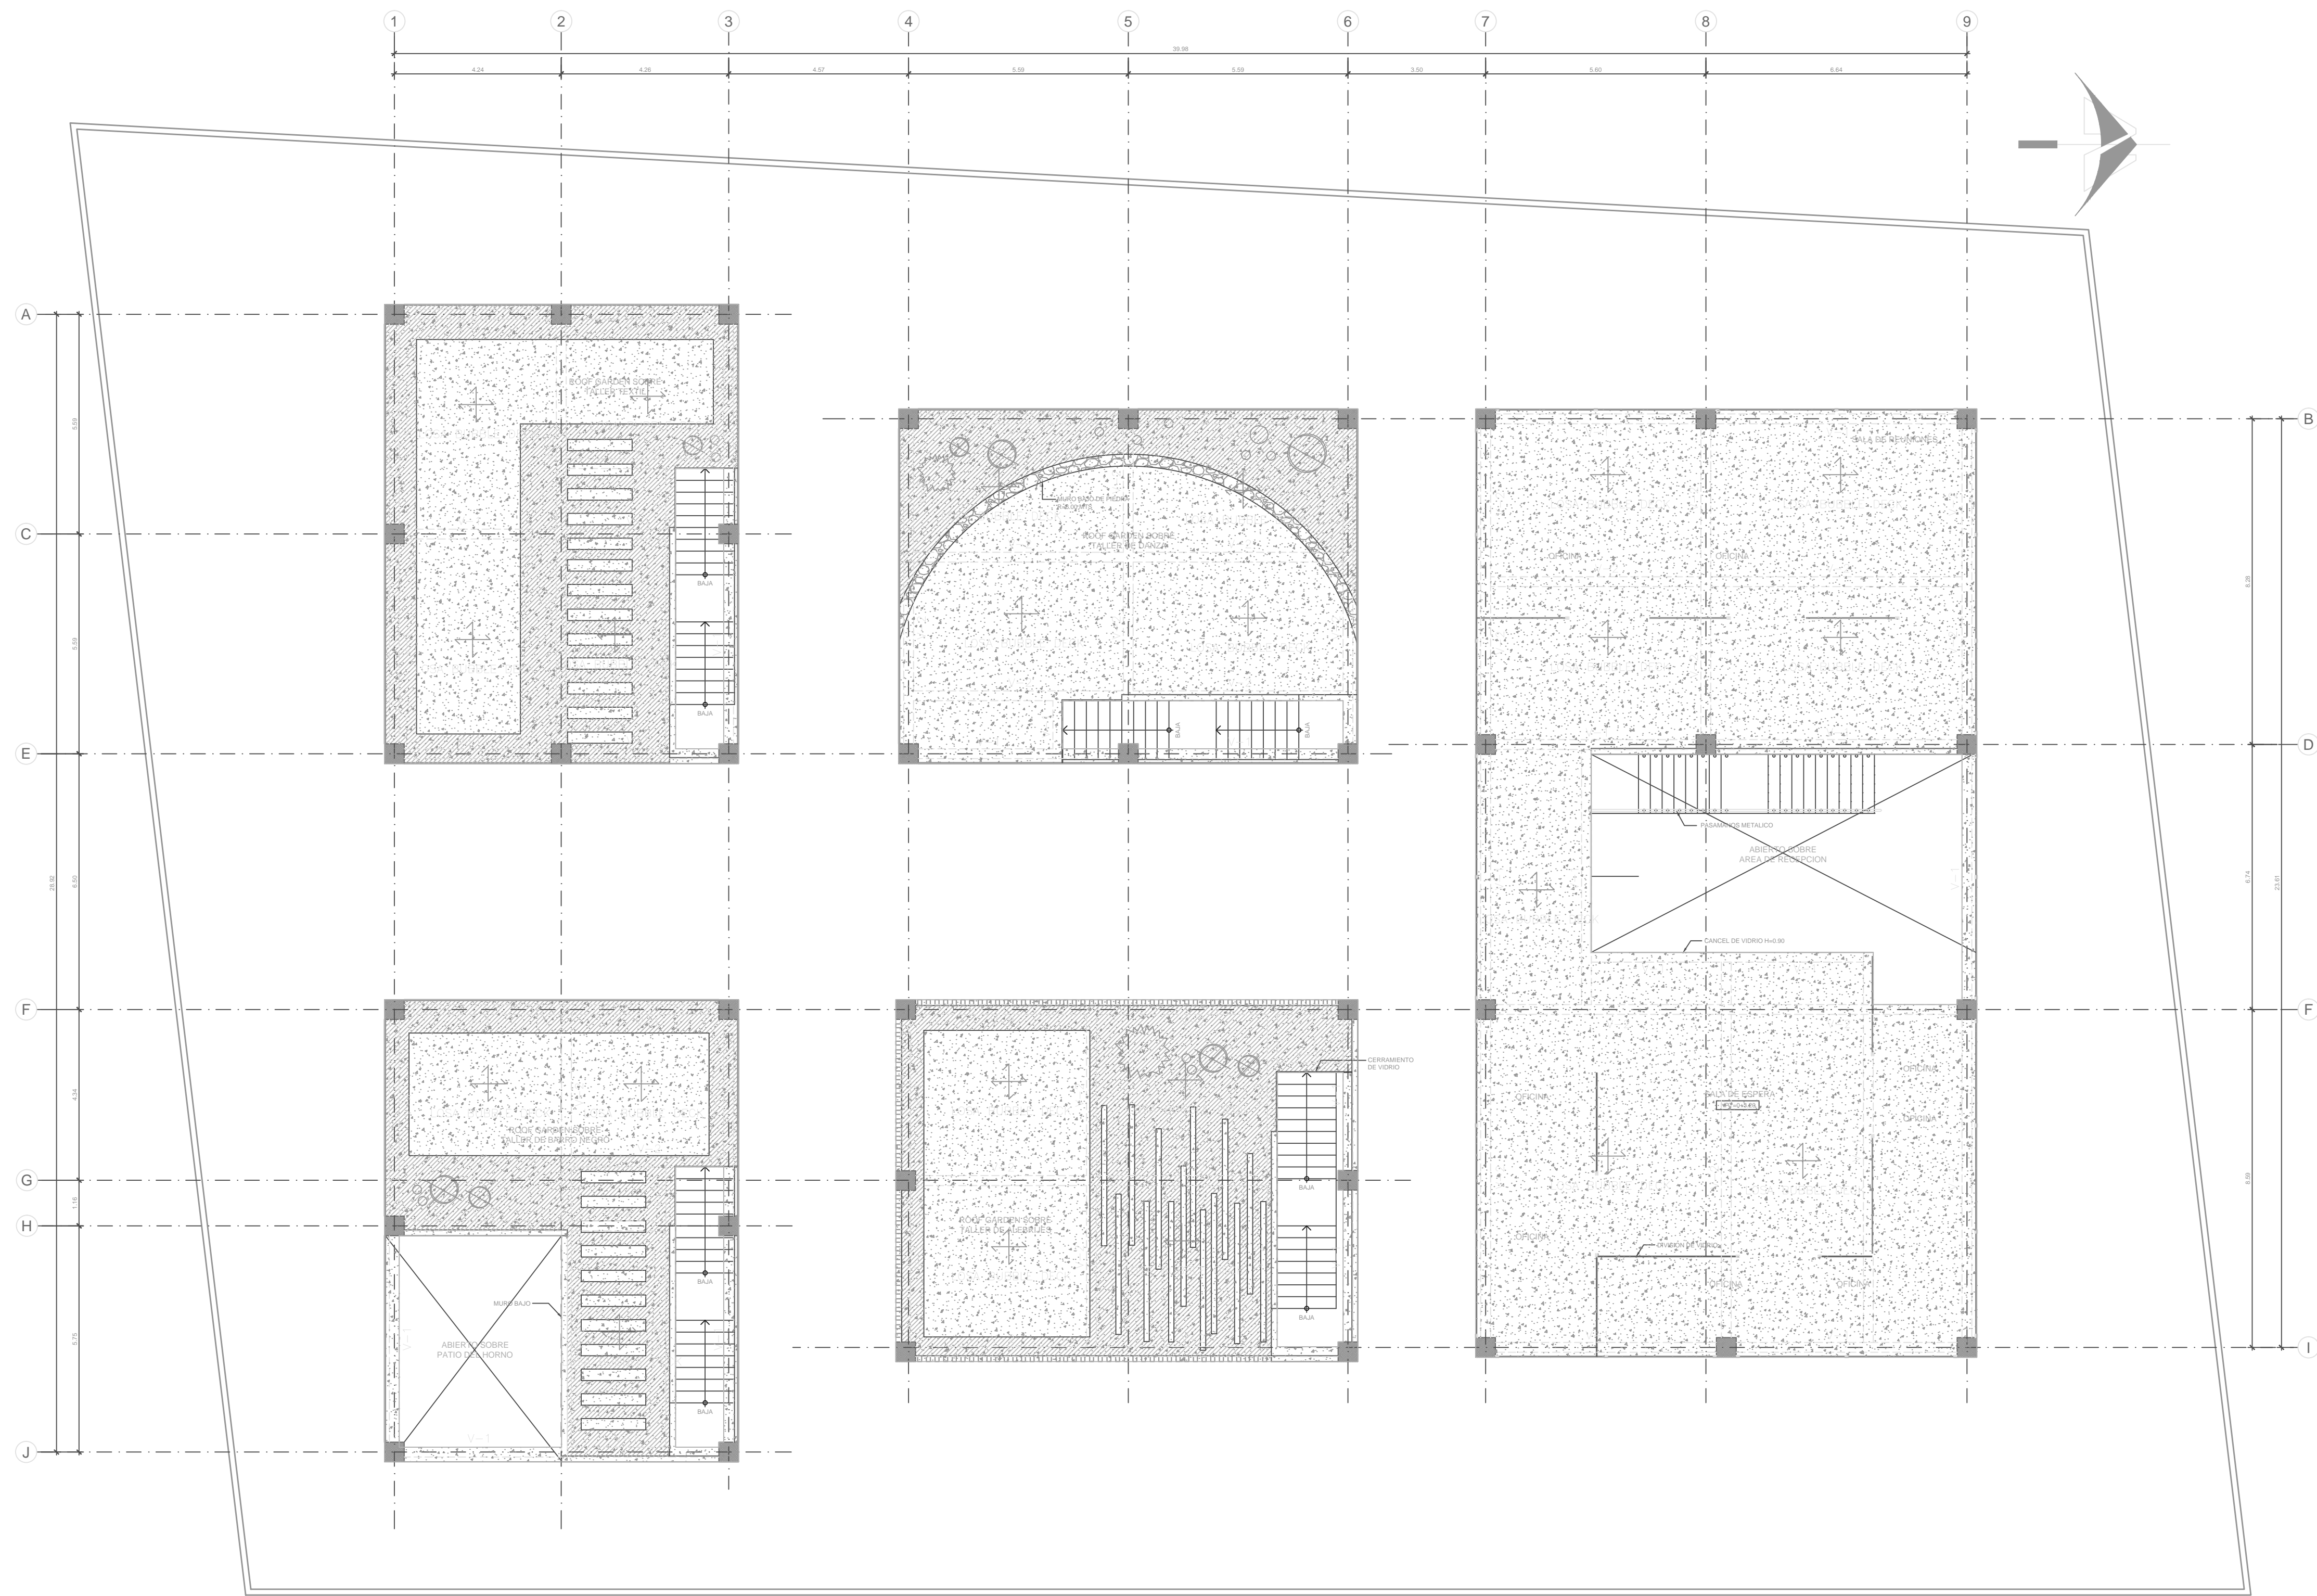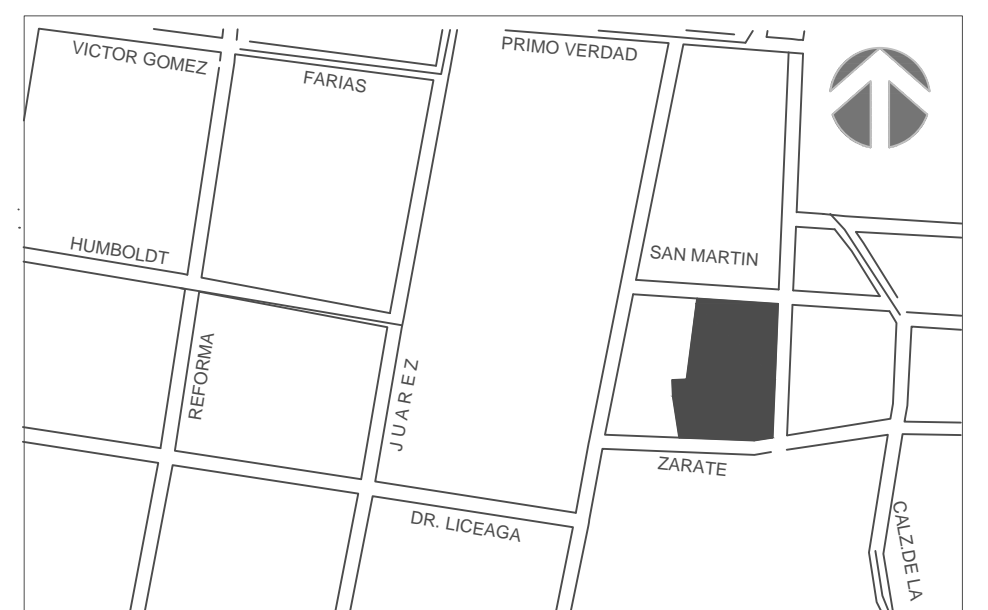

PLANTA ESTRUCTURAL NIVEL 2 (N=0+3.20)

ESCALA 1: 125

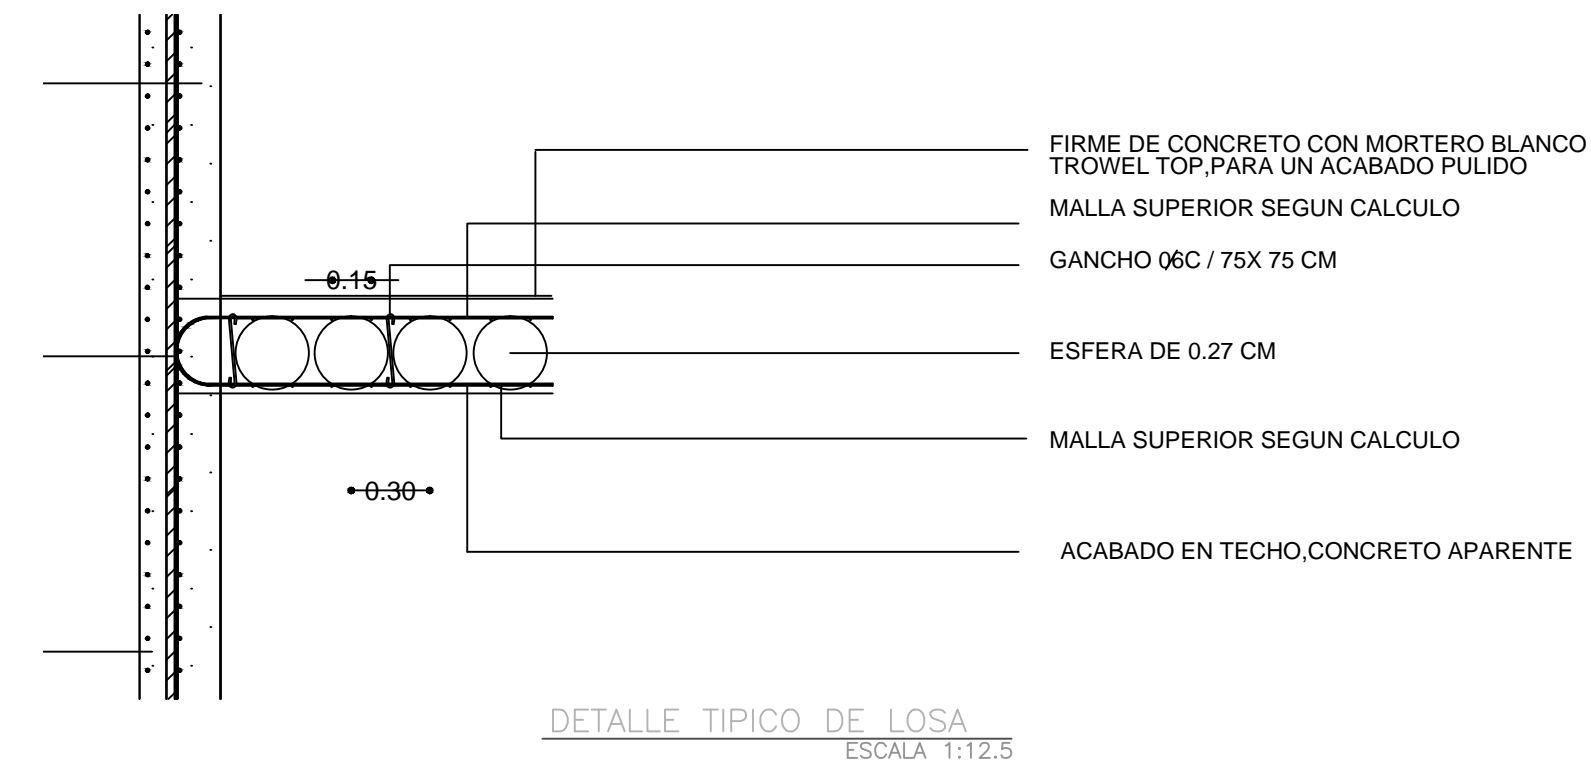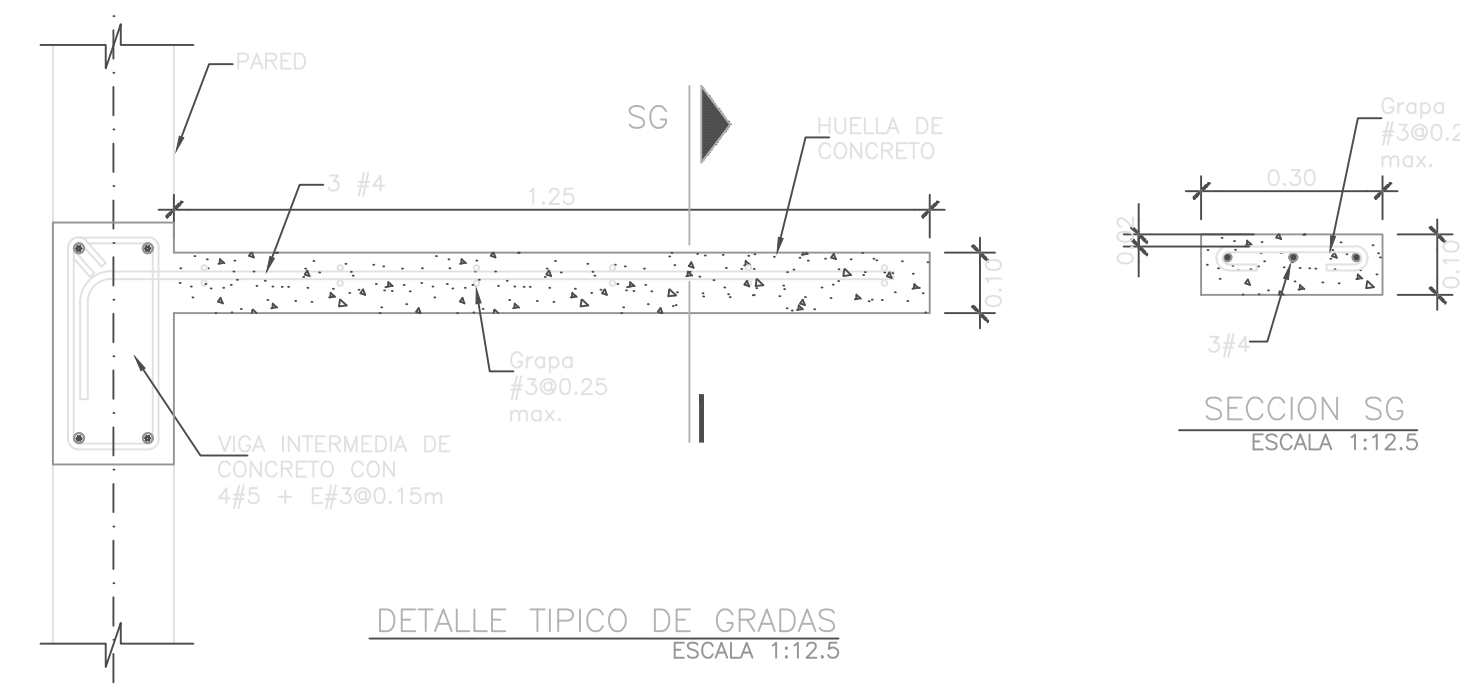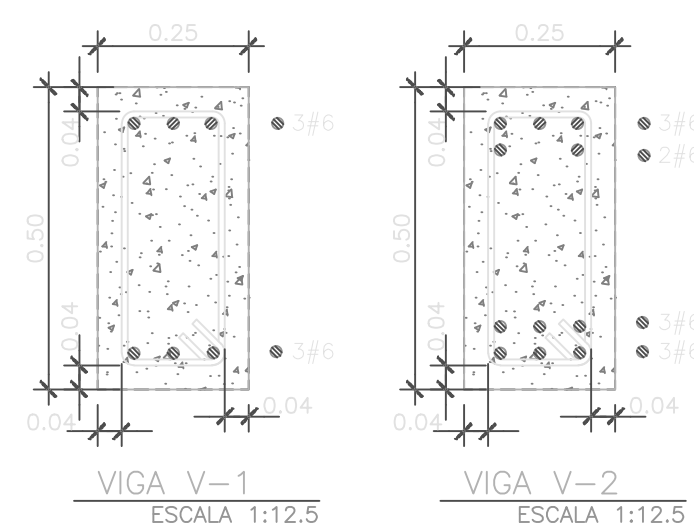

ESTUDIANTE

María José Moreno Rahn
ID: 143006

PROYECTO DE TITULACIÓN

FECHA

15/05/2015

DIRECTOR

Rafael Ruíz Martínez

ASESORES

Armando Reyes Vásquez
Anne Kurjejona Lounassaari

PLANO

Planta Estructural Nivel 2

ESCALA




1:100

ACOTAMIENTO

Metros

PLANO No.

E-3

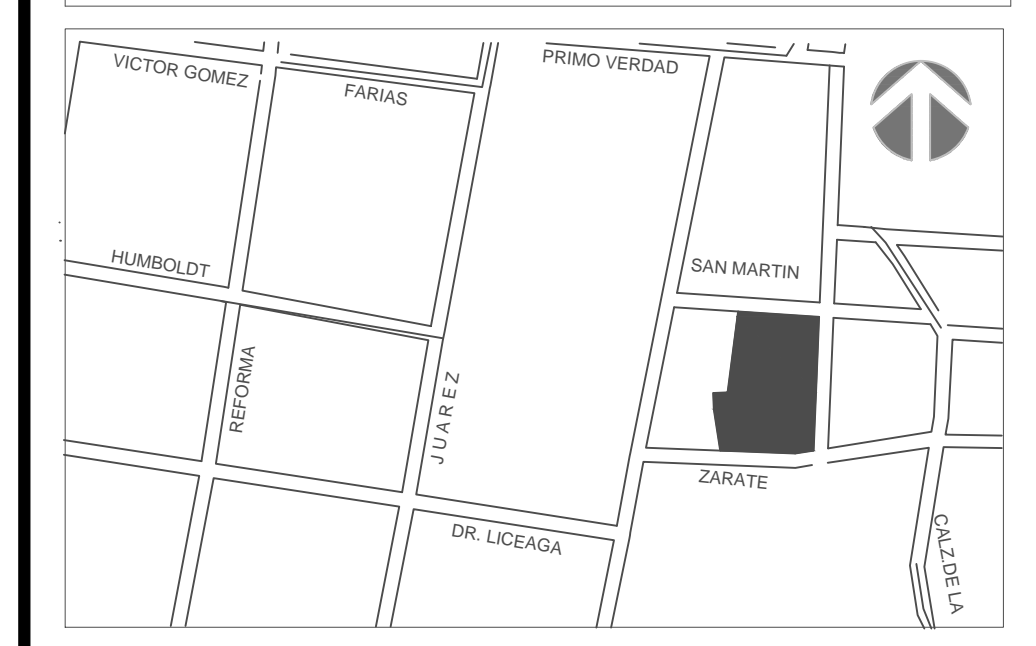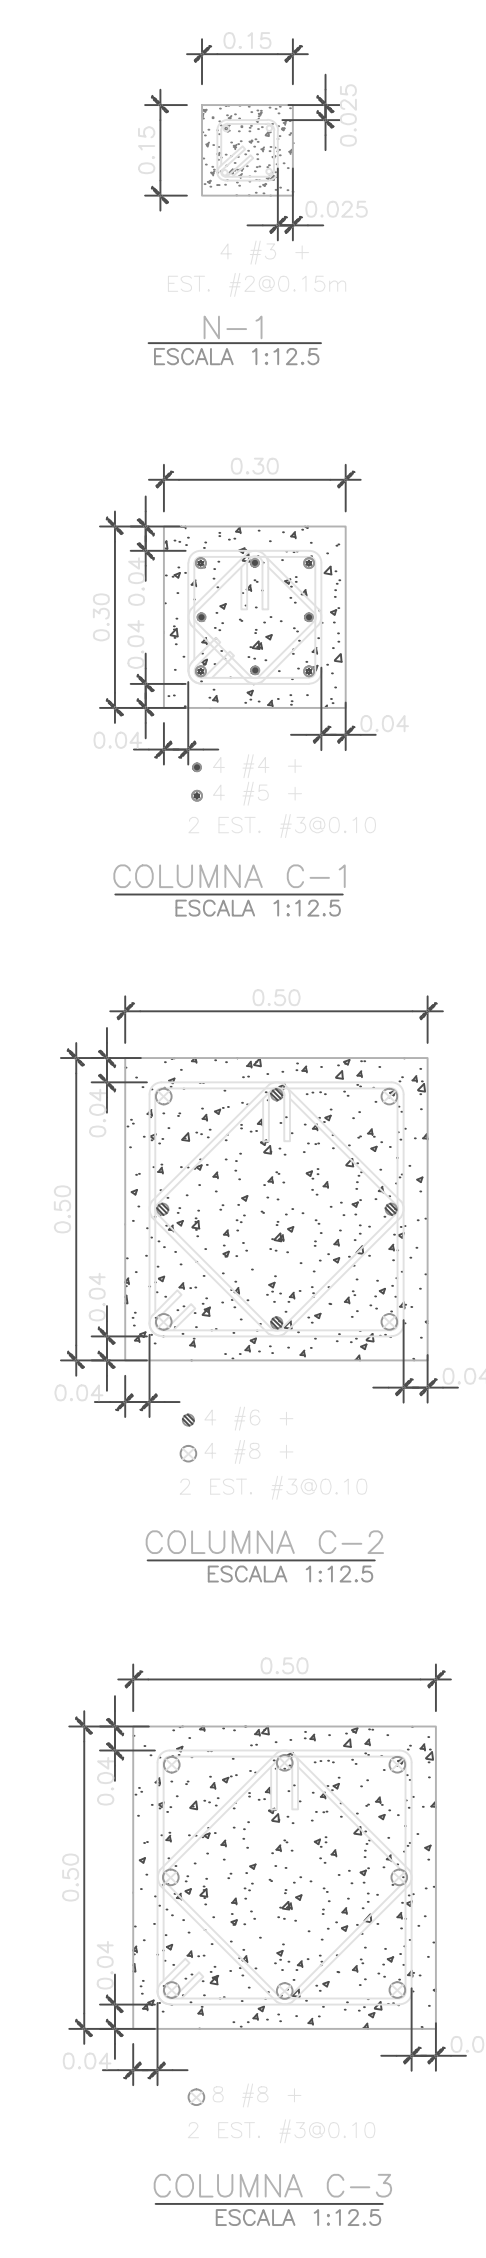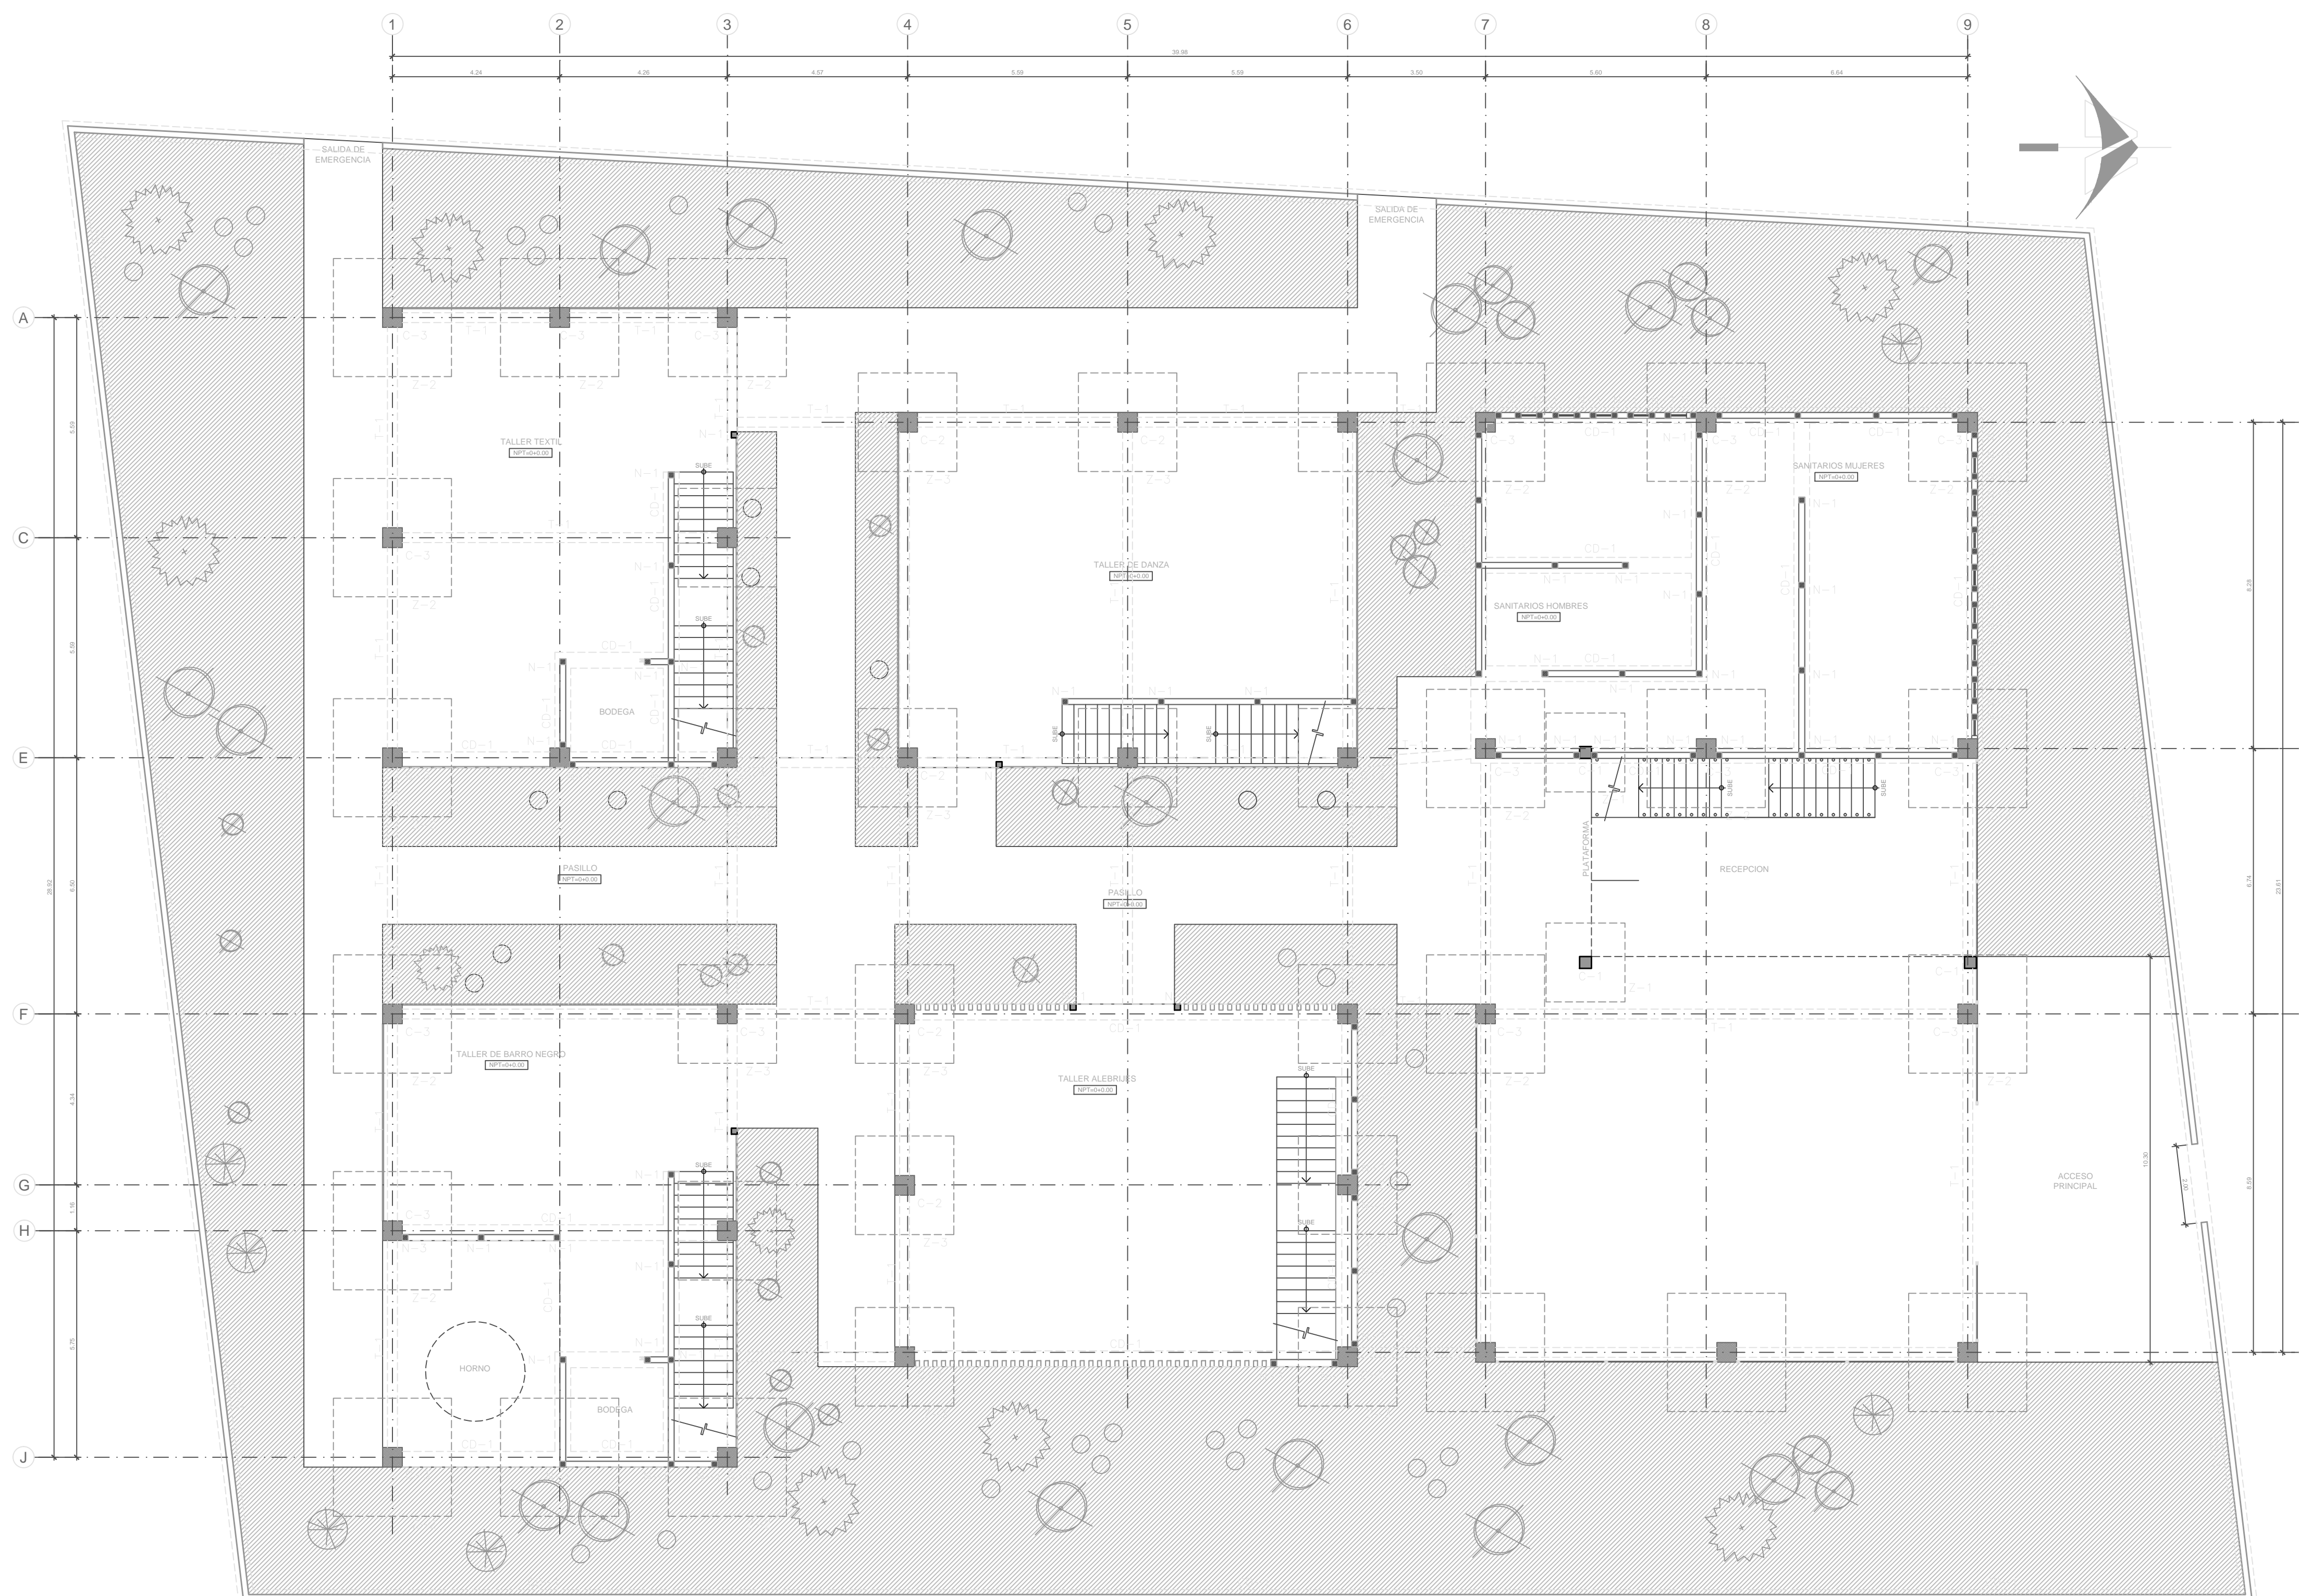

ESTUDIANTE
María José Moreno Rahn
ID: 143006

PROYECTO DE TITULACIÓN

FECHA
15/05/2015

DIRECTOR
Rafael Ruíz Martínez

ASESORES
Armando Reyes Vásquez
Anne Kurjejona Lounassaari

PLANO
Planta Estructural de Fundaciones

ESCALA
1:100

ACOTAMIENTO
Metros





PLANO No.
E-02

PLANTA ESTRUCTURAL DE FUNDACIONES (N=0+0.00)
ESCALA 1: 100

CUADRO DE ZAPATAS					
TIPO	L (m)	B (m)	h (m)	hf (m)	REFUERZO
					REFUERZO LECHO INFERIOR REF. // a "L" REF. // a "B"
Z-1	3.00	1.00	0.30	2.00	Nº.4/80.15 Nº.4/80.15
Z-2	3.00	1.00	0.30	2.00	Nº.4/80.15 Nº.4/80.15
Z-3	2.00	1.50	0.30	2.00	Nº.4/80.15 Nº.4/80.15





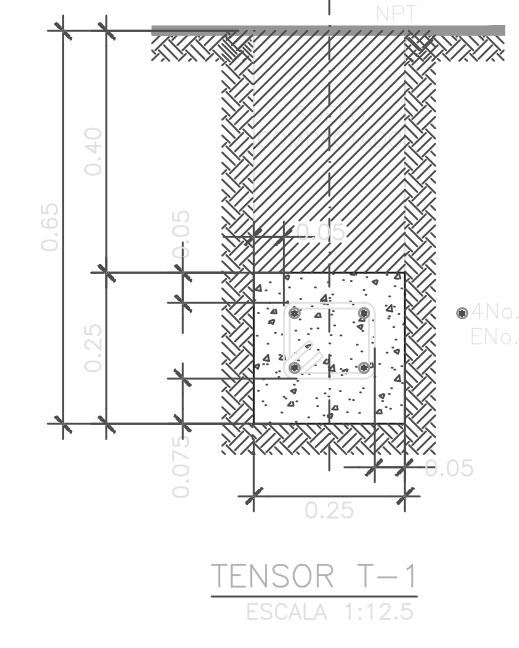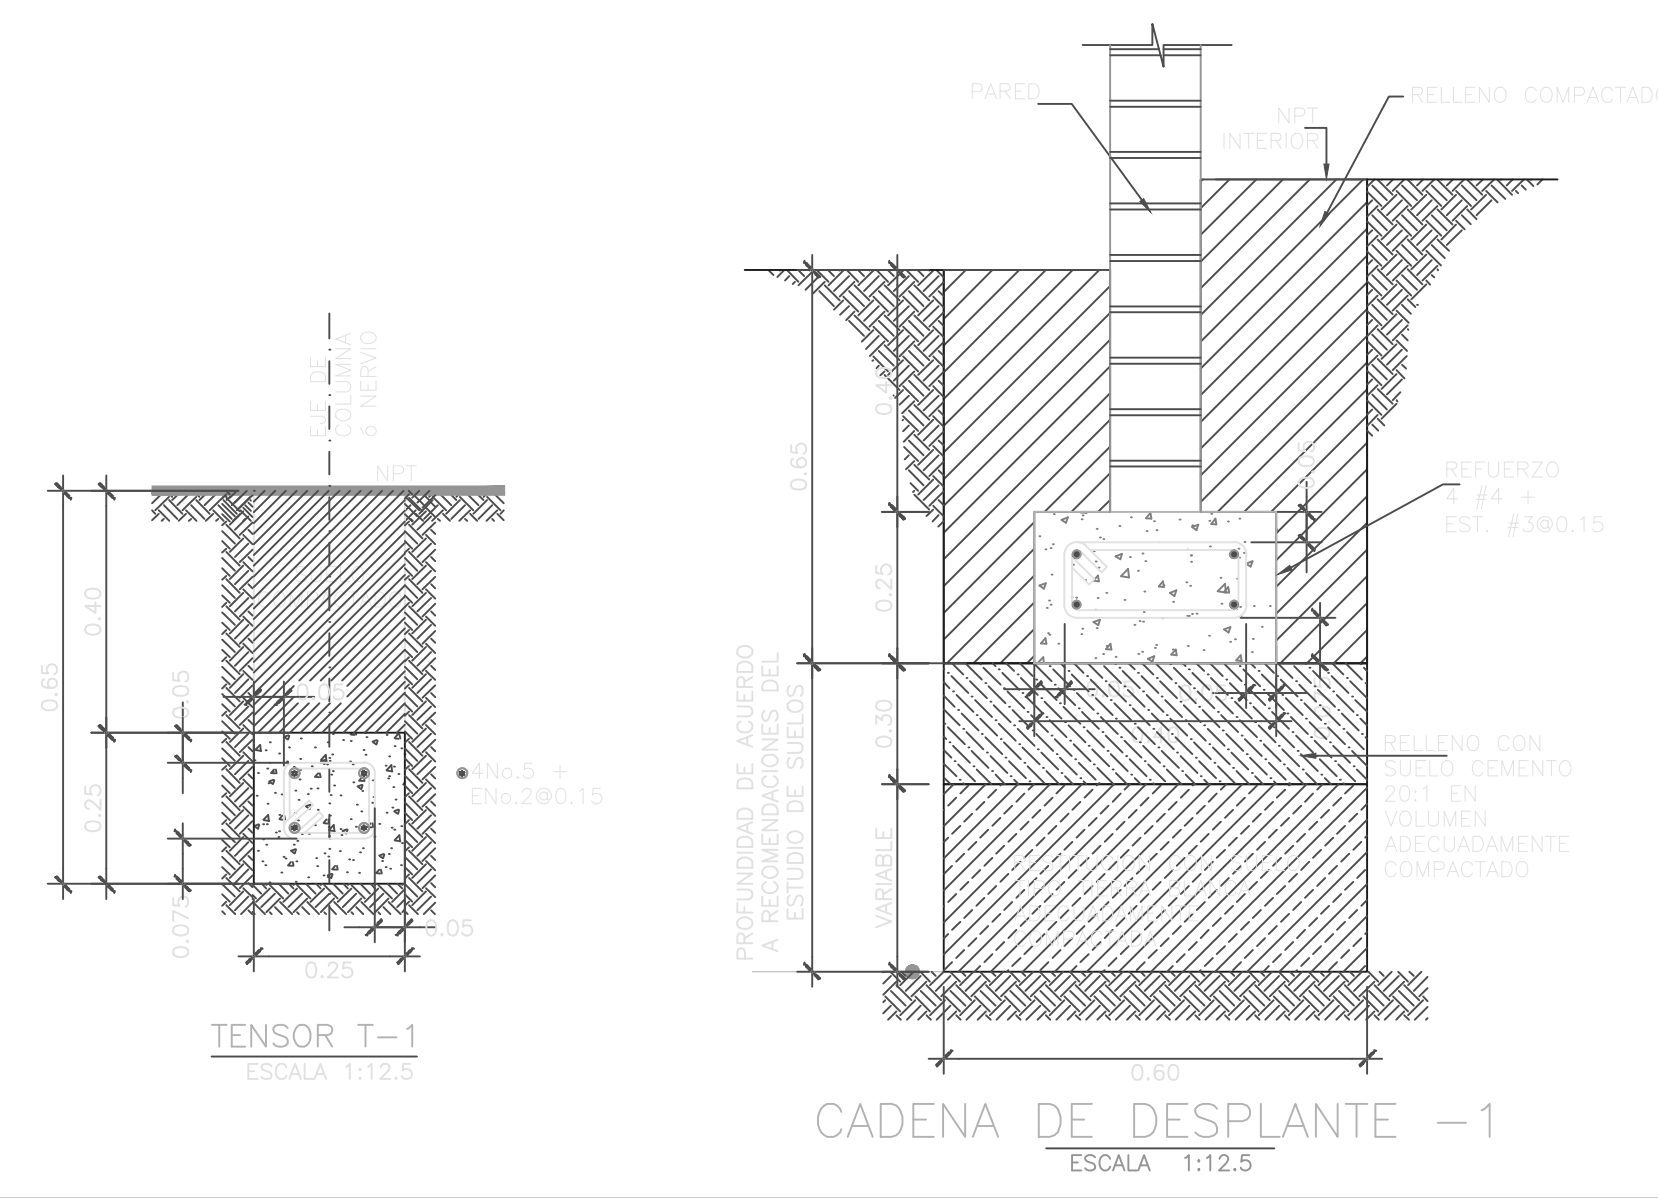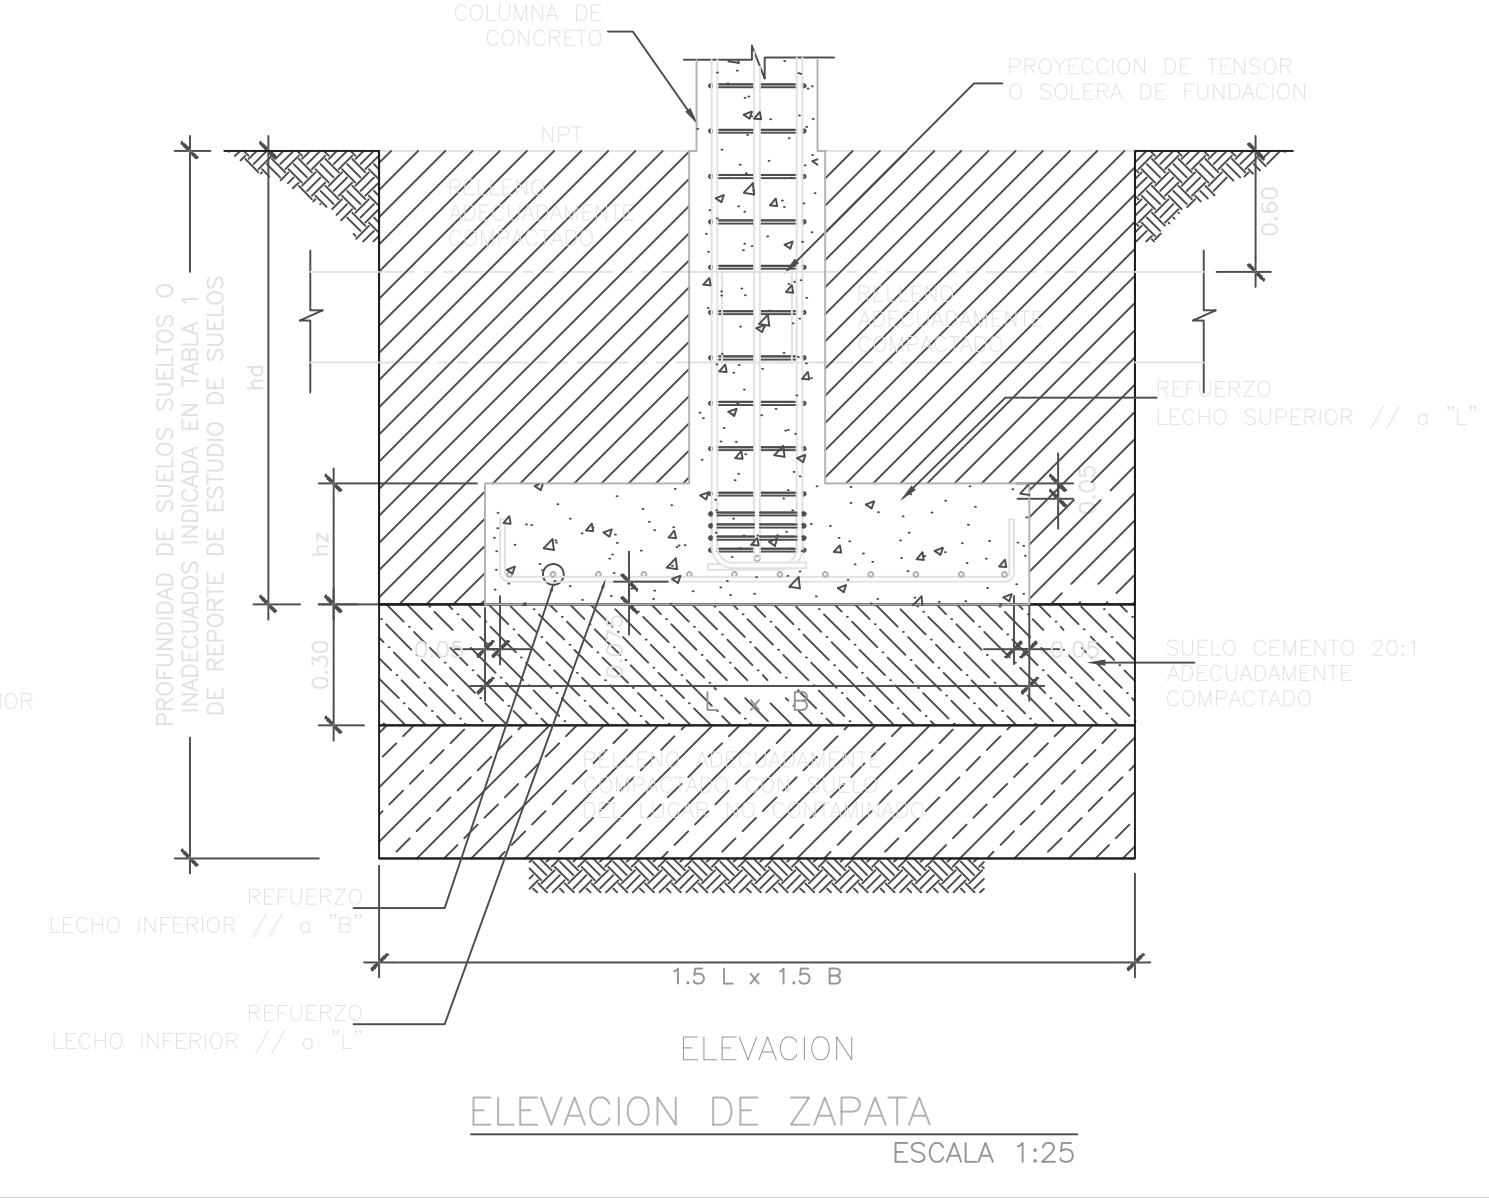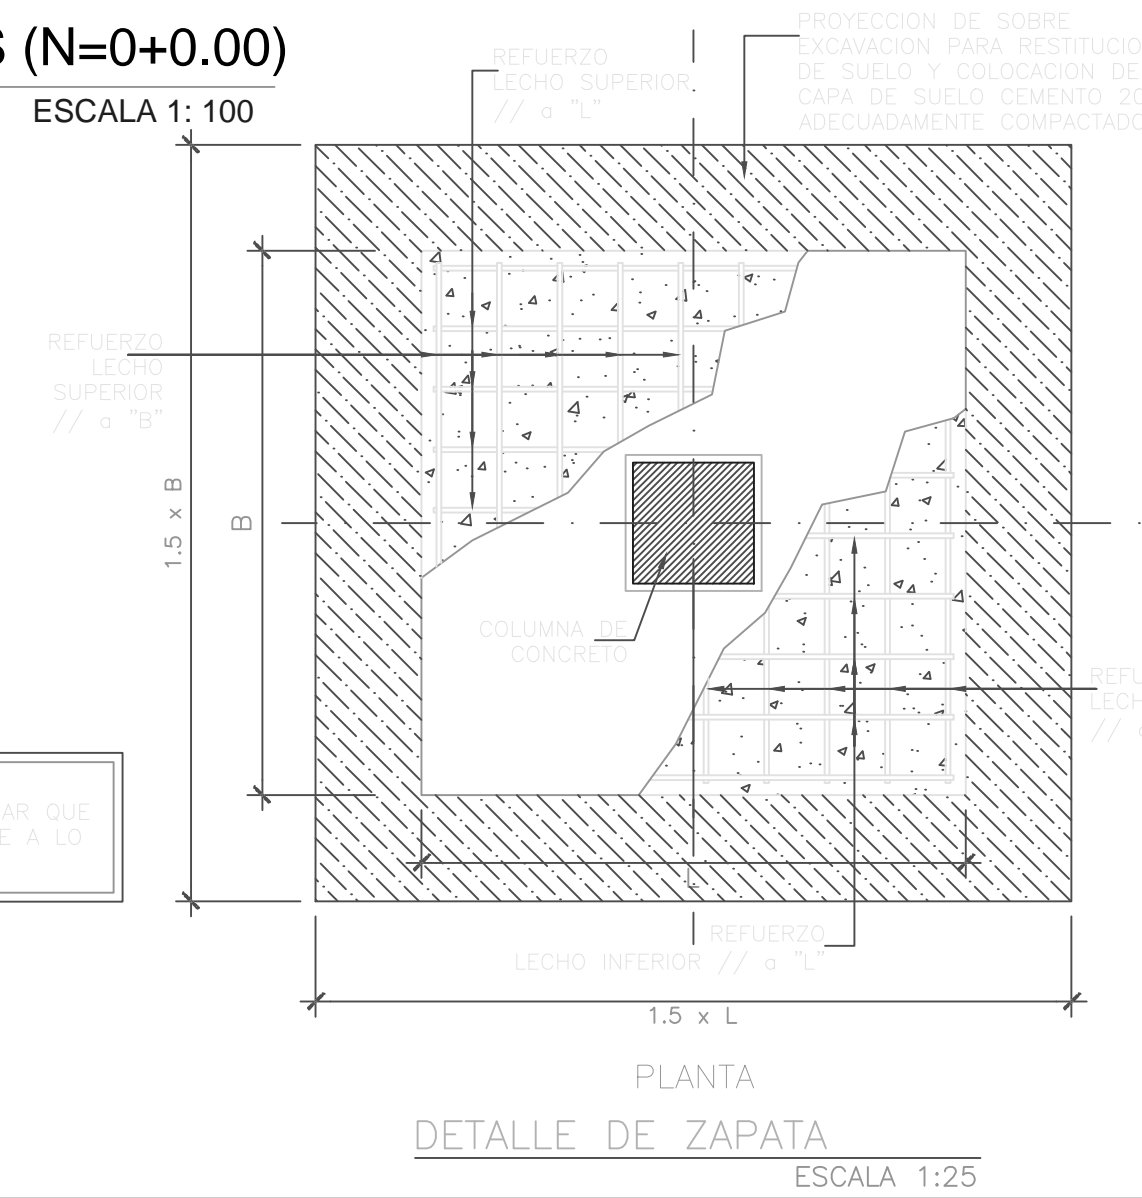







NOTAS:
L= DIMENSION MAYOR DE ZAPATA
B= DIMENSION MENOR DE ZAPATA
h= PERALTE DE ZAPATA
hf= PROFUNDIDAD DE DESPLANTE A PARTIR DEL MENOR NPT


NOTA:
AL MOMENTO DE LA CONSTRUCCION DEBERA VERIFICAR QUE LA CAPACIDAD DE CARGA DEL SUELO SEA CONFORME A LO INDICADO EN EL ESTUDIO DE SUELO



creARTE Incubadora Cultural Oaxqueña

SIMBOLOGIA

 L1 HAMPTON BAY Captación solar	 L8 CTLLED-125/20W/30 LUMBRERA
 L2 Munich Leucolite, captación solar	 L9 CTLLED-125/20W/30 Marion
 L3 HLED-645/2W/ACI Spots, captación solar	 C1 Contacto
 L10 Salbora Iluminación para estacionamiento de captación solar	 AP1 Apagador
 L4 YDLED-15RD/9W High Bay	
 L5 Cylindra LED	
 L6 CTL-8094/CR Barati	
 L7 LFC-2540/65/B Reflector trapezoidal	

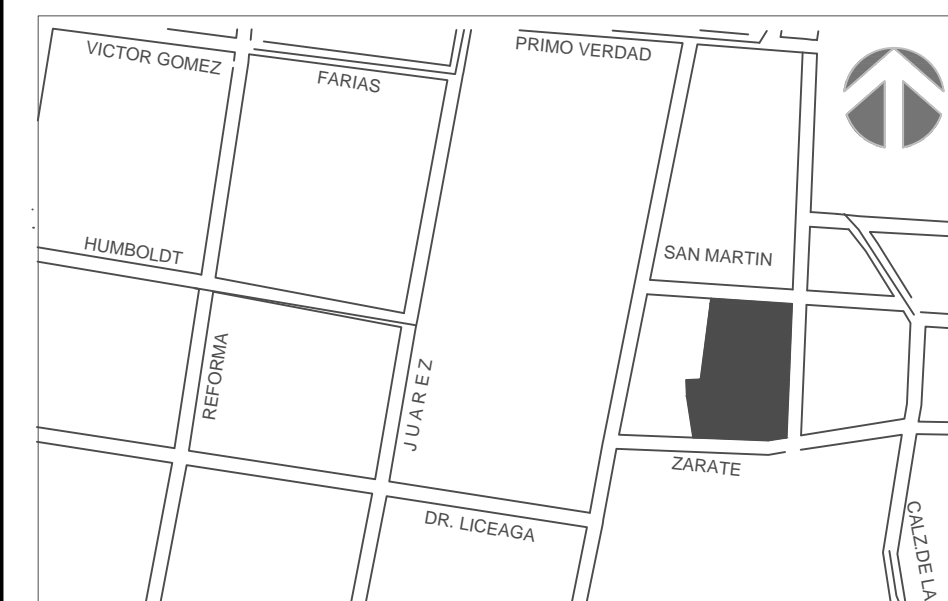

ESTUDIANTE

María José Moreno Rahn
ID: 143006

PROYECTO DE TITULACIÓN

FECHA
15/05/2015

DIRECTOR
Rafael Ruíz Martínez

ASESORES
Armando Reyes Vásquez
Anne Kurjejona Lounassaari

PLANO

Instalaciones Eléctricas - Planta
Baja

ESCALA

1:125

ACOTAMIENTO

Metros

PLANO No.













IE-01




1 INSTALACIONES ELECTRICAS PLANTA BAJA (N=0+0.00)
ESCALA 1: 125

creARTE Incubadora Cultural Oaxaqueña

SIMBOLOGIA

 L1 HAMPTON BAY Captación solar	 L8 CTLLED-125/20W/30 LUMBRERA
 L2 Munich Lecnoite, captación solar	 L9 CTLLED-125/20W/30 Marion
 L3 HLED-645/2W/ACI Spots, captación solar	 C1 Contacto
 L10 Salborna Iluminación para estacionamiento de captación solar	 AP1 Apagador
 L4 YDLED-15RD/9W High Bay	
 L5 Cylindra LED	
 L6 CTL-8094/CR Barati	
 L7 LFC-2540/65/B Reflector trapezoidal	

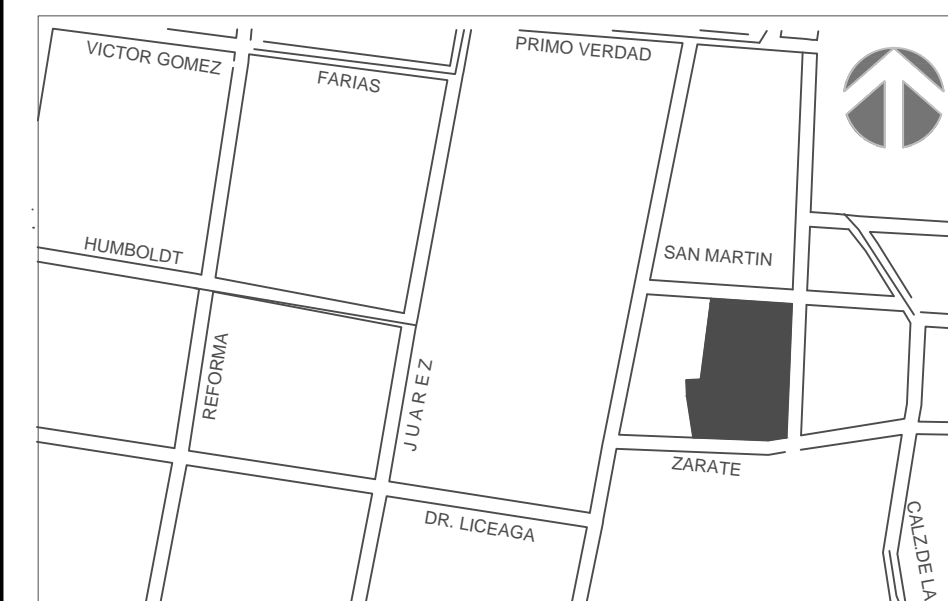

ESTUDIANTE

María José Moreno Rahn
ID: 143006

PROYECTO DE TITULACIÓN


FECHA
15/05/2015

DIRECTOR
Rafael Ruíz Martínez


ASESORES
Armando Reyes Vásquez
Anne Kurjejona Lounassaari

PLANO
Instalaciones Eléctricas - Nivel 2

ESCALA 1:100	ACOTAMIENTO Metros	PLANO No. IE-02
-----------------	-----------------------	---------------------------

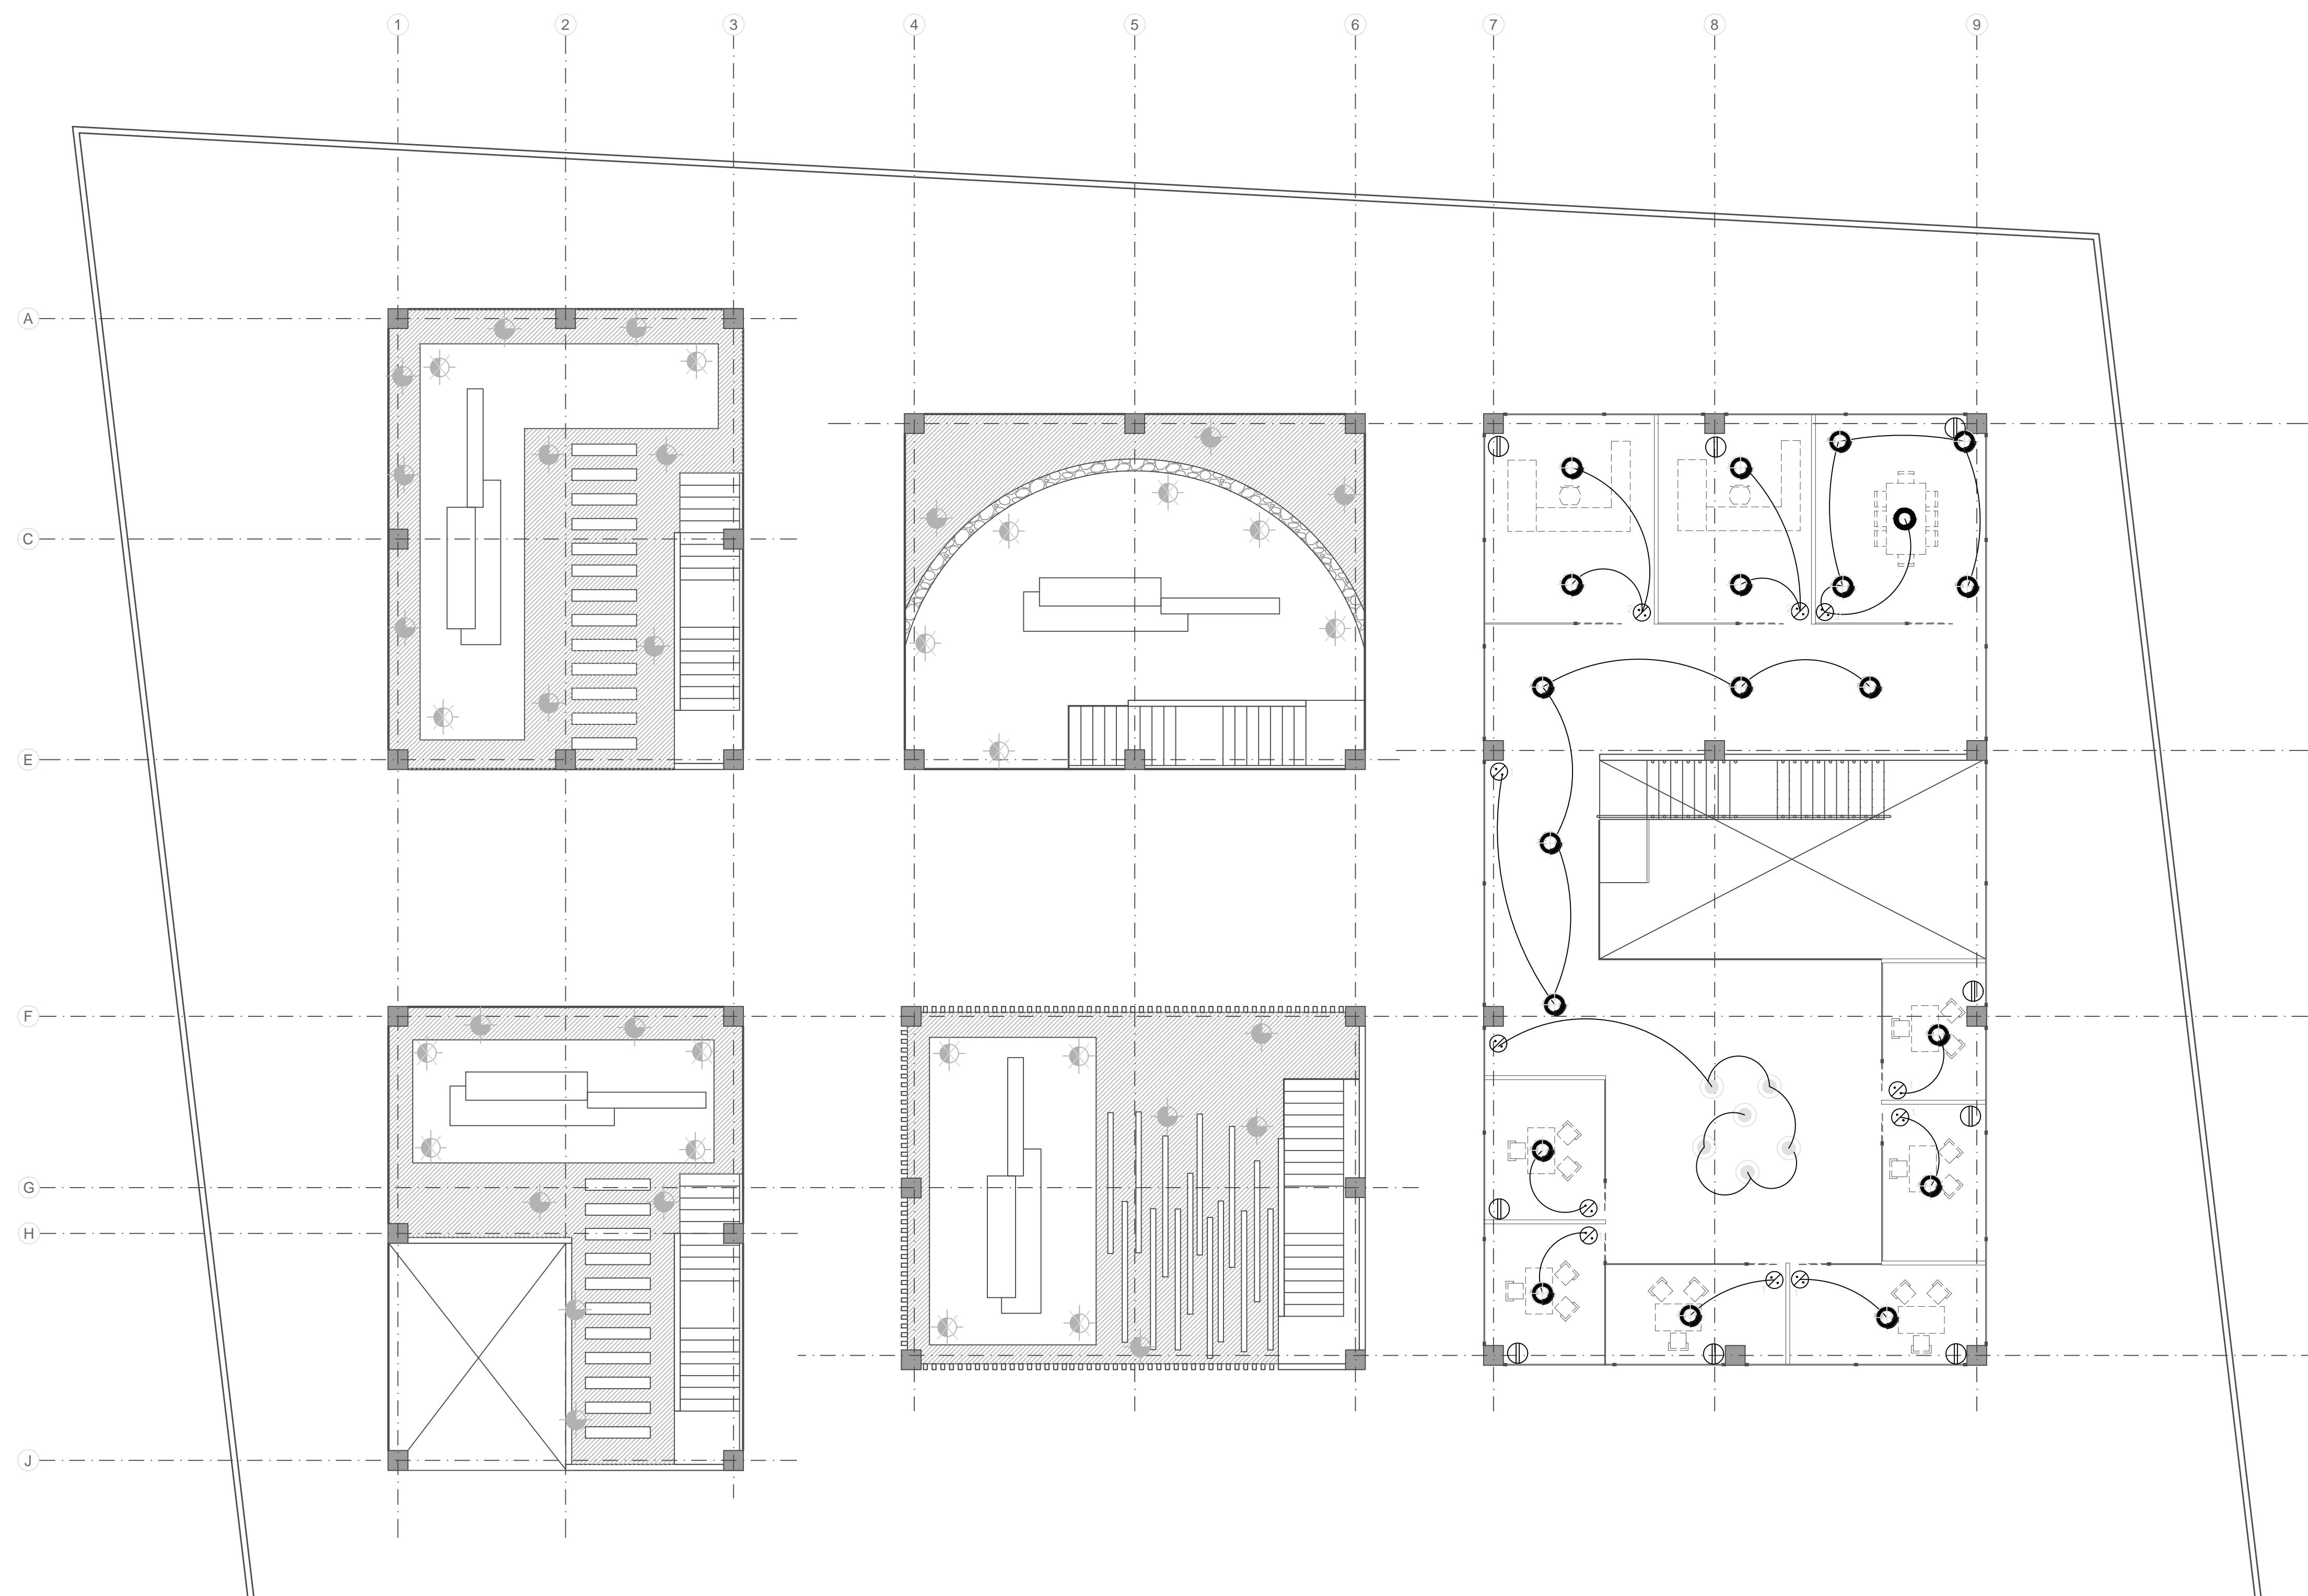

1 INSTALACIONES ELECTRICAS NIVEL 2 (N=0+3.20)
ESCALA 1: 100

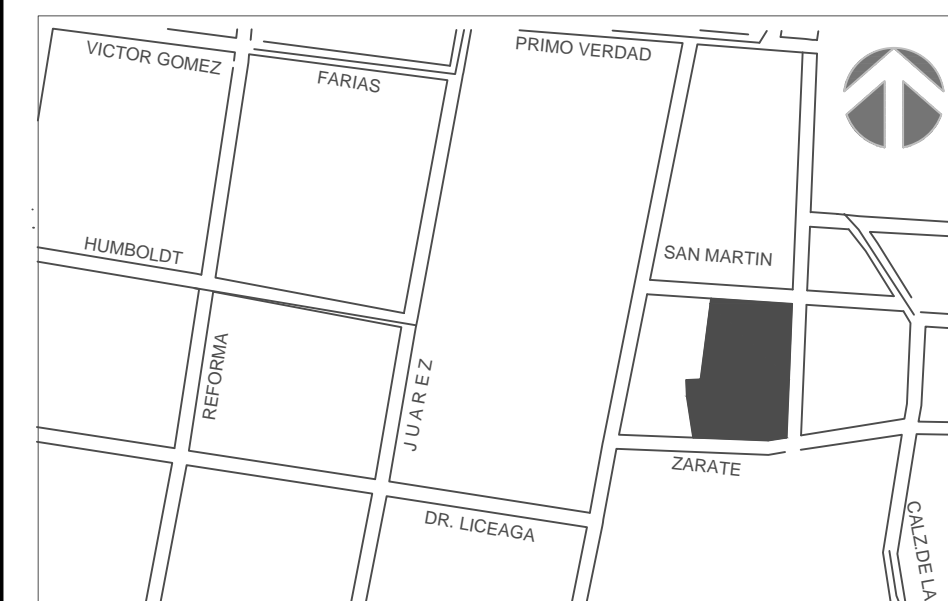

ESTUDIANTE
María José Moreno Rahn
ID: 143006

PROYECTO DE TITULACIÓN

FECHA
15/05/2015



DIRECTOR
Rafael Ruíz Martínez

ASESORES
Armando Reyes Vásquez
Anne Kurjejona Lounassaari

PLANO
Planta Instalaciones de Agua Potable en Planta Baja

ESCALA 1:100	ACOTAMIENTO Metros	PLANO No. IH-01
------------------------	------------------------------	---------------------------

1 PLANTA INSTALACIONES DE AGUA POTABLE EN PLANTA BAJA (N=0+0.00)
ESCALA 1:100

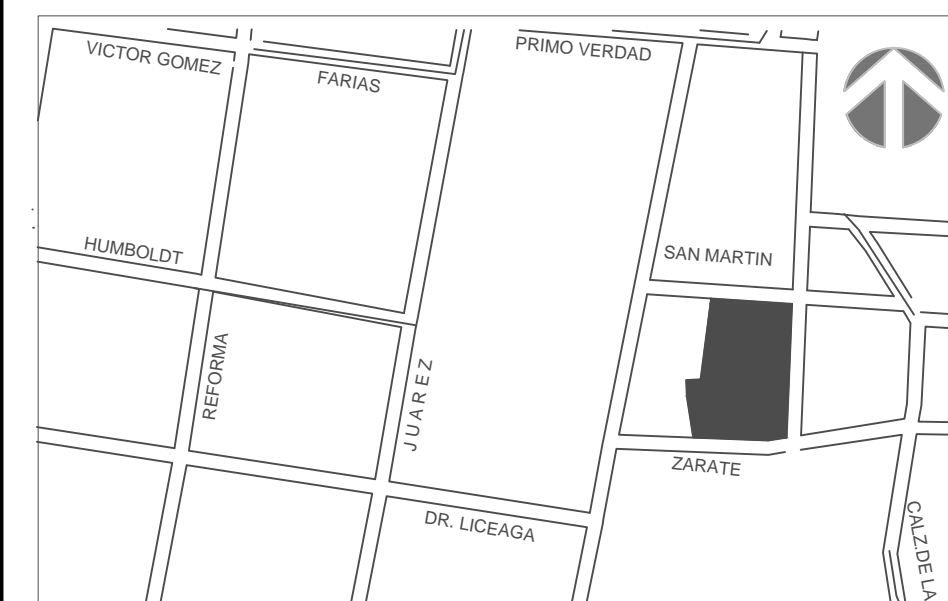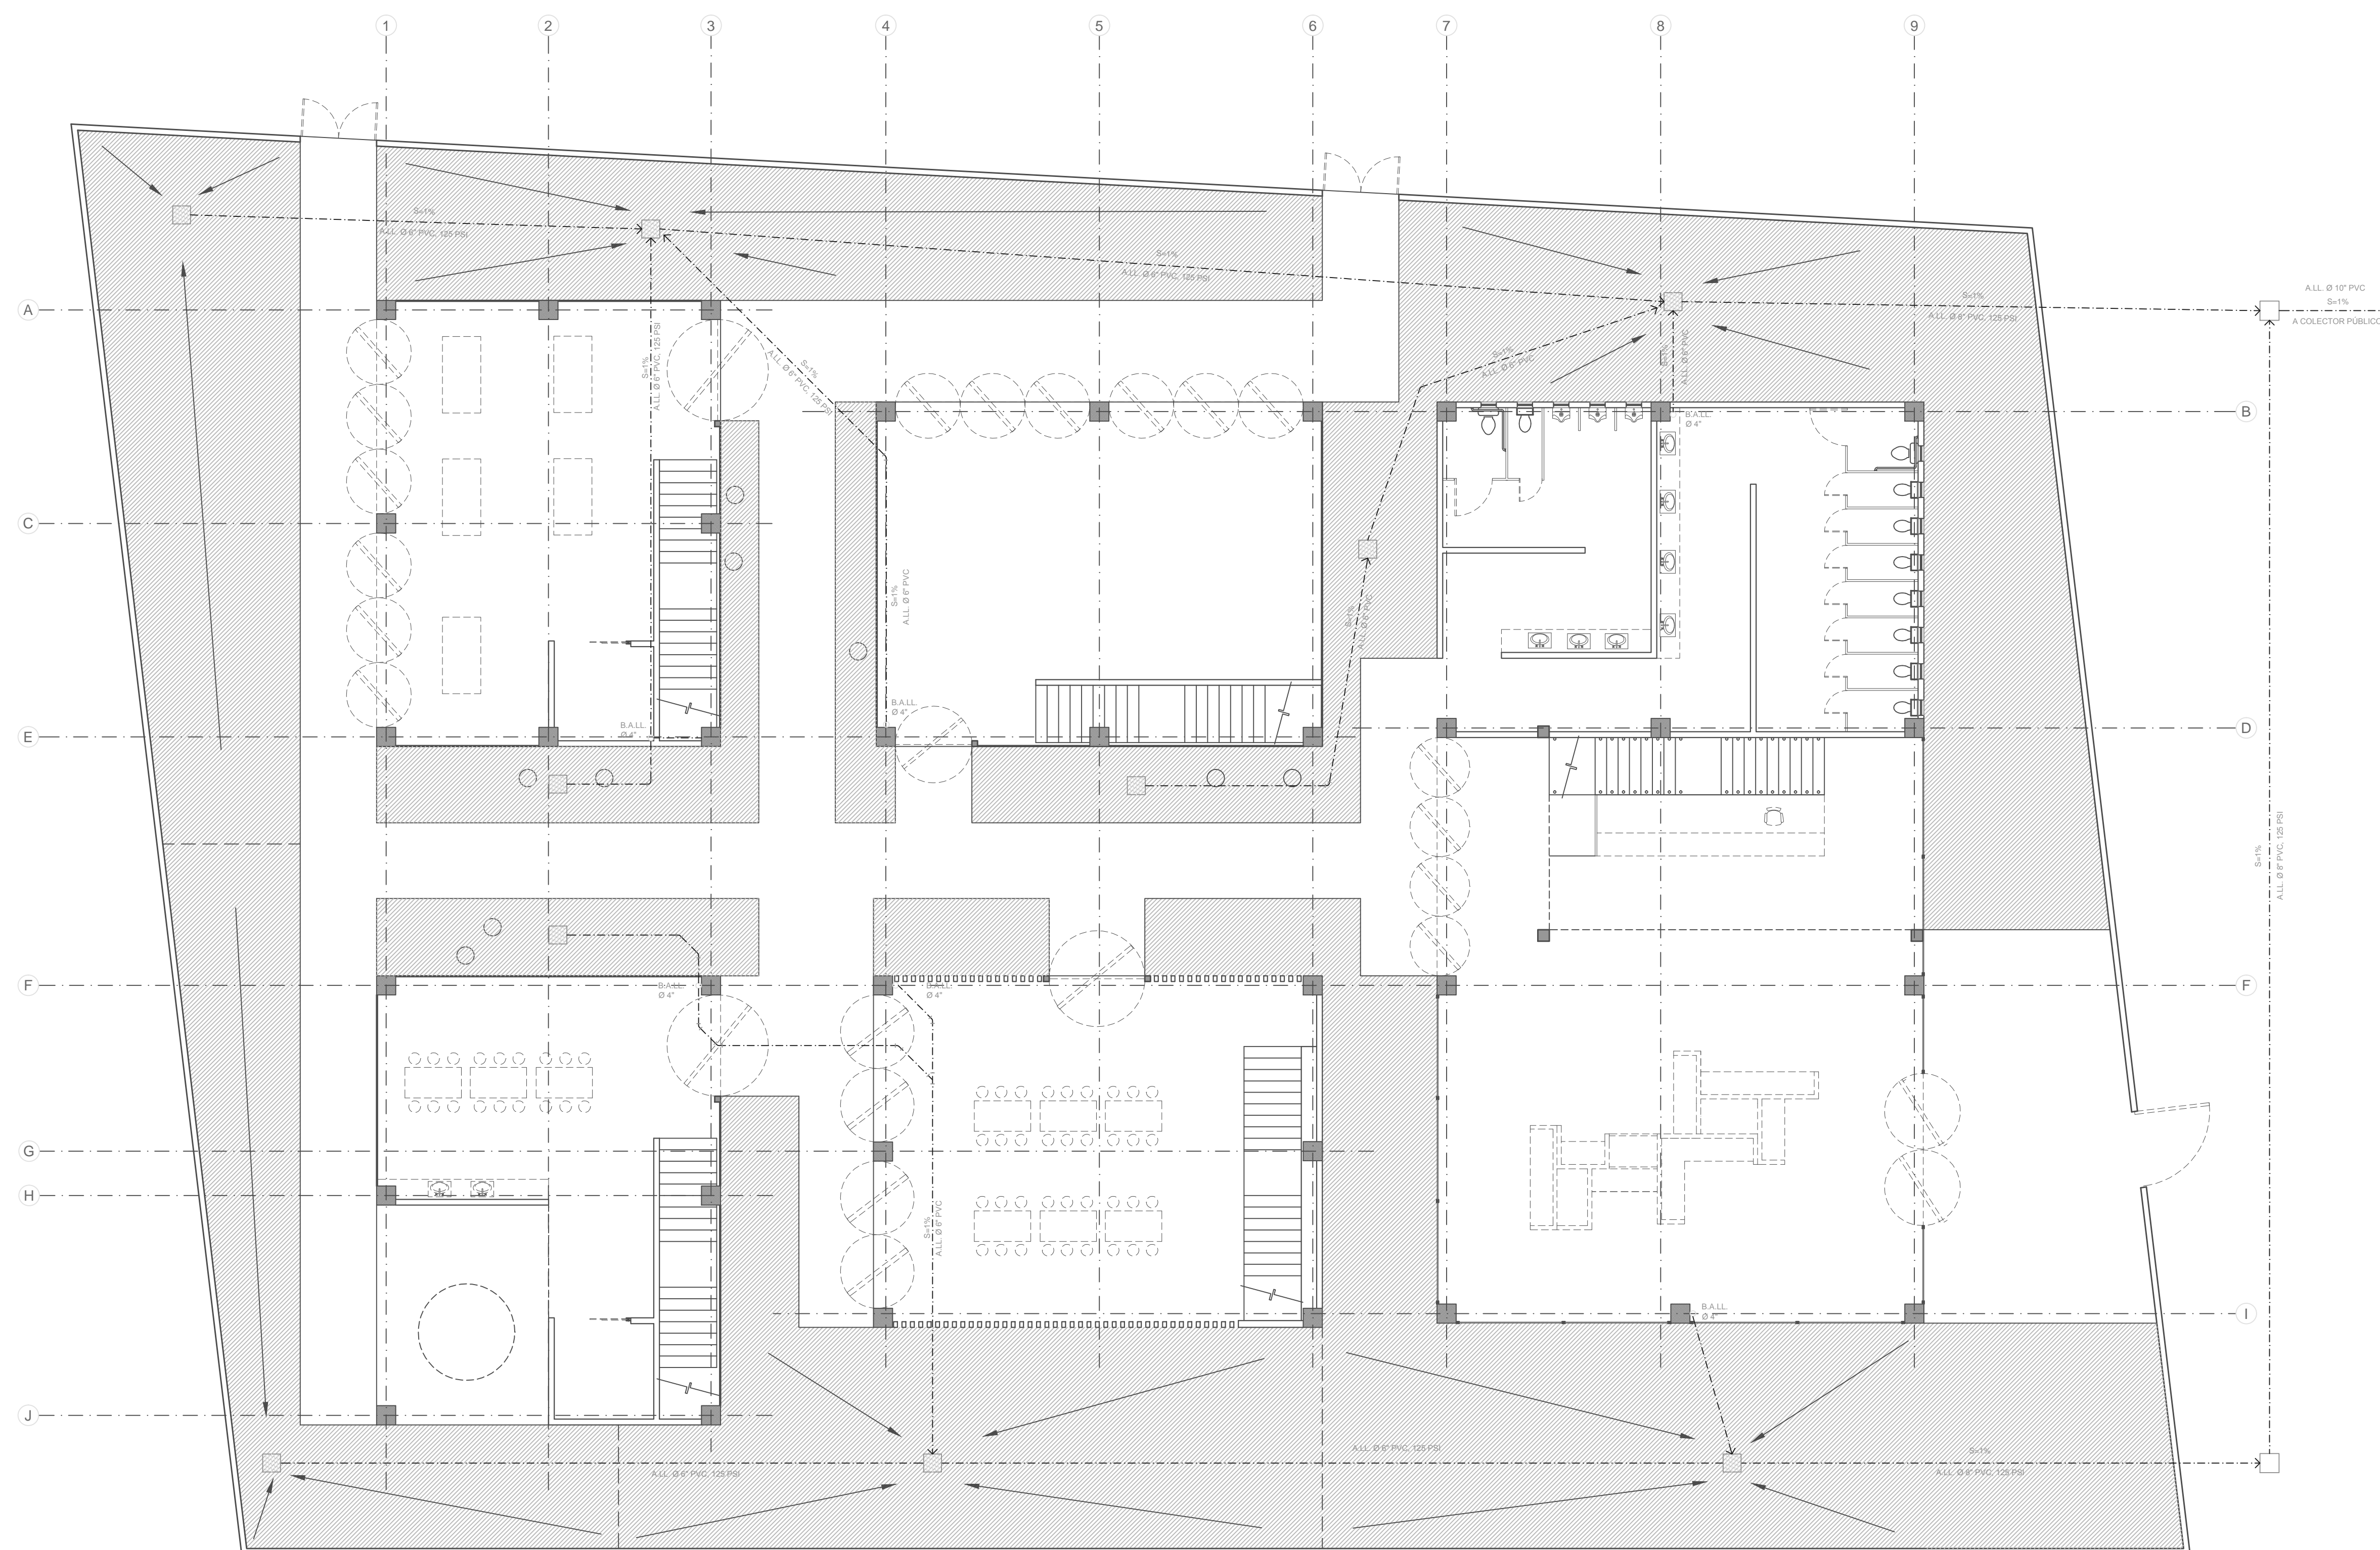

ESTUDIANTE
María José Moreno Rahn
ID: 143006

PROYECTO DE TITULACIÓN

FECHA
15/05/2015

DIRECTOR
Rafael Ruíz Martínez


ASESORES
Armando Reyes Vásquez
Anne Kurjejona Lounassaari

PLANO
Planta Instalaciones de Aguas Lluvias en Planta Baja

ESCALA	ACOTAMIENTO	PLANO No.
1:100	Metros	IH-02

1 PLANTA INSTALACIONES DE AGUAS LLUVIAS EN PLANTA BAJA (N=0+0.00)
ESCALA 1: 100

SIMBOLOGIA

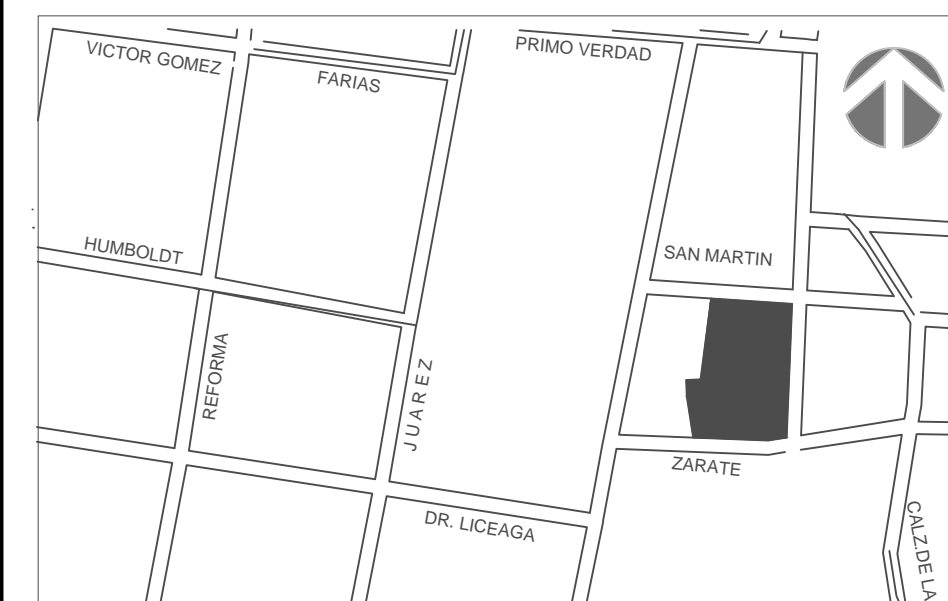

ESTUDIANTE

María José Moreno Rahn
ID: 143006

PROYECTO DE TITULACIÓN

FECHA
15/05/2015

DIRECTOR
Rafael Ruíz Martínez


ASESORES
Armando Reyes Vásquez
Anne Kurjejona Lounassaari

PLANO
Planta Instalaciones de Aguas
Lluvias Nivel 2

ESCALA
1:100



ACOTAMIENTO
Metros

PLANO No.
IH-03

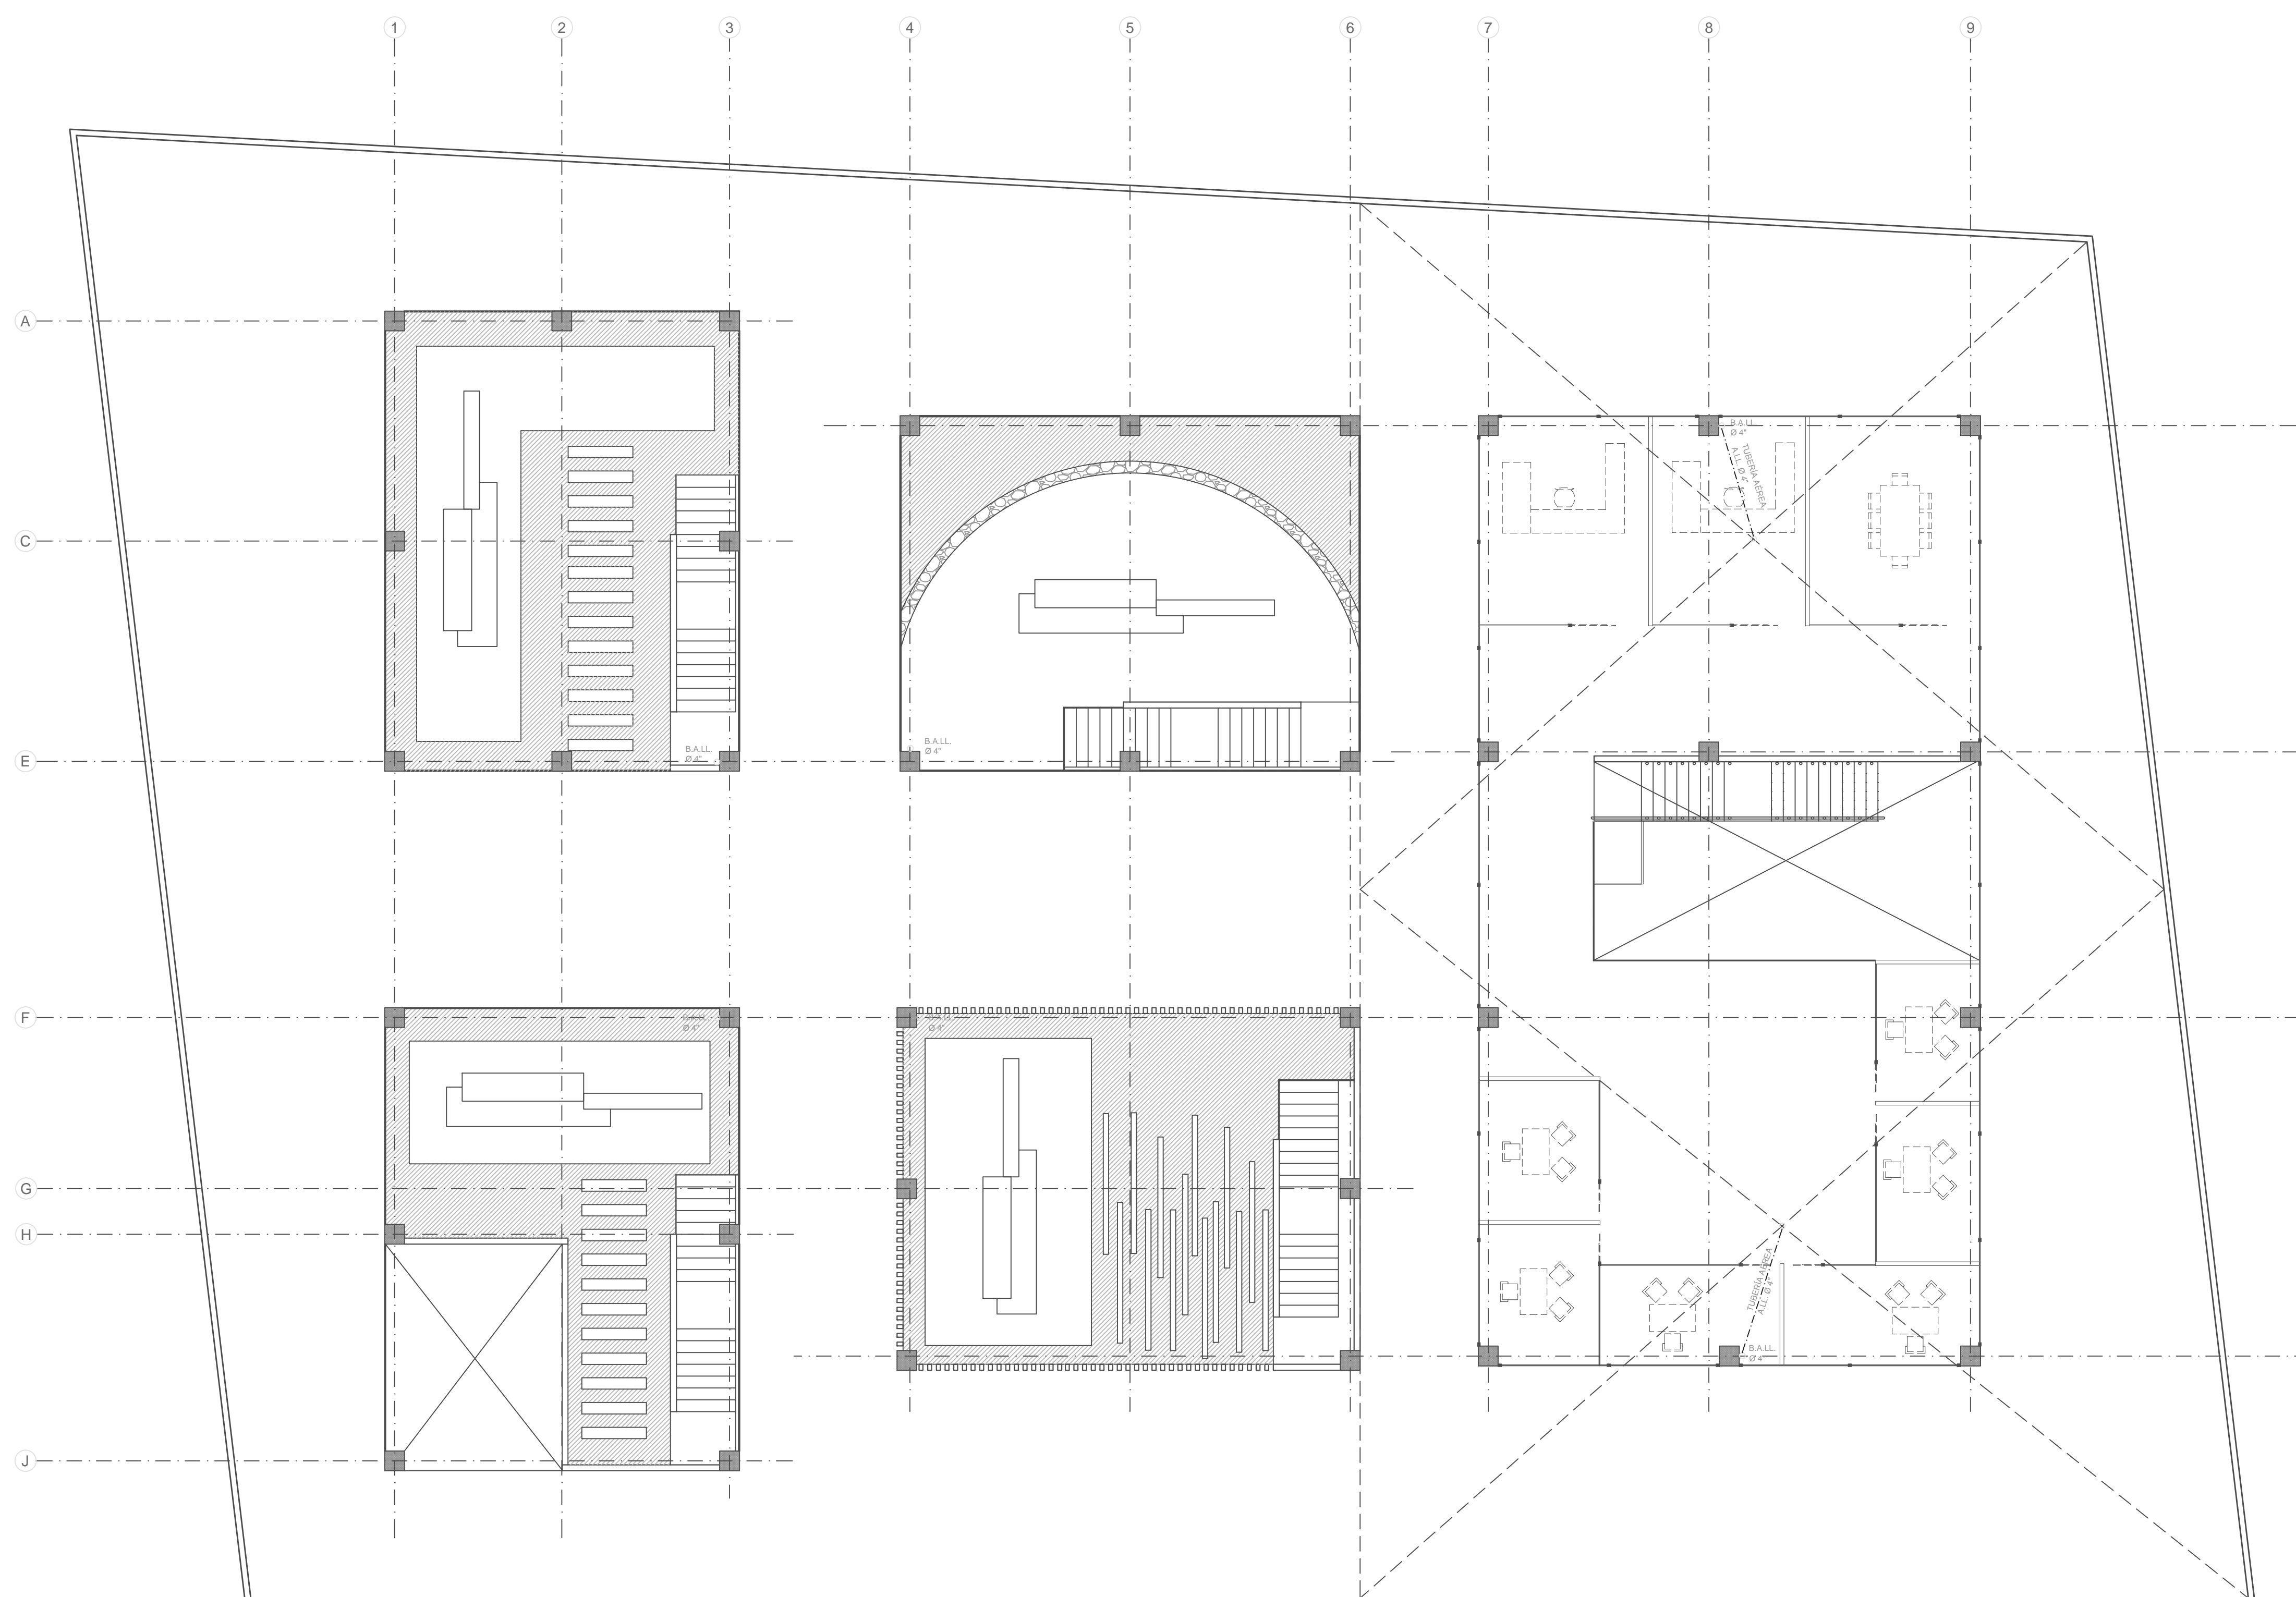

1 PLANTA INSTALACIONES DE AGUAS LLUVIAS EN NIVEL 2 (N=0+3.20)
ESCALA 1:100

SIMBOLOGIA

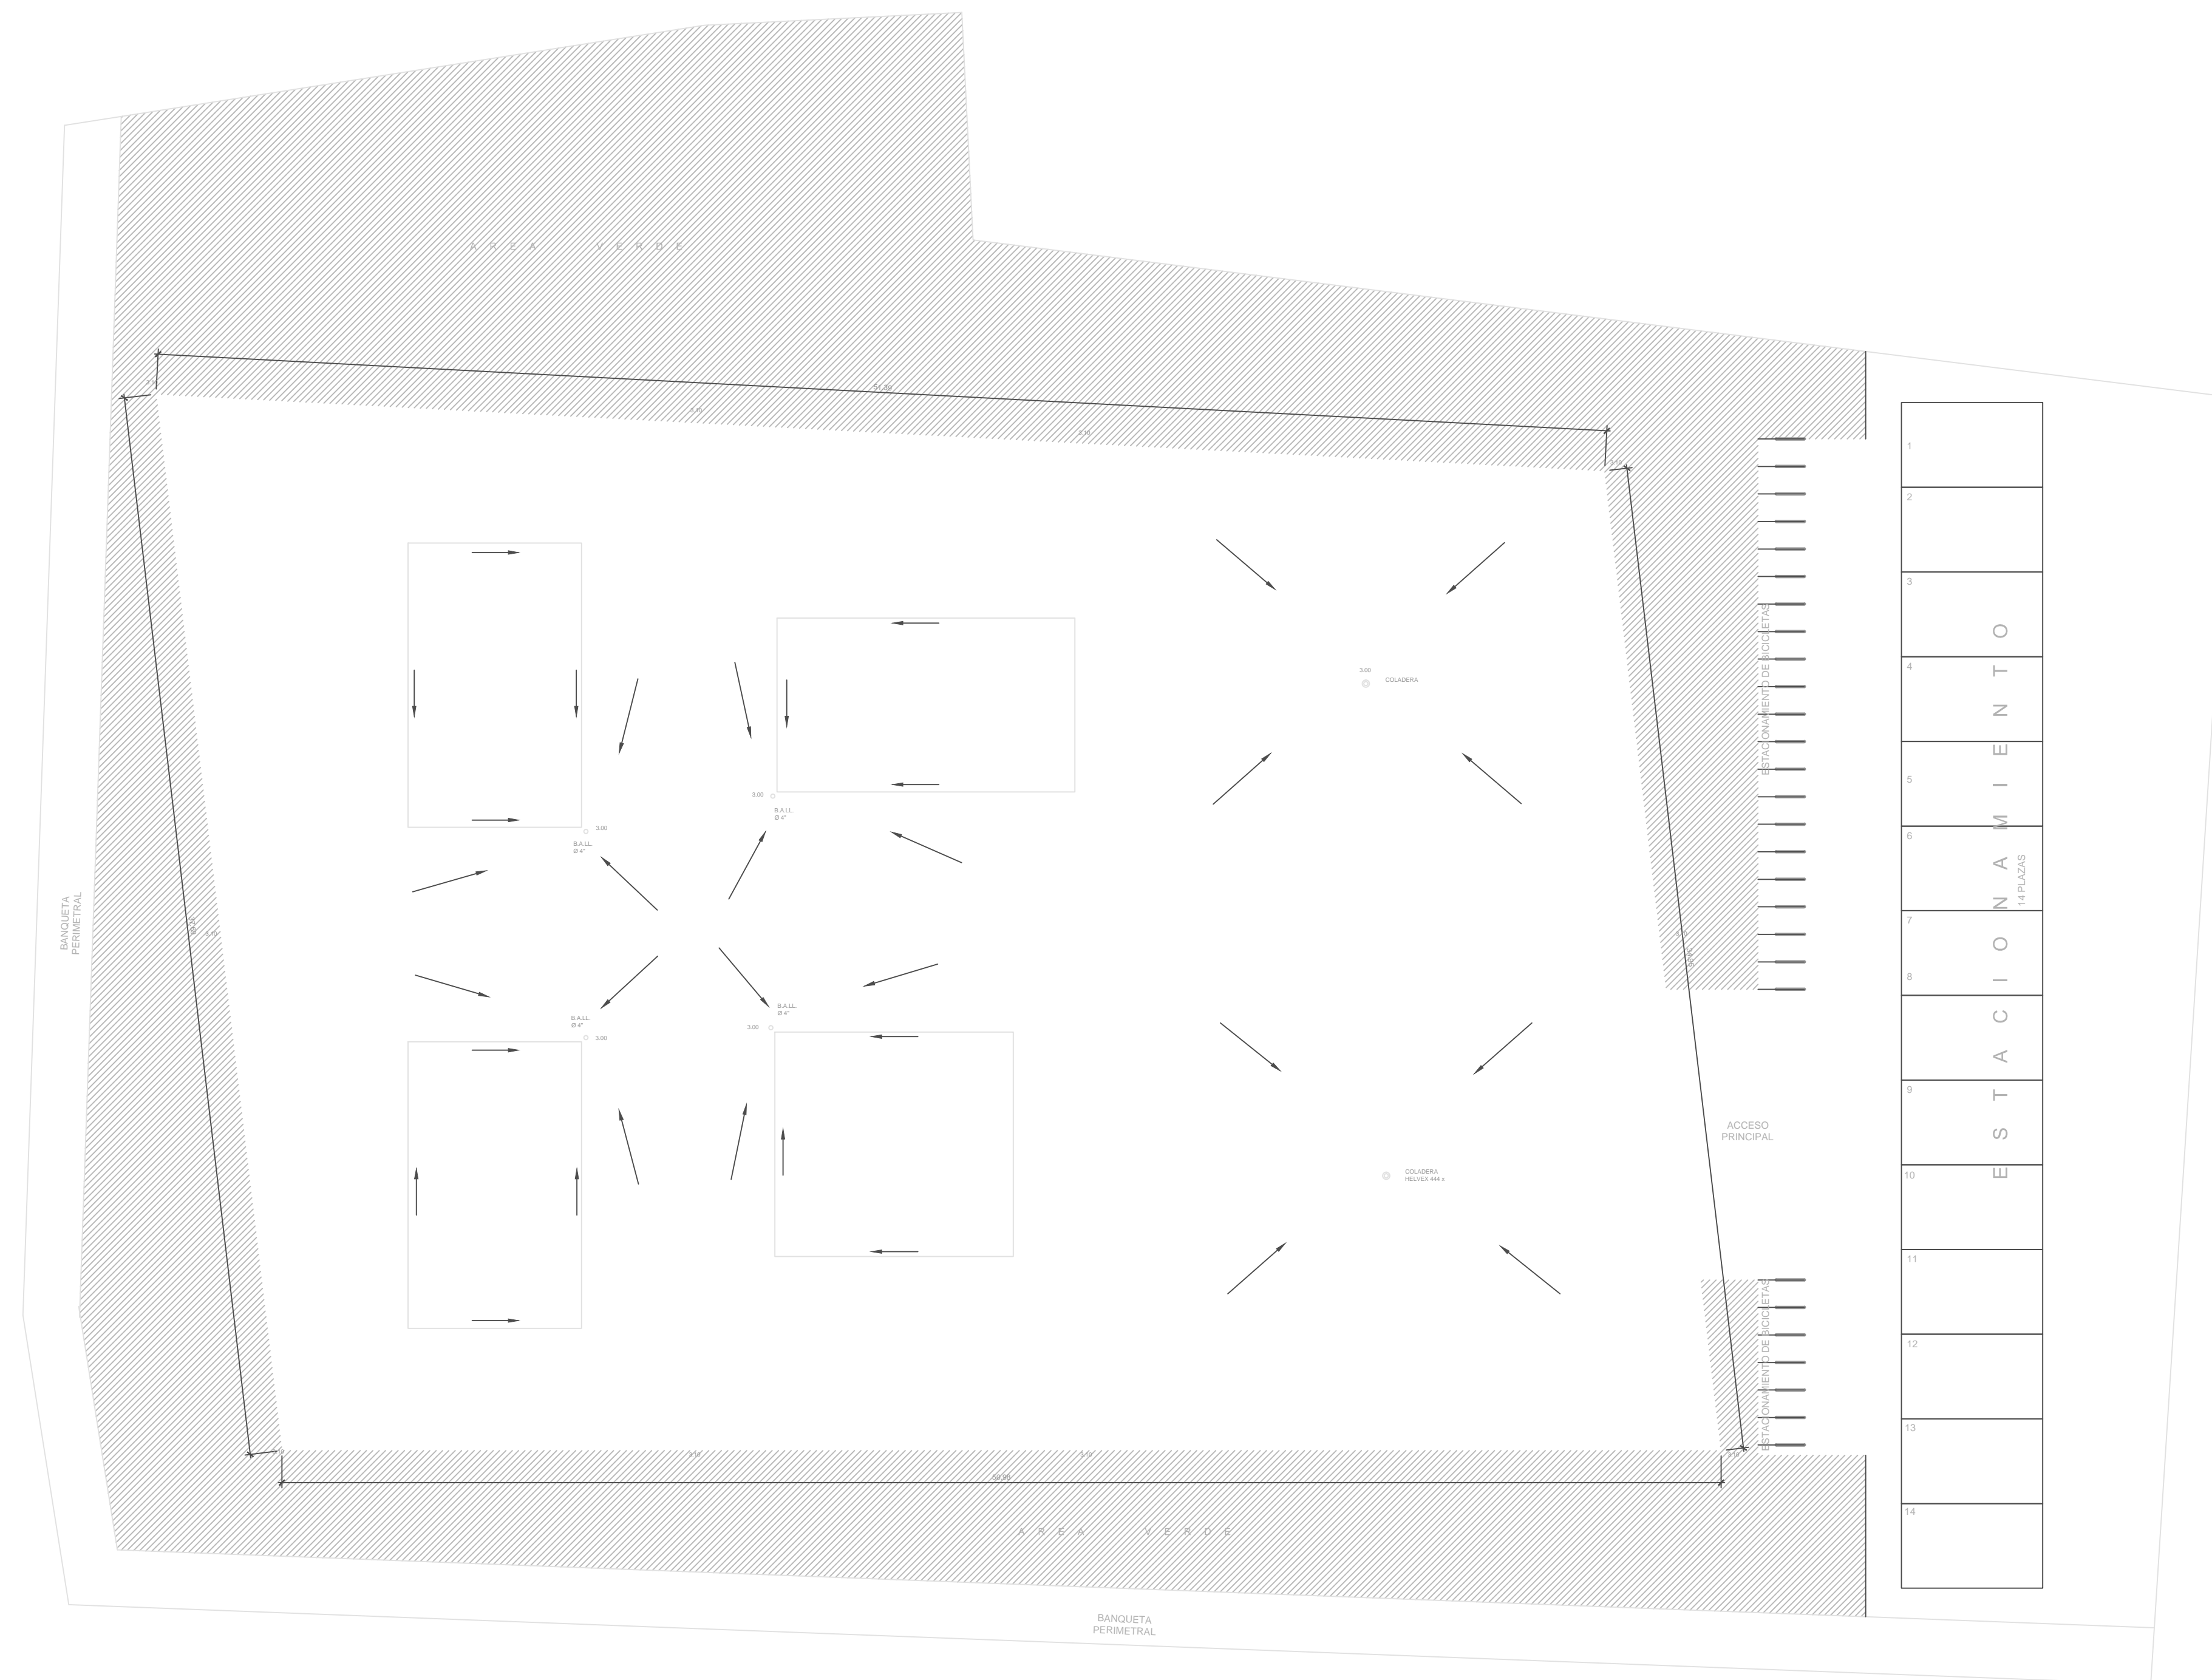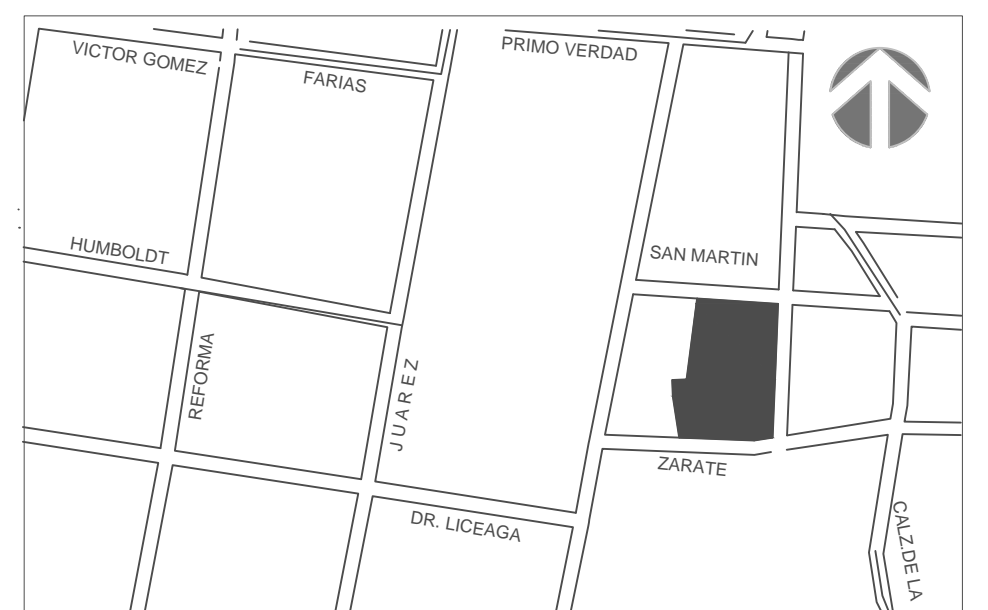

ESTUDIANTE

María José Moreno Rahn
ID: 143006

PROYECTO DE TITULACIÓN

FECHA
15/05/2015

DIRECTOR

Rafael Ruíz Martínez

ASESORES

Armando Reyes Vásquez
Anne Kurjejona Lounassaari

PLANO

Planta Instalaciones de Aguas
Lluvias en losa de azotea

ESCALA



1:125

ACOTAMIENTO

Metros

PLANO No.

IH-04

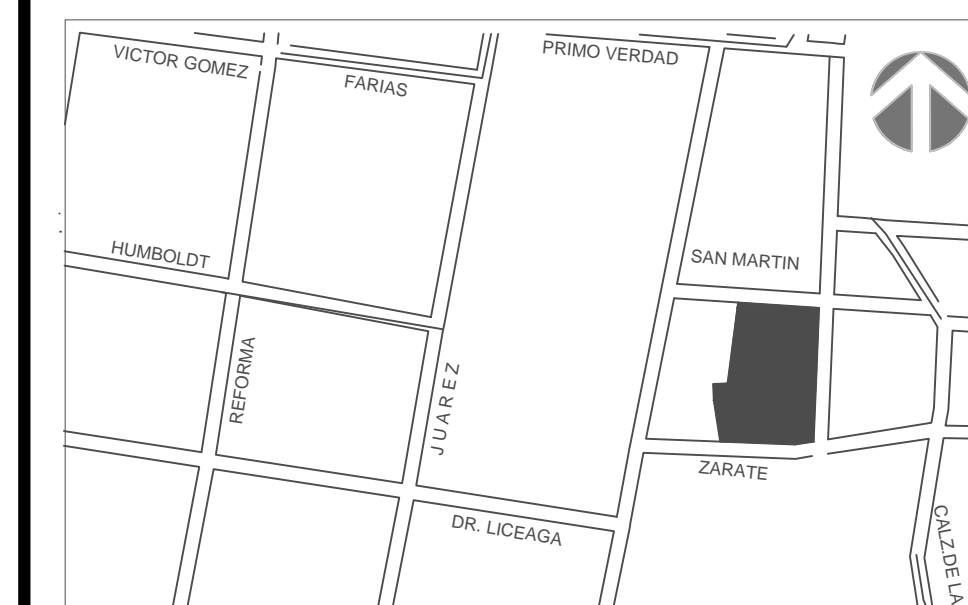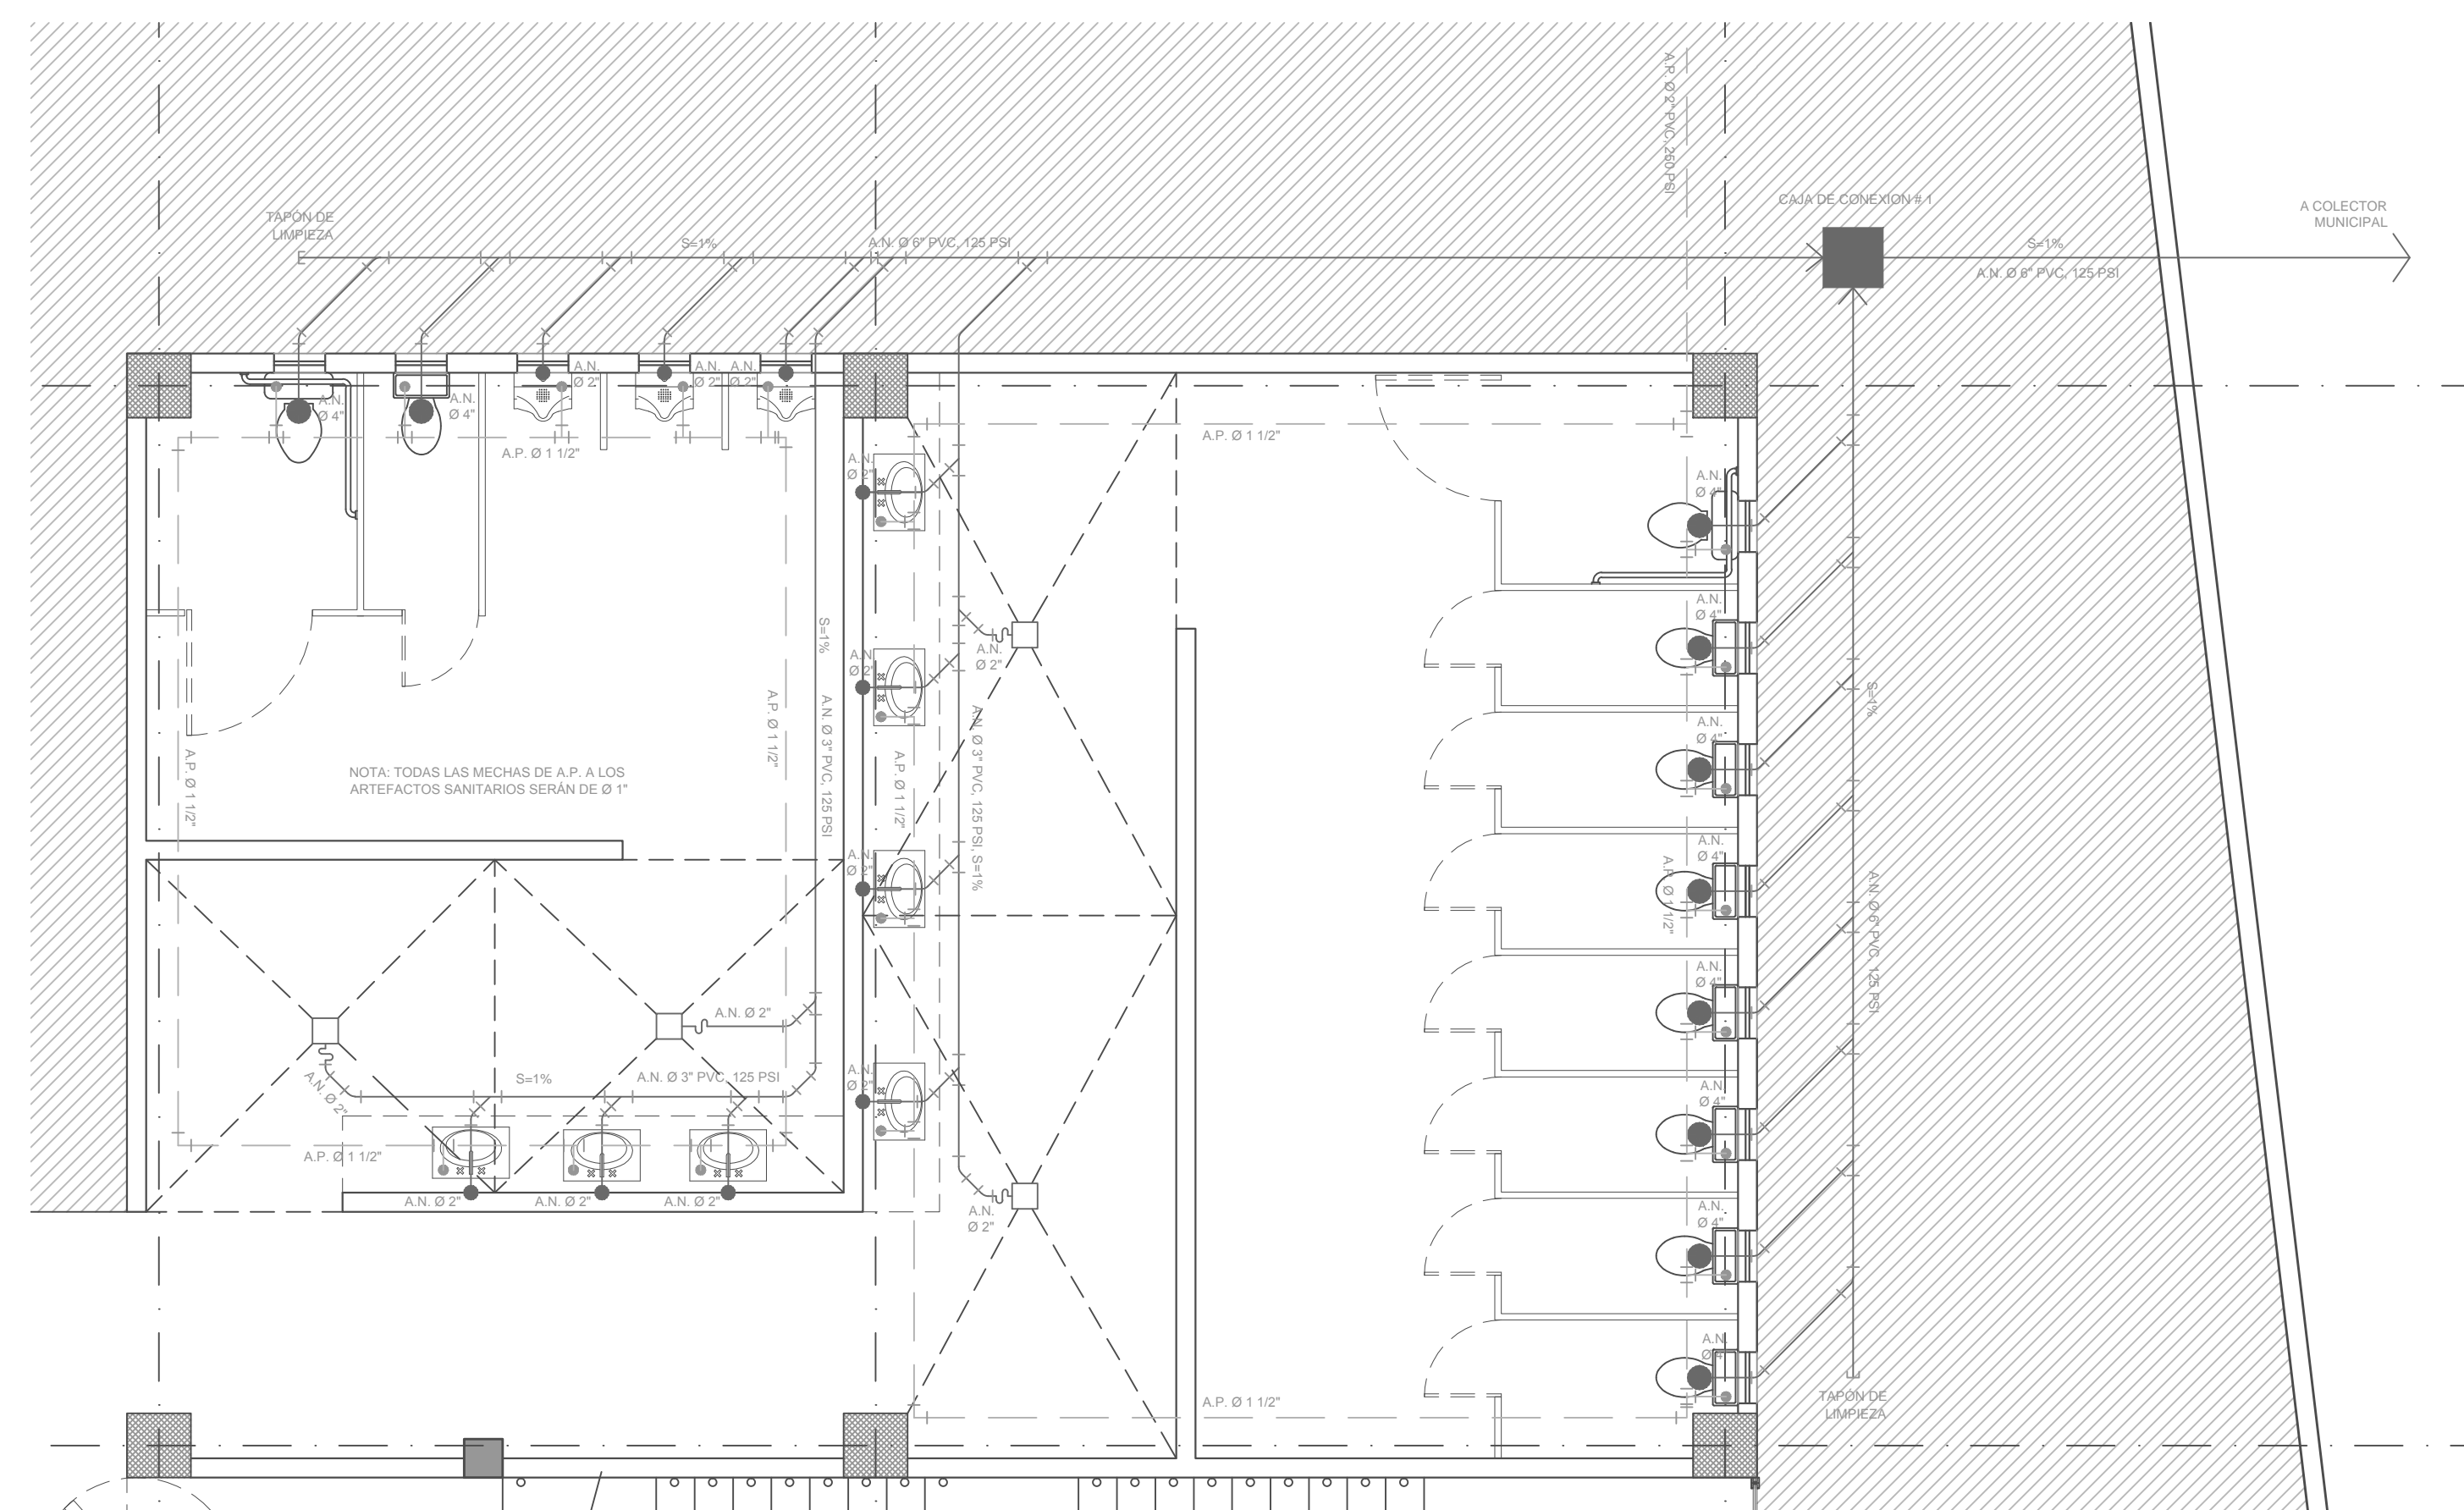

ESTUDIANTE
María José Moreno Rahn
ID: 143006

PROYECTO DE TITULACIÓN

FECHA
15/05/2015

DIRECTOR
Rafael Ruíz Martínez

ASESORES
Armando Reyes Vásquez
Anne Kurjejona Lounassaari

PLANO
Instalaciones Sanitarias

ESCALA 1:50	ACOTAMIENTO Metros	PLANO No. IS-01
-----------------------	------------------------------	---------------------------