


PROYECTO:
SIEMPRE VIVA 311

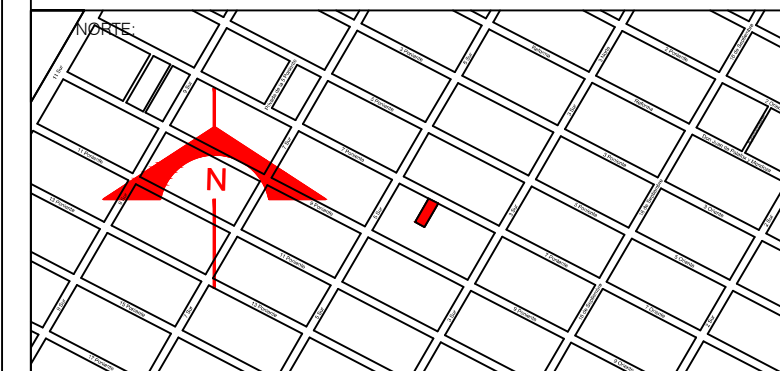

ESCALA:
 1 : 100

FECHA:
 NOVIEMBRE 2013


SIMBOLOGÍA:

FRANCISCO ROMANO NAVA
 ID: 122904
 TESIS

AVENIDA 7 PONIENTE #311
 PUEBLA, PUEBLA
 CENTRO

PLANO:
 ESTADO ACTUAL
 DEPARTAMENTOS
 PLANTA BAJA
 Piso 1

CLAVE:
 ARQ-01.1

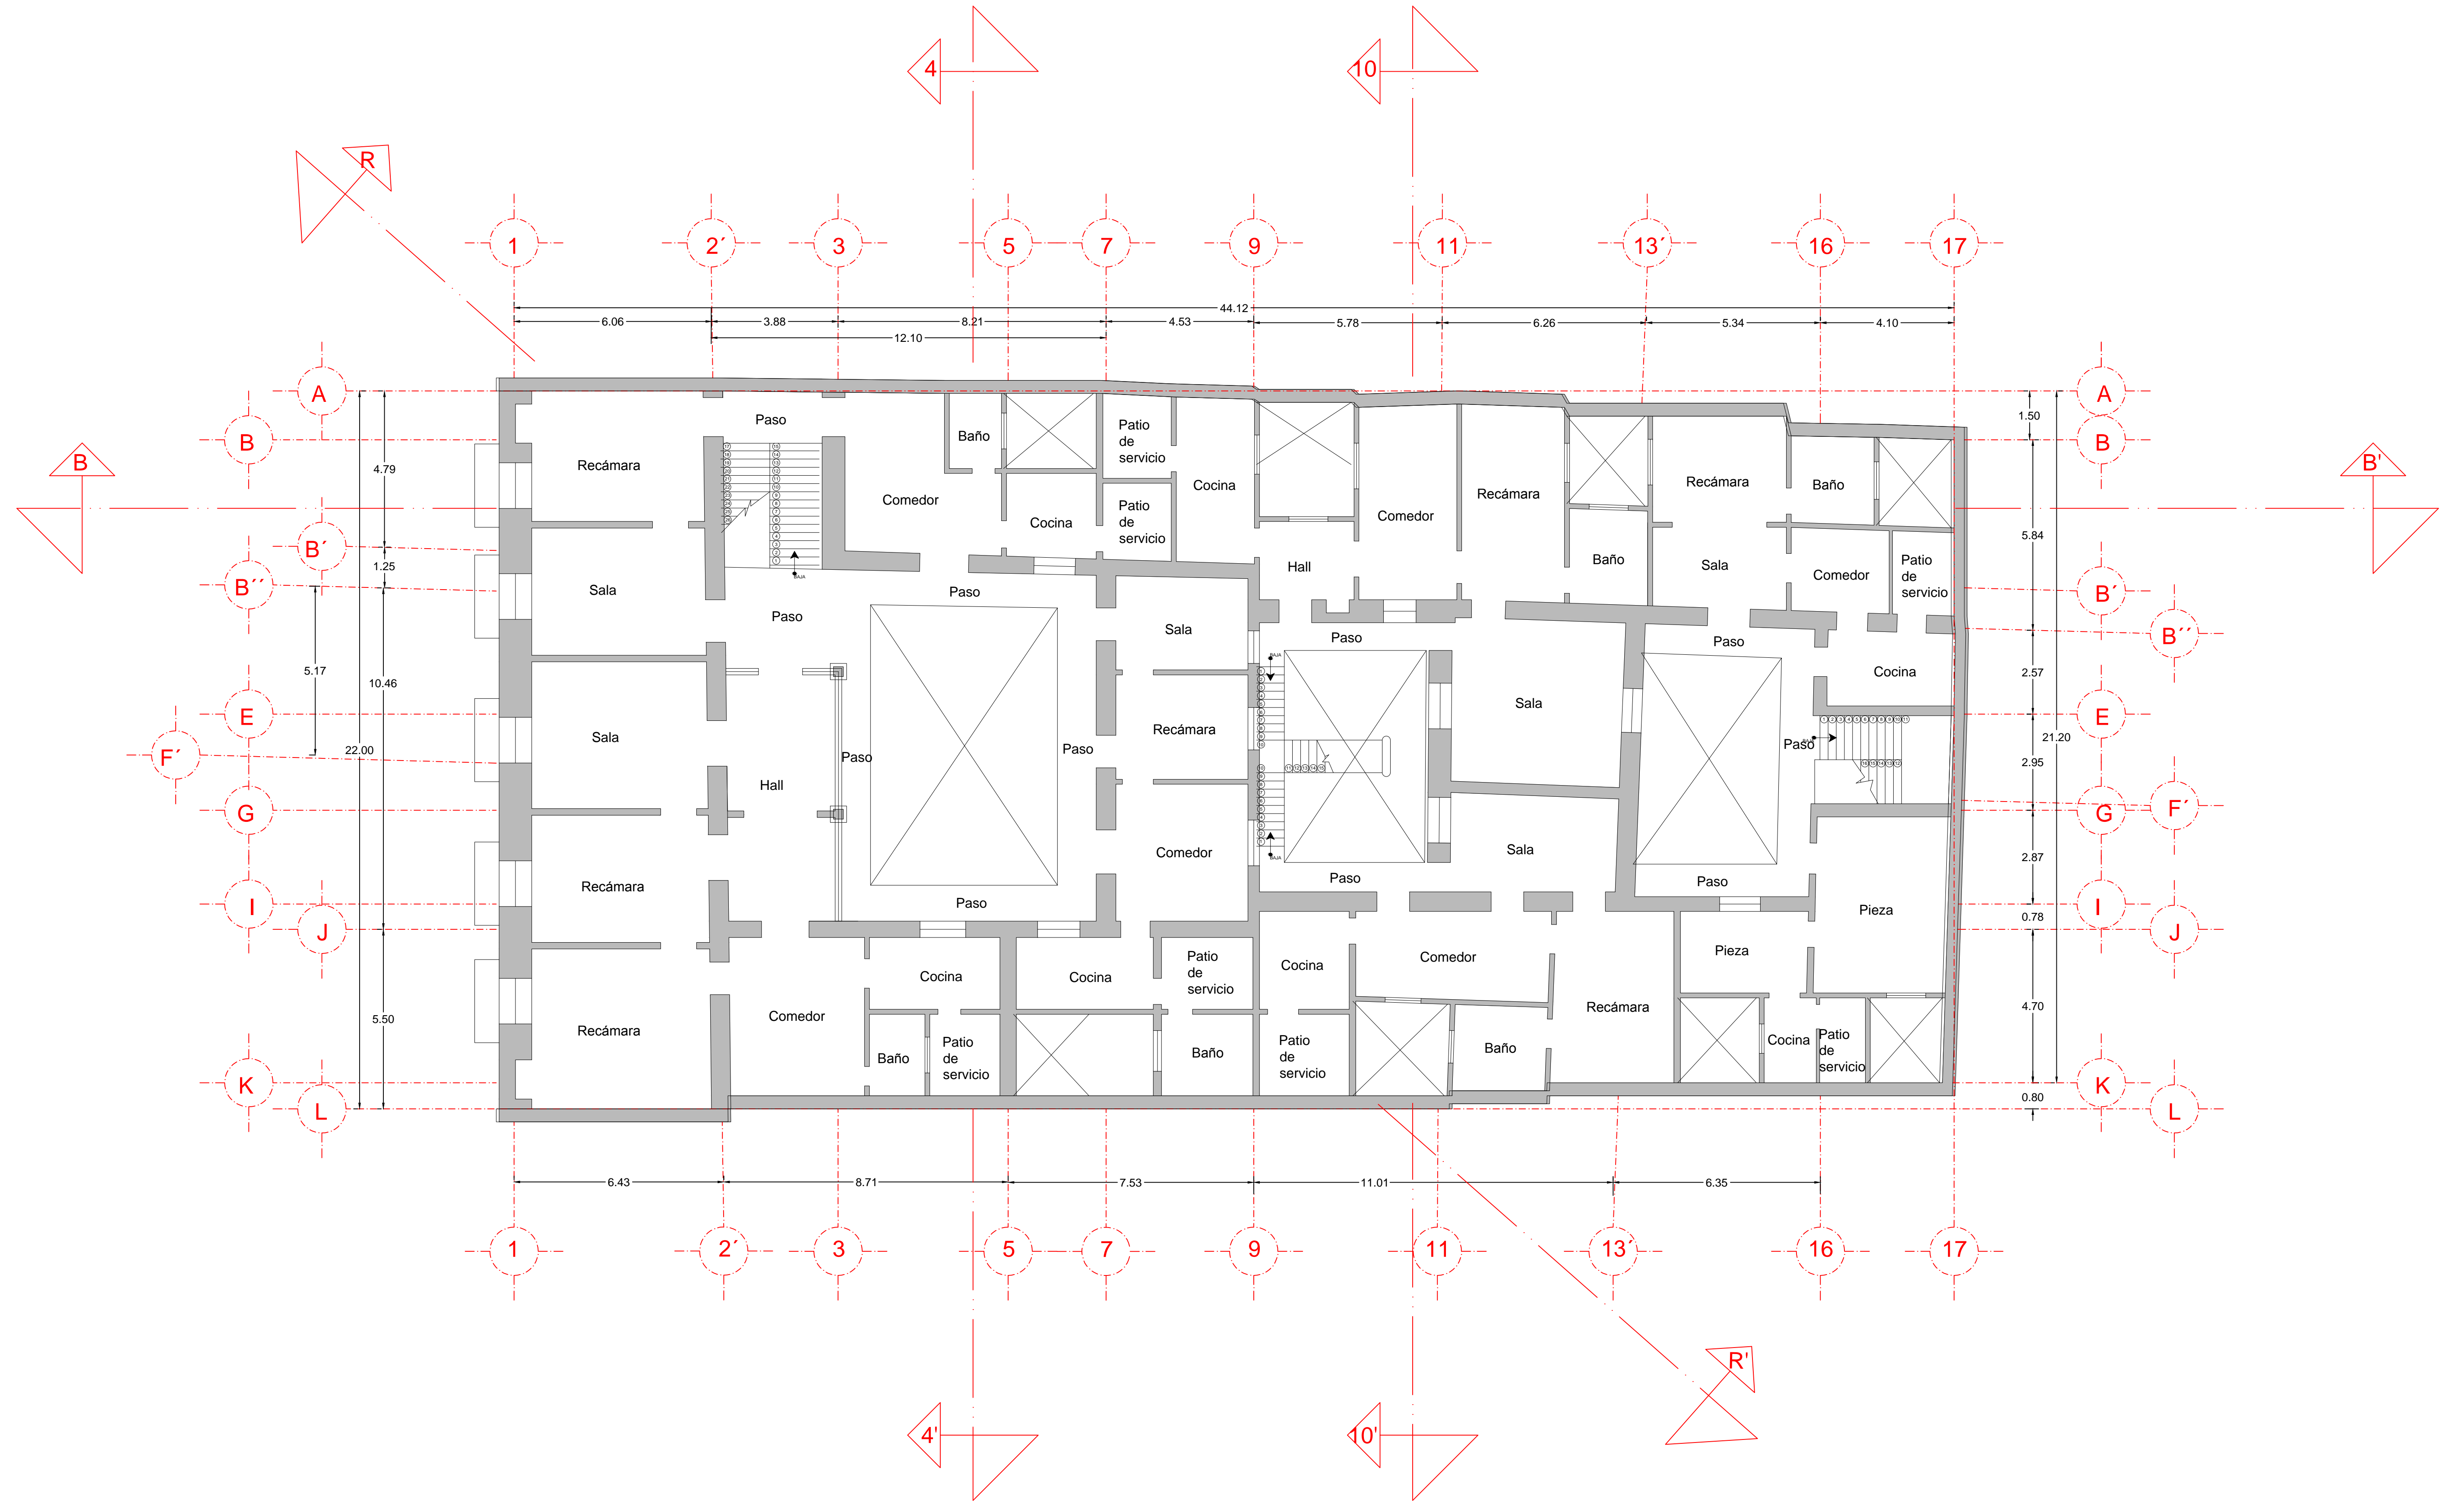

PROYECTO:
SIEMPRE VIVA 311



ESCALA:
 1 : 100

FECHA:
 NOVIEMBRE 2013


SIMBOLOGÍA:

FRANCISCO ROMANO NAVA
 ID: 122904
 TESIS


AVENIDA 7 PONIENTE #311
 PUEBLA, PUEBLA
 CENTRO

PLANO: ESTADO ACTUAL
 DEPARTAMENTOS
 PLANTA ALTA
 Piso 2

CLAVE:
 ARQ-01.2

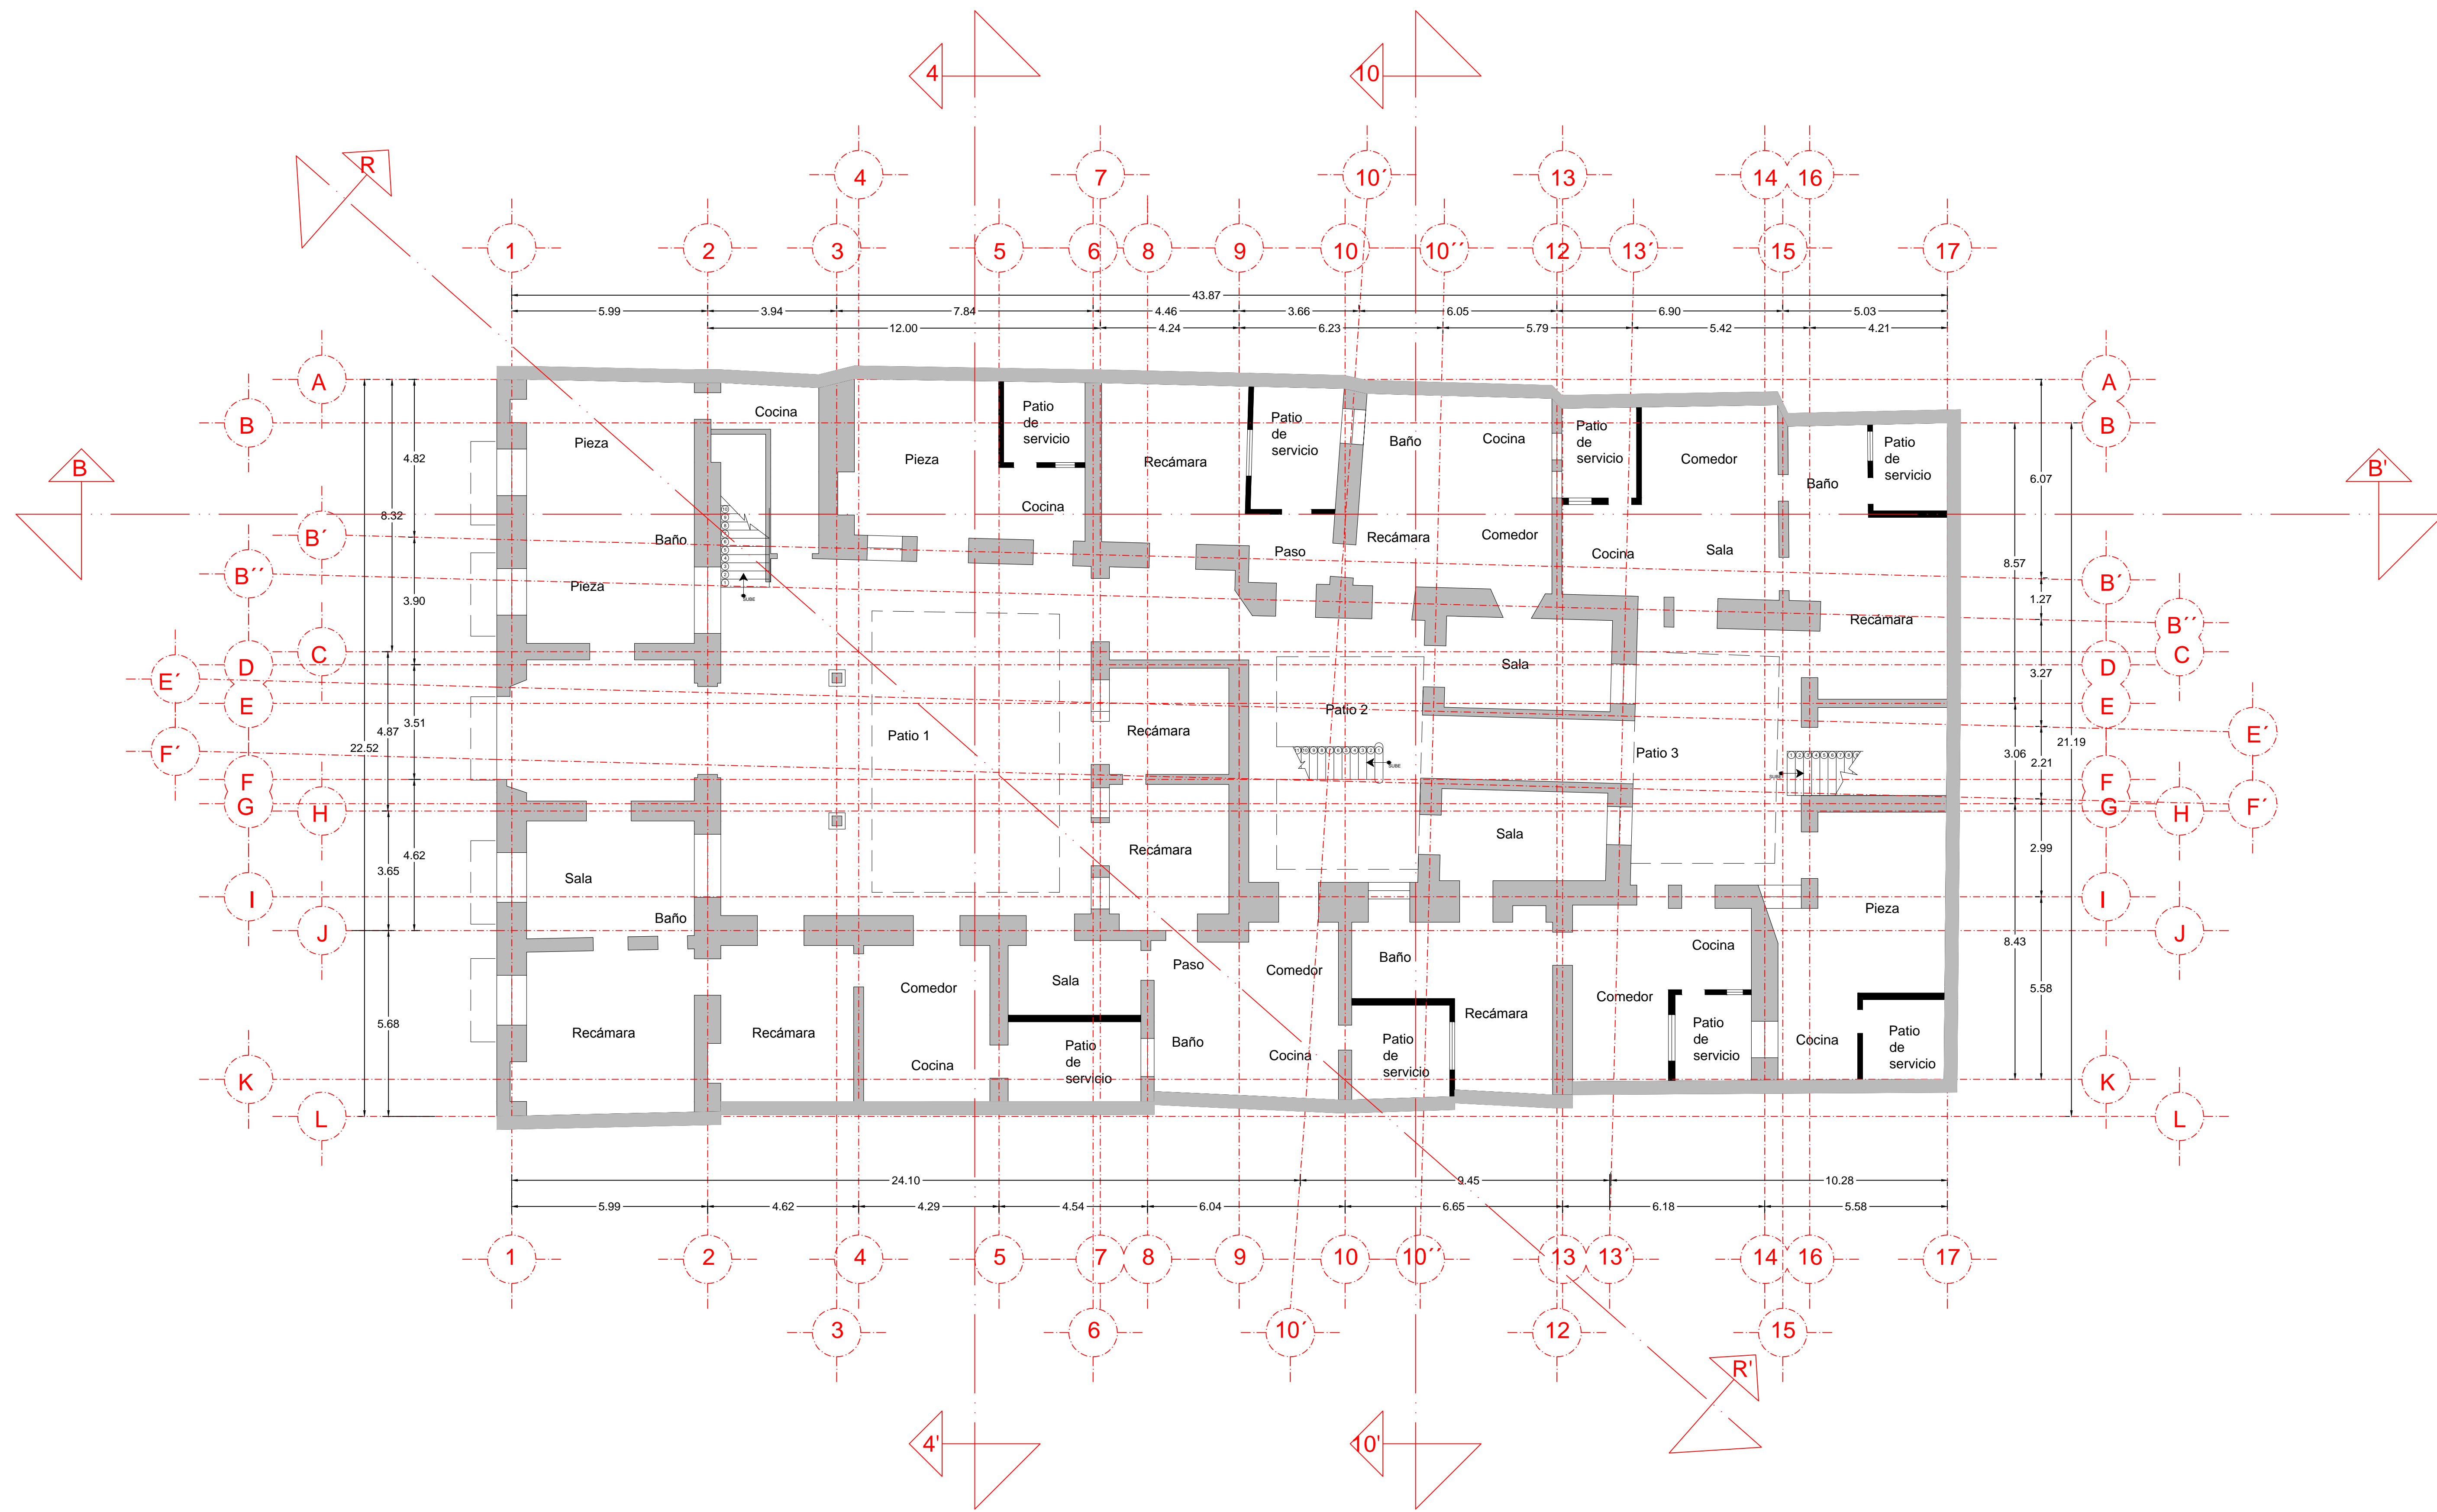

PROYECTO:
SIEMPRE VIVA 311

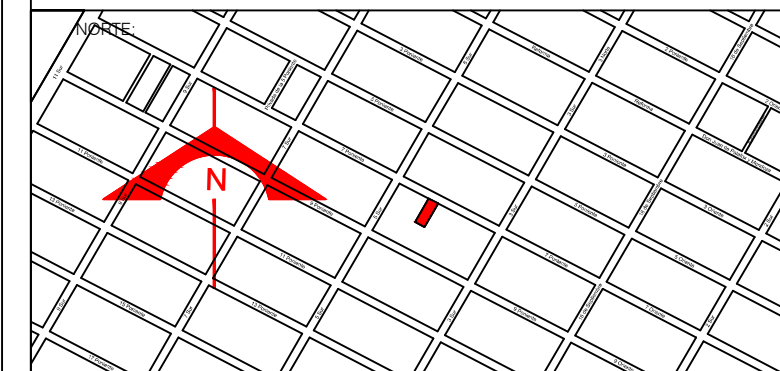

ESCALA:
 1 : 100

FECHA:
 NOVIEMBRE 2013


SIMBOLOGÍA:

FRANCISCO ROMANO NAVA
 ID: 122904
 TESIS


AVENIDA 7 PONIENTE #311
 PUEBLA, PUEBLA
 CENTRO

PLANO:
 EJES ESTRUCTURALES
 ORIGINALES
 PLANTA BAJA
 Piso 2

CLAVE:
 ARQ-02.1

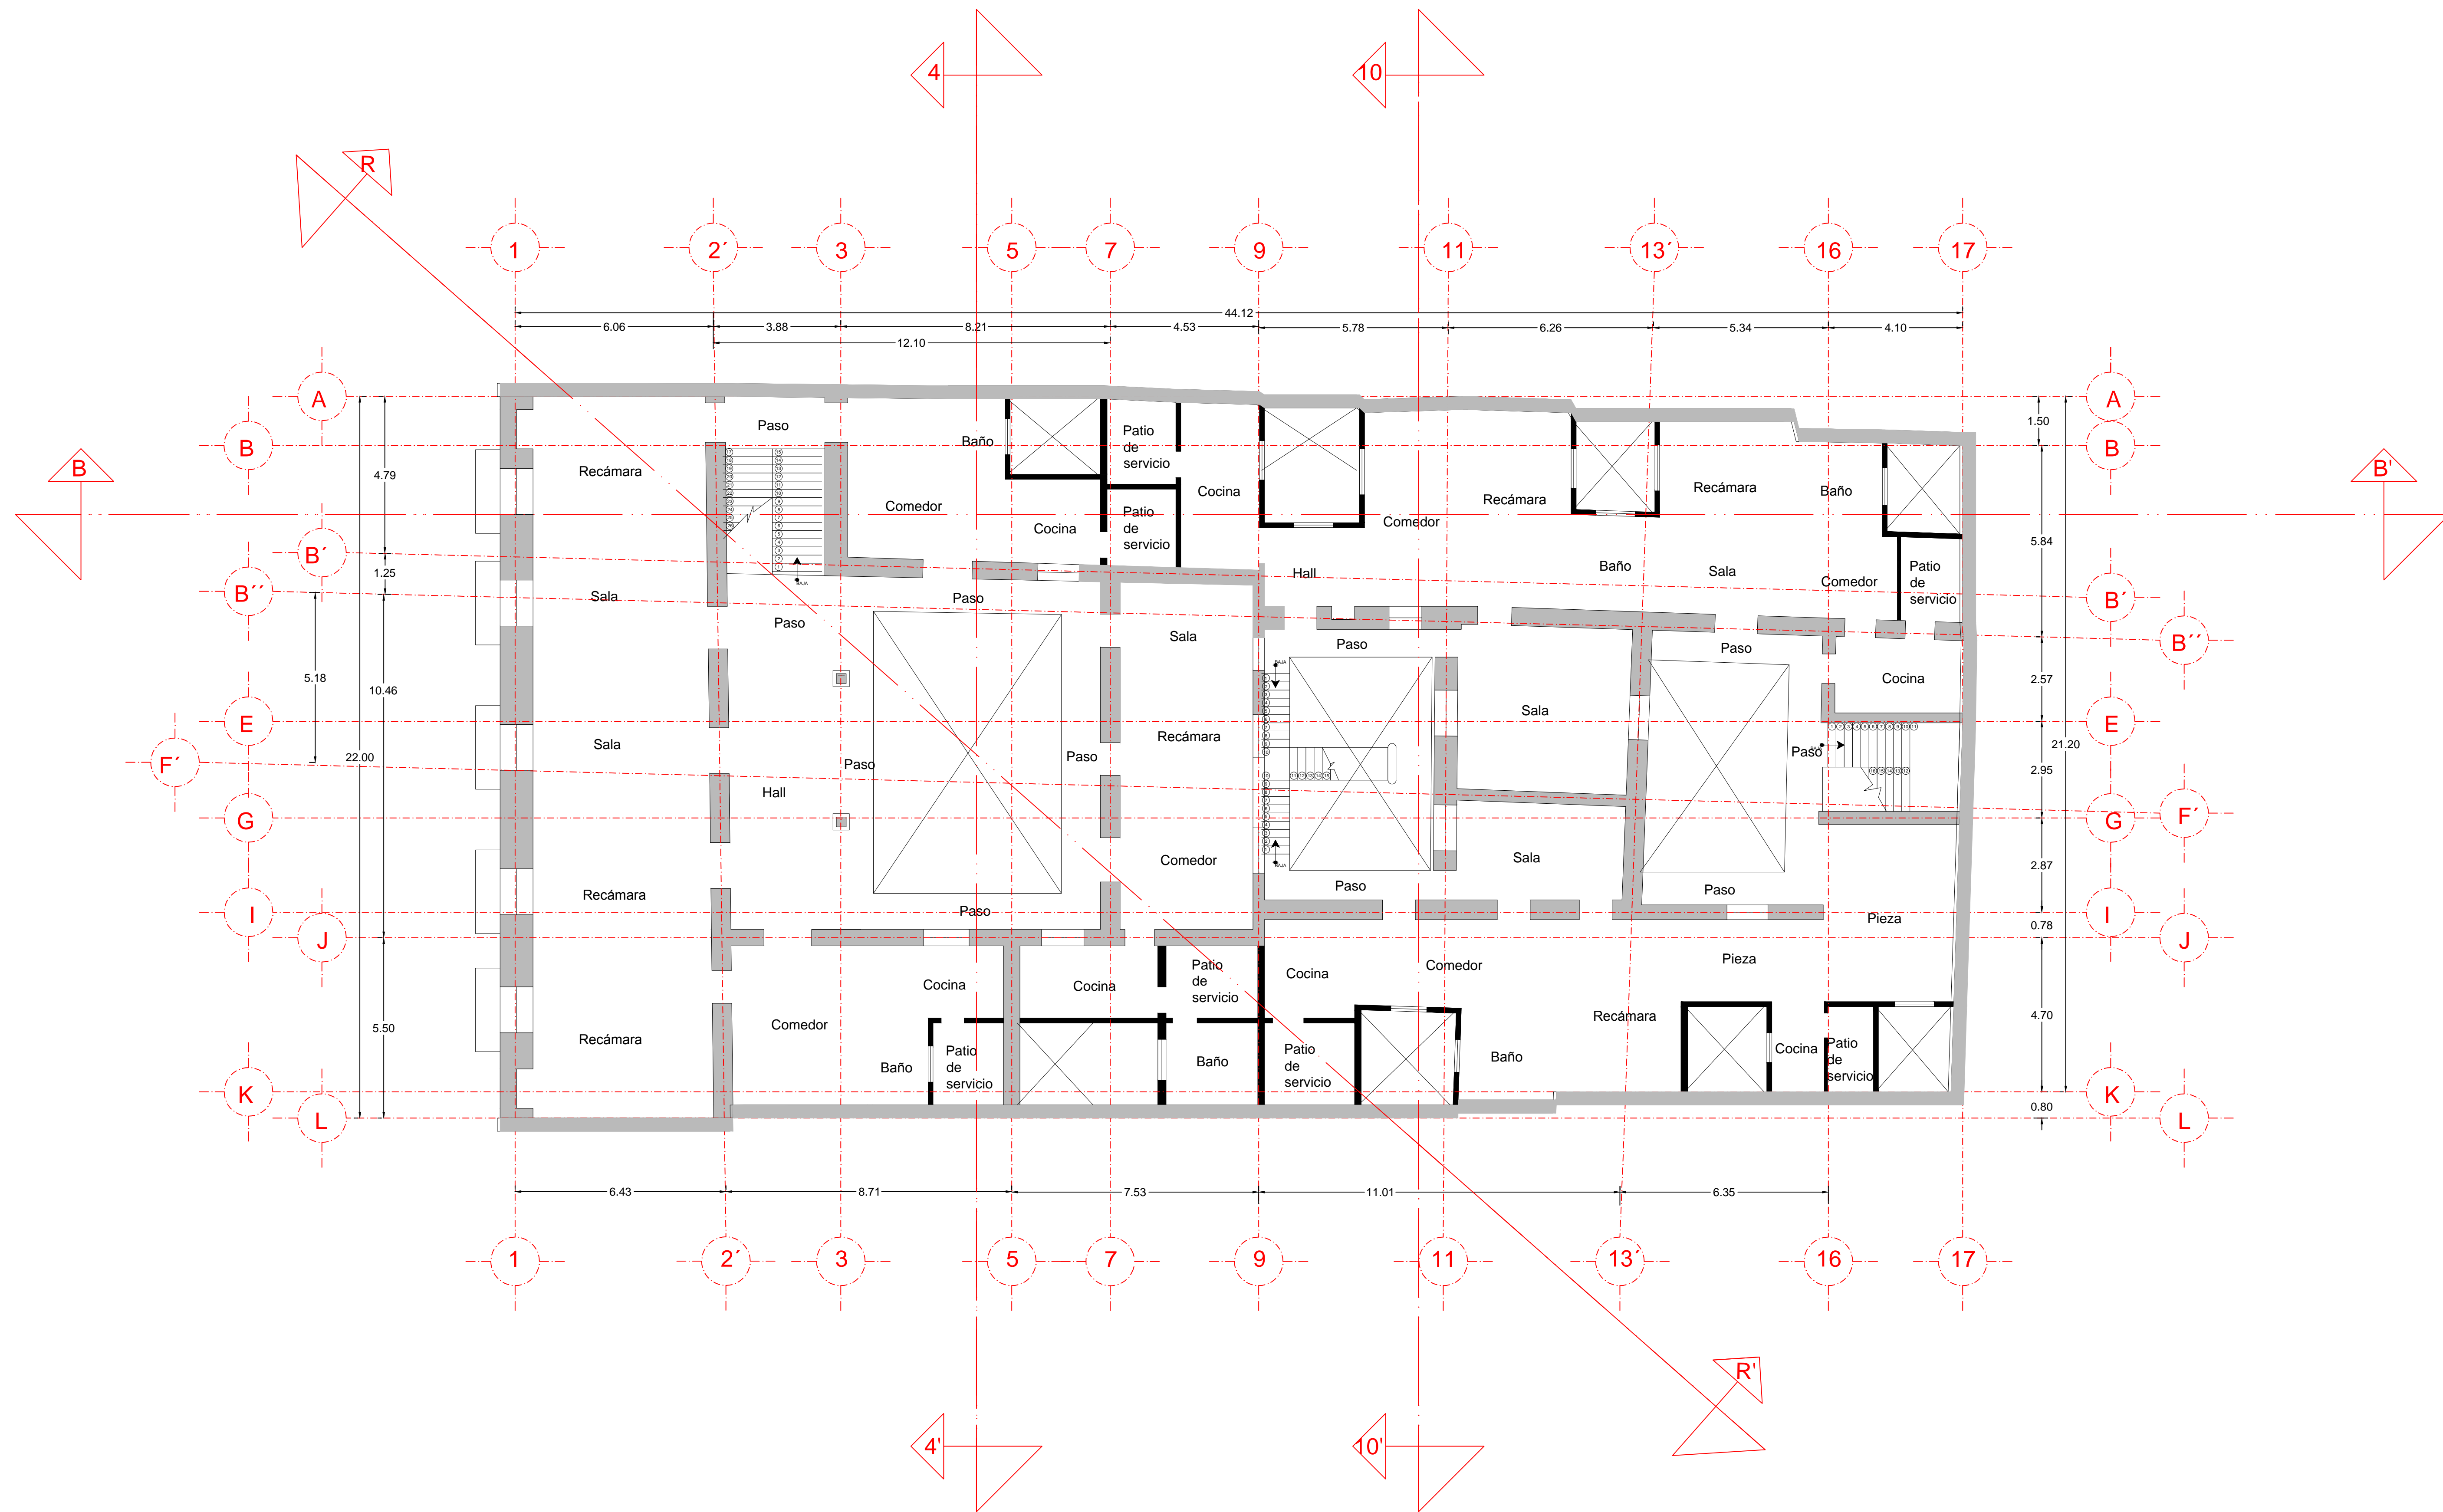

PROYECTO:
SIEMPRE VIVA 311

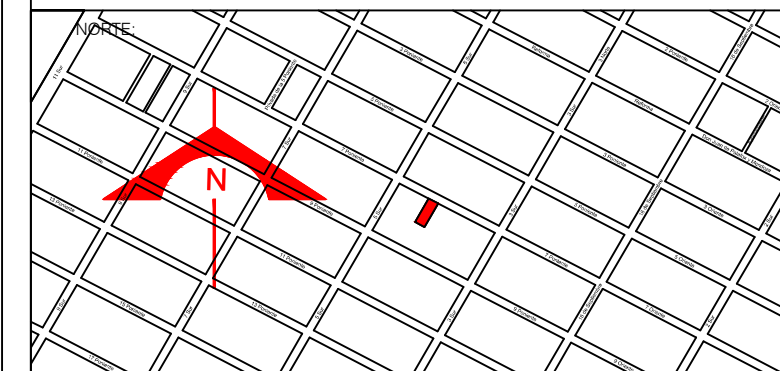


ESCALA:
 1 : 100
 FECHA:
 NOVIEMBRE 2013


SIMBOLOGÍA:

FRANCISCO ROMANO NAVA
 ID: 122904
 TESIS
 AVENIDA 7 PONIENTE #311
 PUEBLA, PUEBLA
 CENTRO

PLANO:
 EJES ESTRUCTURALES
 ORIGINALES
 PLANTA ALTA
 Piso 2
 CLAVE:
 ARQ-02.2

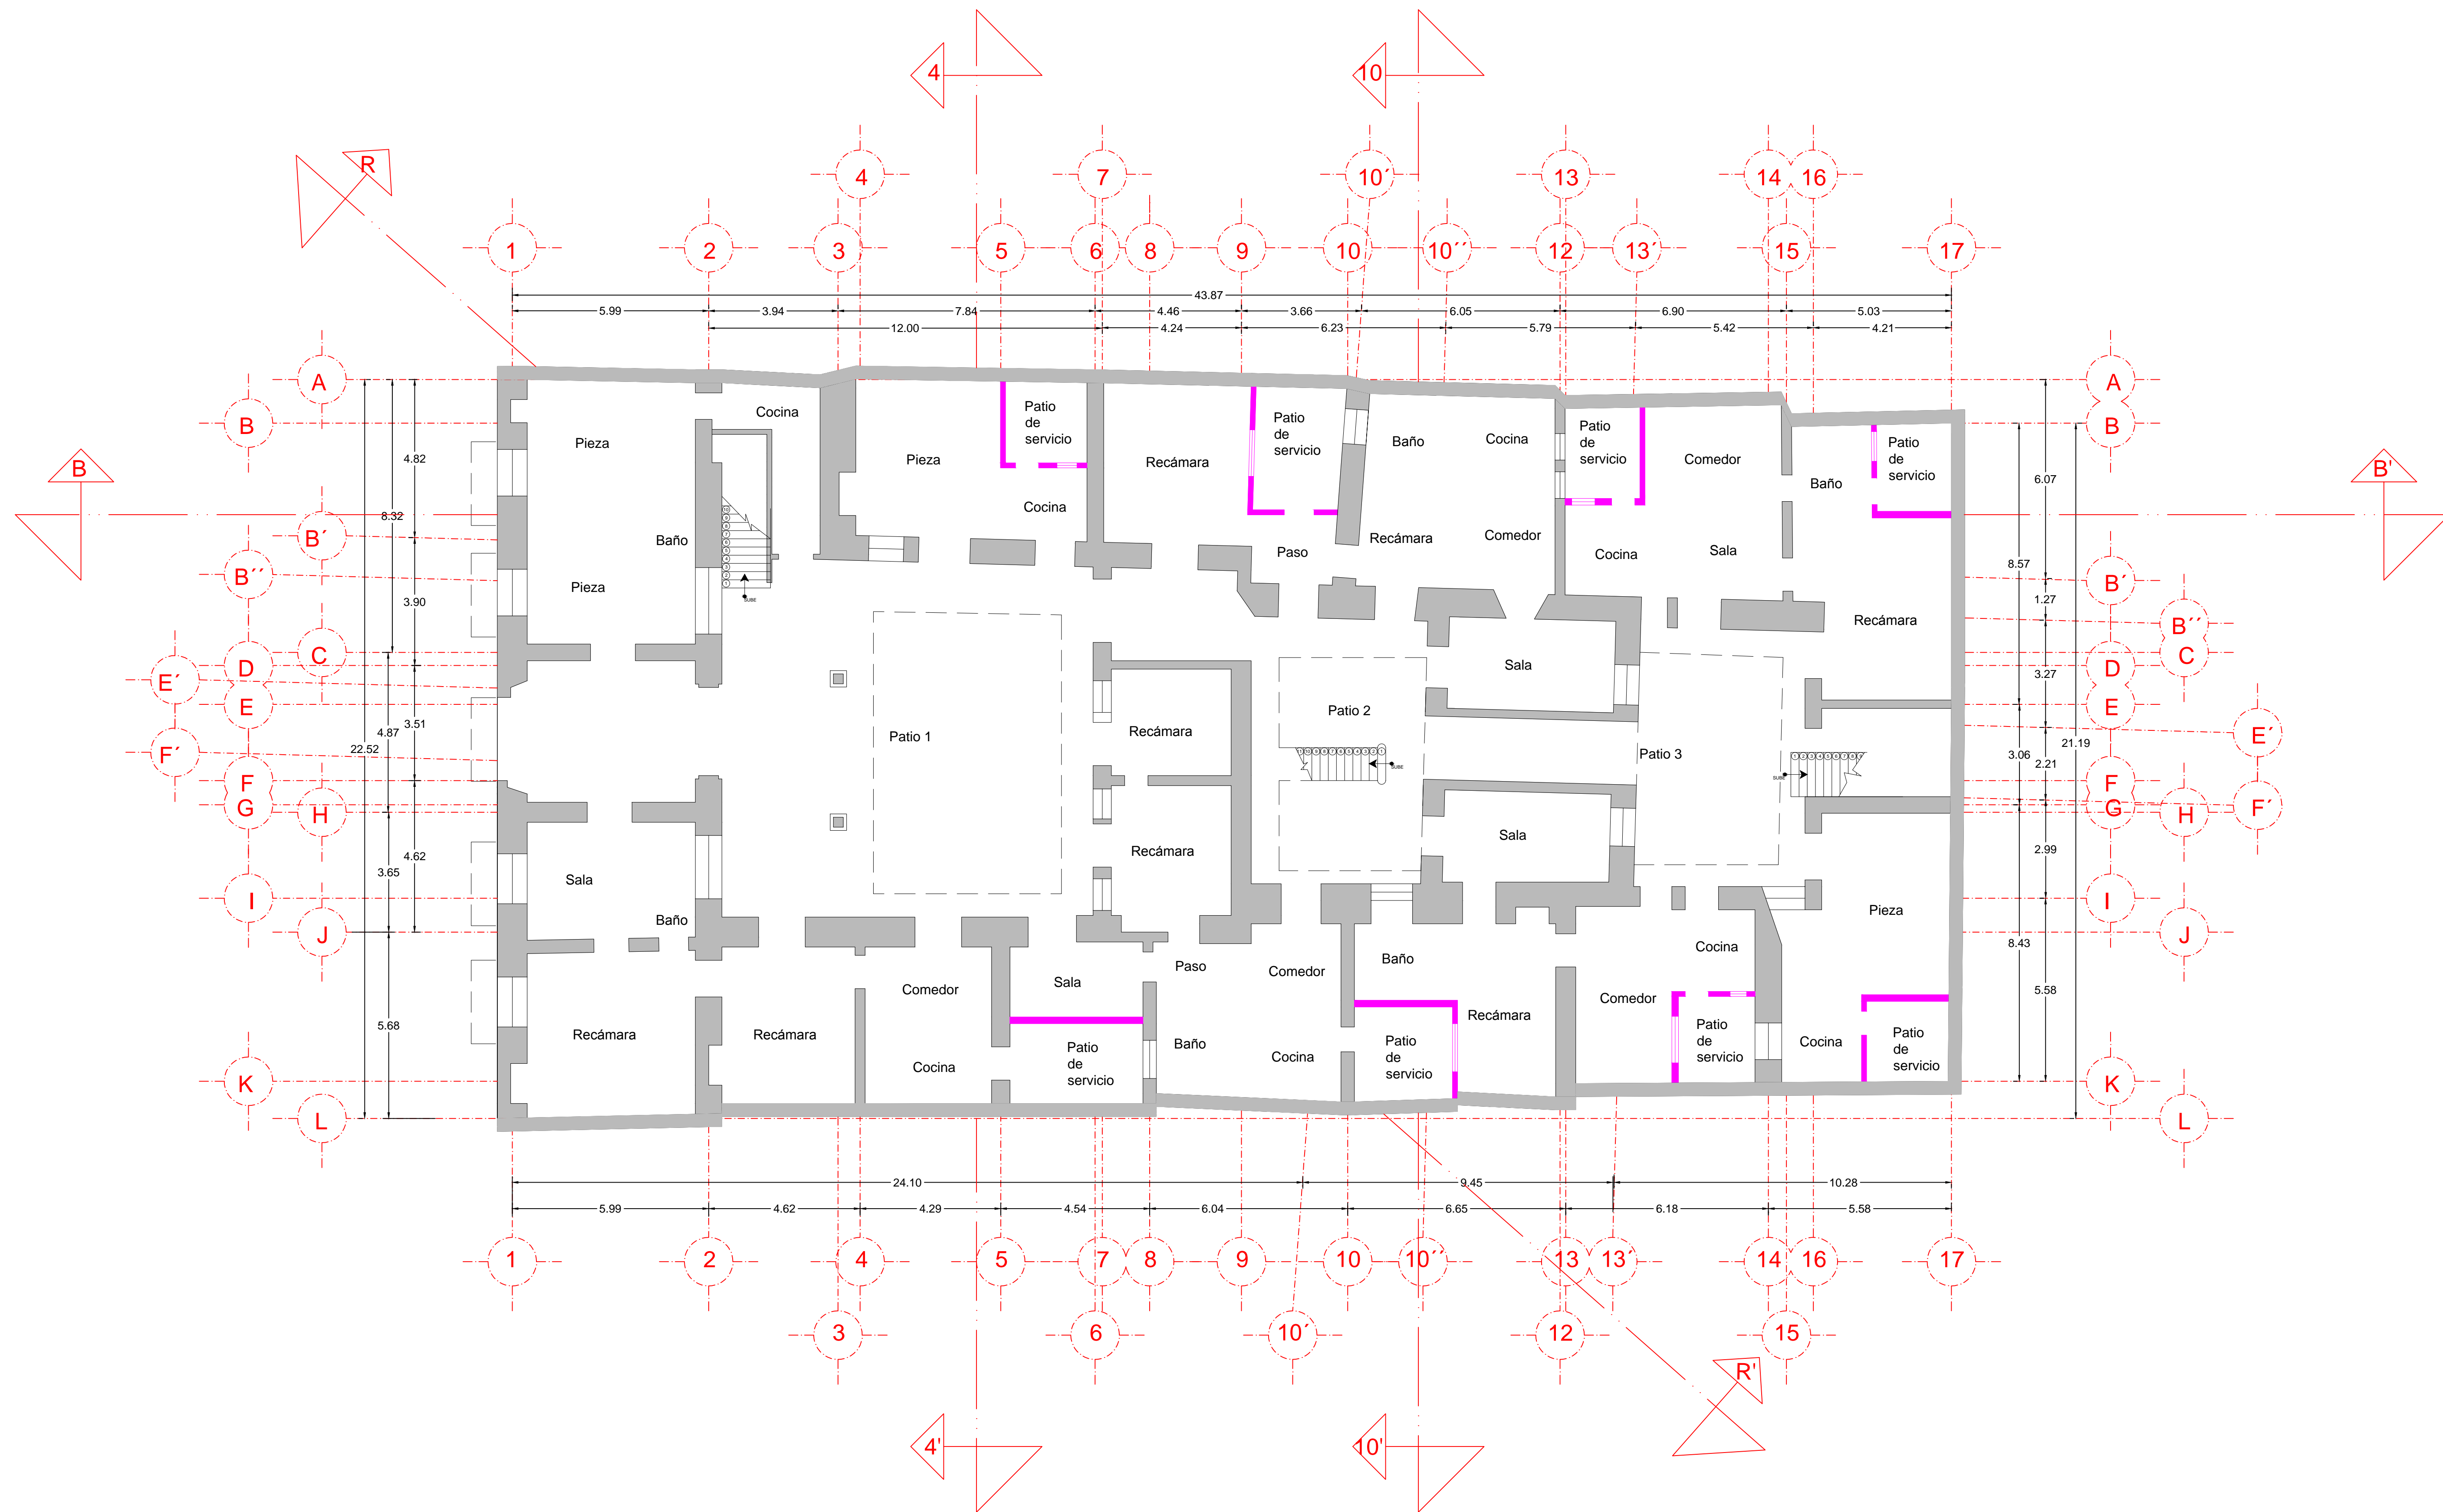

PROYECTO:
SIEMPRE VIVA 311

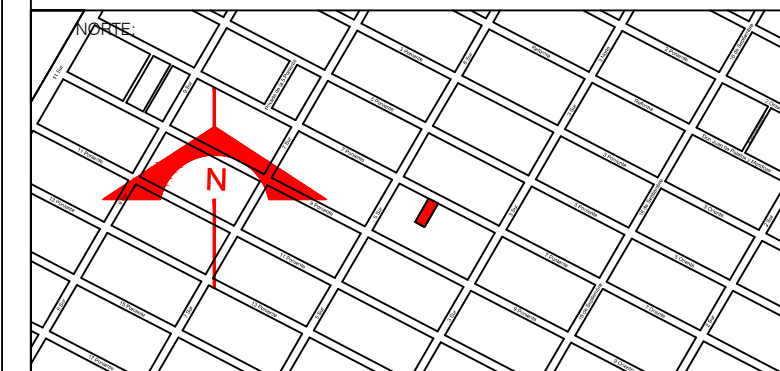


ESCALA:
 1 : 100
 FECHA:
 NOVIEMBRE 2013


SIMBOLOGÍA:
 ■ MUROS DE CARGA
 ■ CUBOS DE LUZ

FRANCISCO ROMANO NAVA
 ID: 122904
 TESIS
 AVENIDA 7 PONIENTE #311
 PUEBLA, PUEBLA
 CENTRO

PLANO:
 MUROS DE CARGA
 Y CUBOS DE LUZ
 PLANTA BAJA
 Piso 2
 CLAVE:
 ARQ-02.3

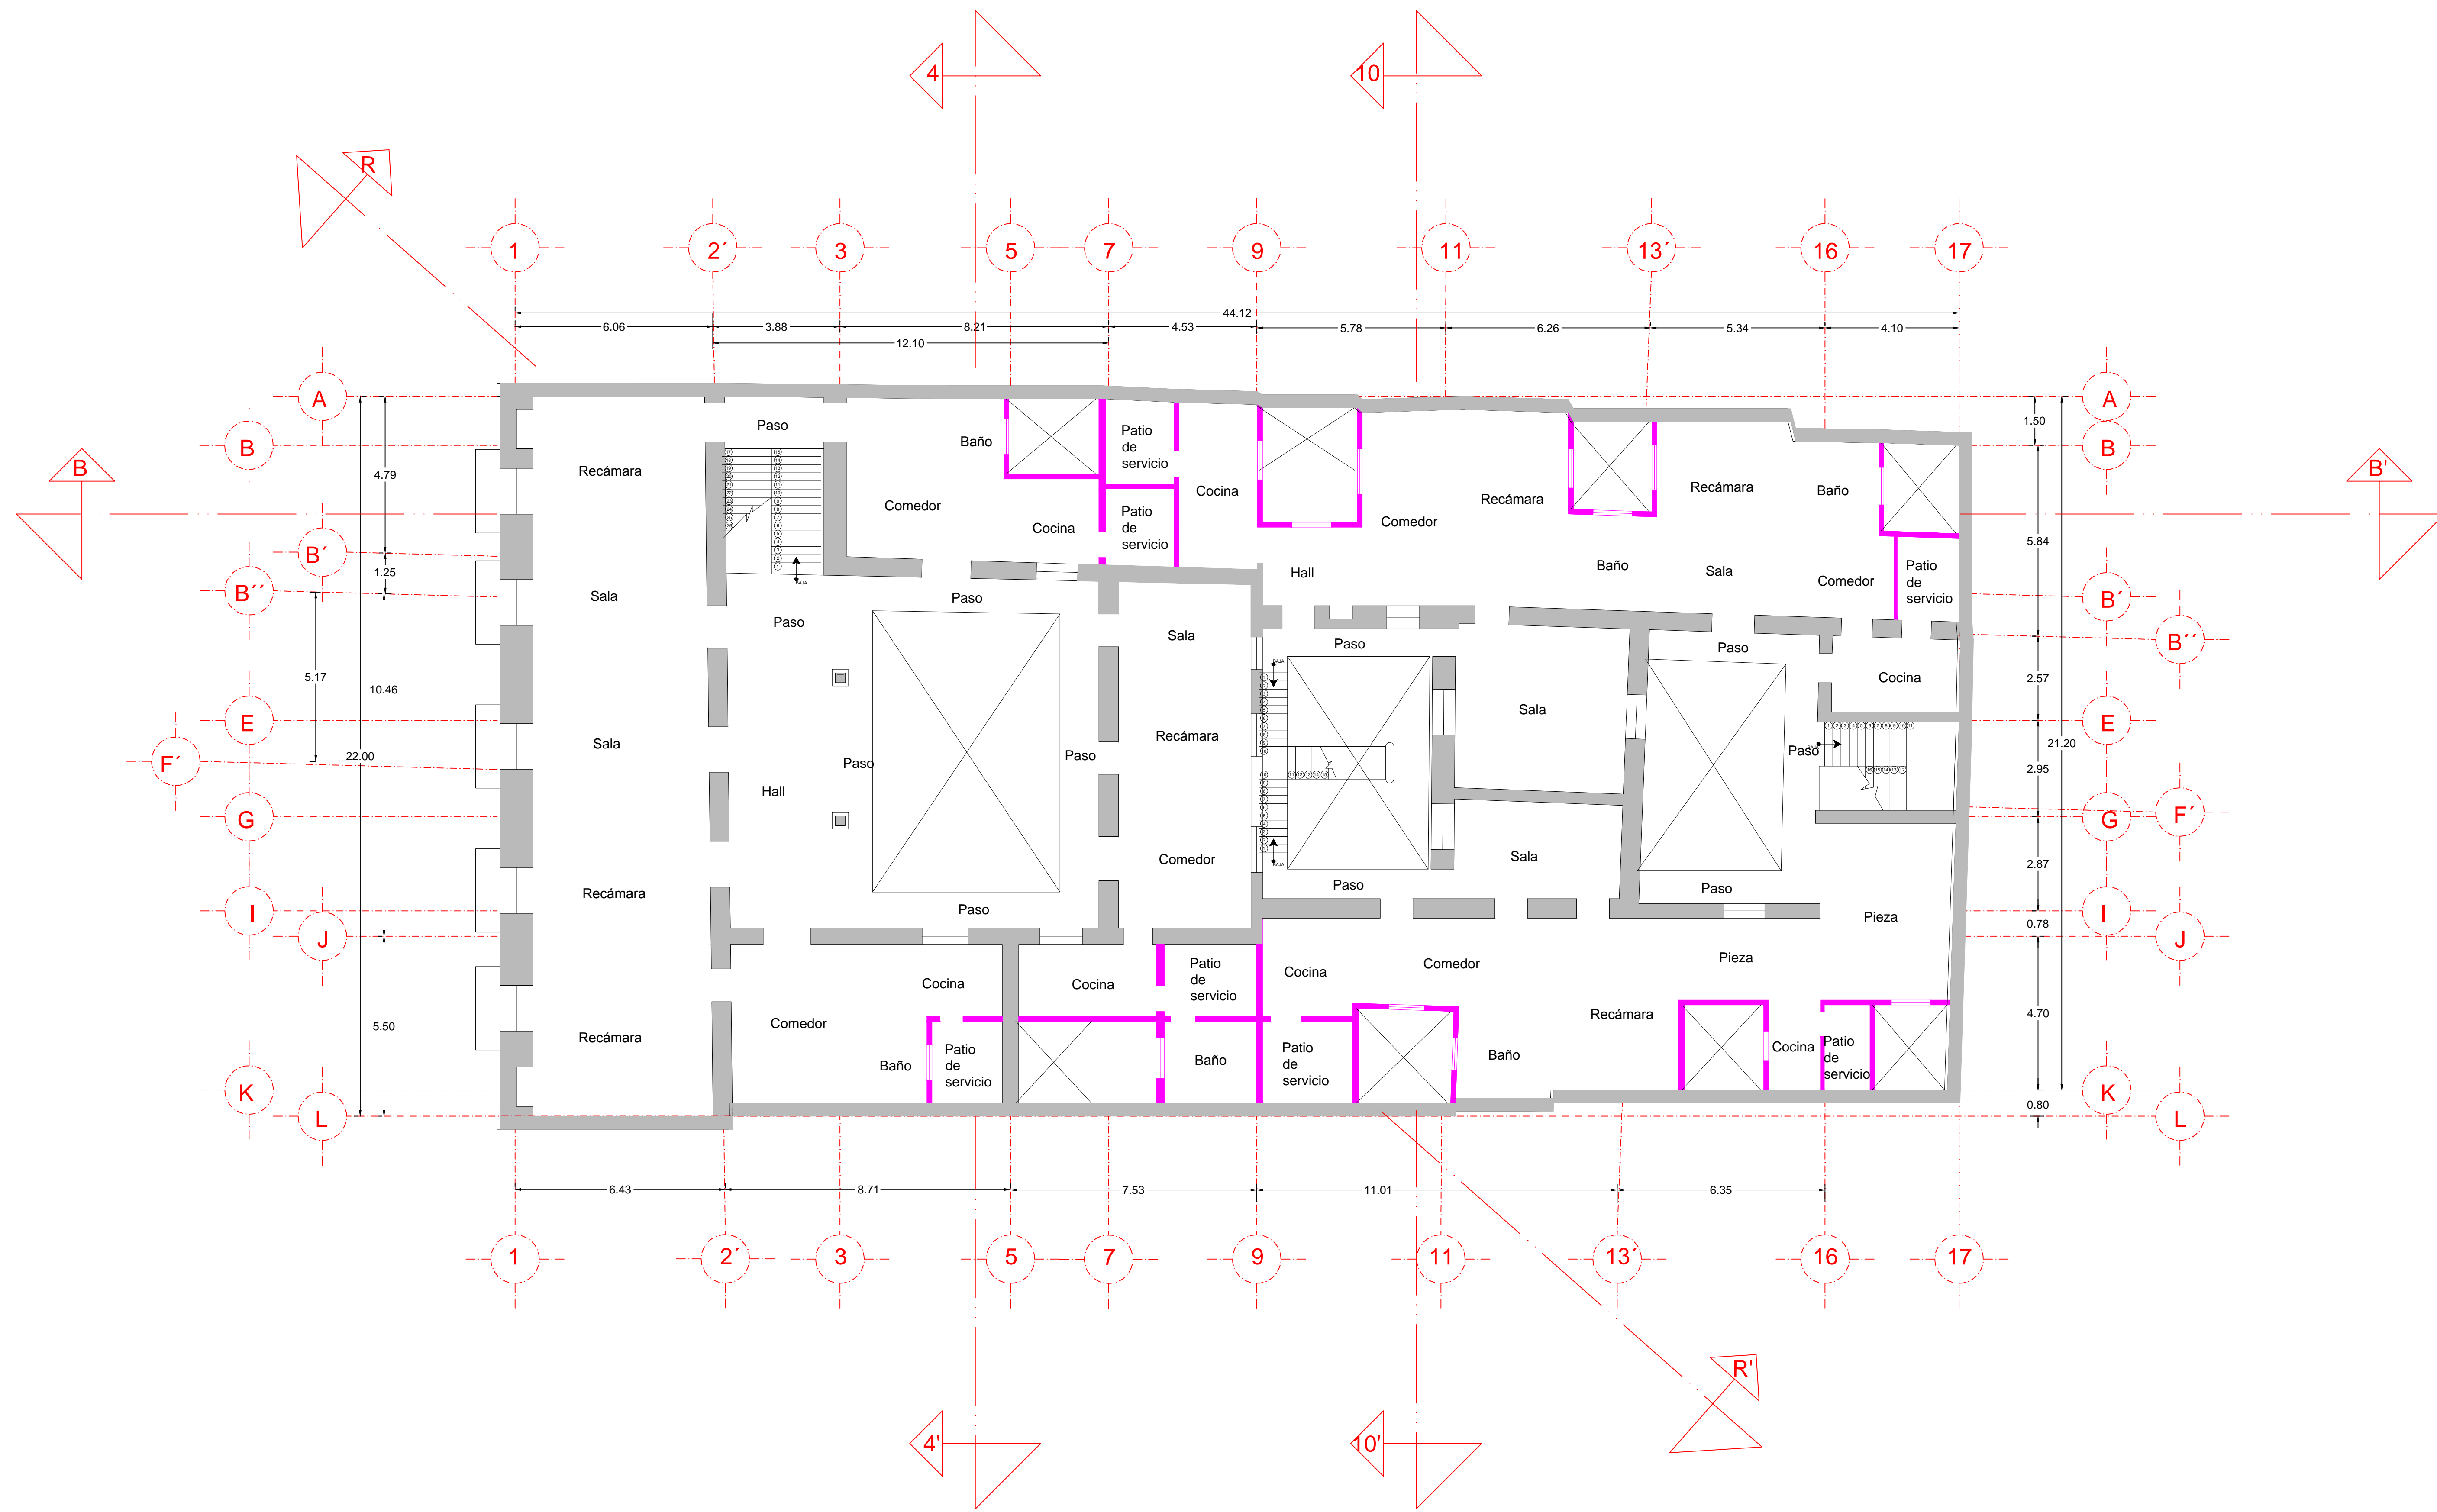

PROYECTO:
SIEMPRE VIVA 311

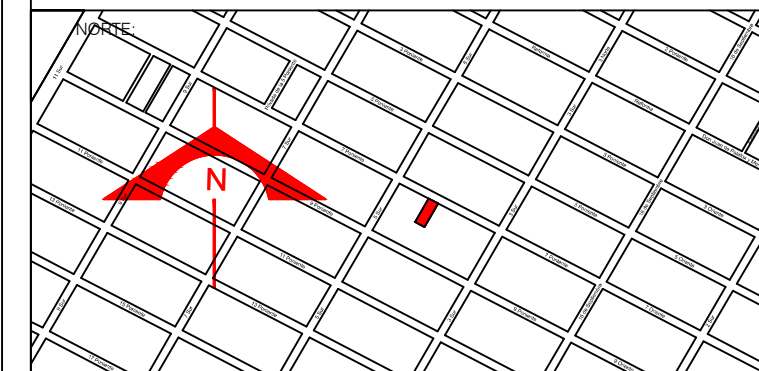

ESCALA:
 1 : 100

FECHA:
 NOVIEMBRE 2013


SIMBOLOGIA:
 ■ MUROS DE CARGA
 ■ CUBOS DE LUZ

FRANCISCO ROMANO NAVA
 ID: 122904
 TESIS


AVENIDA 7 PONIENTE #311
 PUEBLA, PUEBLA
 CENTRO

PLANO:
 MUROS DE CARGA
 Y CUBOS DE LUZ
 PLANTA ALTA
 Piso 2

CLAVE:
 ARQ-02.4

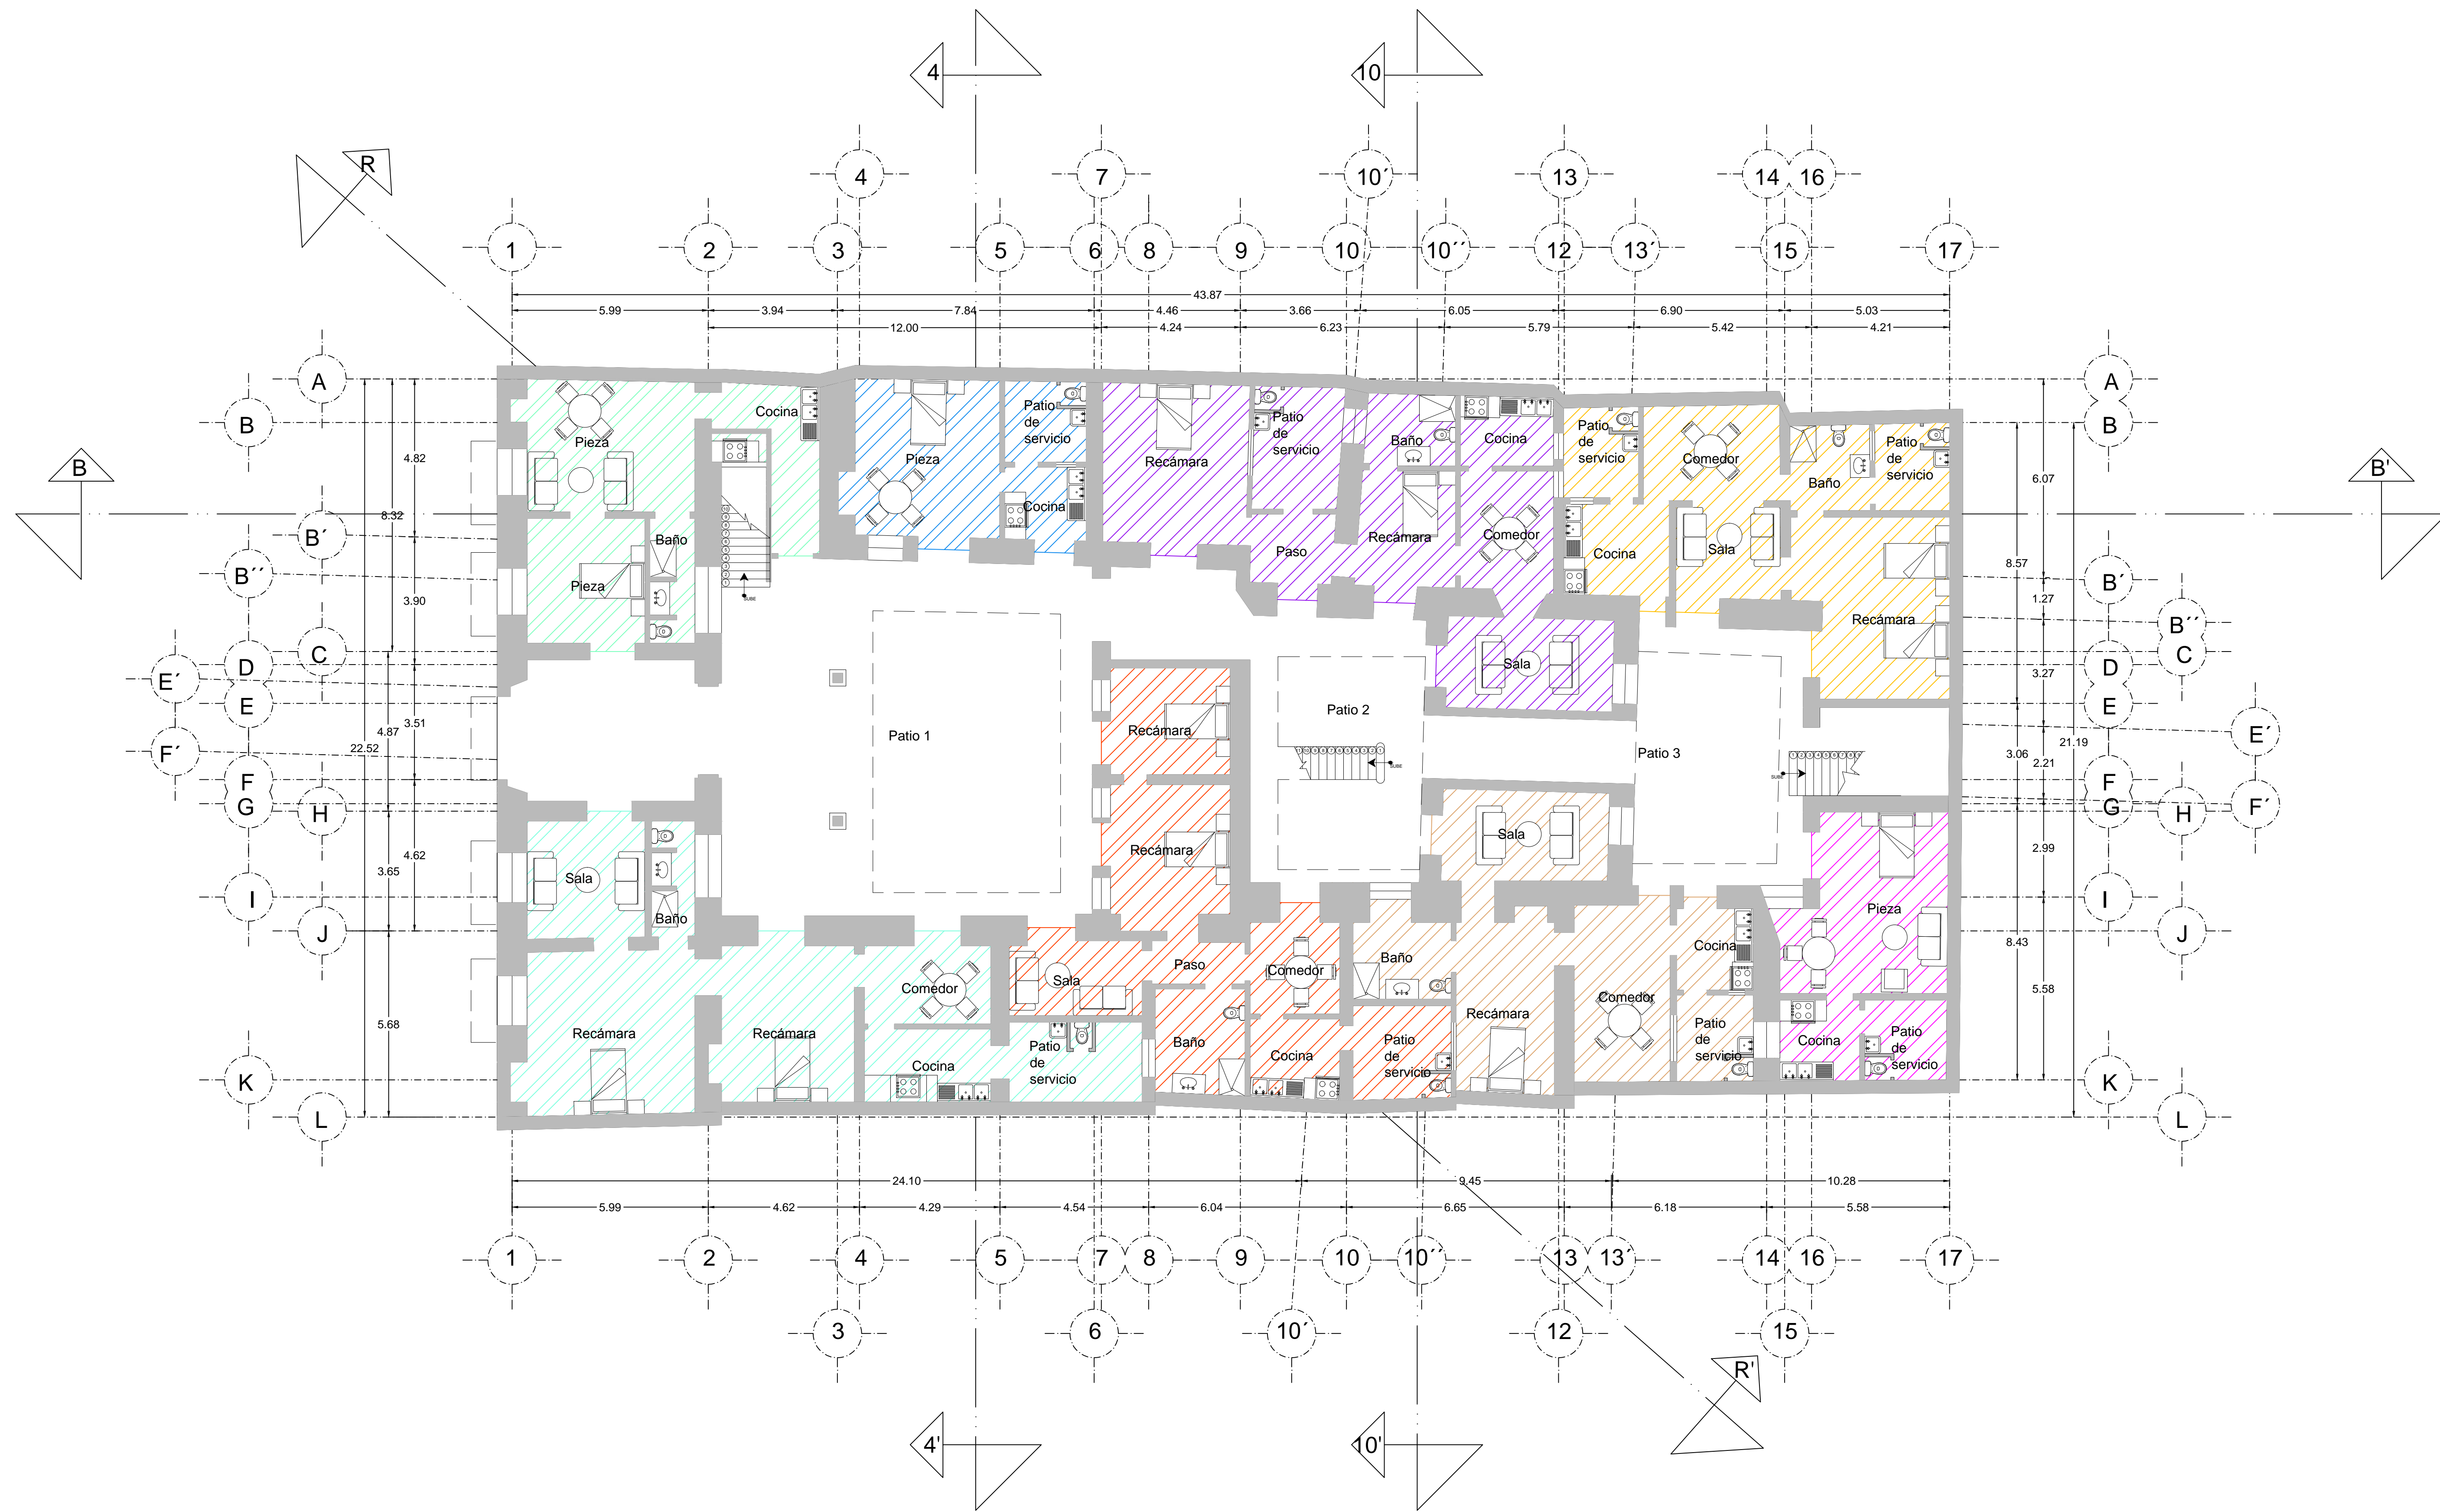

PROYECTO:
SIEMPRE VIVA 311

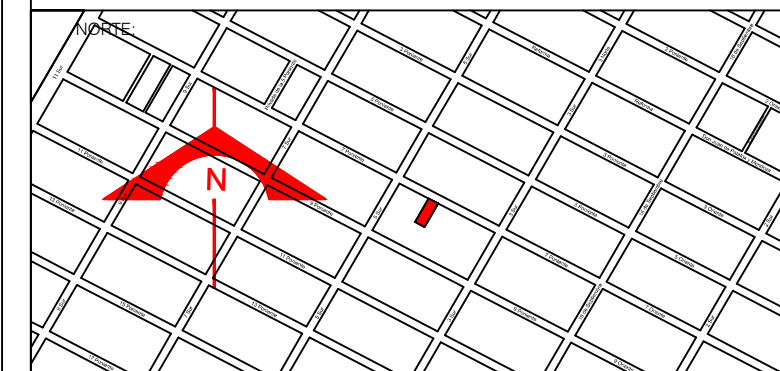

ESCALA:
1 : 100

FECHA:
NOVIEMBRE 2013


- SIMBOLOGÍA:
- | | |
|--|---|
| ■ DEPARTAMENTO 1 | ■ DEPARTAMENTO 5 |
| ■ DEPARTAMENTO 2 | ■ DEPARTAMENTO 6 |
| ■ DEPARTAMENTO 3 | ■ DEPARTAMENTO 7 |
| ■ DEPARTAMENTO 4 | ■ DEPARTAMENTO 8 |

FRANCISCO ROMANO NAVA
ID: 122904
TESIS


AVENIDA 7 PONIENTE #311
PUEBLA, PUEBLA
CENTRO

PLANO: PLANTA AMUEBLADA
Y DISTRIBUCION ORIGINAL
PLANTA BAJA
Piso 1

CLAVE:
ARQ-02.5

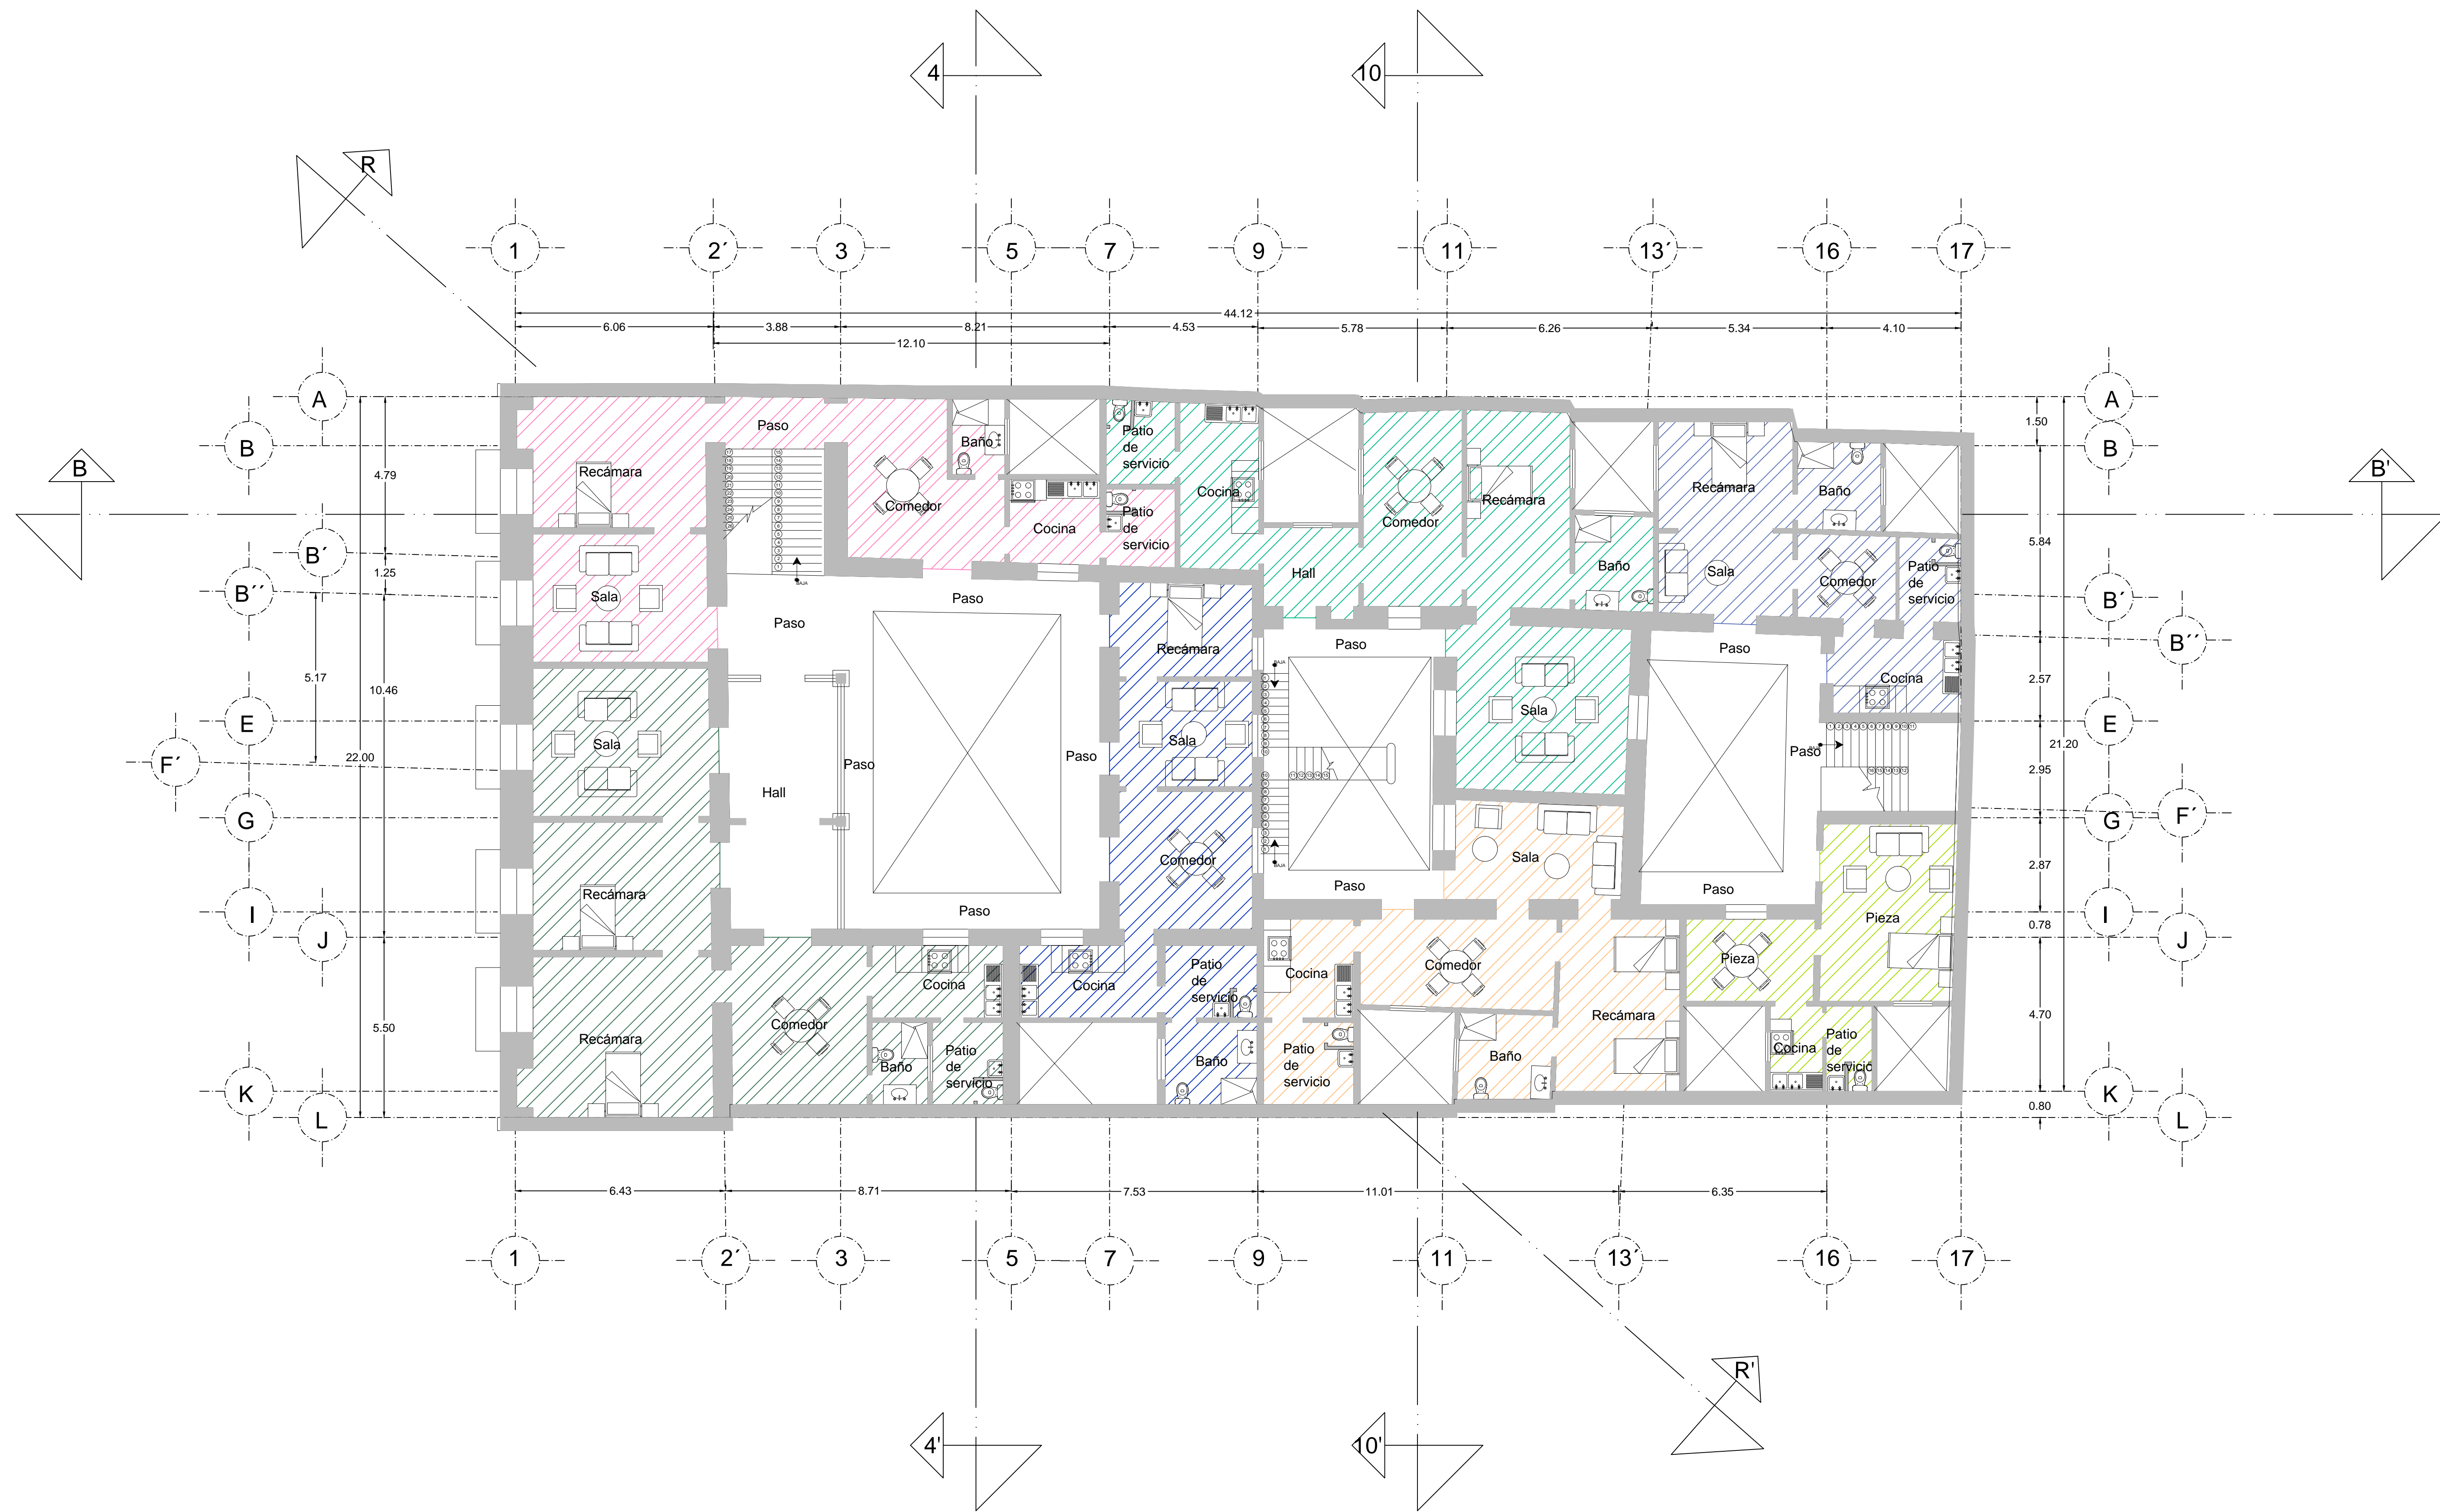

PROYECTO:
SIEMPRE VIVA 311

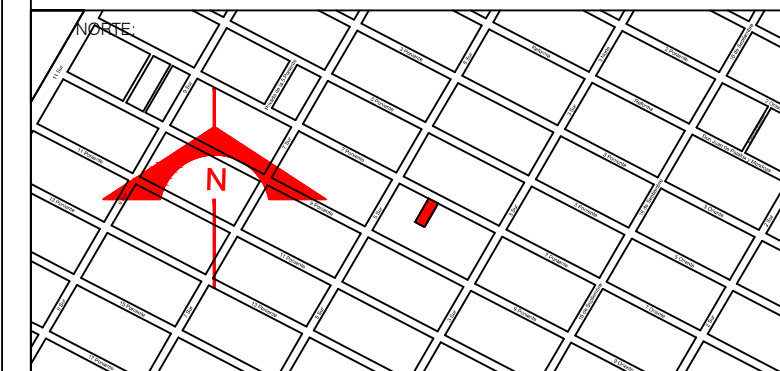

ESCALA:
 1 : 100

FECHA:
 NOVIEMBRE 2013

SIMBOLOGÍA:


 DEPARTAMENTO 9	 DEPARTAMENTO 13
 DEPARTAMENTO 10	 DEPARTAMENTO 14
 DEPARTAMENTO 11	 DEPARTAMENTO 15
 DEPARTAMENTO 12	

FRANCISCO ROMANO NAVA
 ID: 122904
 TESIS


AVENIDA 7 PONIENTE #311
 PUEBLA, PUEBLA
 CENTRO

PLANO:
 PLANTA AMUEBLADA
 Y DISTRIBUCION ORIGINAL
 PLANTA ALTA
 Piso 2

CLAVE:
 ARQ-02.6

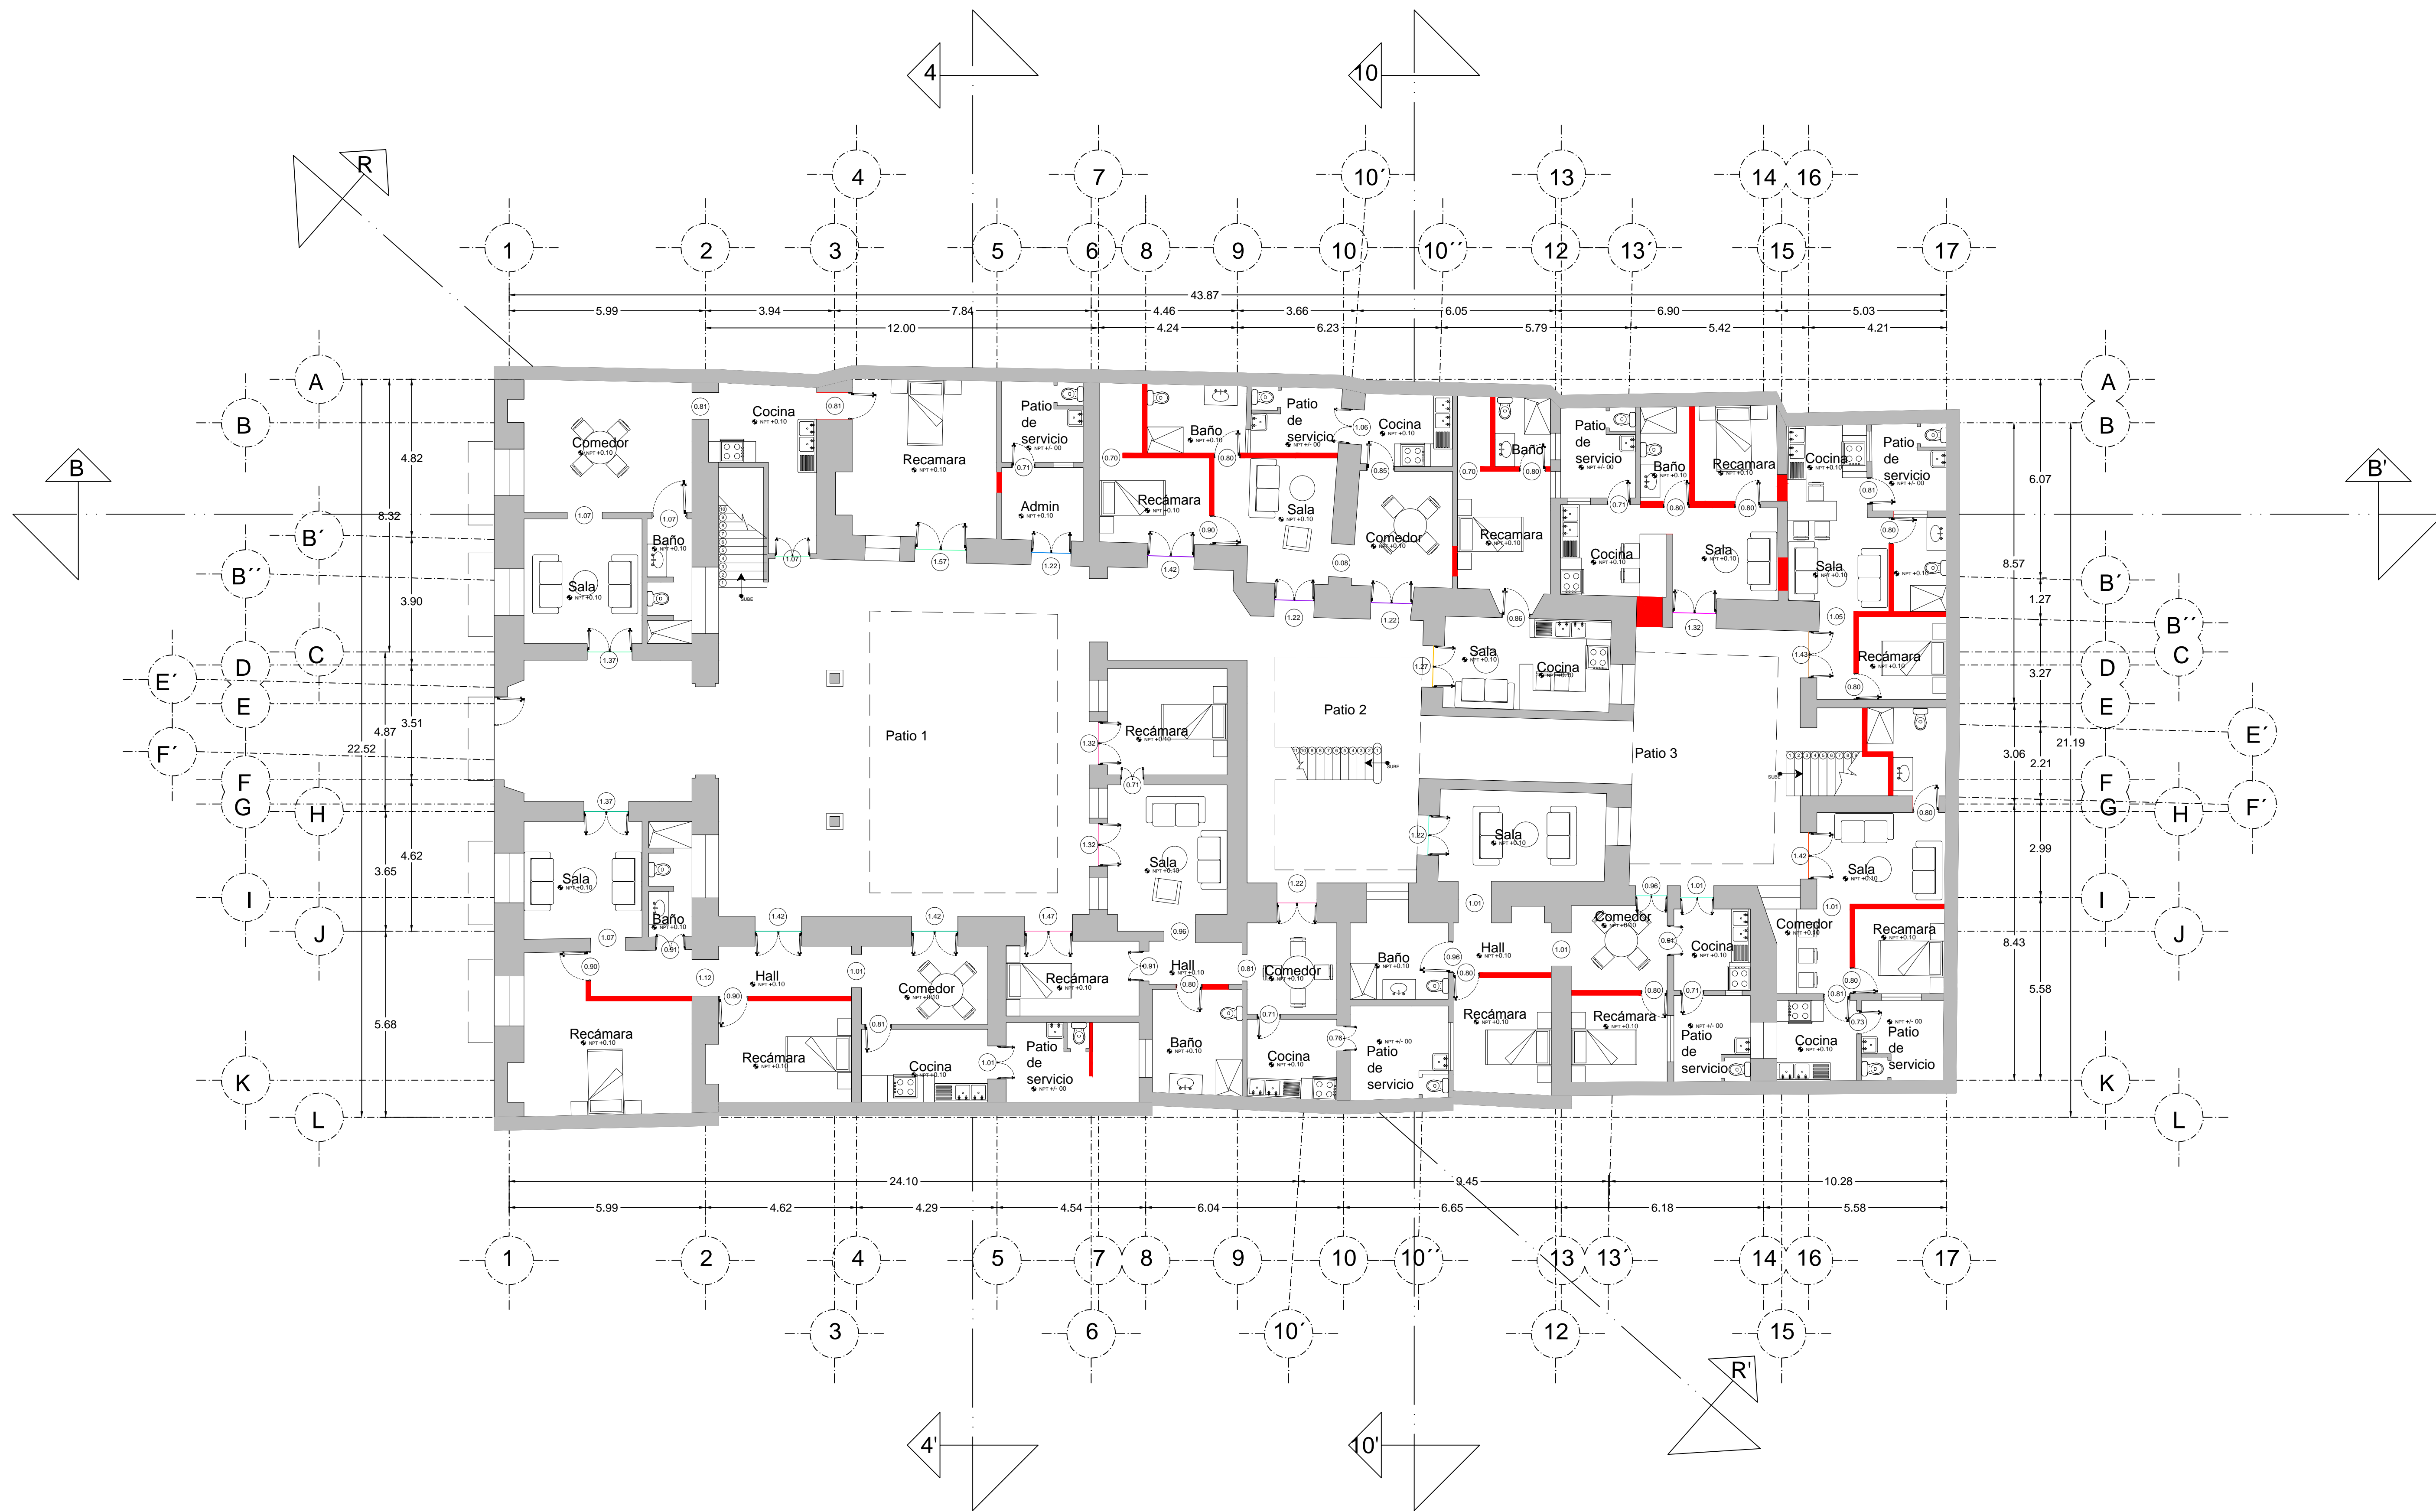

PROYECTO:
SIEMPRE VIVA 311

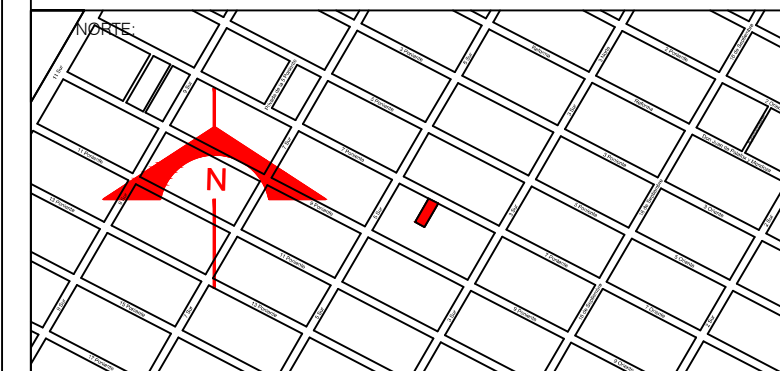


ESCALA:
 1 : 100
 FECHA:
 NOVIEMBRE 2013


SIMBOLOGÍA:
 ■ MUROS RESPETADOS
 ■ MUROS PROPUESTOS

FRANCISCO ROMANO NAVA
 ID: 122904
 TESIS
 AVENIDA 7 PONIENTE #311
 PUEBLA, PUEBLA
 CENTRO

PLANO:
 PLANTA AMUEBLADA
 PRIMERA PROPUESTA
 PLANTA BAJA
 Piso 1
 CLAVE:
 ARQ-03.1

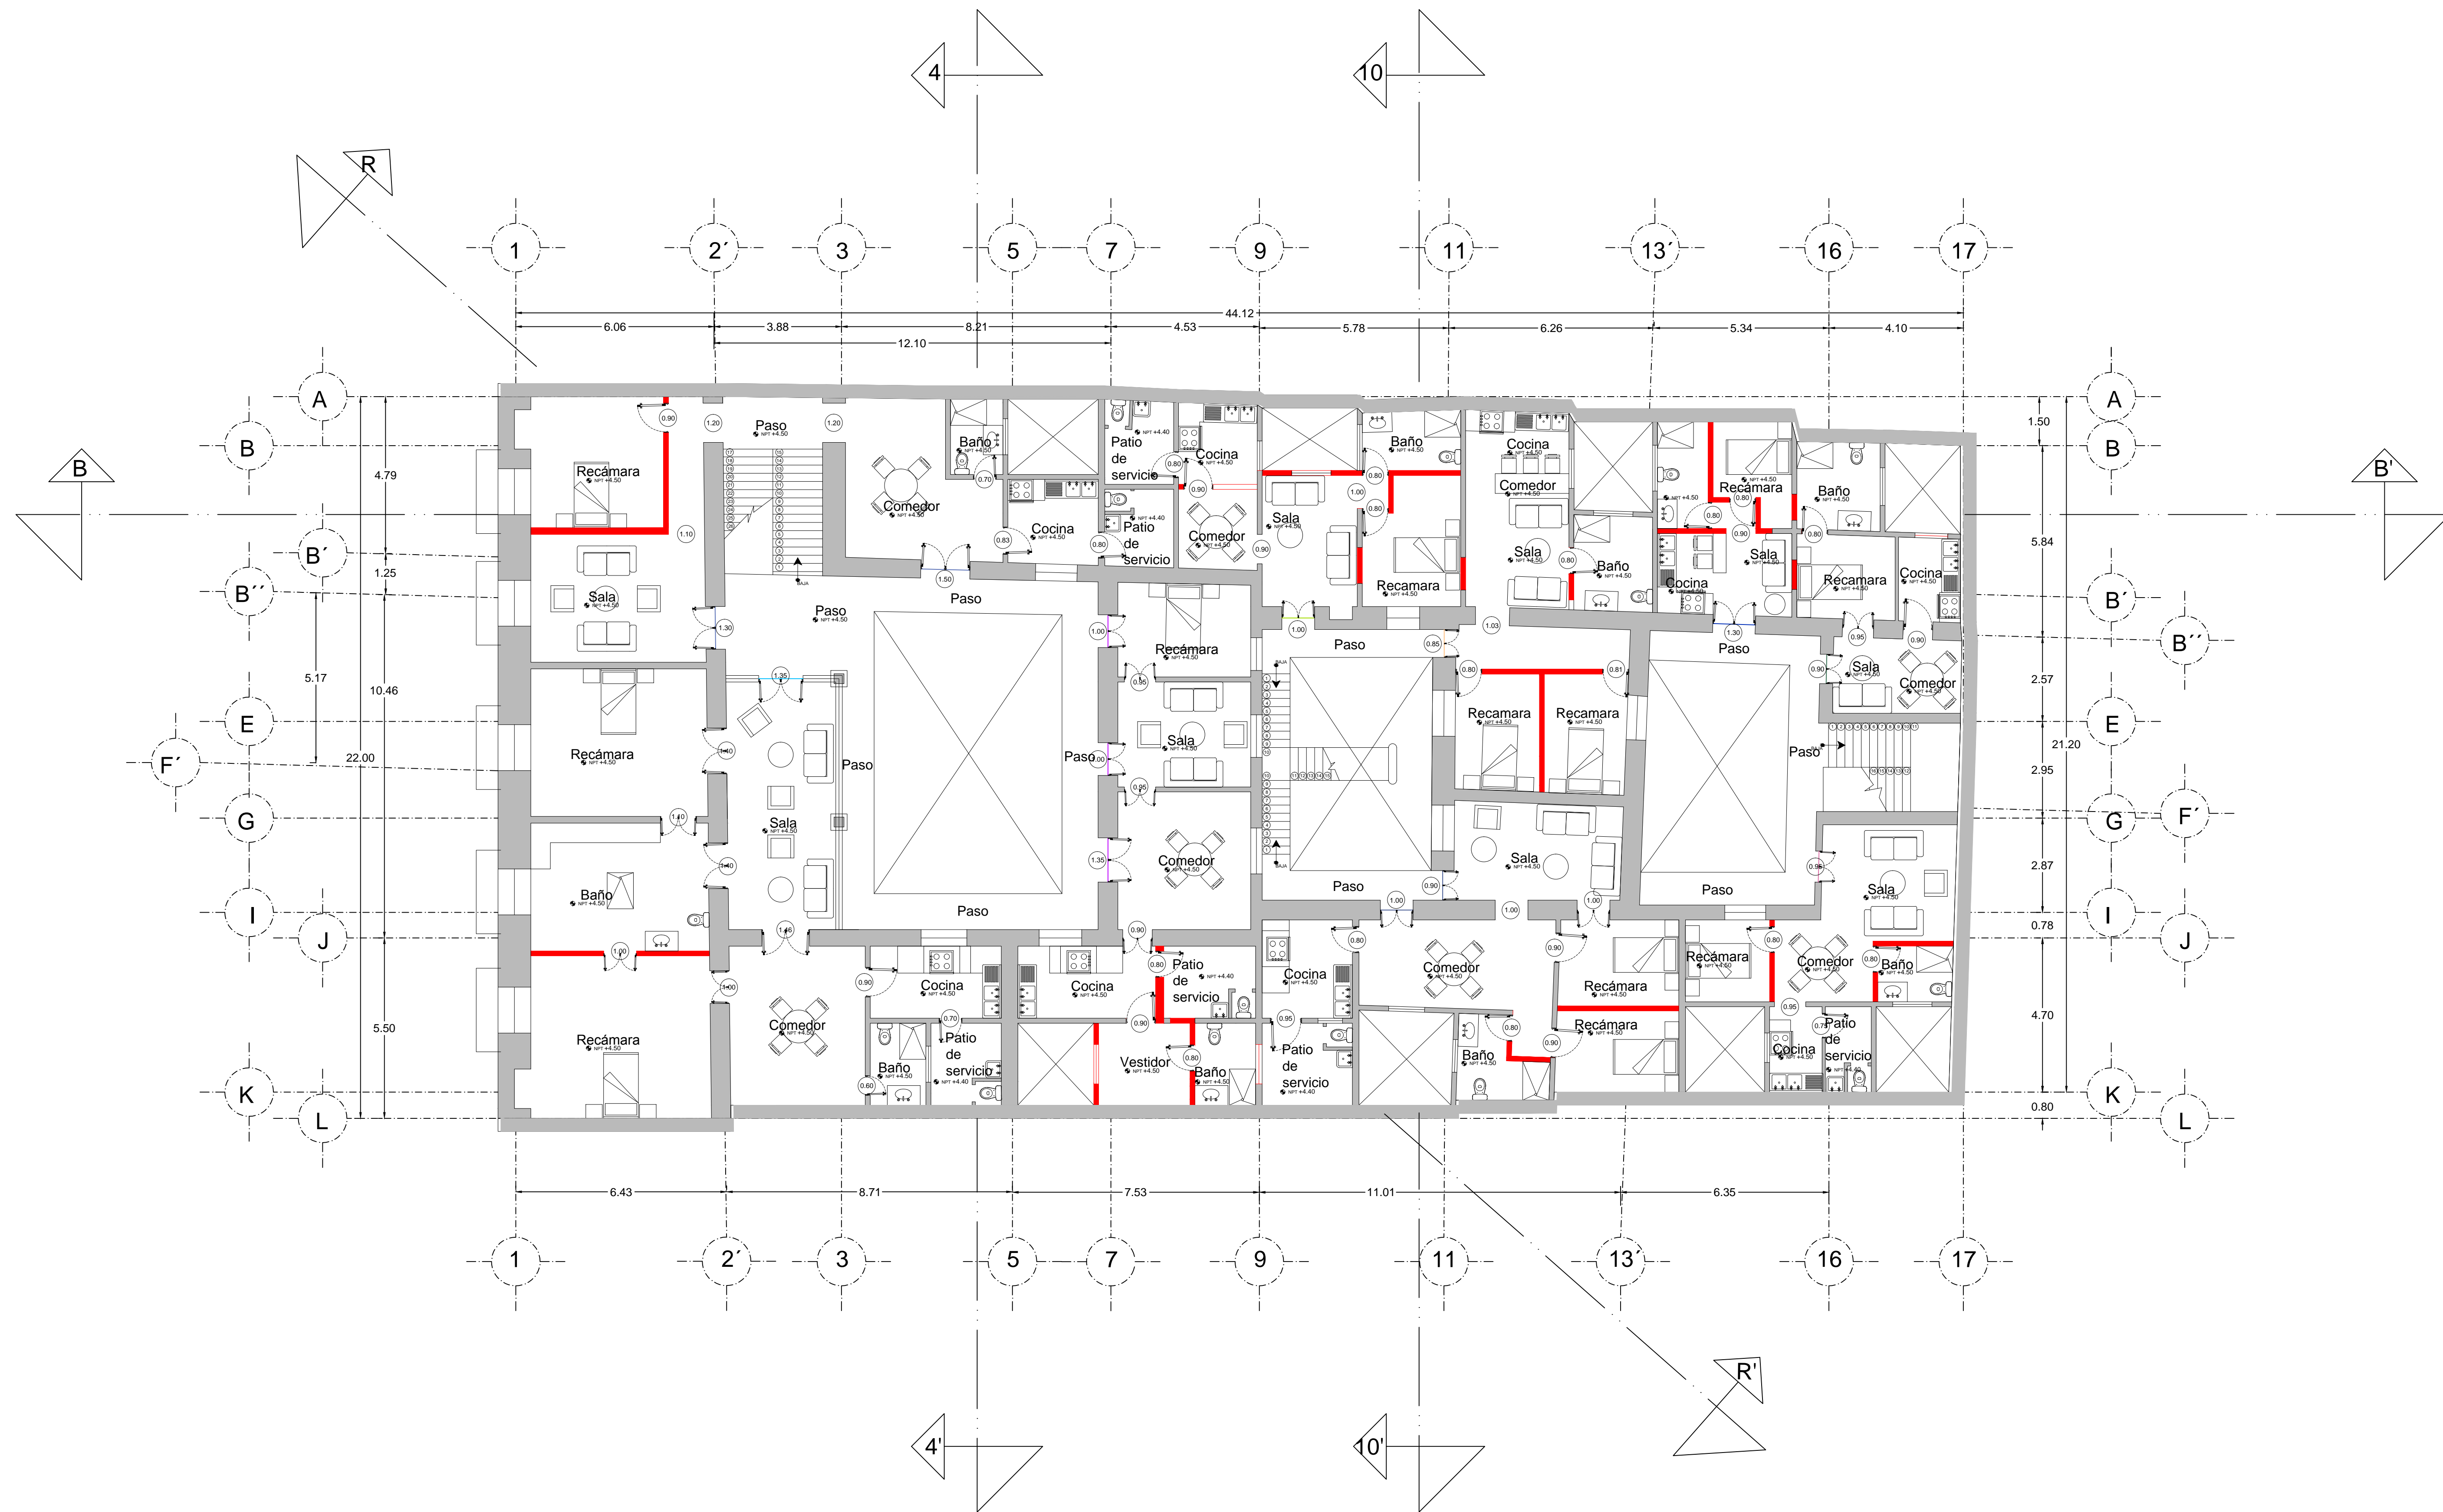

PROYECTO:
SIEMPRE VIVA 311

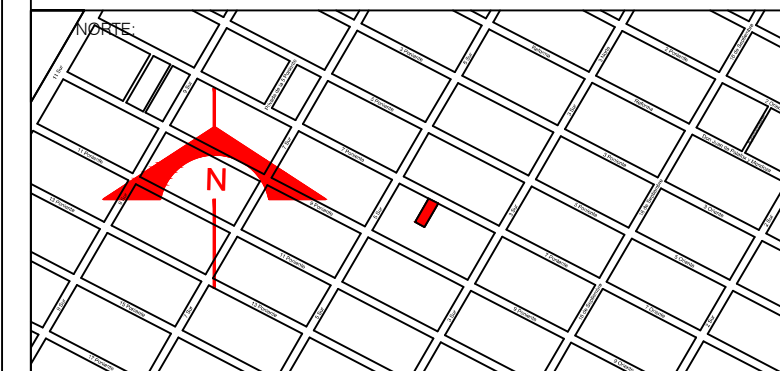

ESCALA:
 1 : 100

FECHA:
 NOVIEMBRE 2013


SIMBOLOGIA:
 ■ MUROS RESPETADOS
 ■ MUROS PROPUESTOS

FRANCISCO ROMANO NAVA
 ID: 122904
 TESIS


AVENIDA 7 PONIENTE #311
 PUEBLA, PUEBLA
 CENTRO

PLANO:
 PLANTA AMUEBLADA
 PRIMERA PROPUESTA
 PLANTA ALTA
 Piso 2

CLAVE:
 ARQ-03.2

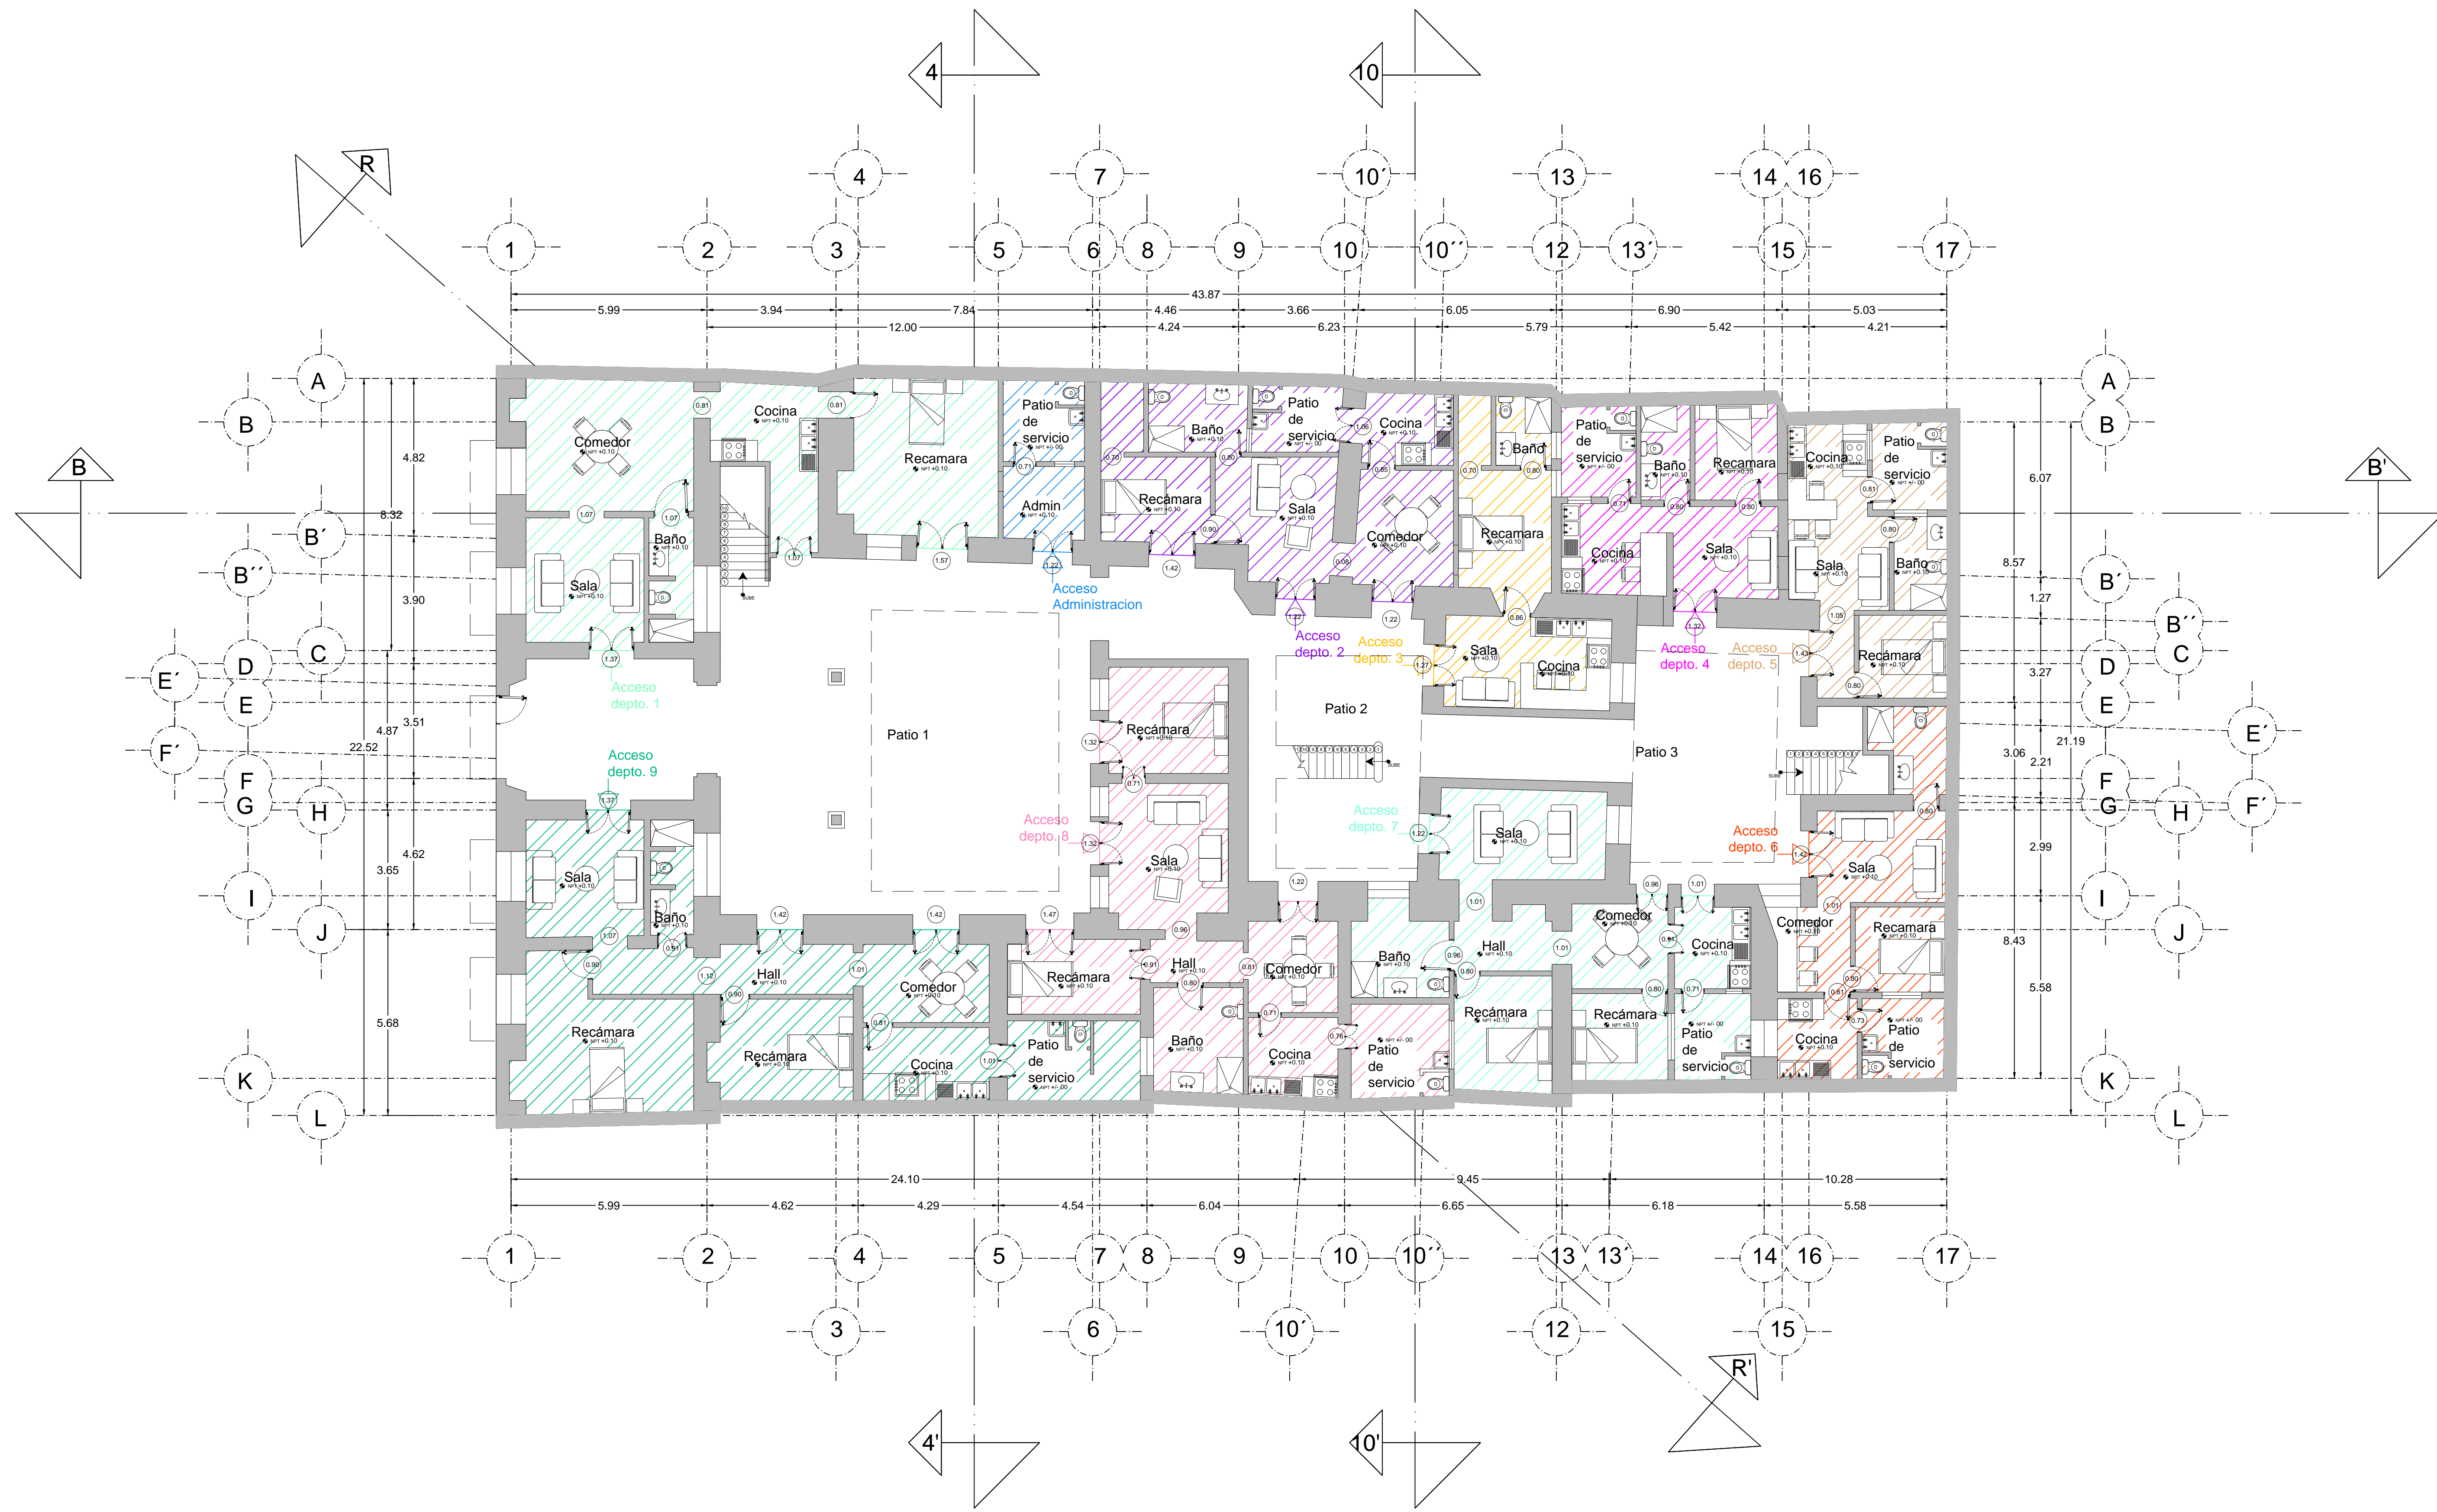

PROYECTO:
SIEMPRE VIVA 311

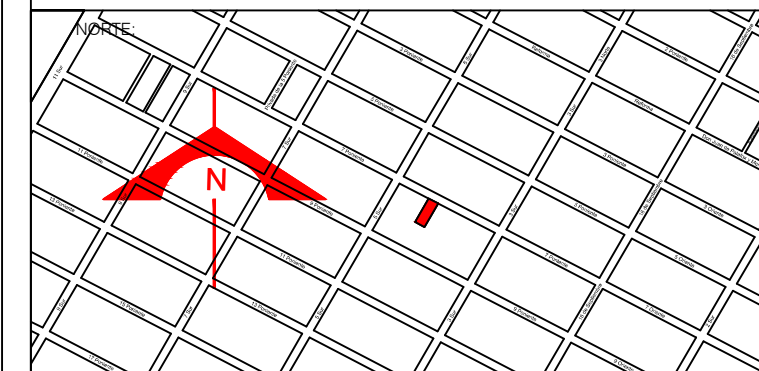

ESCALA:
 1 : 100

FECHA:
 NOVIEMBRE 2013

SIMBOLOGIA:


■ DEPARTAMENTO 1	■ DEPARTAMENTO 4	■ DEPARTAMENTO 8
■ ADMINISTRACION	■ DEPARTAMENTO 5	■ DEPARTAMENTO 9
■ DEPARTAMENTO 2	■ DEPARTAMENTO 6	
■ DEPARTAMENTO 3	■ DEPARTAMENTO 7	

FRANCISCO ROMANO NAVA
 ID: 122904
 TESIS


AVENIDA 7 PONIENTE #311
 PUEBLA, PUEBLA
 CENTRO

PLANO: DISTRIBUCION PROPUESTA
 ACCESOS PRINCIPALES
 PLANTA BAJA
 Piso 1

CLAVE:
 ARQ-03.3

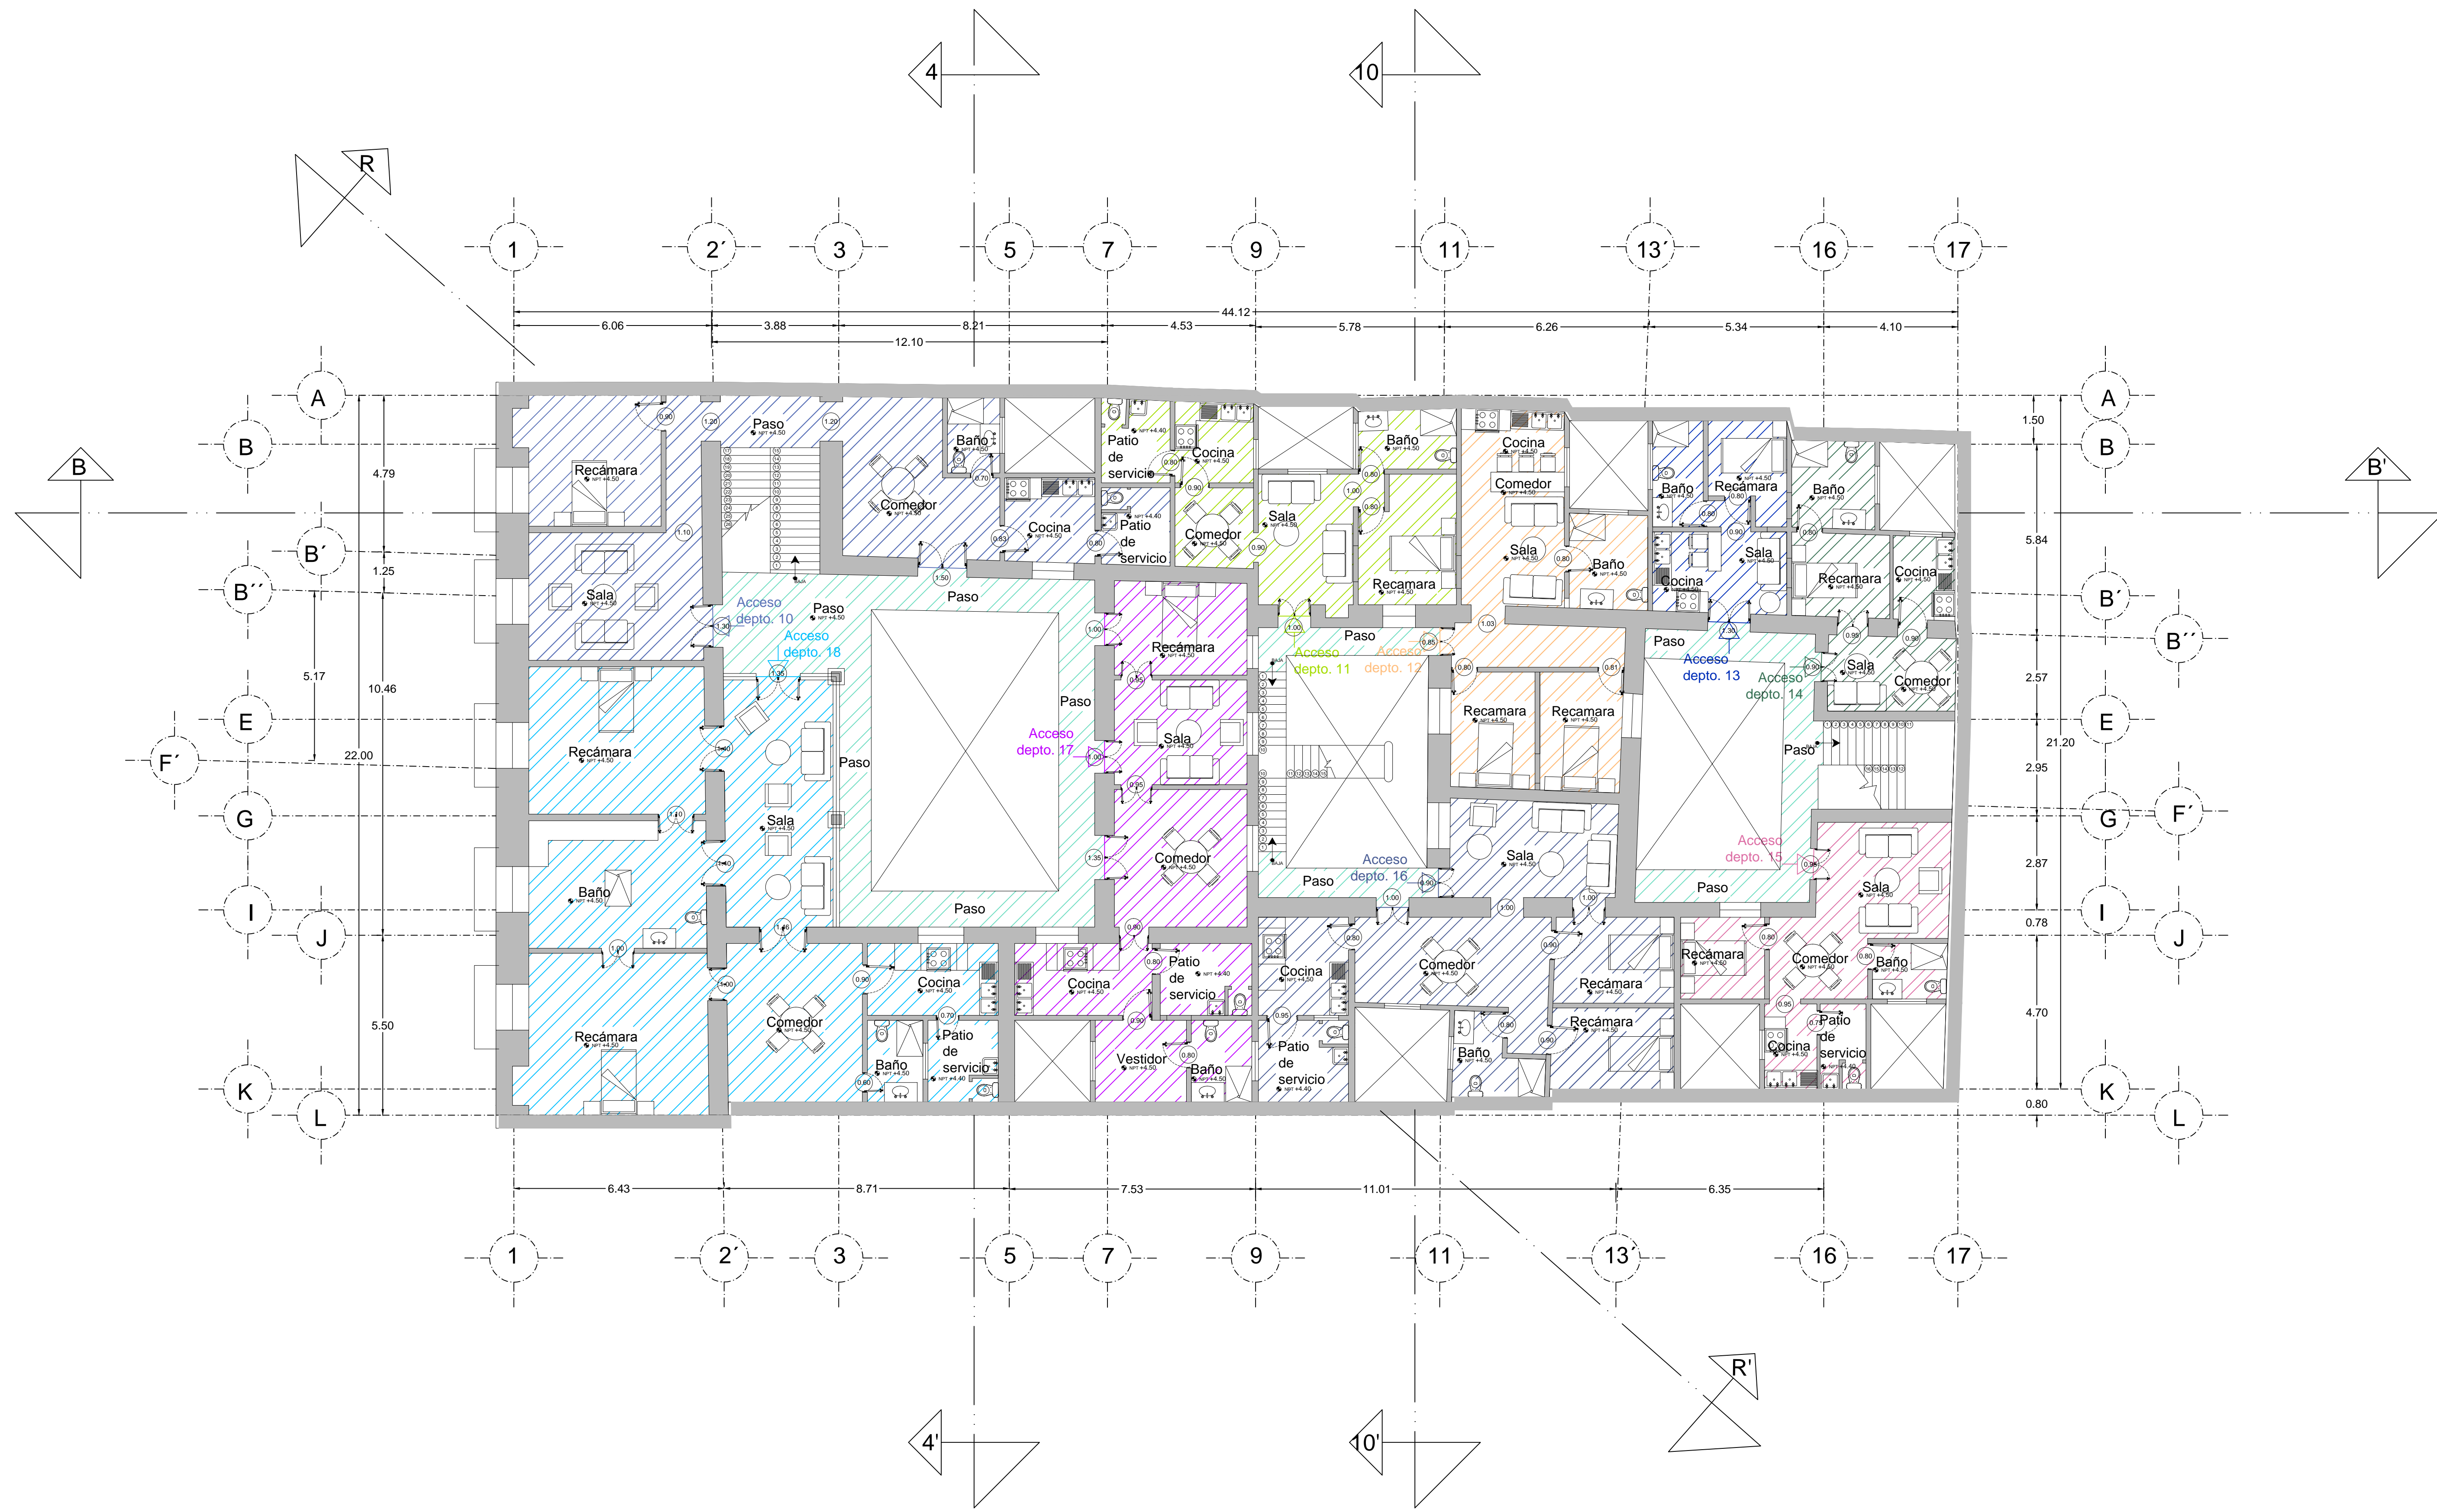

PROYECTO:
SIEMPRE VIVA 311

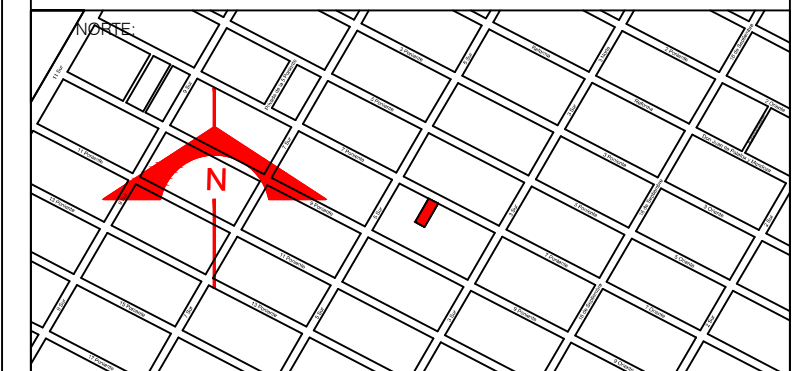

ESCALA:
 1 : 100

FECHA:
 NOVIEMBRE 2013

SIMBOLOGIA:


■ DEPARTAMENTO 10	■ DEPARTAMENTO 14	■ DEPARTAMENTO 18
■ DEPARTAMENTO 11	■ DEPARTAMENTO 15	■ PASILLOS SUPERIORES
■ DEPARTAMENTO 12	■ DEPARTAMENTO 16	
■ DEPARTAMENTO 13	■ DEPARTAMENTO 17	

FRANCISCO ROMANO NAVA
 ID: 122904
 TESIS


AVENIDA 7 PONIENTE #311
 PUEBLA, PUEBLA
 CENTRO

PLANO: DISTRIBUCION PROPUESTA
 ACCESOS PRINCIPALES
 PLANTA ALTA
 Piso 2

CLAVE:
 ARQ-03.4

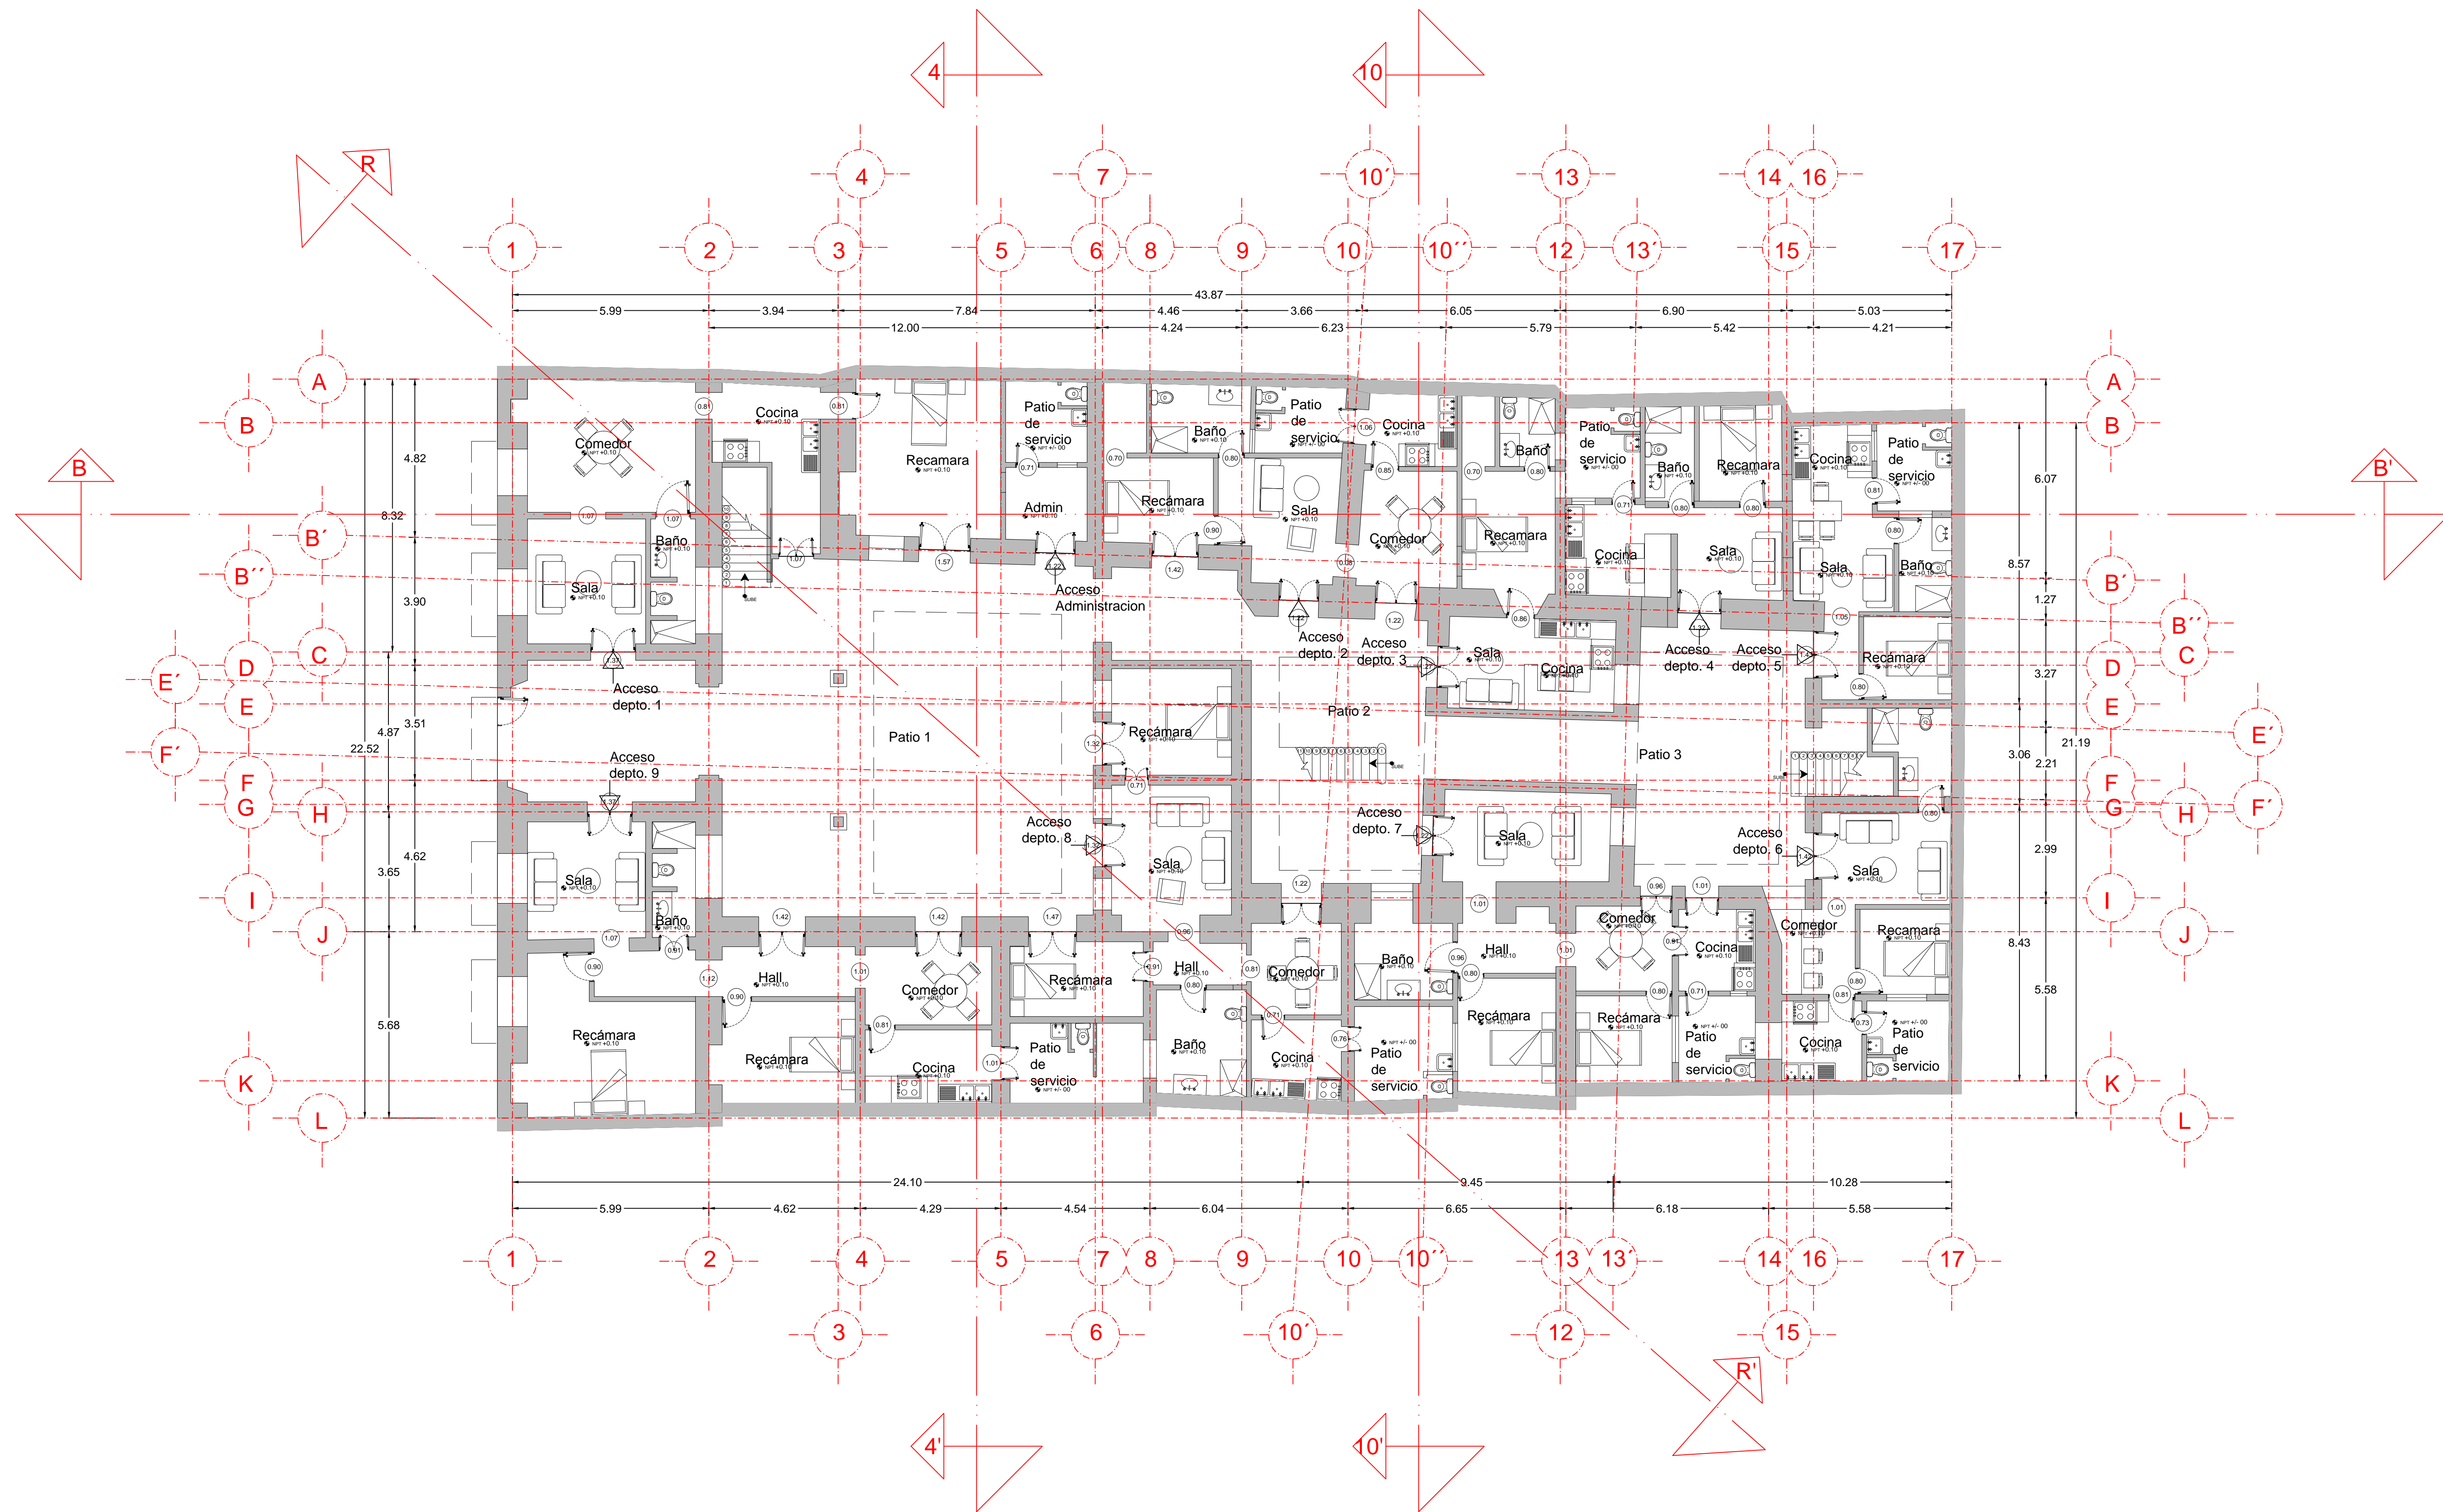

PROYECTO:
SIEMPRE VIVA 311

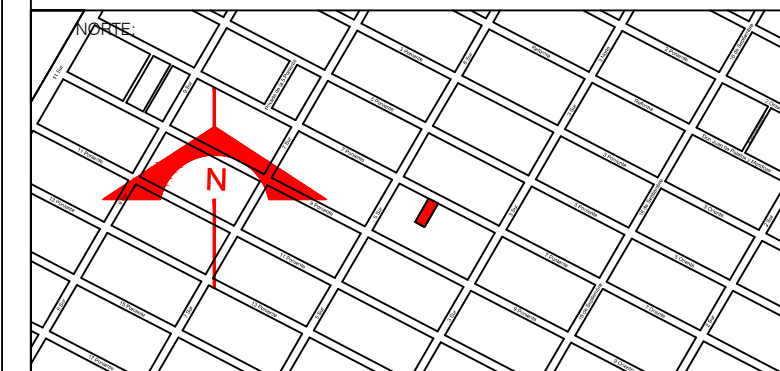

ESCALA:
 1 : 100

FECHA:
 NOVIEMBRE 2013


SIMBOLOGÍA:

FRANCISCO ROMANO NAVA
 ID: 122904
 TESIS

AVENIDA 7 PONIENTE #311
 PUEBLA, PUEBLA
 CENTRO

PLANO:
 COTAS A EJES
 PRIMERA PROPUESTA
 PLANTA BAJA
 Piso 1

CLAVE:
 ARQ-04.1

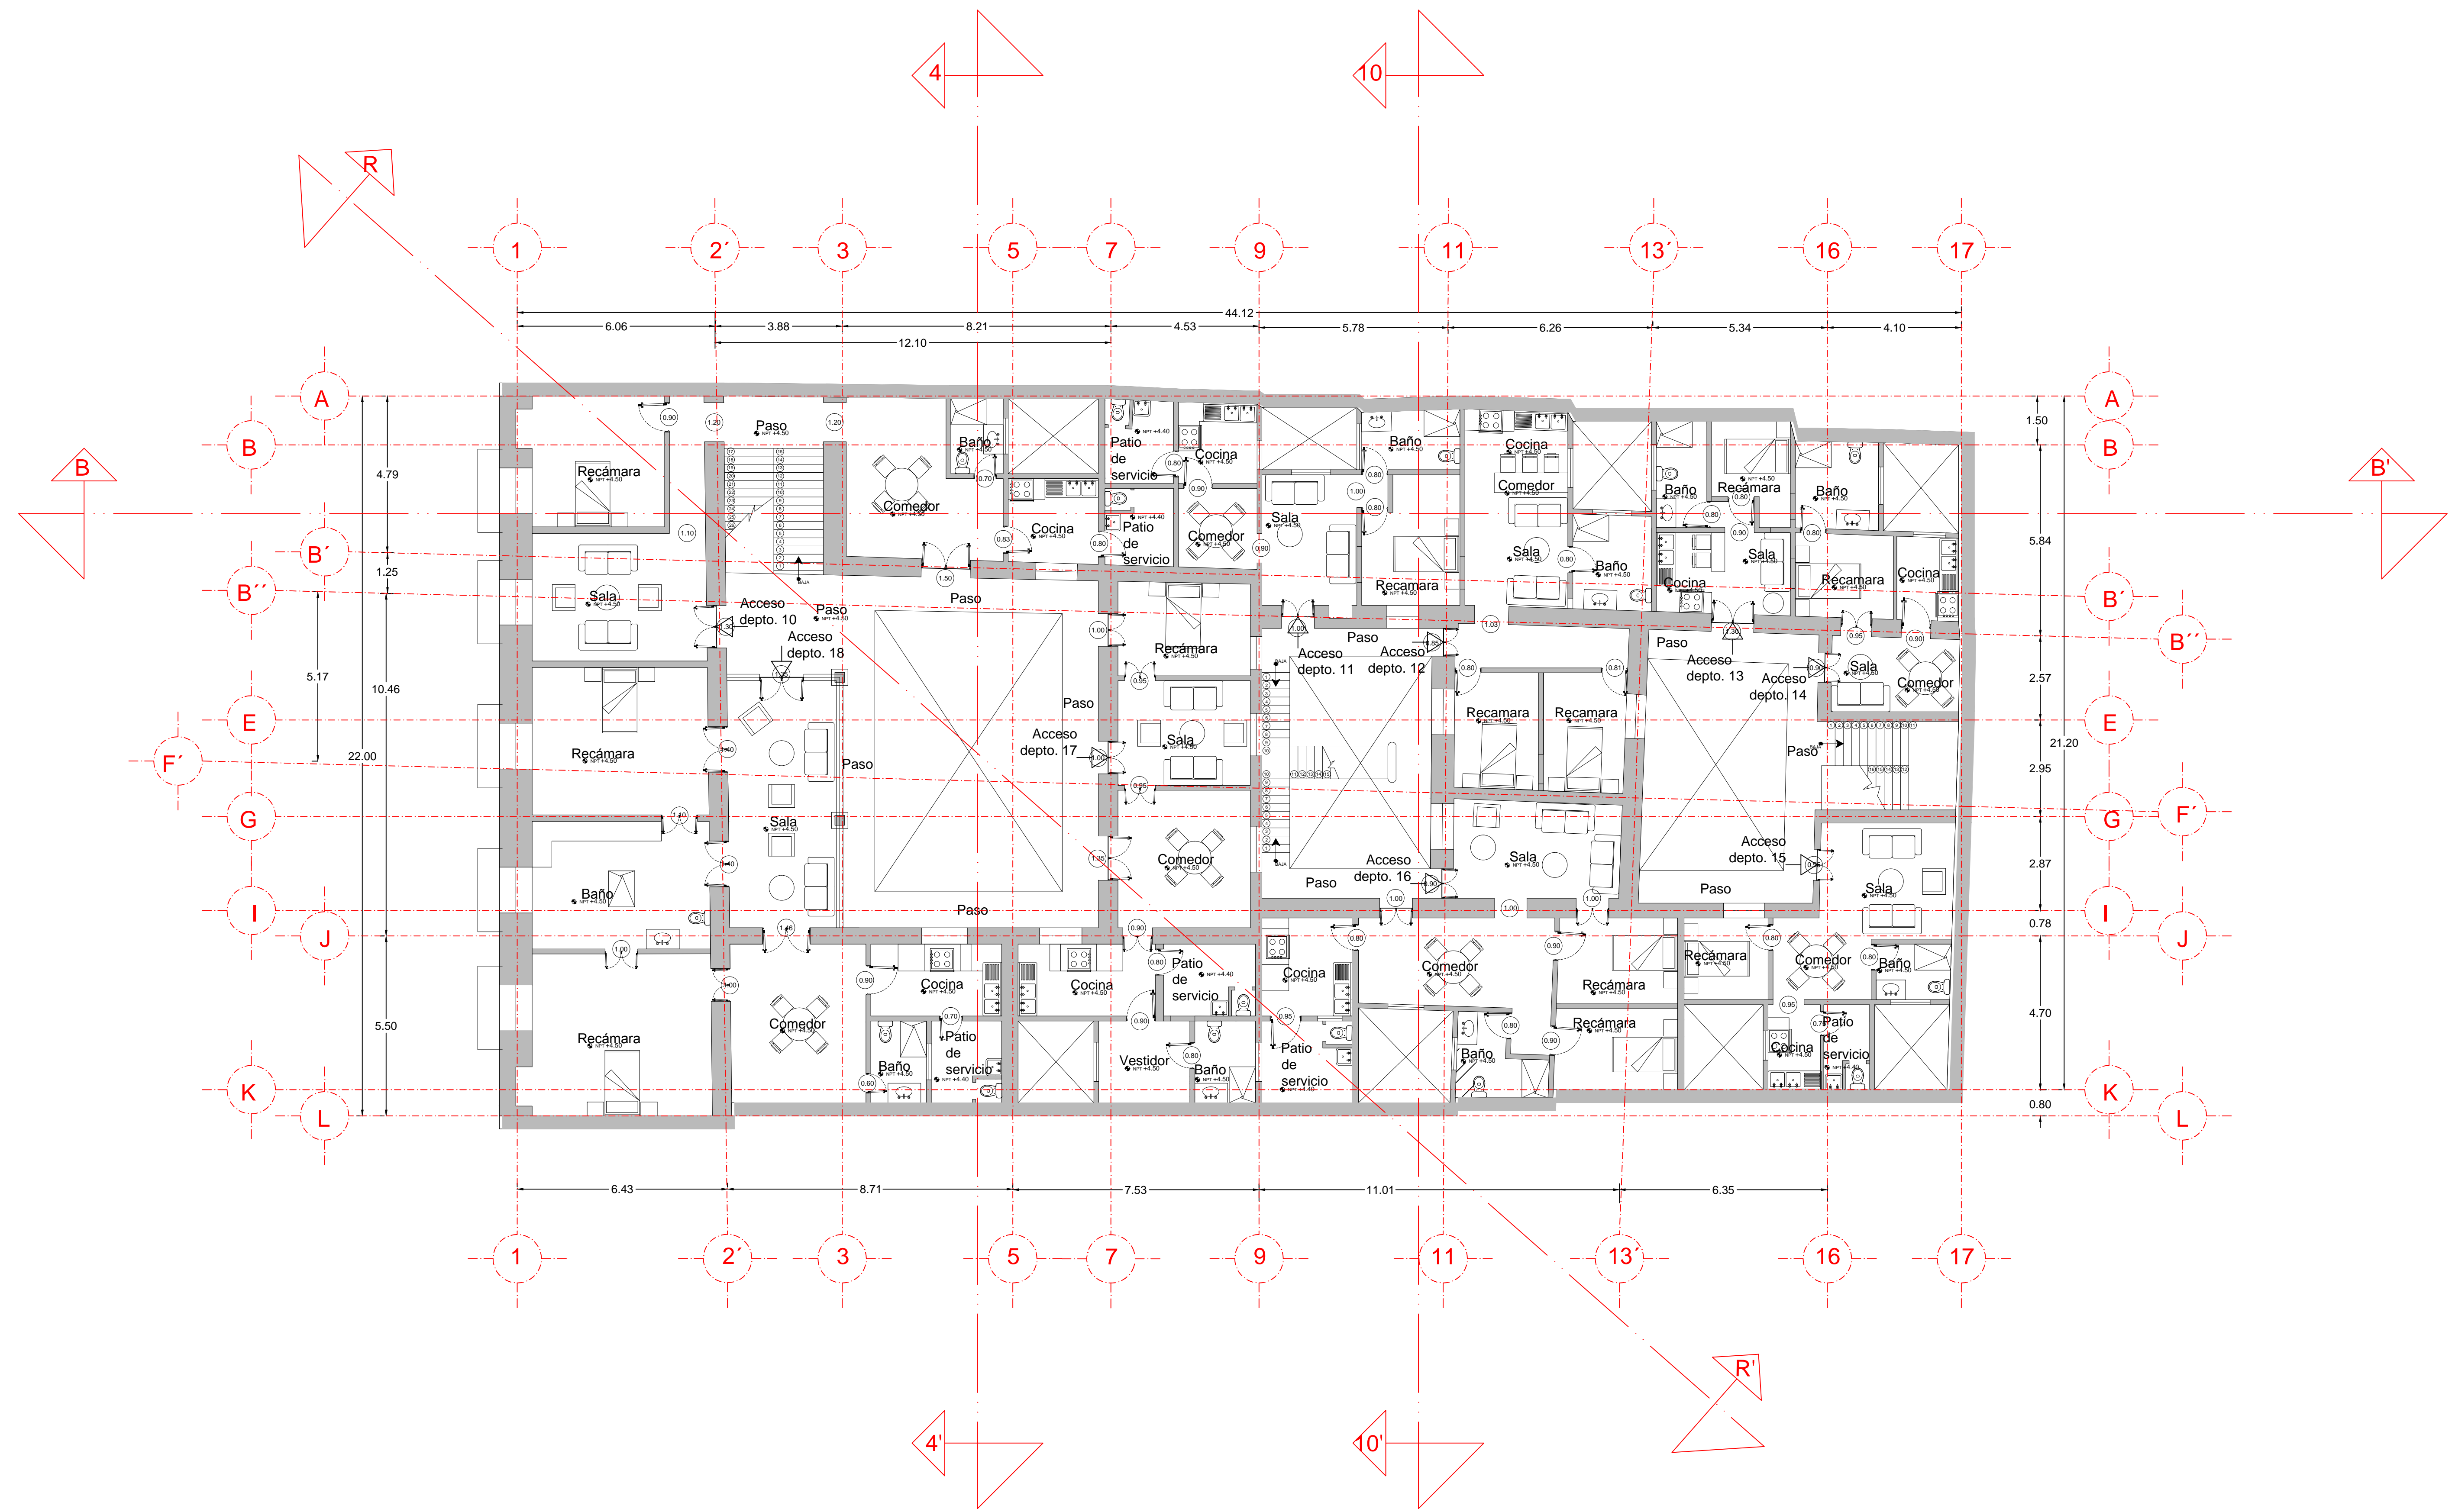

PROYECTO:
SIEMPRE VIVA 311



ESCALA:
 1 : 100

FECHA:
 NOVIEMBRE 2013


SIMBOLOGIA:

FRANCISCO ROMANO NAVA
 ID: 122904
 TESIS


AVENIDA 7 PONIENTE #311
 PUEBLA, PUEBLA
 CENTRO

PLANO:
 COTAS A EJES
 PRIMERA PROPUESTA
 PLANTA ALTA
 Piso 2

CLAVE:
 ARQ-04.2

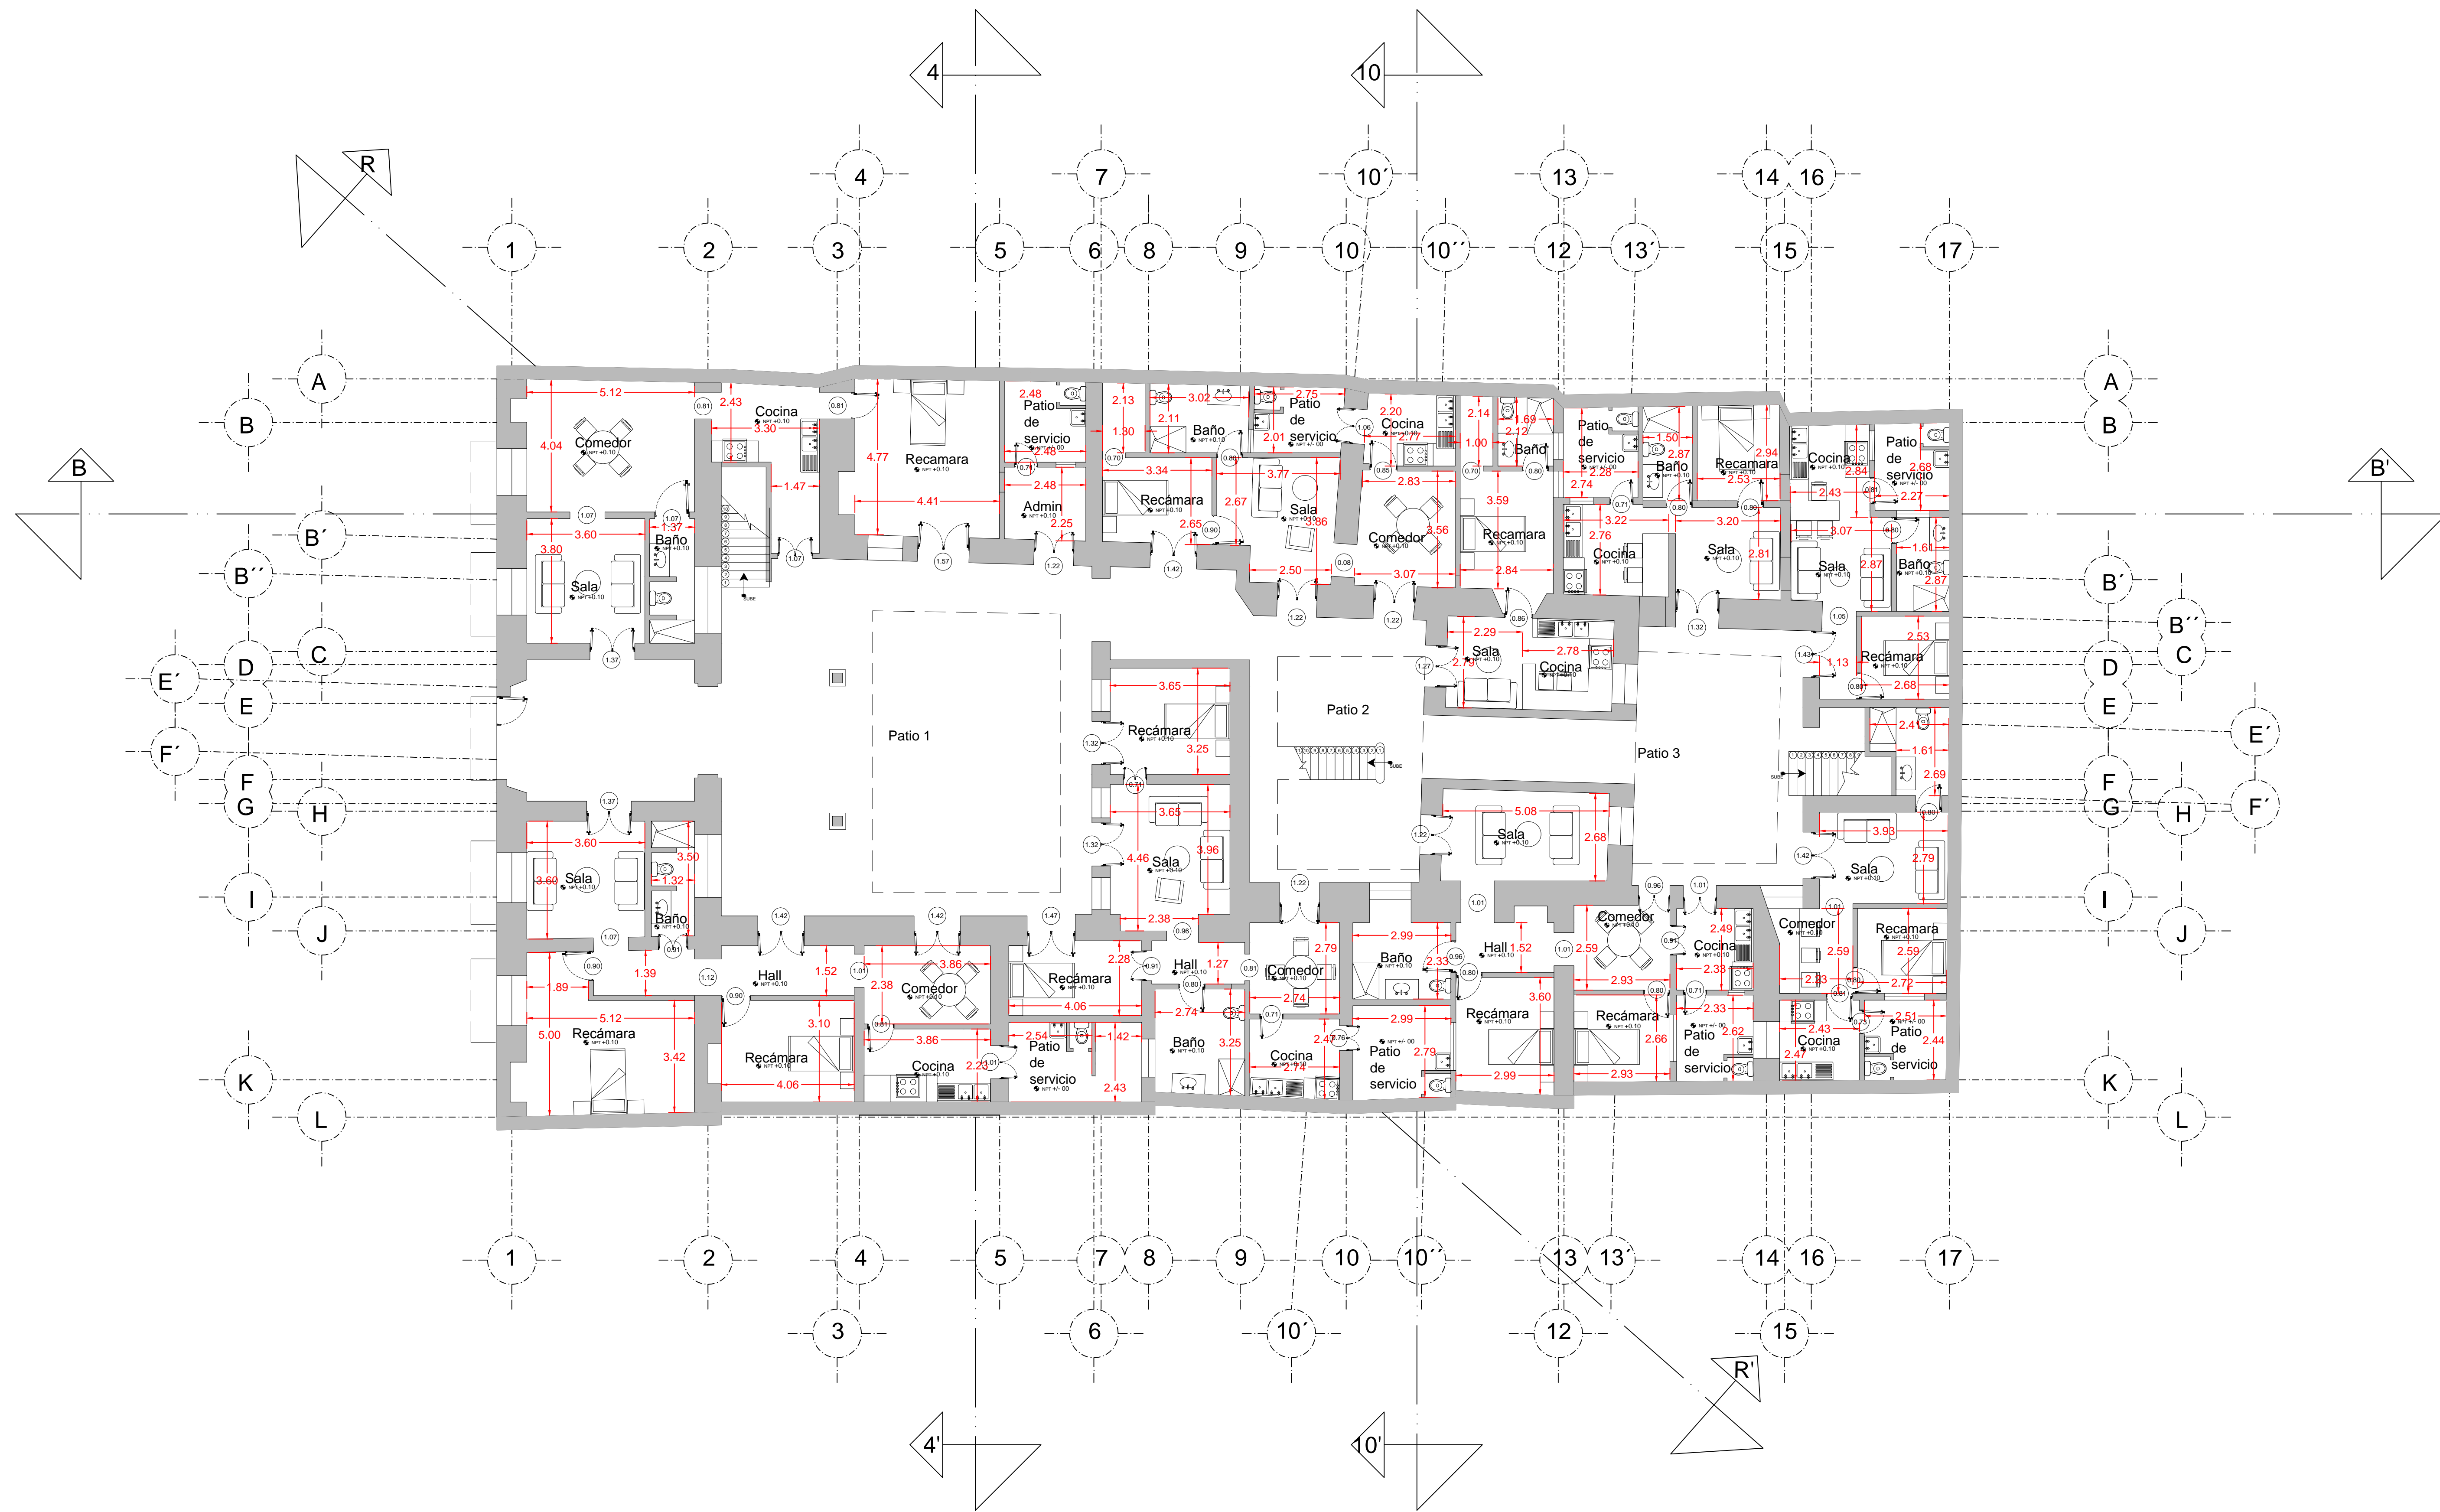

PROYECTO:
SIEMPRE VIVA 311

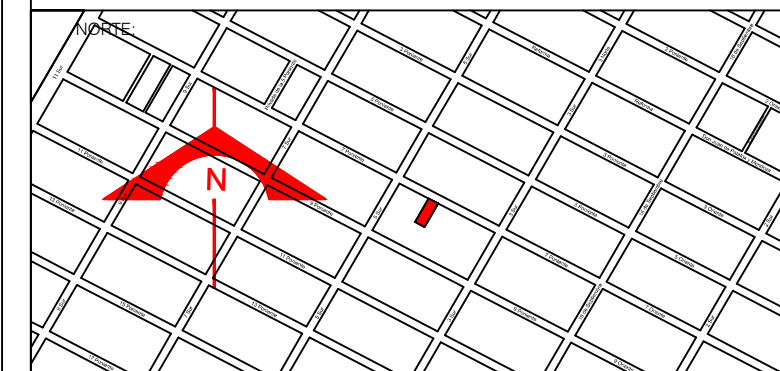

ESCALA:
1 : 100

FECHA:
NOVIEMBRE 2013


SIMBOLOGÍA:

FRANCISCO ROMANO NAVA
ID: 122904
TESIS


AVENIDA 7 PONIENTE #311
PUEBLA, PUEBLA
CENTRO

PLANO:
COTAS INTERIORES
PRIMERA PROPUESTA
PLANTA BAJA
Piso 1

CLAVE:
ARQ-04.3

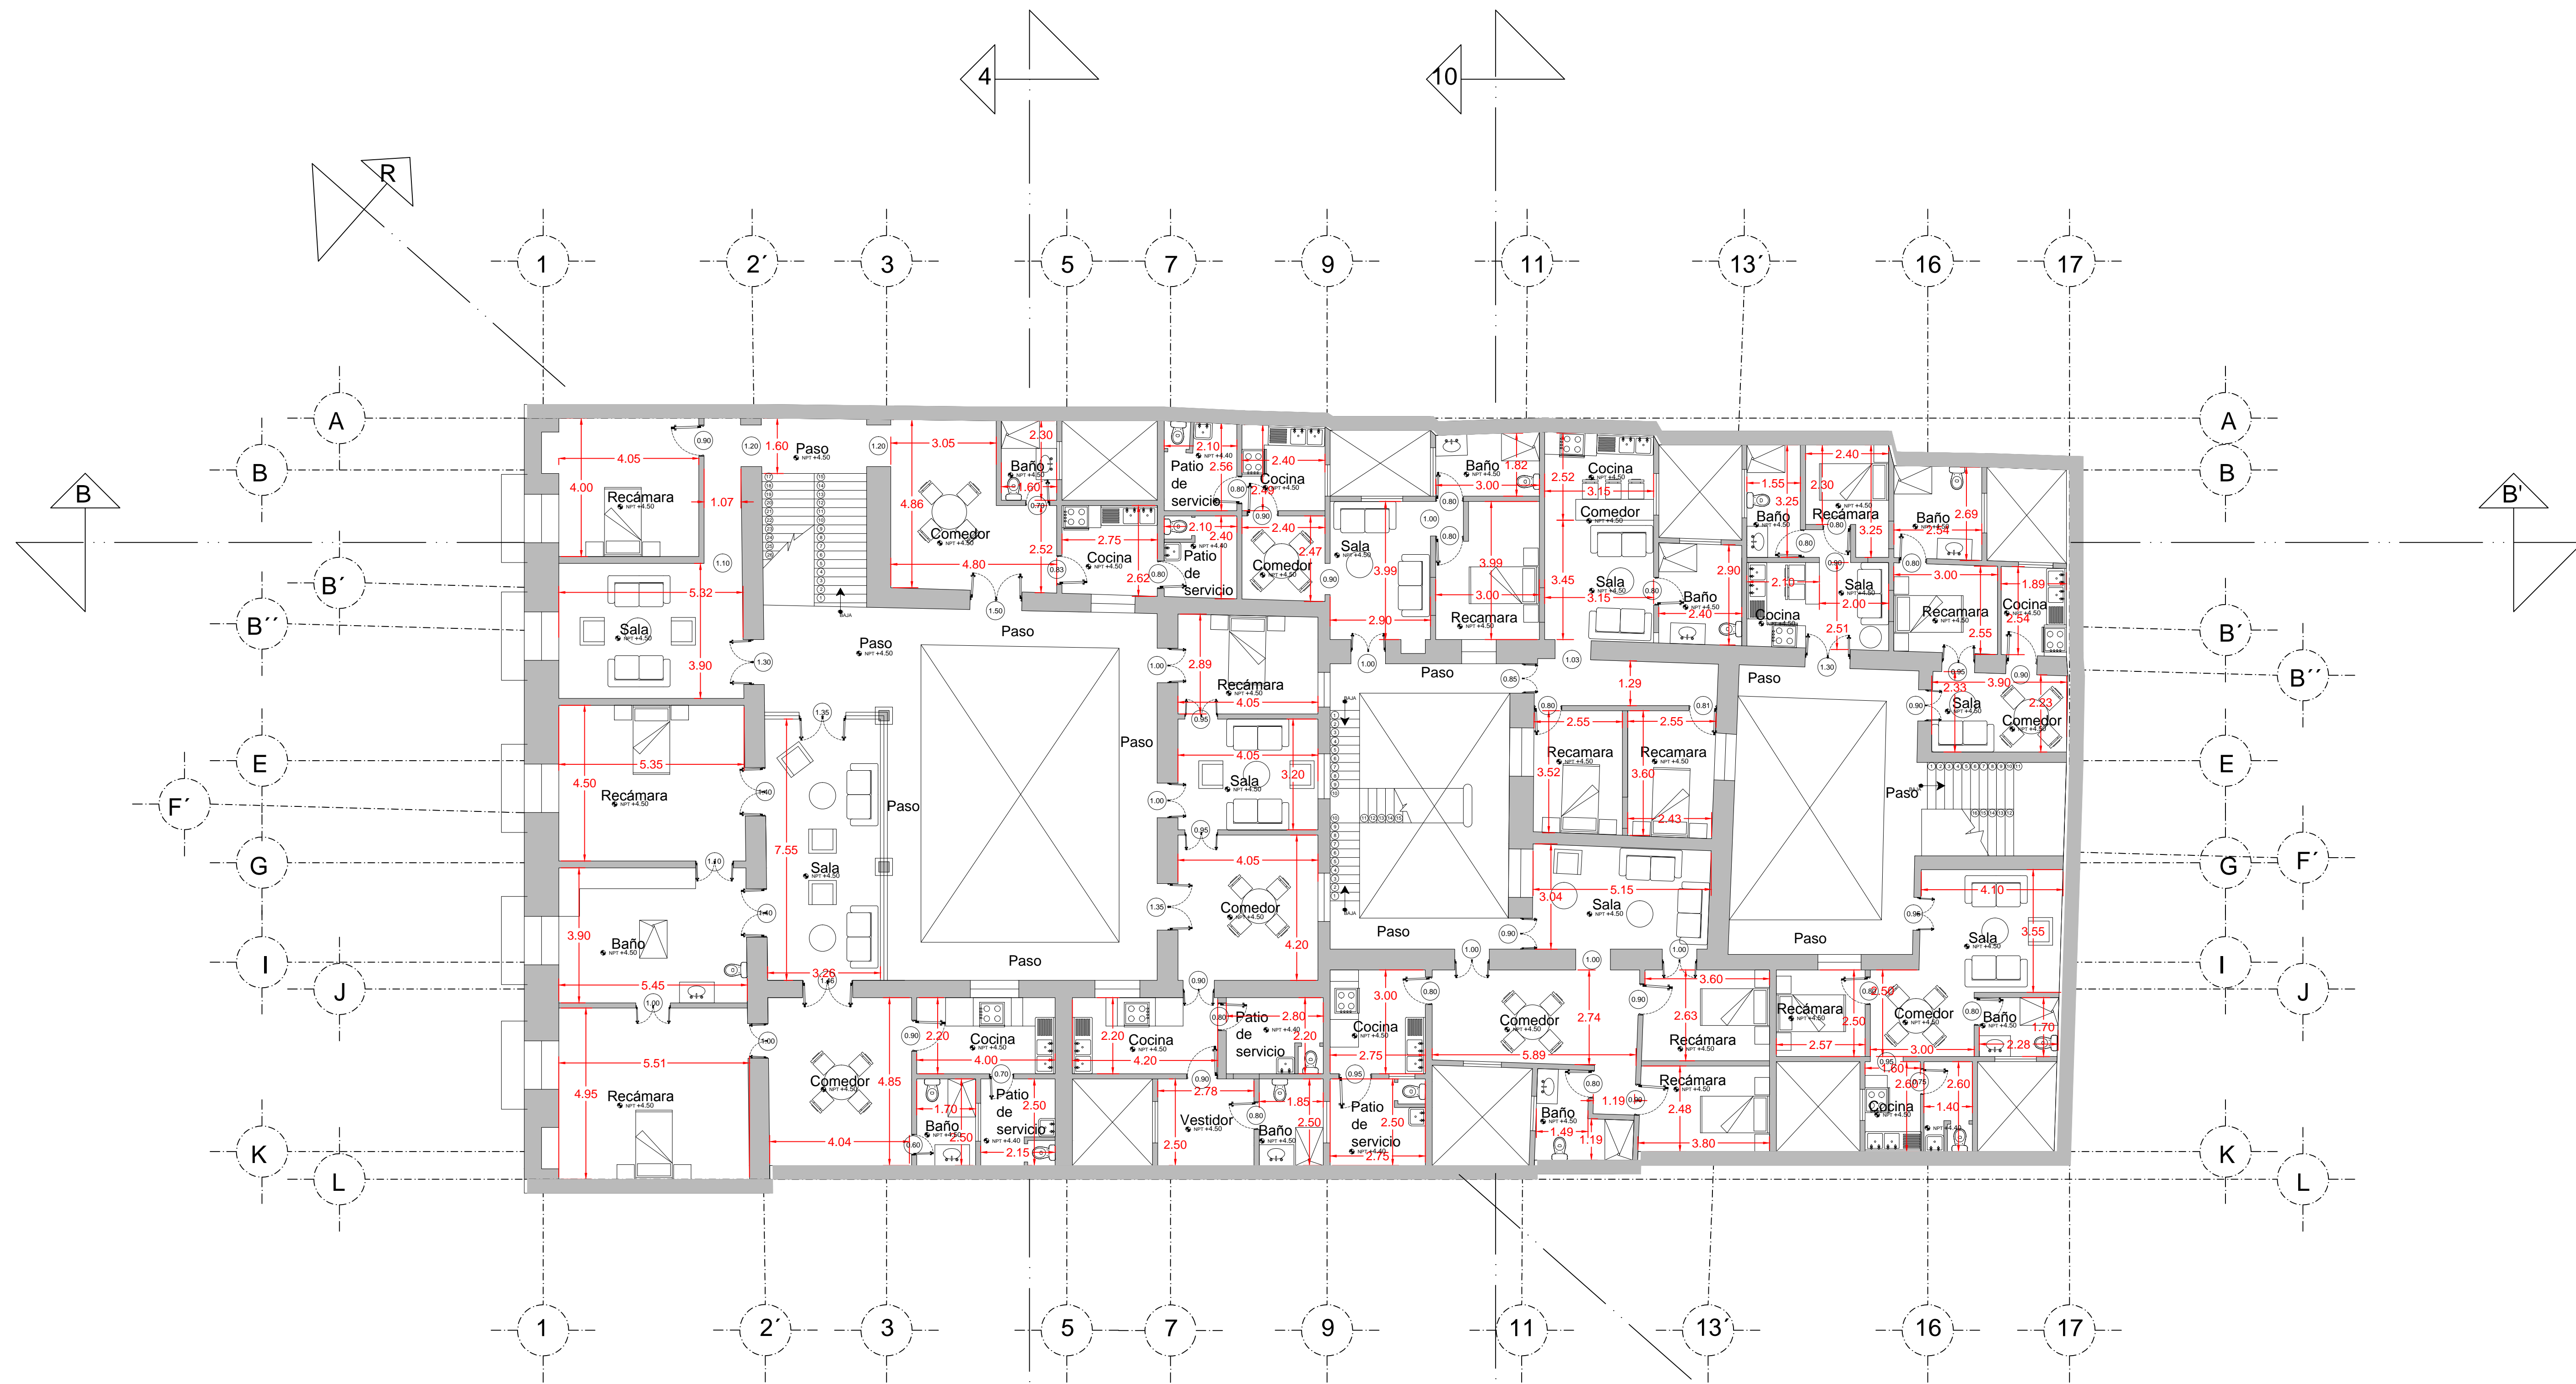

PROYECTO:
SIEMPRE VIVA 311

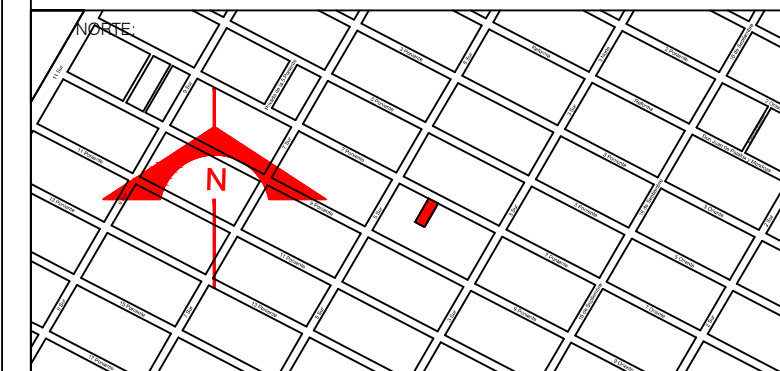


ESCALA:
 1 : 100
 FECHA:
 NOVIEMBRE 2013


SIMBOLOGÍA:

FRANCISCO ROMANO NAVA
 ID: 122904
 TESIS
 AVENIDA 7 PONIENTE #311
 PUEBLA, PUEBLA
 CENTRO

PLANO:
 COTAS INTERIORES
 PRIMERA PROPUESTA
 PLANTA ALTA
 Piso 2
 CLAVE:
 ARQ-04.4

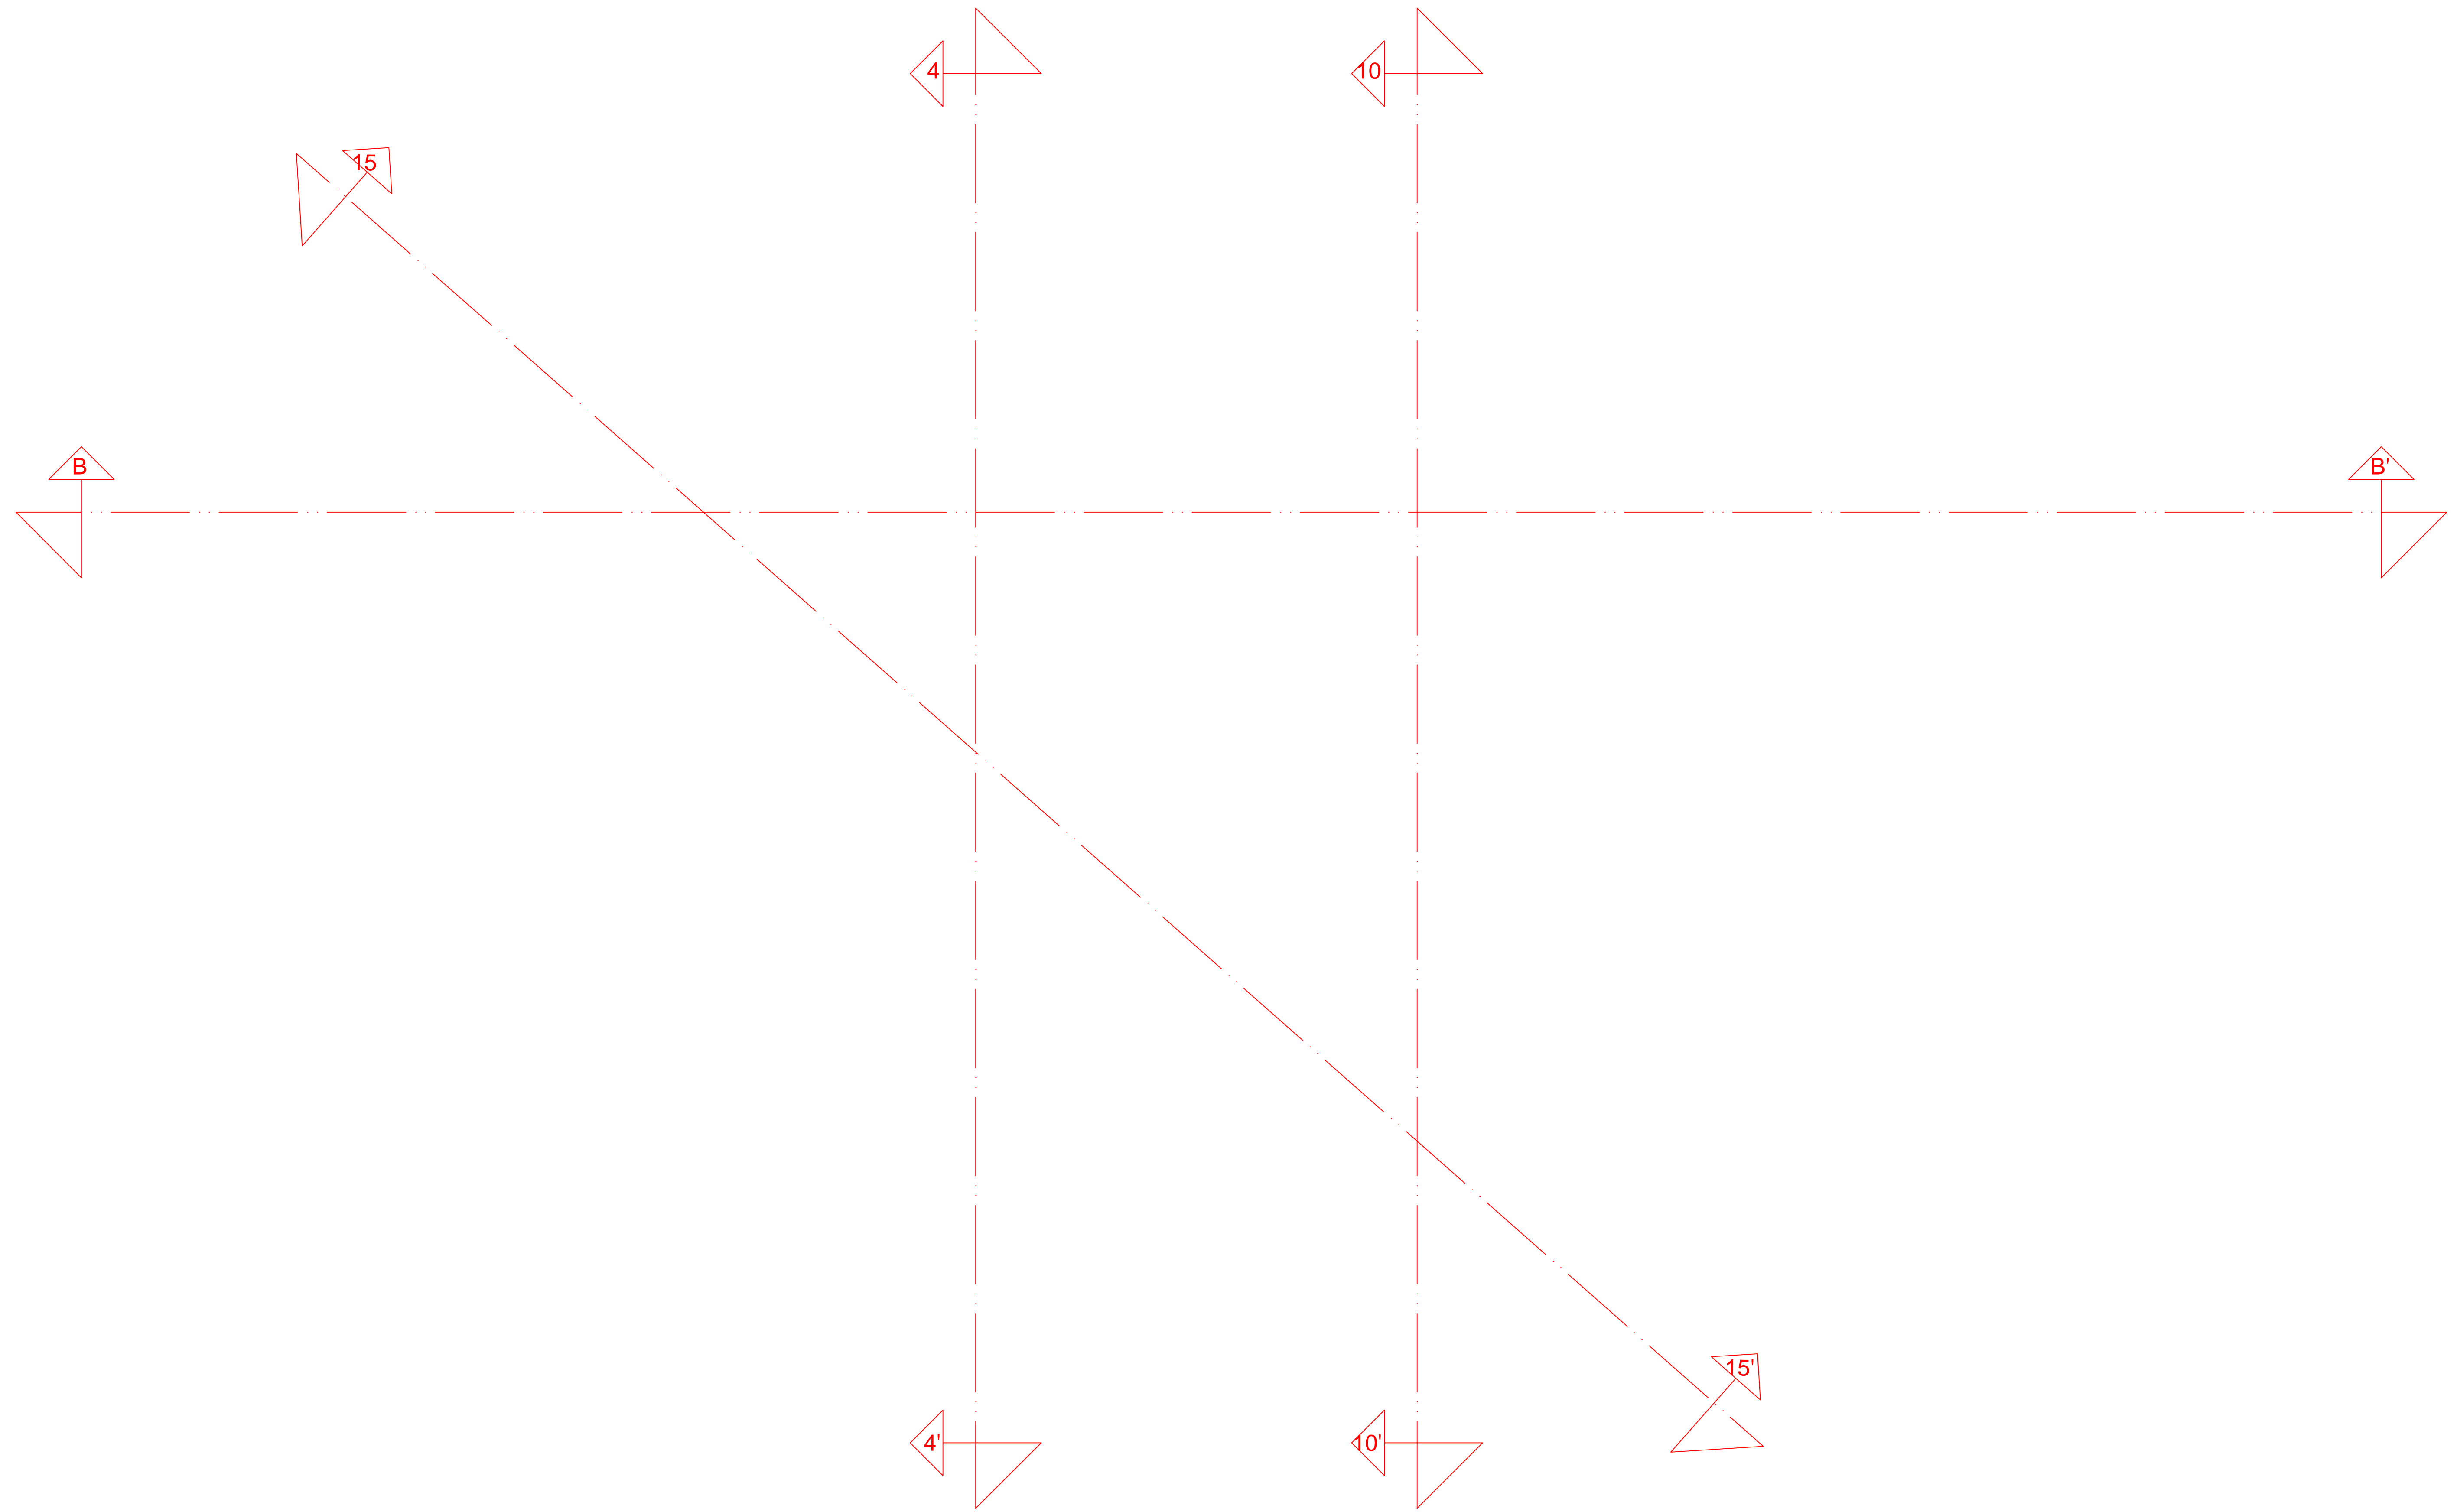

PROYECTO:
SIEMPRE VIVA 311

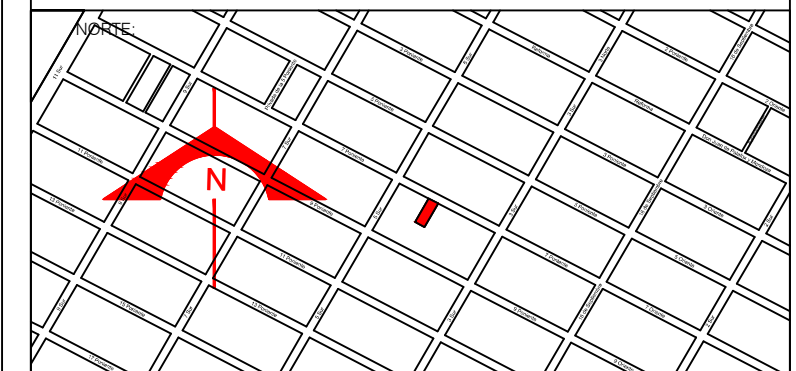

ESCALA:
 1 : 100

FECHA:
 NOVIEMBRE 2013


SIMBOLOGIA:

FRANCISCO ROMANO NAVA
 ID: 122904
 TESIS


AVENIDA 7 PONIENTE #311
 PUEBLA, PUEBLA
 CENTRO

PLANO:
 PLANTA DE AZOTEAS
 Piso 3

CLAVE:
 ARQ-04.5

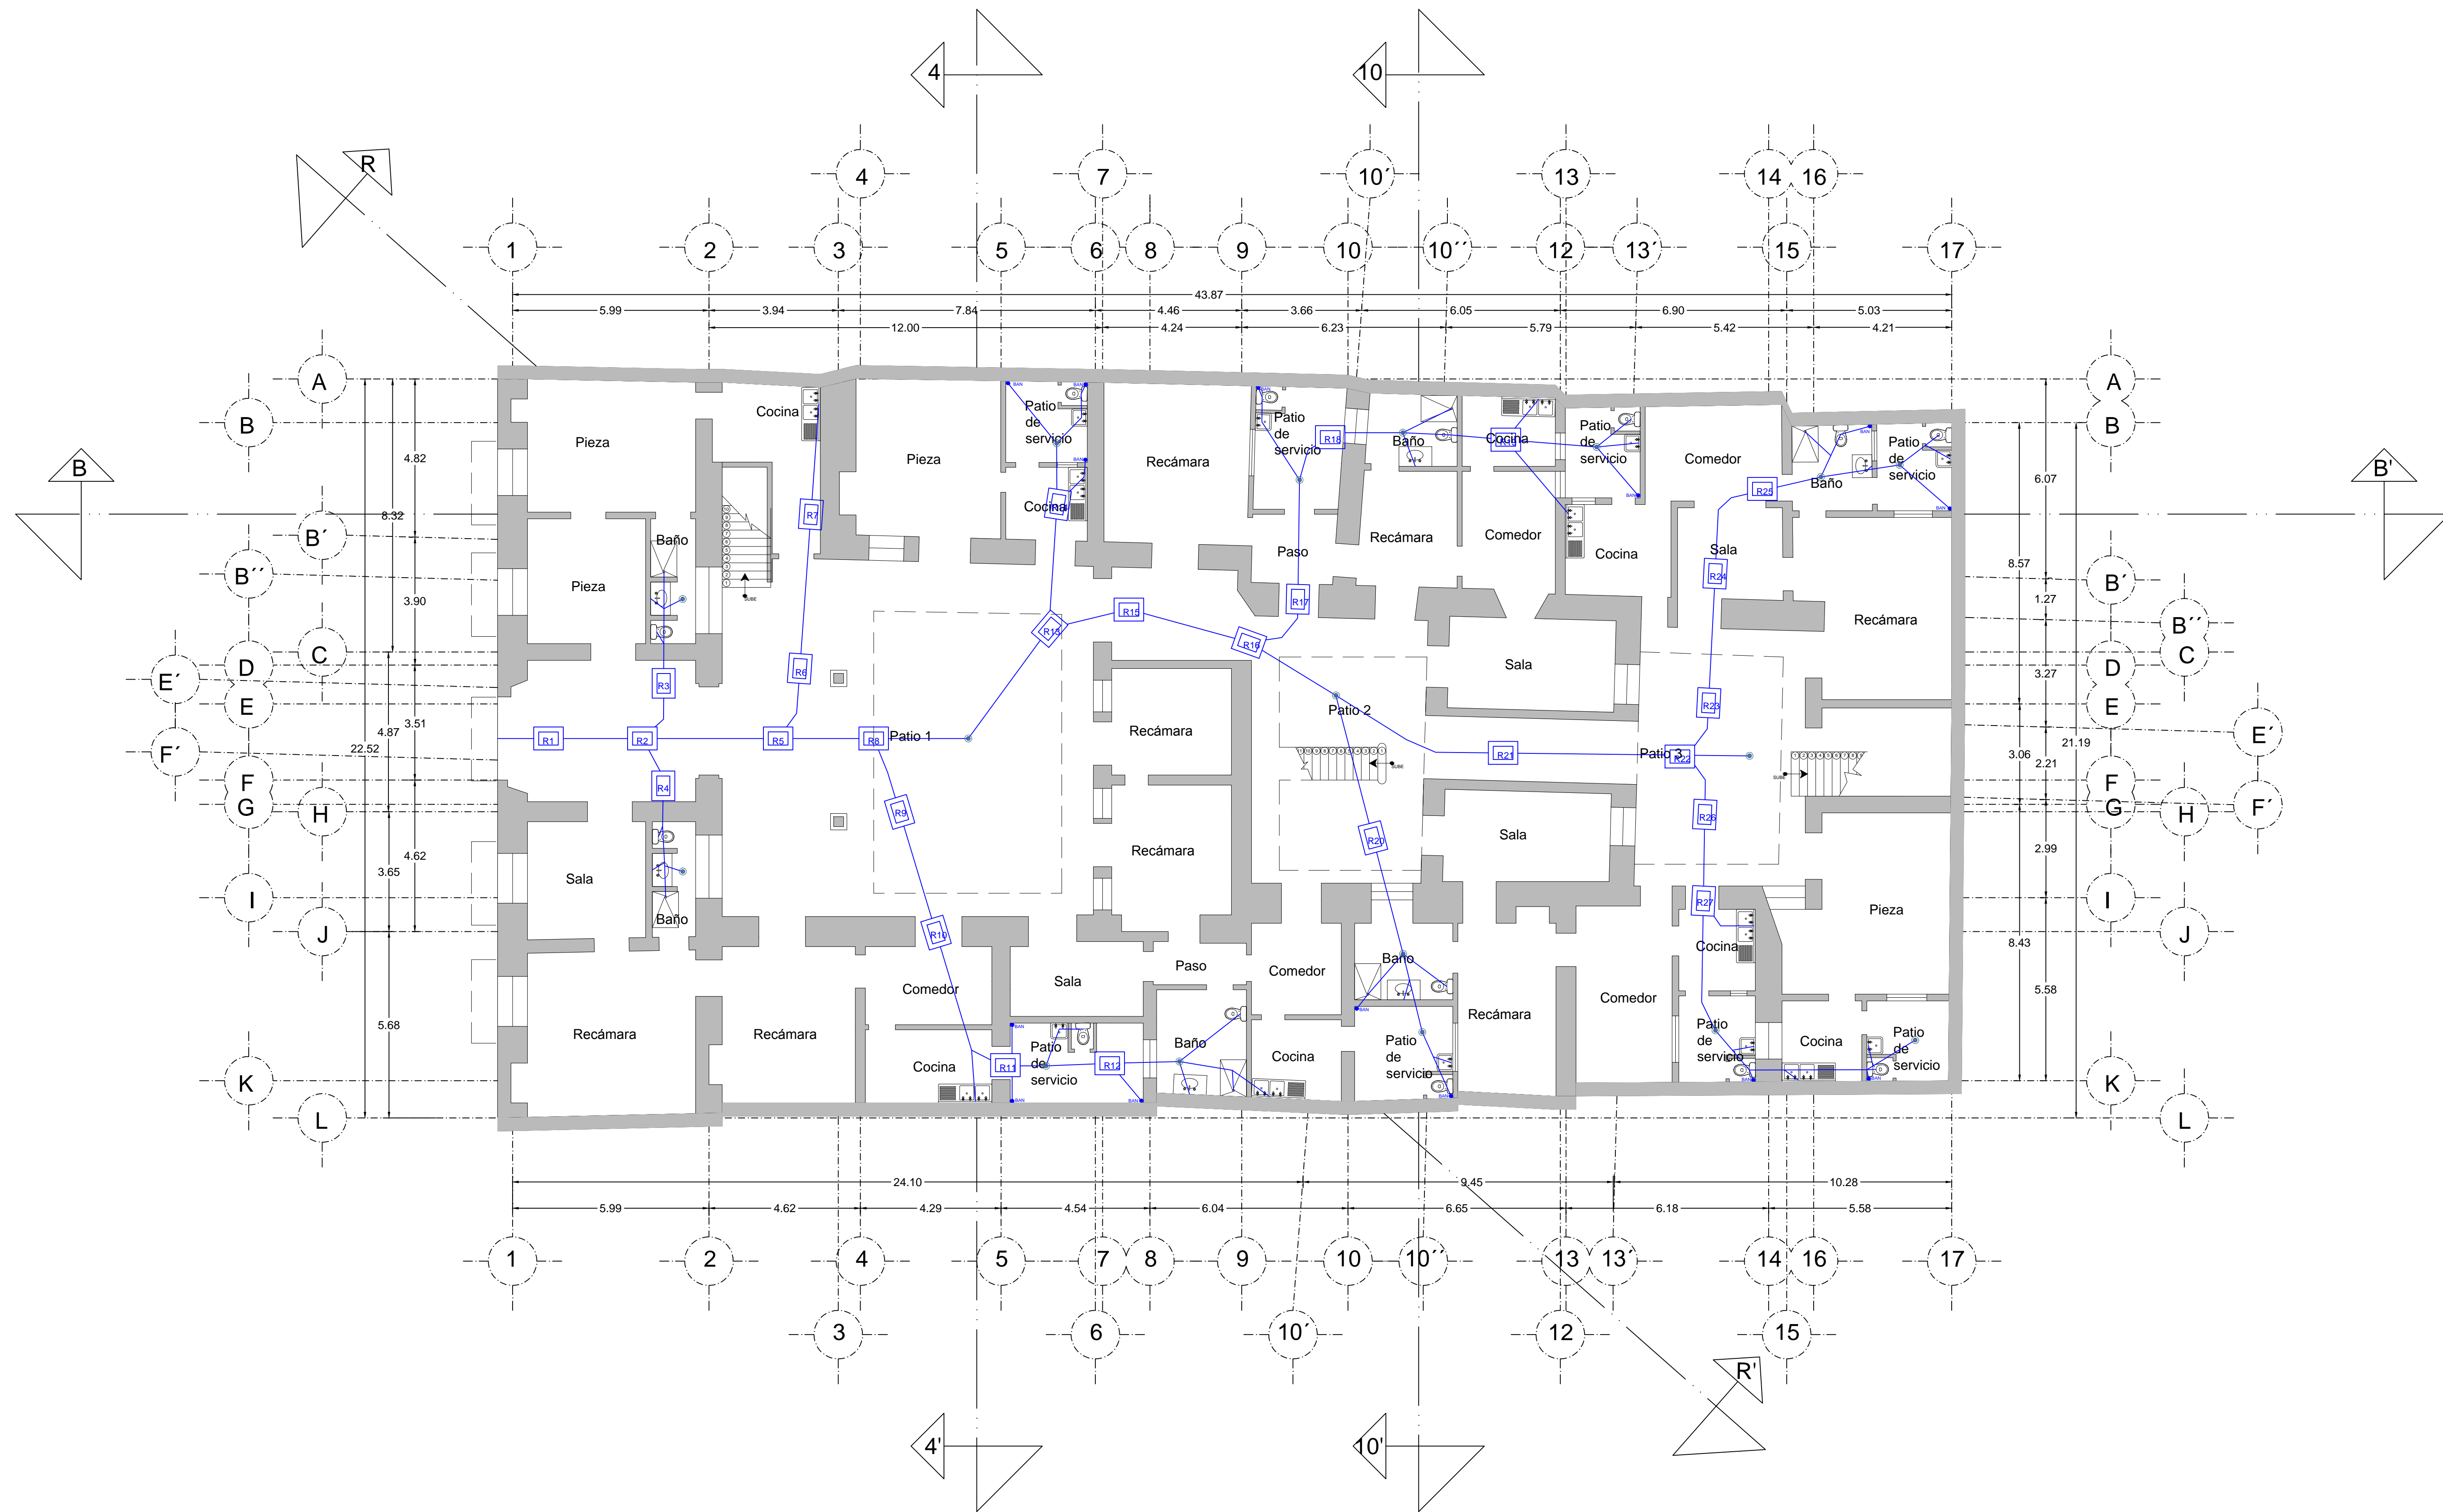

PROYECTO:
SIEMPRE VIVA 311

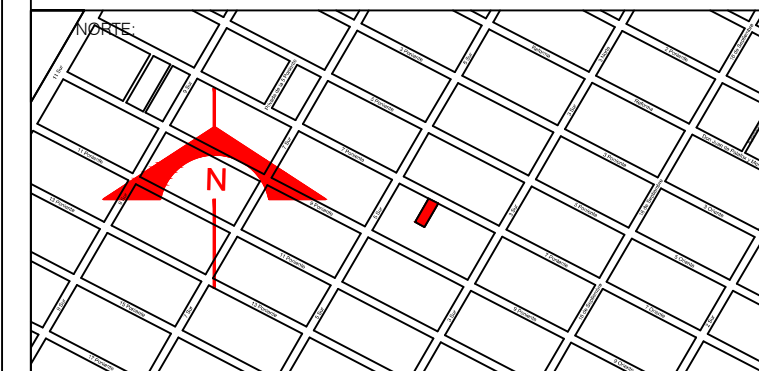

ESCALA:
1 : 100

FECHA:
NOVIEMBRE 2013

SIMBOLOGIA:


	Tubo de PVC Sanitario		Yee Doble
	Codo 90°		Reducción
	Codo 45°		Yee Reducida
	Yee		Coladera Helvex Modelo 282-35CH
	Tee		Coladera
	Codo Ventila		Bajada de Aguas Negras
			Registro

FRANCISCO ROMANO NAVA
ID: 122904
TESIS


AVENIDA 7 PONIENTE #311
PUEBLA, PUEBLA
CENTRO

PLANO: INSTALACION SANITARIA
EXISTENTE
PLANTA BAJA
Piso 1

CLAVE:
SAN-01.1

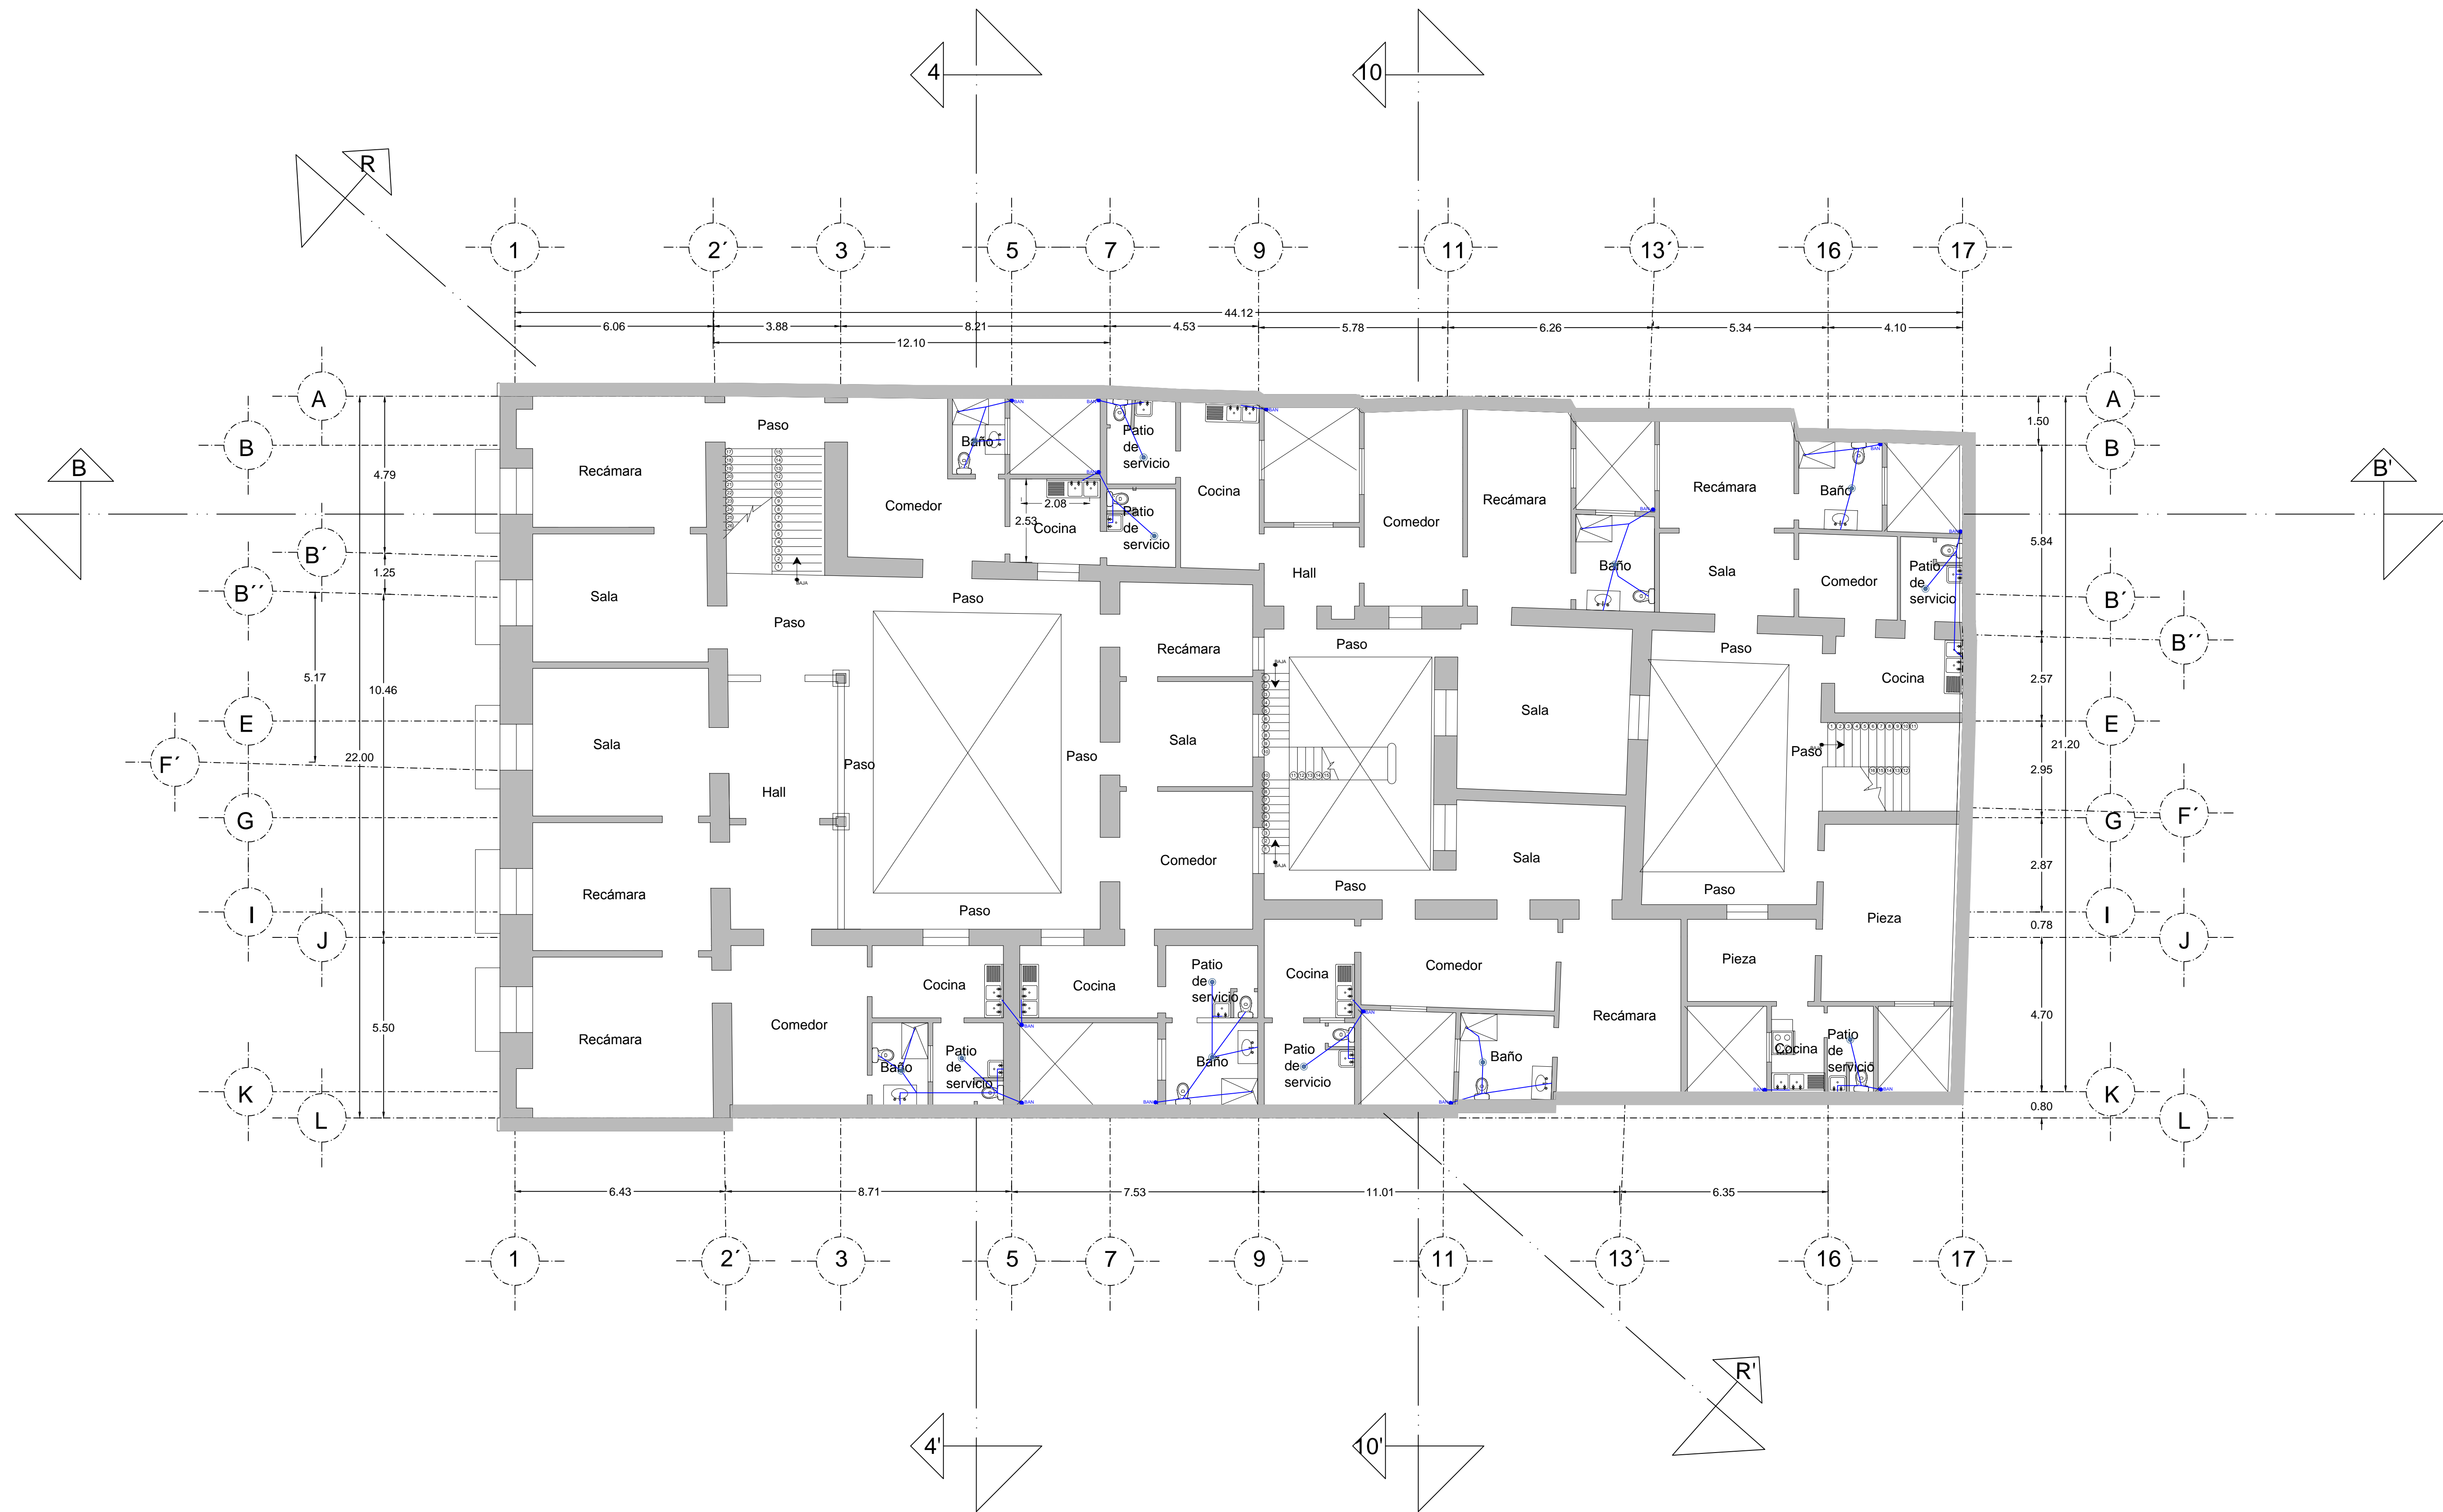

PROYECTO:
SIEMPRE VIVA 311

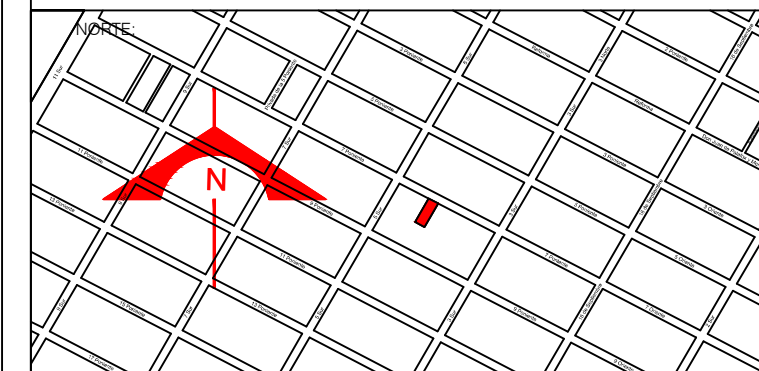

ESCALA:
 1 : 100

FECHA:
 NOVIEMBRE 2013

SIMBOLOGIA:

	Tubo de PVC Sanitario		Yee Doble
	Codo 90°		Reducción
	Codo 45°		Yee Reducida
	Yee		Coladera Helvex Modelo 282-35CH
	Tee		Coladera
	Codo Ventila		Bajada de Aguas Negras


Registro

FRANCISCO ROMANO NAVA
 ID: 122904
 TESIS


AVENIDA 7 PONIENTE #311
 PUEBLA, PUEBLA
 CENTRO

PLANO: **INSTALACION SANITARIA EXISTENTE PLANTA ALTA Piso 2**

CLAVE: **SAN-01.2**

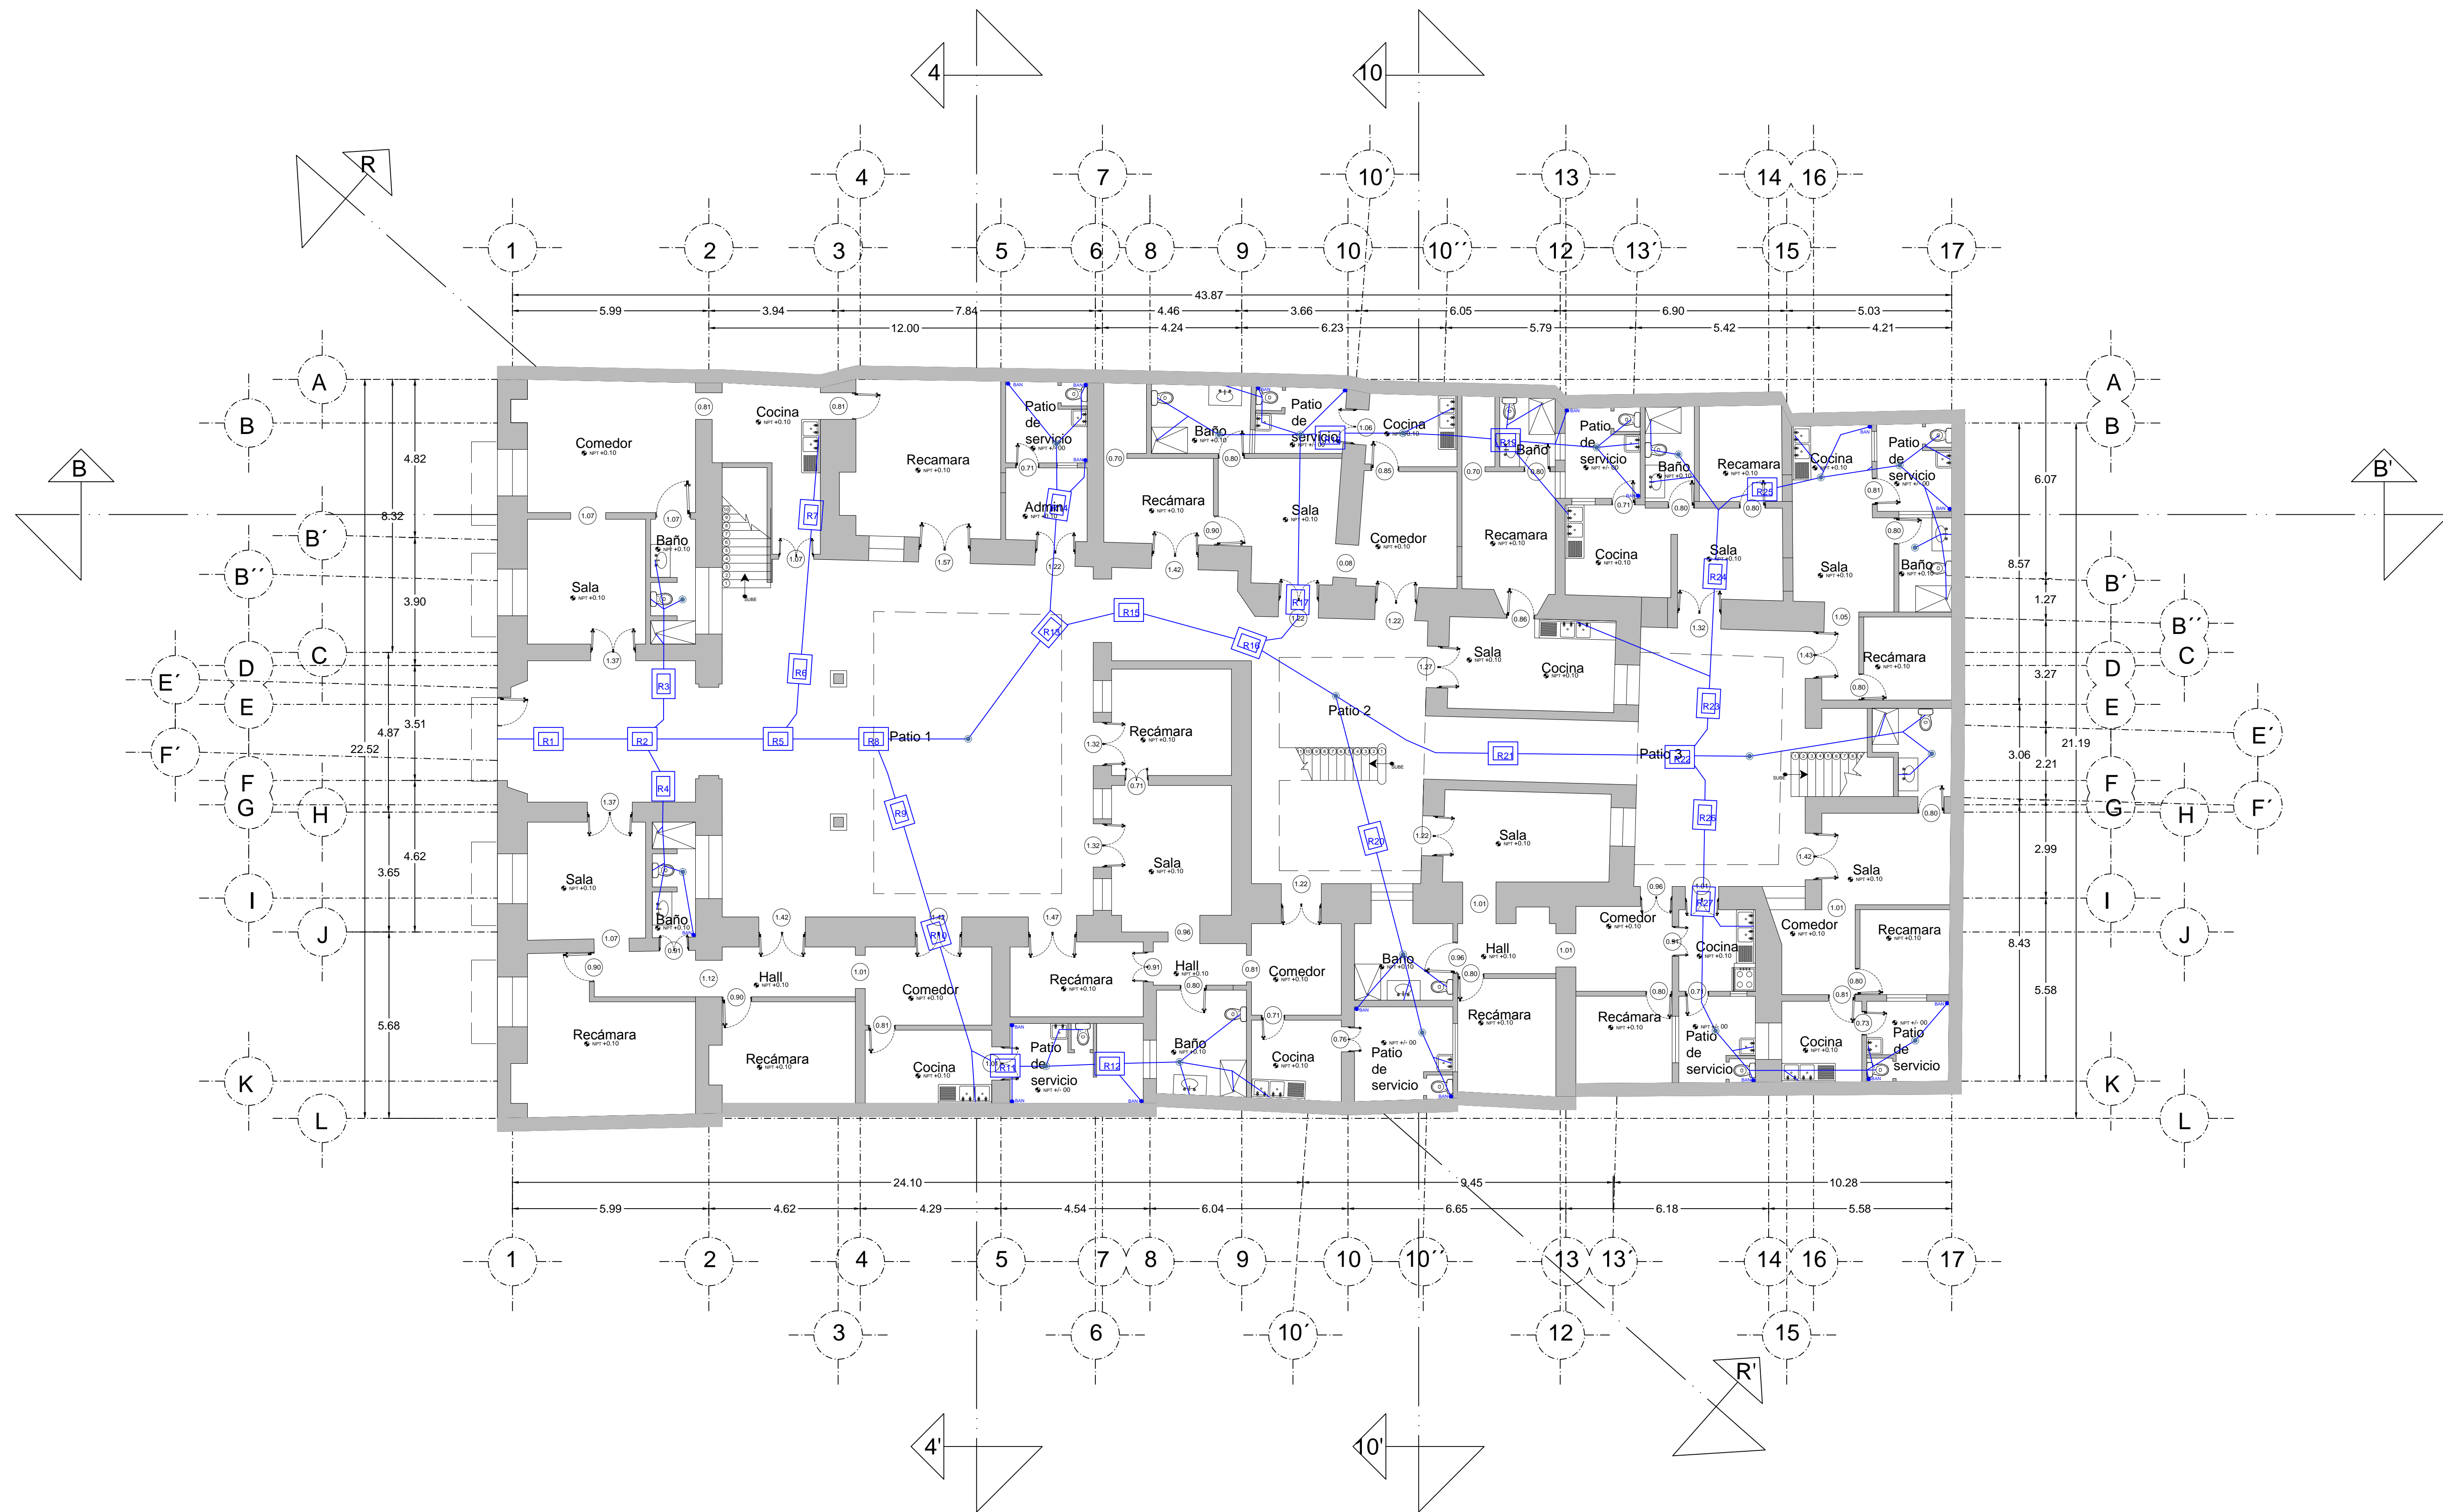

PROYECTO:
SIEMPRE VIVA 311

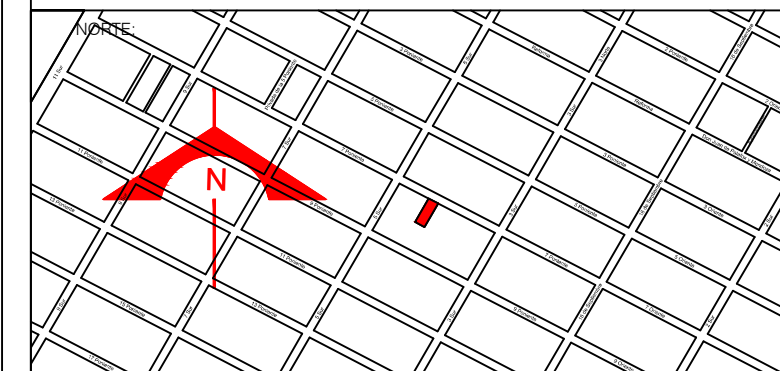

ESCALA:
1 : 100

FECHA:
NOVIEMBRE 2013

SIMBOLOGIA:

	Tubo de PVC Sanitario		Yee Doble
	Codo 90°		Reducción
	Codo 45°		Yee Reducida
	Yee		Coladera Helvex Modelo 282-35CH
	Tee		Coladera
	Codo Ventila		Bajada de Aguas Negras


Registro

FRANCISCO ROMANO NAVA
ID: 122904
TESIS


AVENIDA 7 PONIENTE #311
PUEBLA, PUEBLA
CENTRO

PLANO: INSTALACION SANITARIA
PROPUESTA
PLANTA BAJA
Piso 1

CLAVE:
SAN-02.1

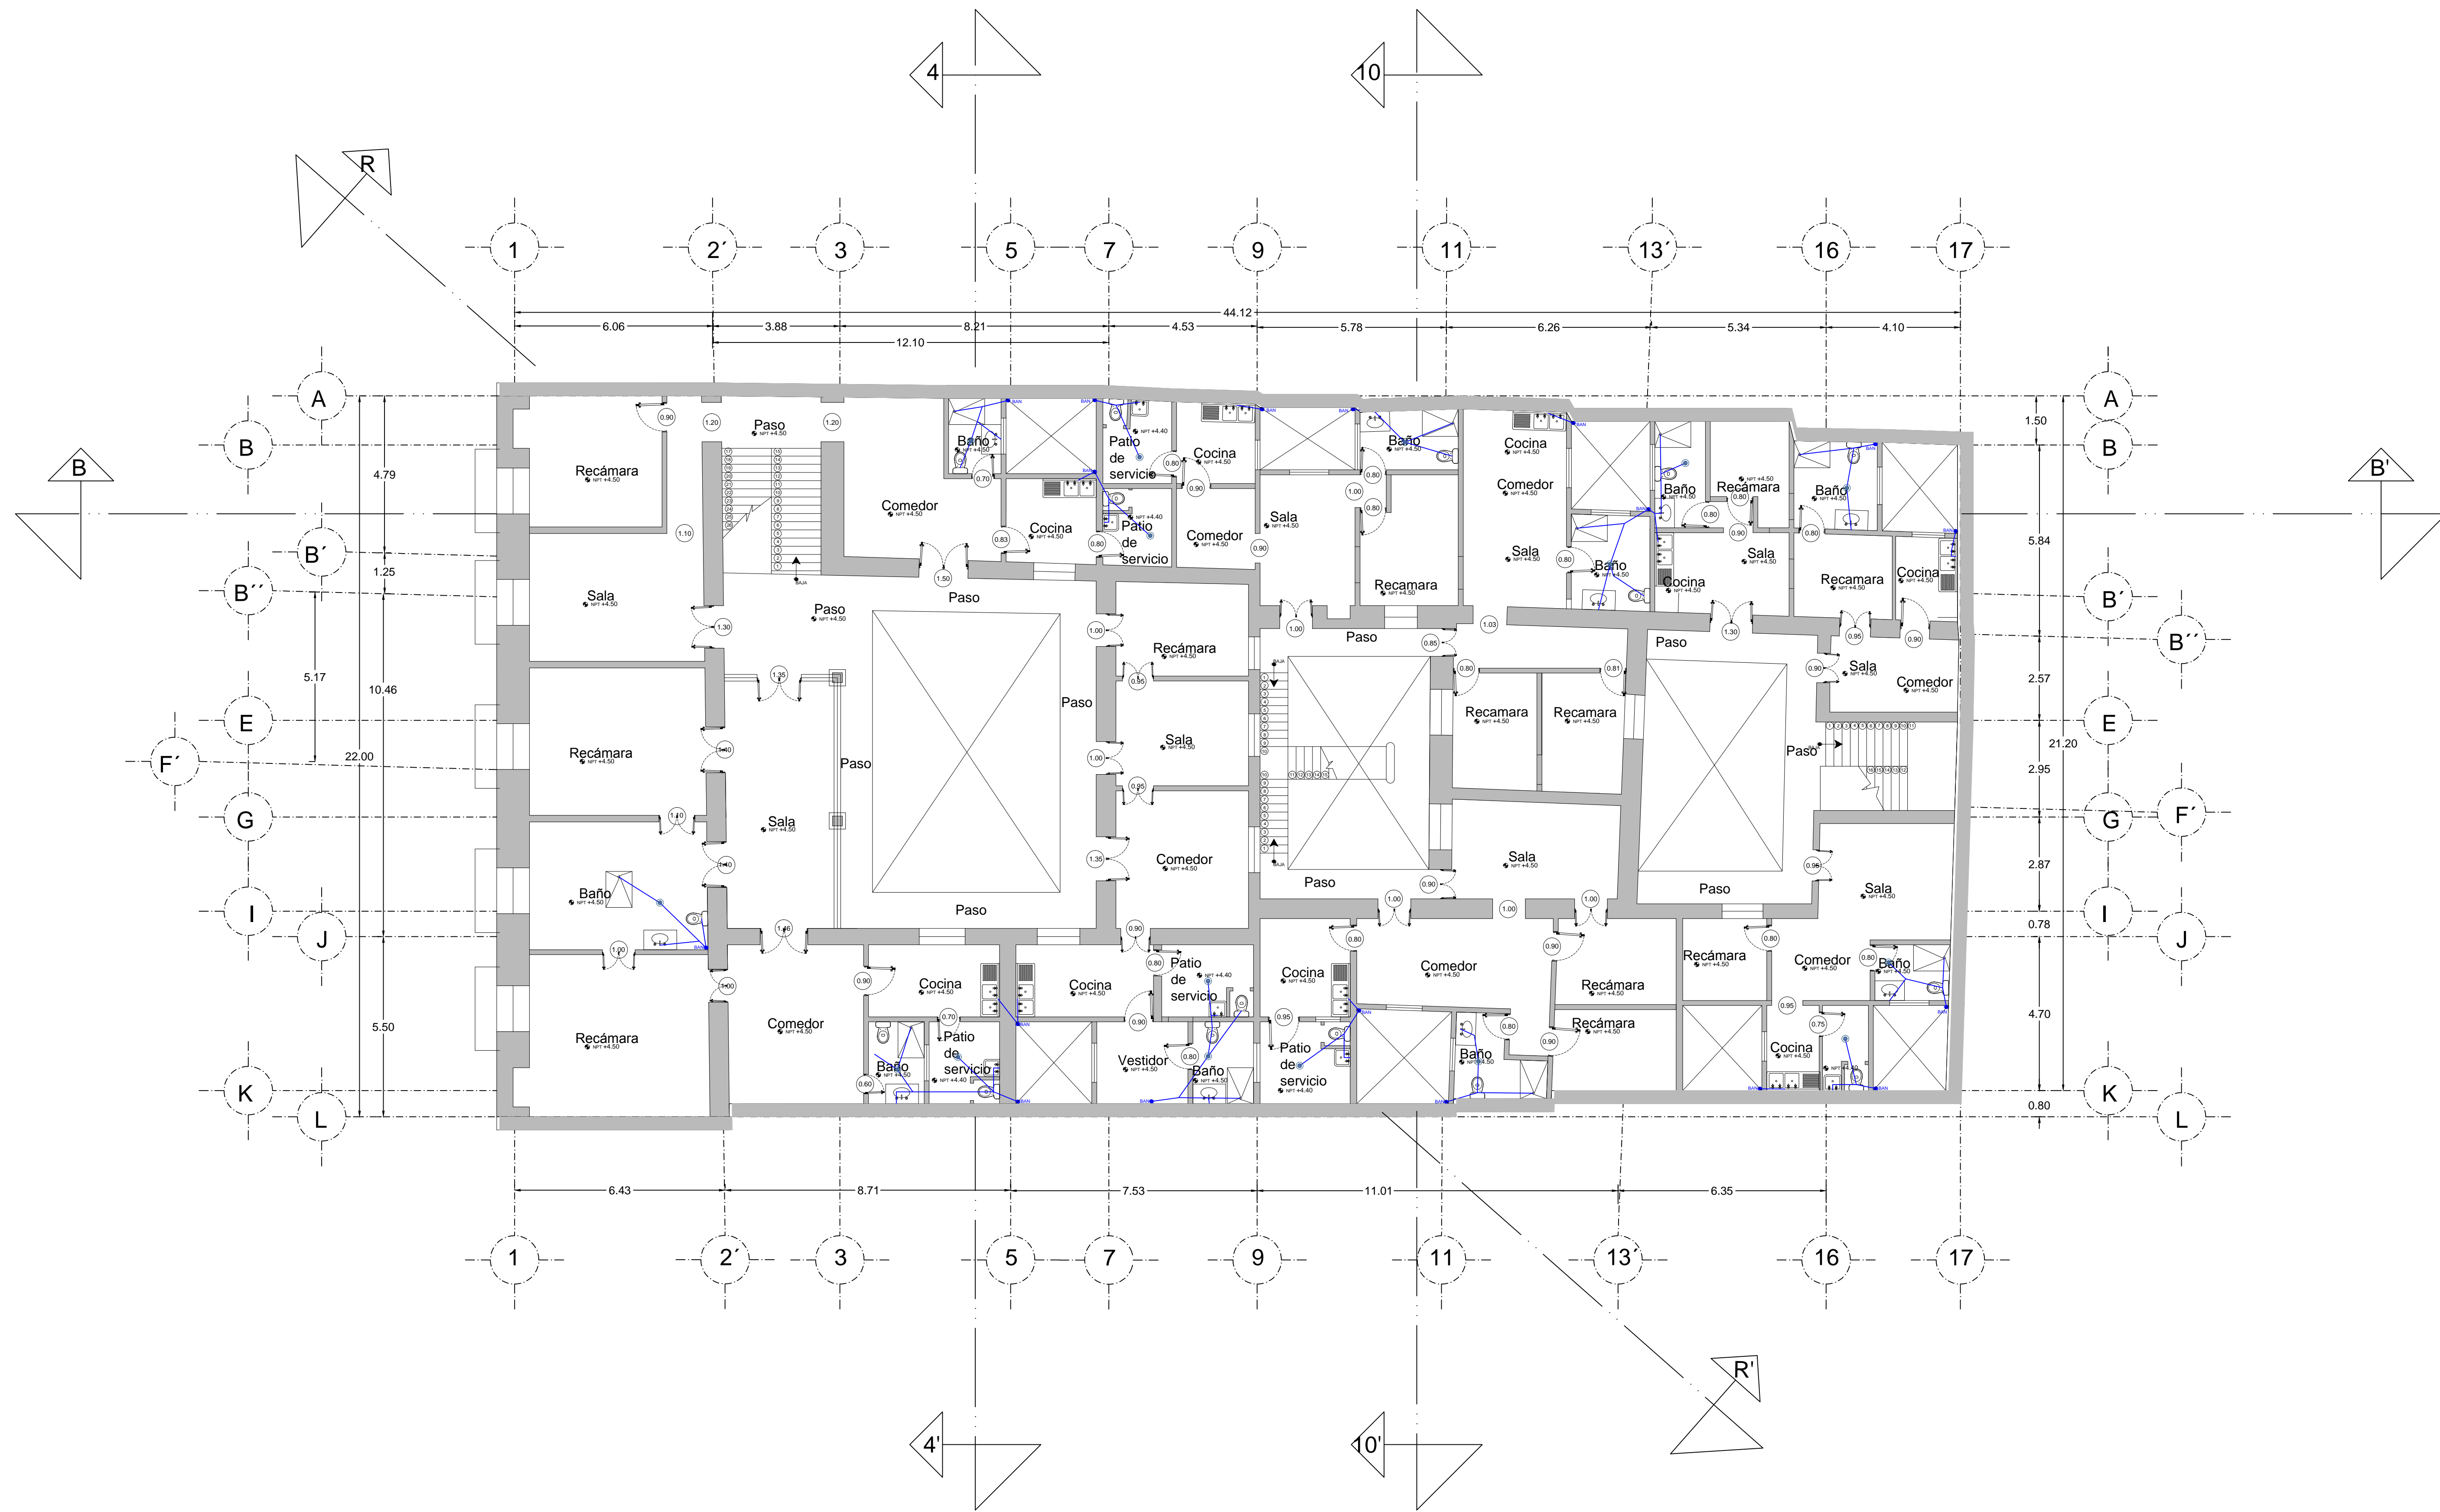

PROYECTO:
SIEMPRE VIVA 311

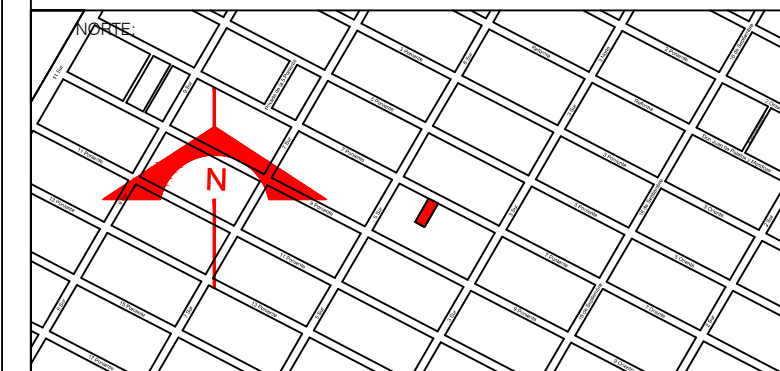

ESCALA:
 1 : 100
 FECHA:
 NOVIEMBRE 2013


SIMBOLOGIA:

	Tubo de PVC Sanitario		Yee Doble
	Codo 90°		Reducción
	Codo 45°		Yee Reducida
	Yee		Coladera Helvex Modelo 282-35CH
	Tee		Coladera
	Codo Ventila		Bajada de Aguas Negras


Registro

FRANCISCO ROMANO NAVA
 ID: 122904
 TESIS
 AVENIDA 7 PONIENTE #311
 PUEBLA, PUEBLA
 CENTRO

PLANO: INSTALACION SANITARIA
 PROPUESTA
 PLANTA ALTA
 Piso 2
 CLAVE:
 SAN-02.2

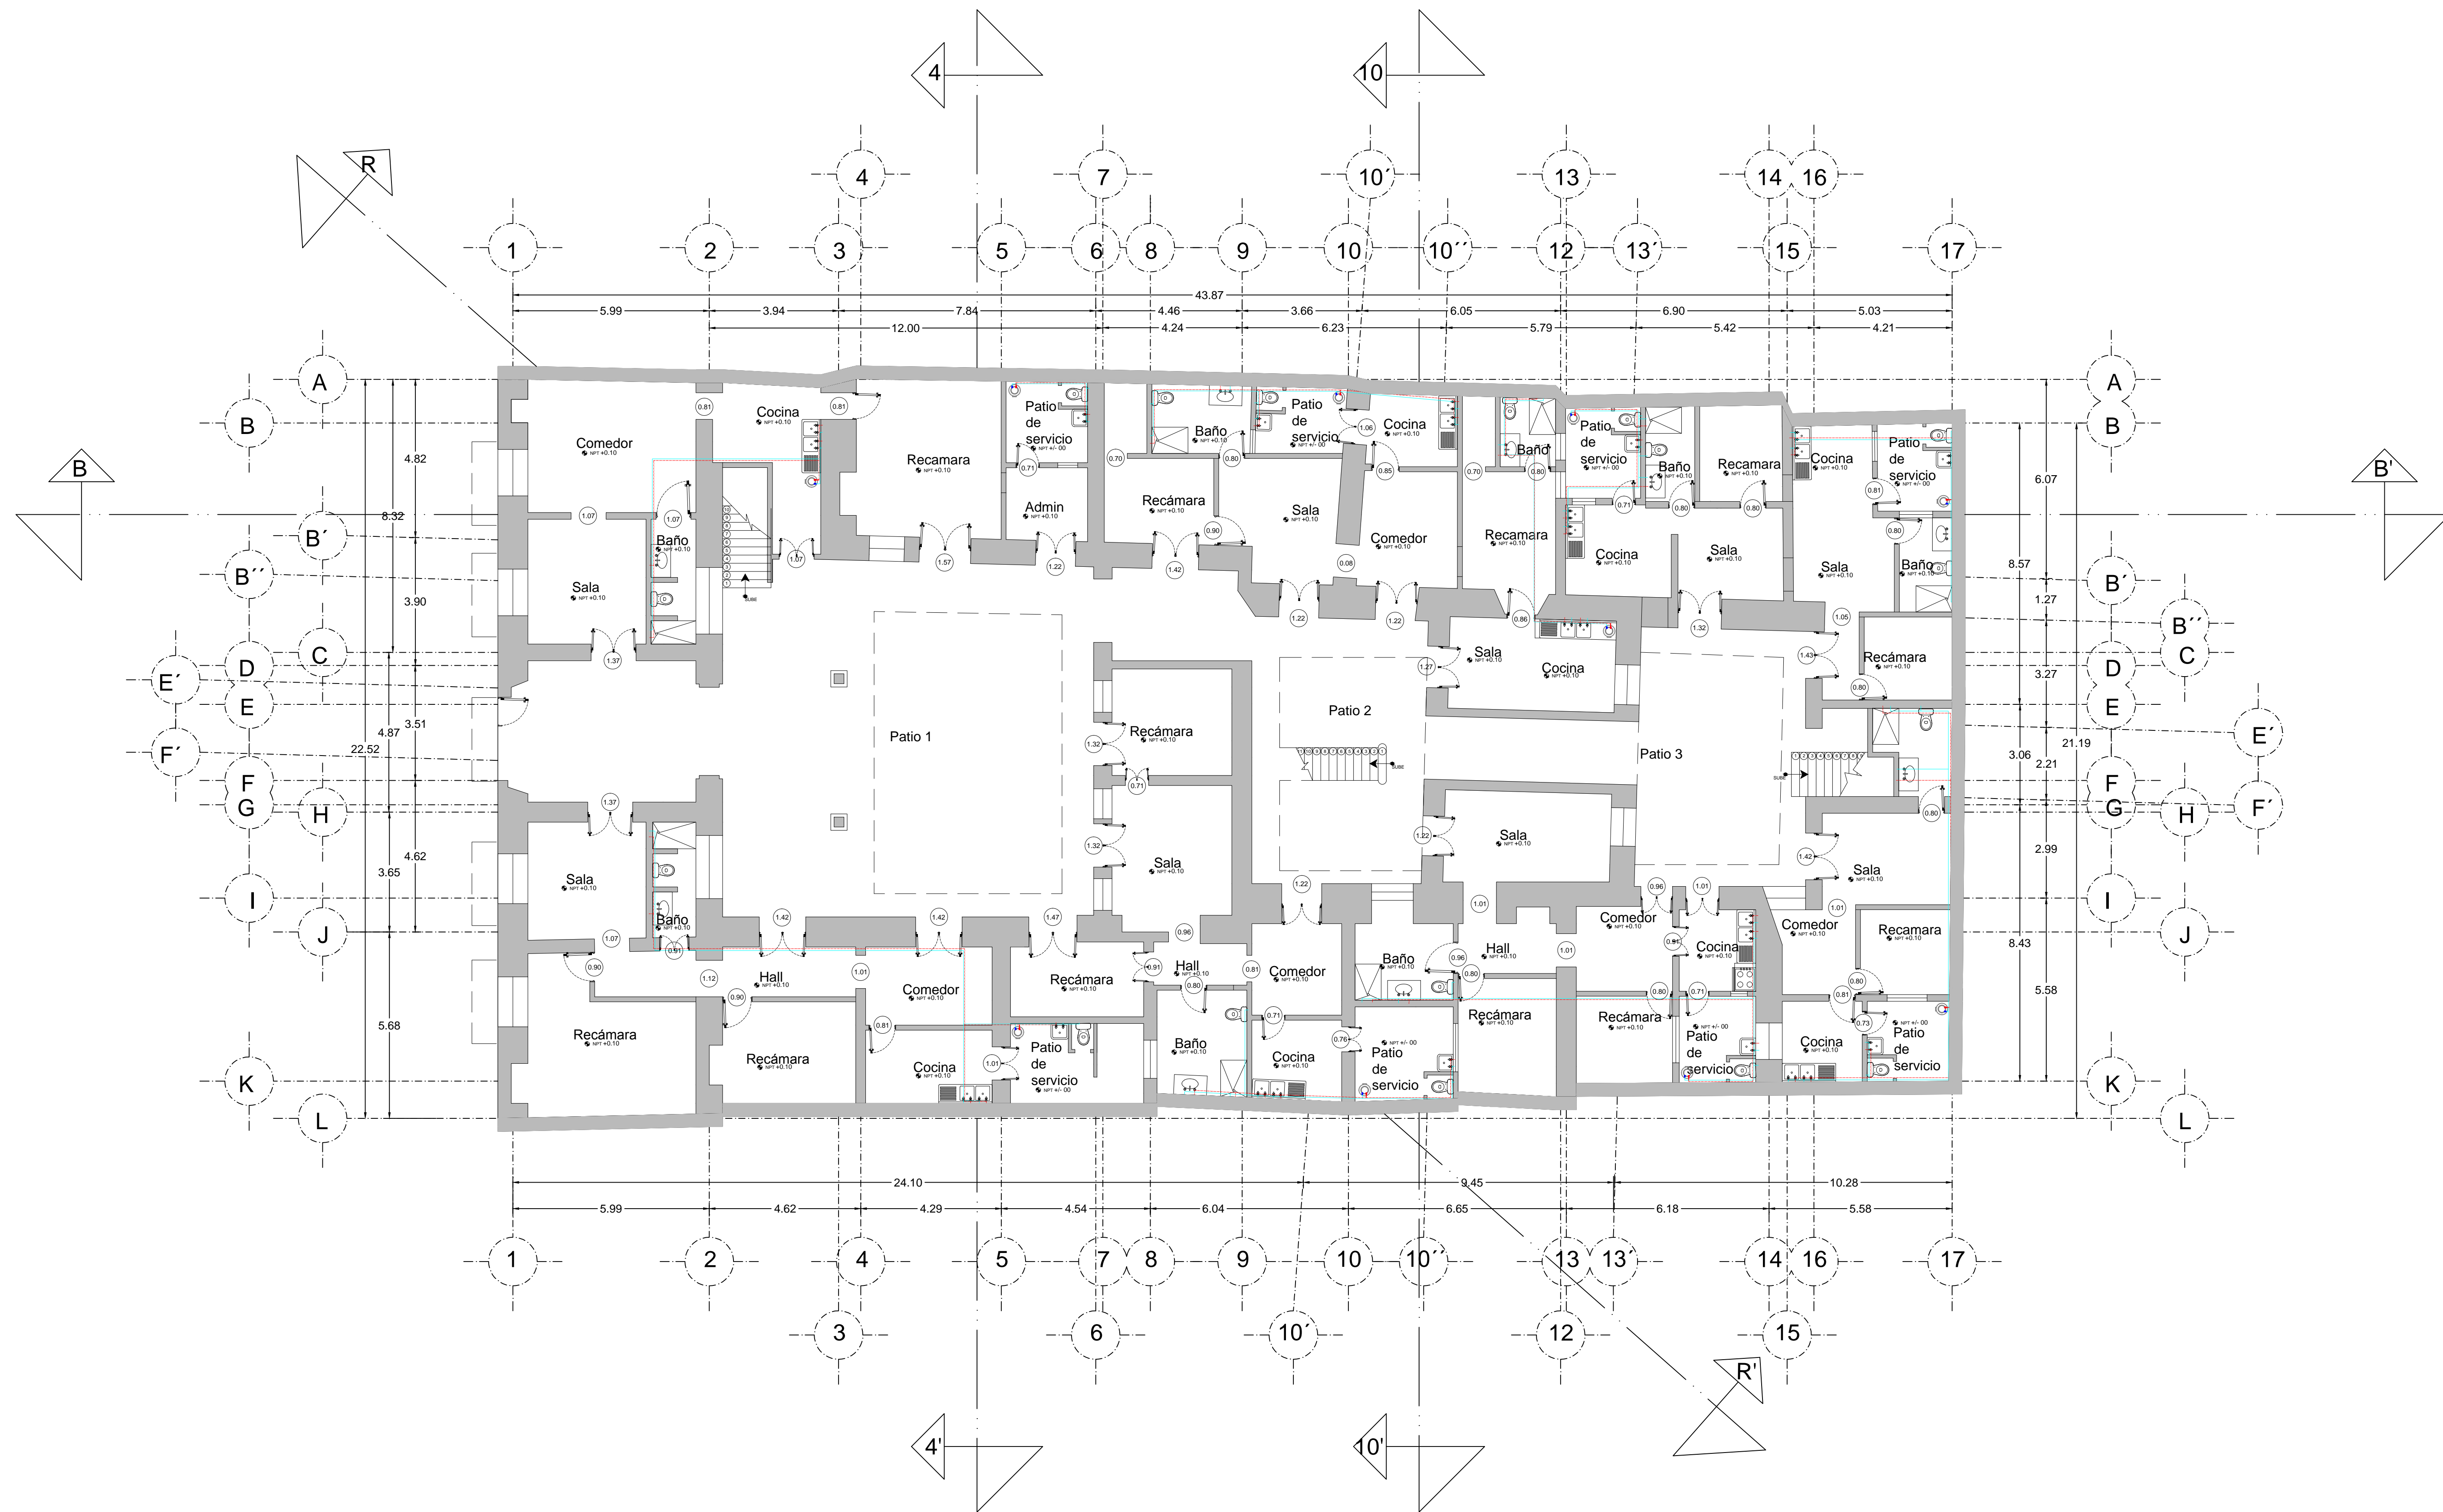

PROYECTO:
SIEMPRE VIVA 311

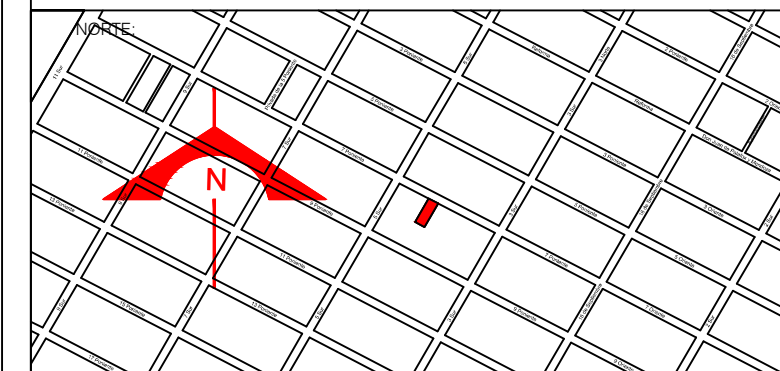

ESCALA:
1 : 100

FECHA:
NOVIEMBRE 2013

- SIMBOLOGIA:
- CALENTADOR
 - CODO DE COBRE DE 45 °
 - SUBIDA DE AGUA FRIA
 - SUBIDA DE AGUA FRIA A SEGUNDO NIVEL
 - TEE DE COBRE
 - CODO DE COBRE DE 90°
 - CRUZ DE COBRE
 - SUBIDA DE AGUA CALIENTE
 - SUBIDA DE AGUA CALIENTE A SEGUNDO NIVEL


- TUBERIA DE AGUA FRIA
- TUBERIA DE AGUA CALIENTE
- VALVULA DE PASO
- CISTERNA/HIDRONEUMÁTICO

FRANCISCO ROMANO NAVA
ID: 122904
TESIS


AVENIDA 7 PONIENTE #311
PUEBLA, PUEBLA
CENTRO

PLANO: INSTALACION HIDRAULICA
PROPUESTA
PLANTA BAJA
Piso 1

CLAVE:
HID-01.1

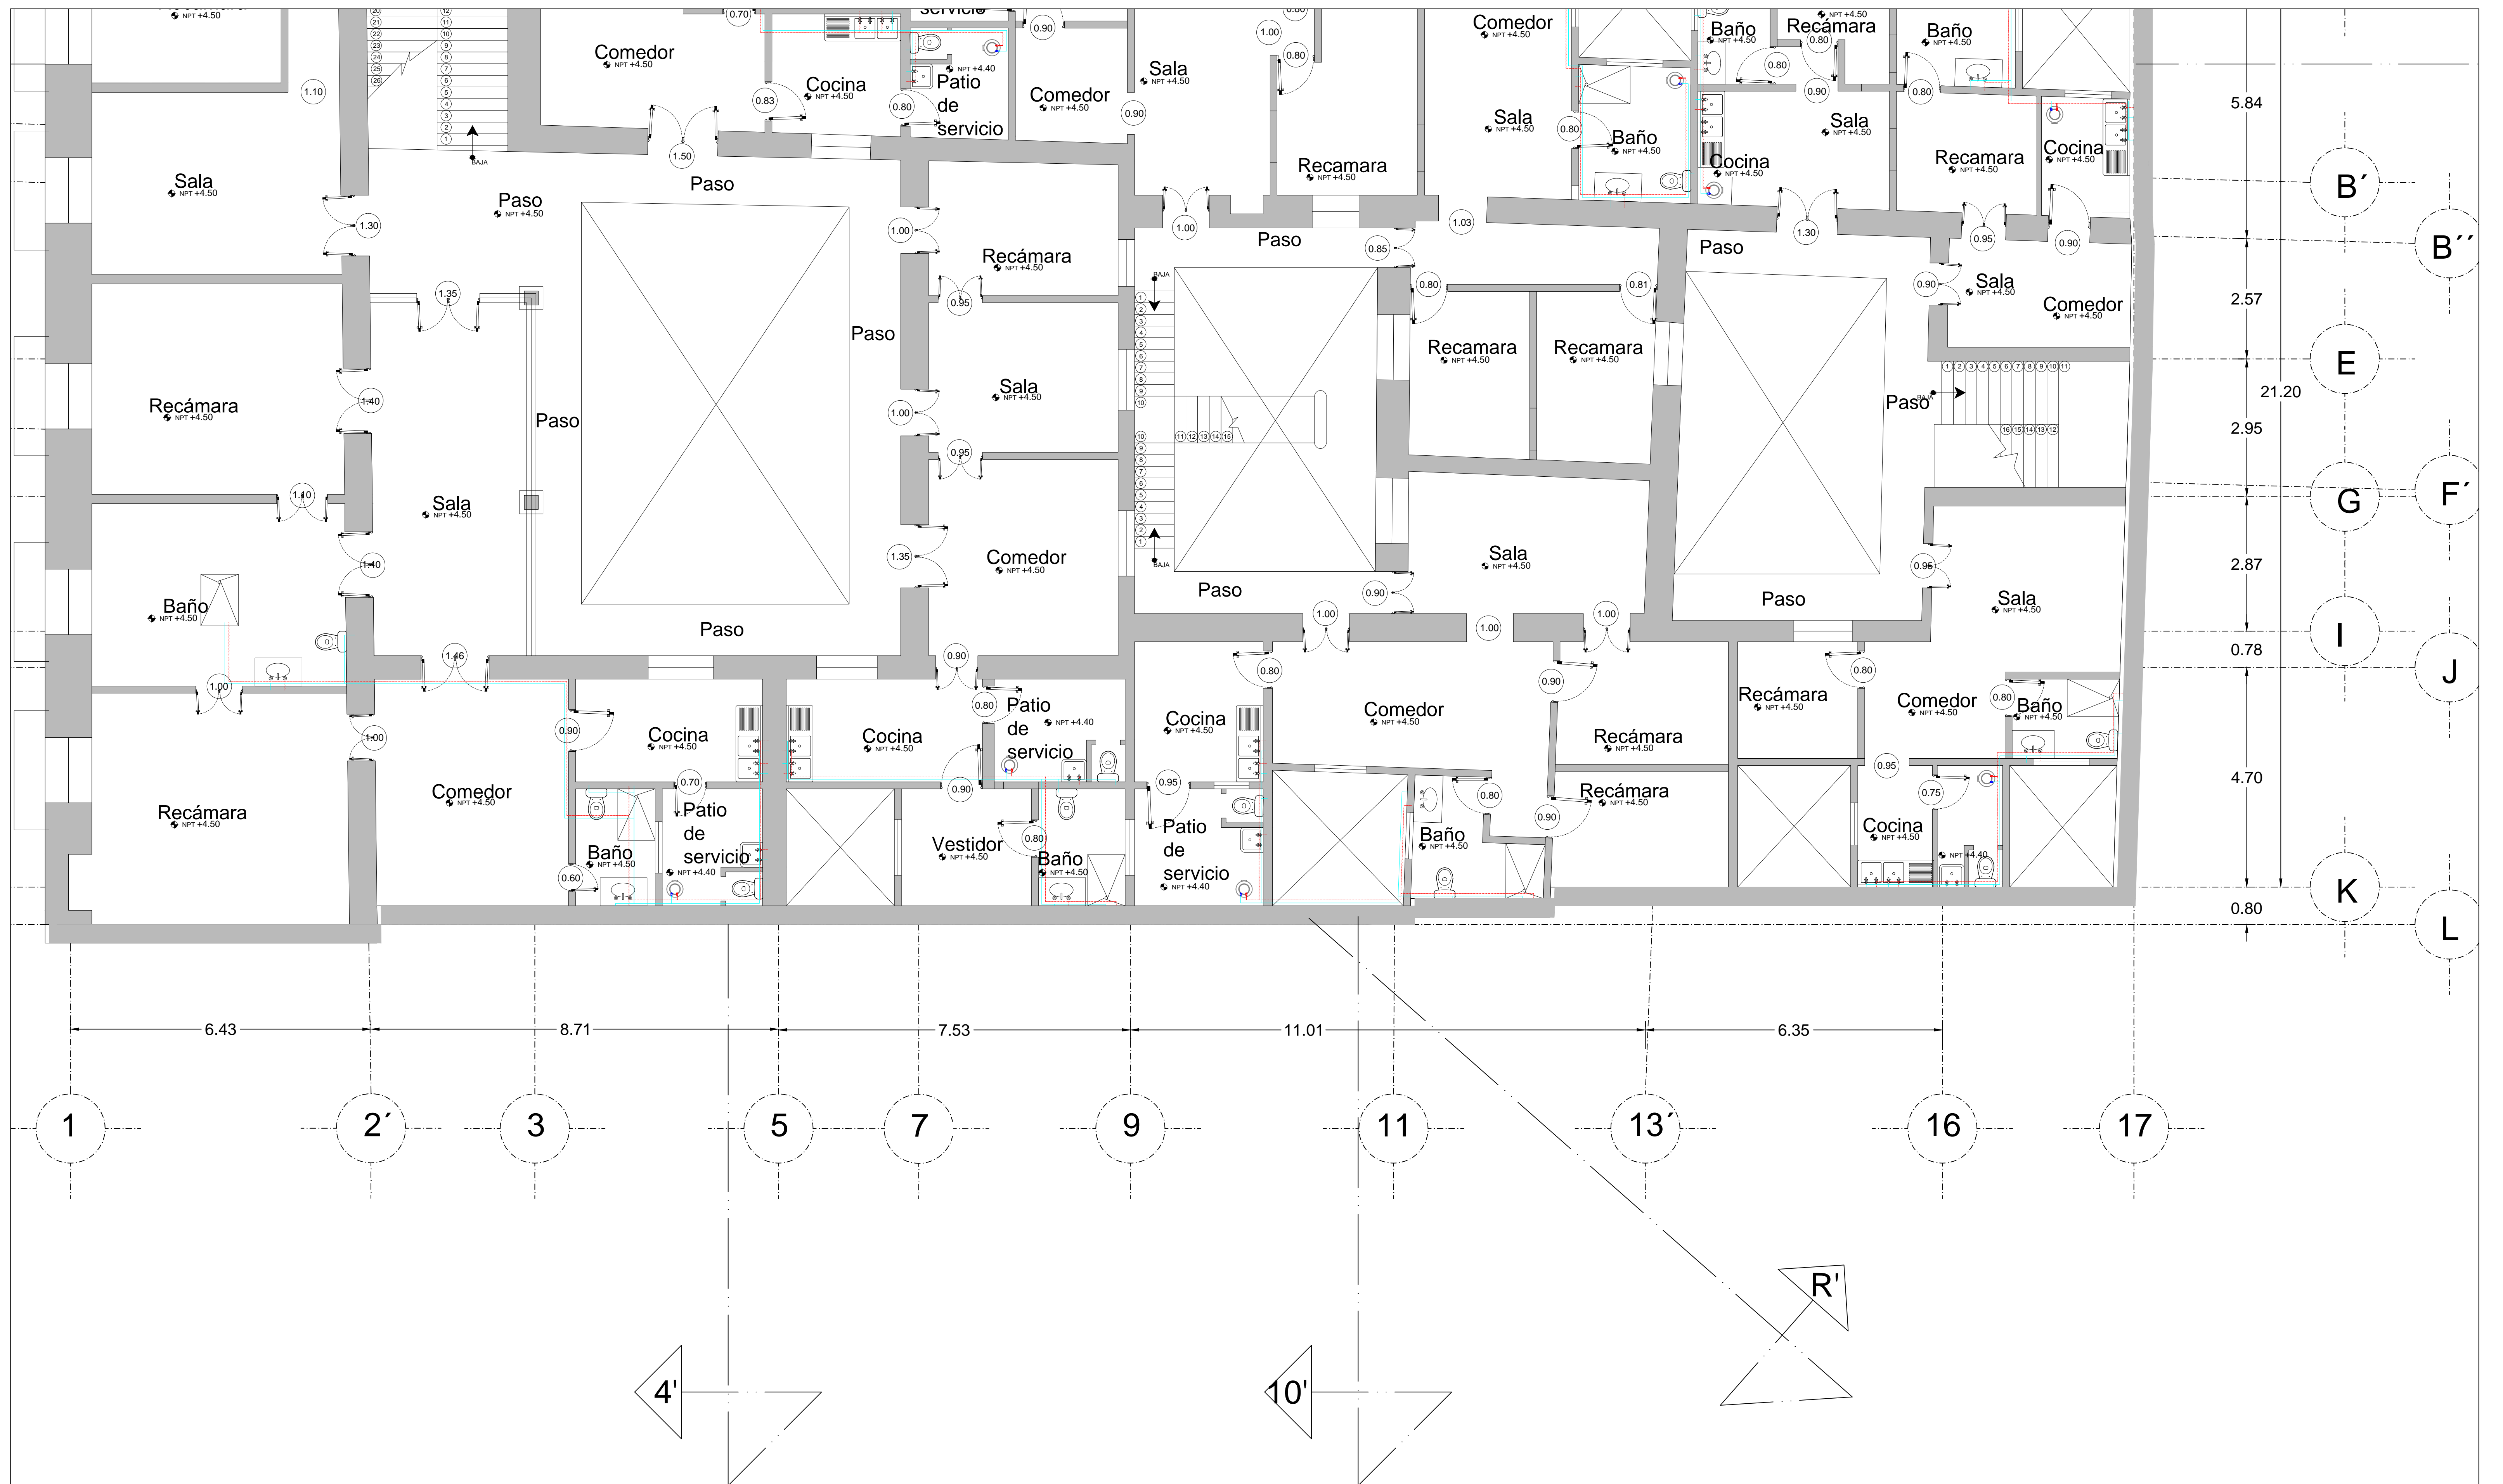

PROYECTO:
SIEMPRE VIVA 311

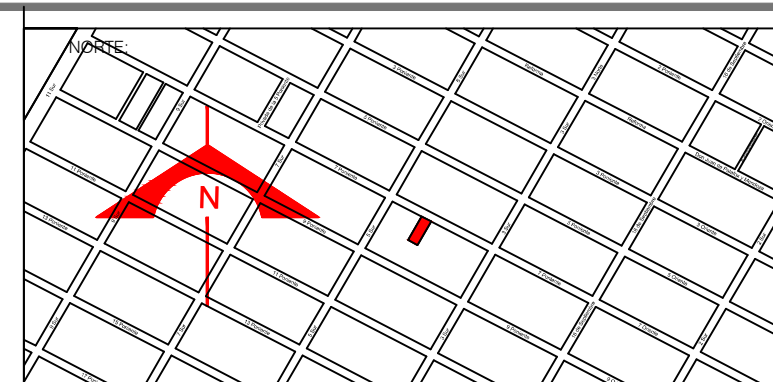

ESCALA:
 1 : 100
 FECHA:
 NOVIEMBRE 2013


- SIMBOLOGIA:
- CALENTADOR
 - CODO DE COBRE DE 45°
 - SUBIDA DE AGUA FRIA
 - SUBIDA DE AGUA FRIA A SEGUNDO NIVEL
 - TEE DE COBRE

- CODO DE COBRE DE 90°
- CRUZ DE COBRE
- SUBIDA DE AGUA CALIENTE
- SUBIDA DE AGUA CALIENTE A SEGUNDO NIVEL


- TUBERIA DE AGUA FRIA
- TUBERIA DE AGUA CALIENTE
- VALVULA DE PASO
- CISTERNA/HIDRONEUMÁTICO

FRANCISCO ROMANO NAVA
 ID: 122904
 TESIS
 AVENIDA 7 PONIENTE #311
 PUEBLA, PUEBLA
 CENTRO

PLANO: INSTALACION HIDRAULICA
 PROPUESTA
 PLANTA ALTA
 Piso 2
 CLAVE:
 HID-01.2

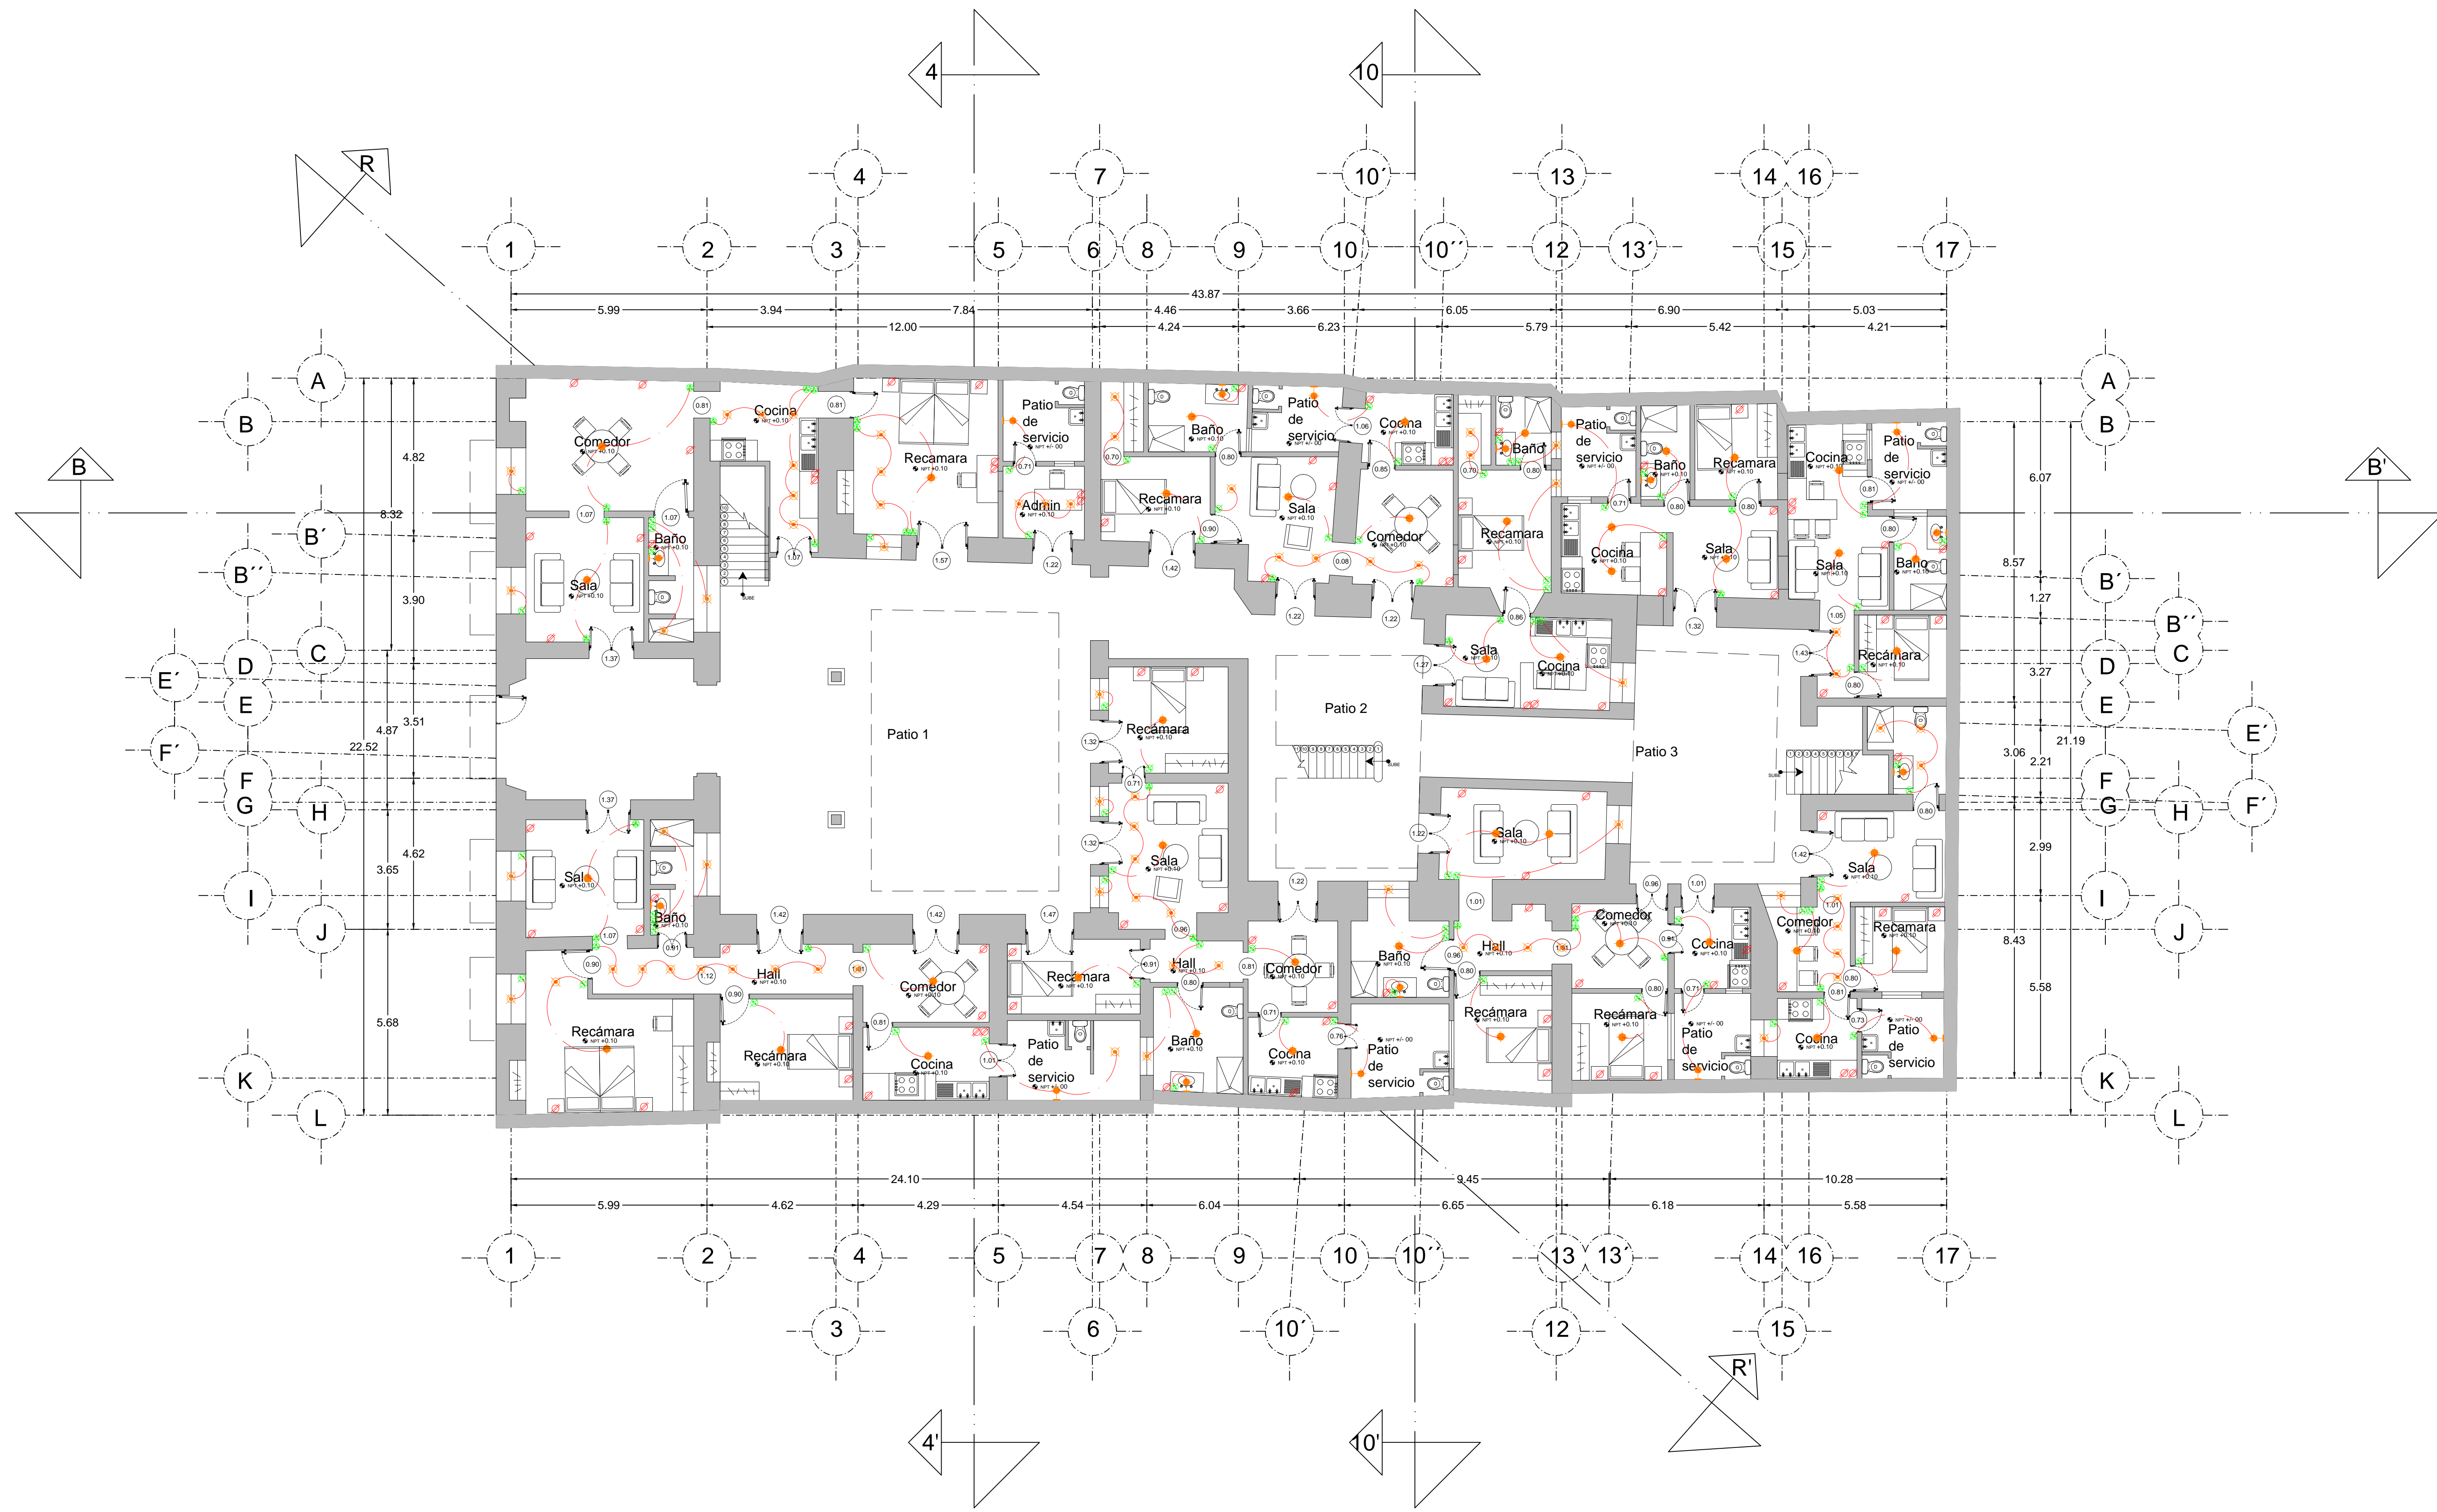

PROYECTO:
SIEMPRE VIVA 311

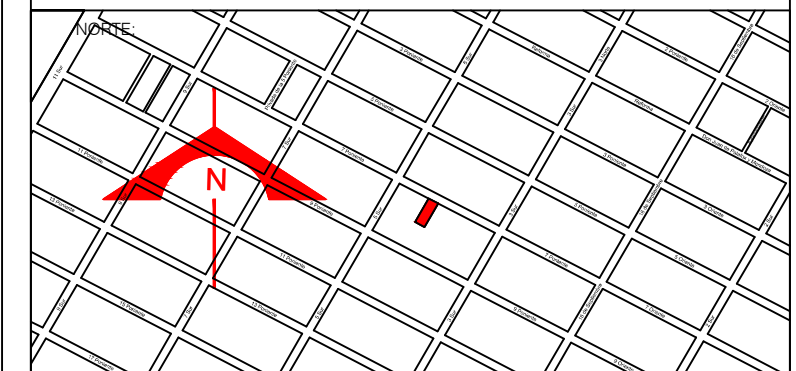


ESCALA:
 1 : 100
 FECHA:
 NOVIEMBRE 2013

SIMBOLOGÍA:

luz cenital		Lampara empotrada a muro		Lampara con mica		Tablero General		Timbre	
lampara de aluogeno de empotrar		Contacto motores		Apagador sencillo		Salida de telefono		Zumbador	
Arbotante		Reflector exterior		Apagador de escalera		Salida de T.V.		Línea eléctrica	
Slim light		Salida piso		Tablero para calentador		Contacto de piso		Lampara empotrada a piso	
		Salida muro		Contacto 220 w		Telefono		Cinta LED	
				Contacto				Bajada Tendido Eléctrico BTE	

FRANCISCO ROMANO NAVA
 ID: 122904
 TESIS
 AVENIDA 7 PONIENTE #311
 PUEBLA, PUEBLA
 CENTRO

PLANO: INSTALACION ELECTRICA DEPARTAMENTOS PLANTA BAJA Piso 1
 CLAVE: ELE-01.1

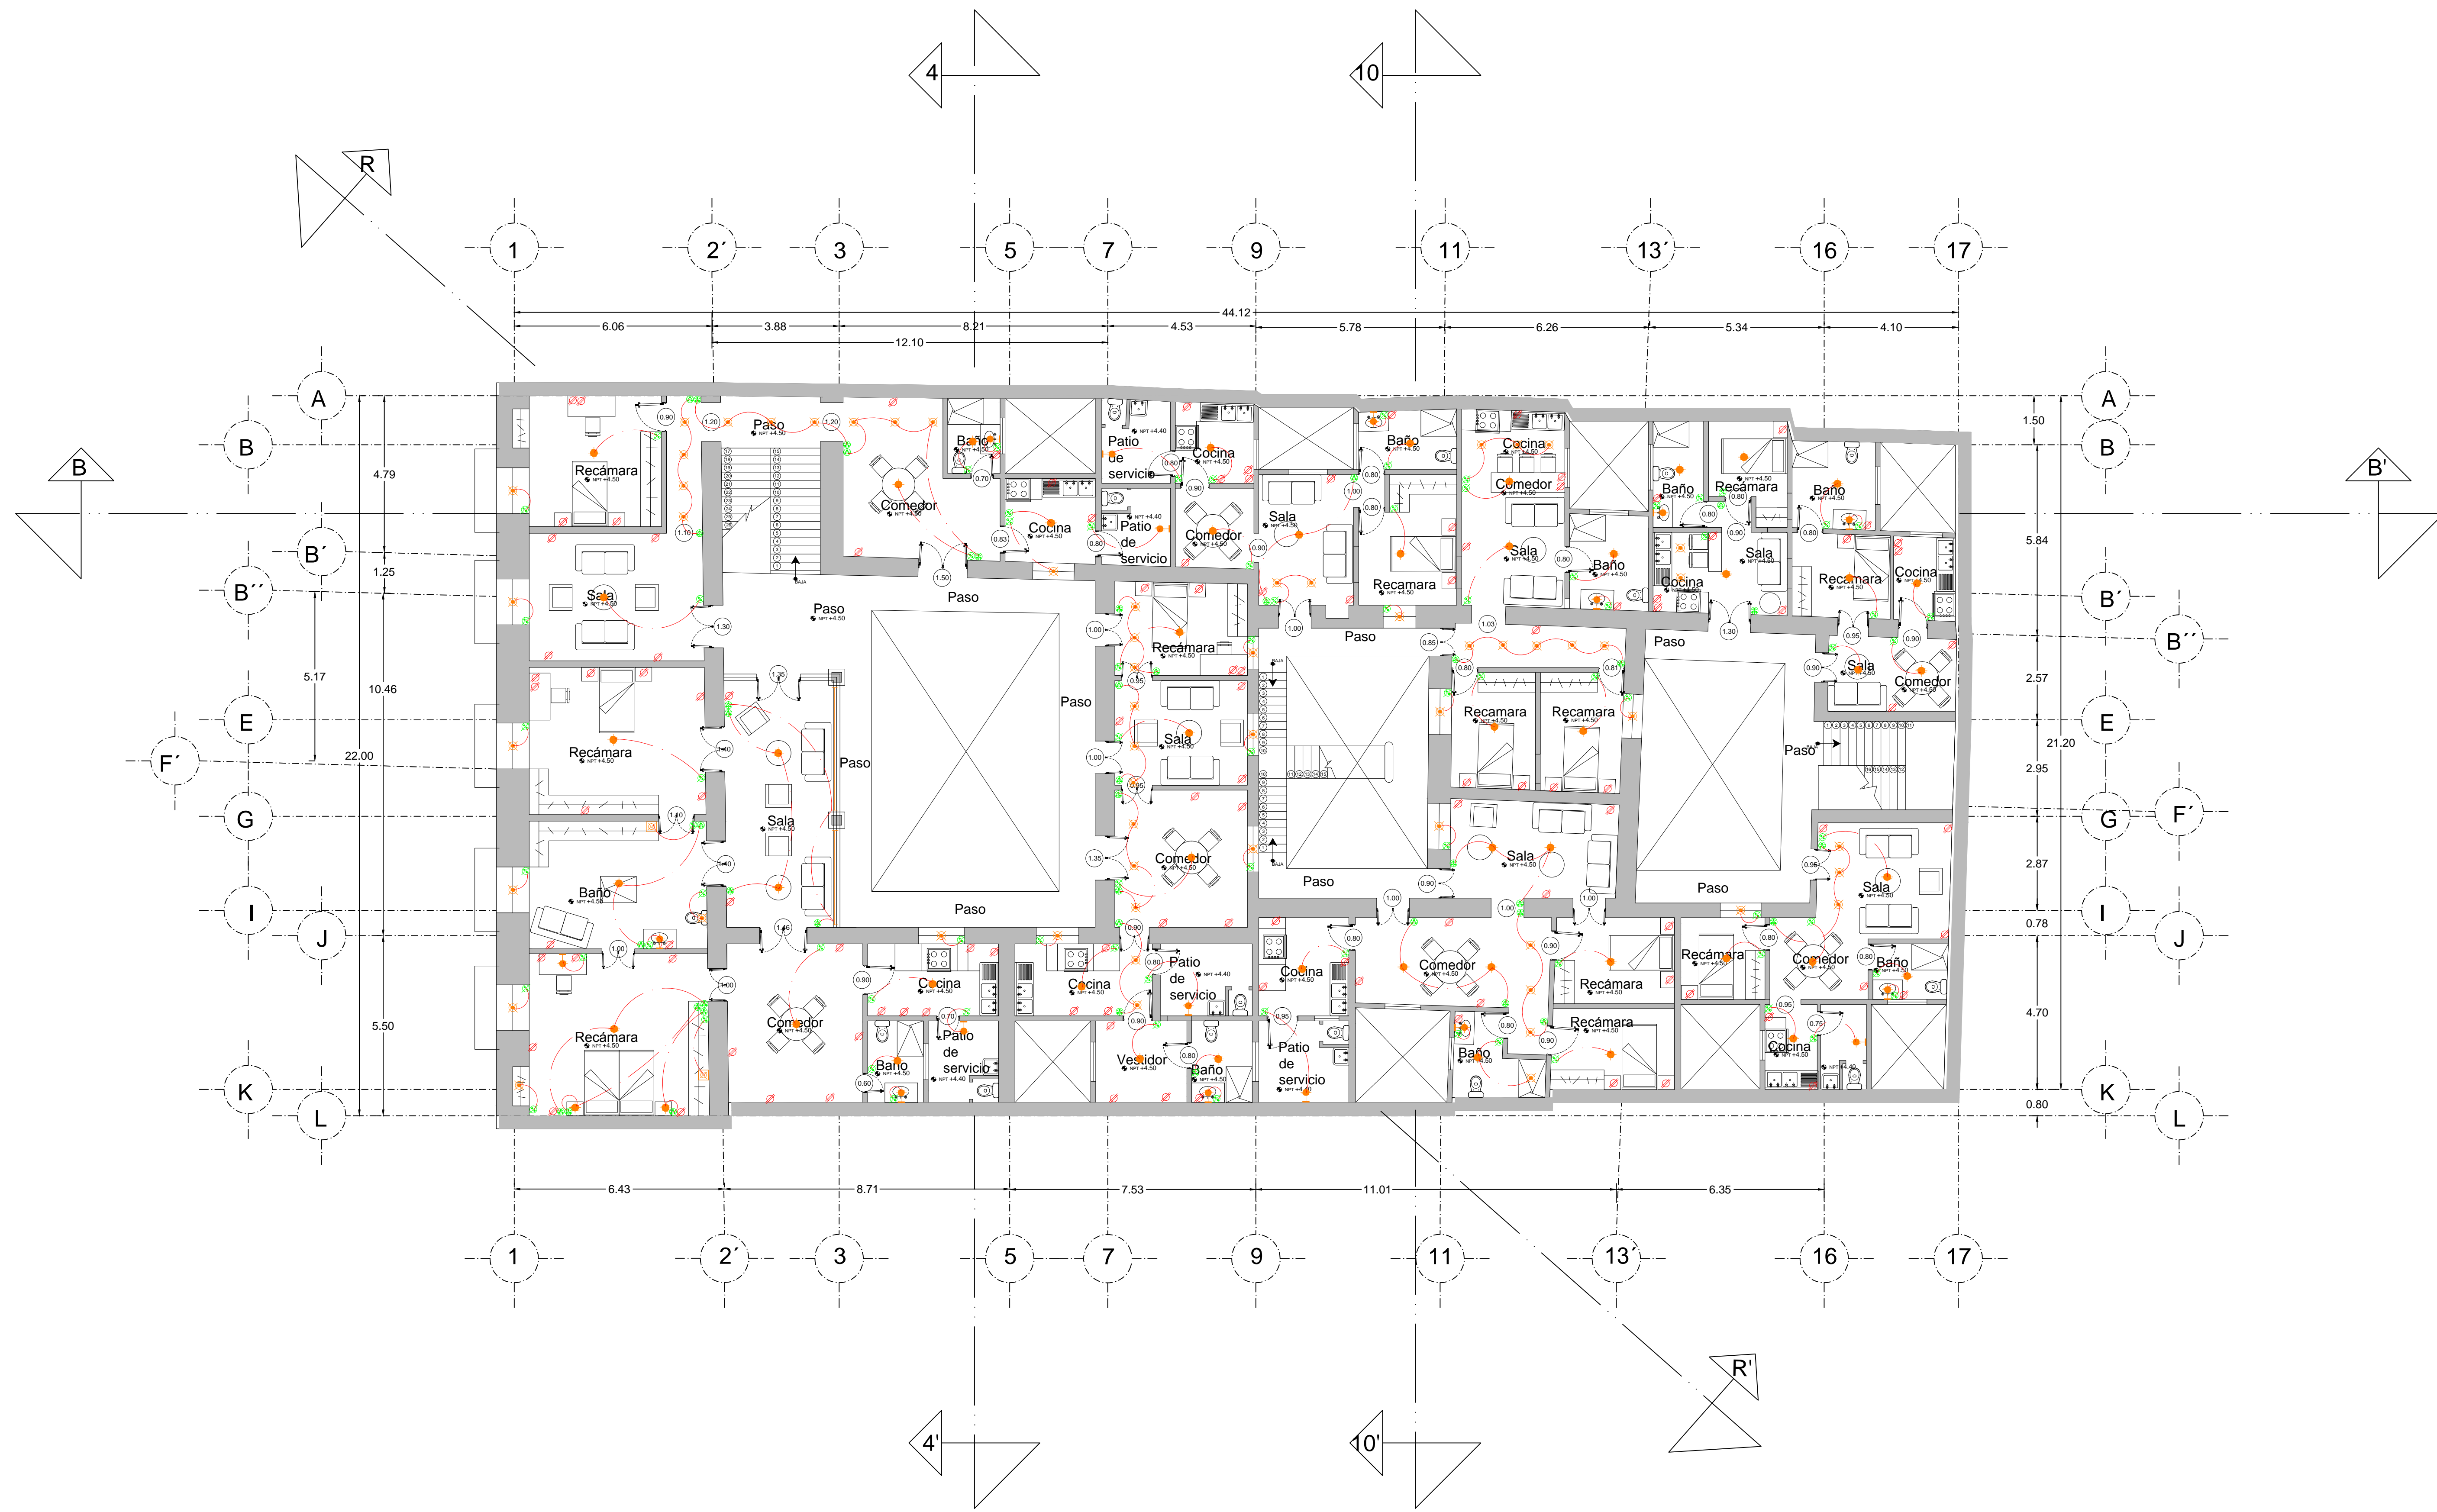

PROYECTO:
SIEMPRE VIVA 311



ESCALA:
1 : 100

FECHA:
NOVIEMBRE 2013

SIMBOLOGIA:


luz cenital		Lampara empotrada a muro		Tablero General		Timbre	
lampara de aluogeno de empotrar		Contacto motores		Lampara con mica		Zumbador	
Arbotante		Reflector exterior		Apagador sencillo		Línea eléctrica	
Slim light		Salida piso		Apagador de escalera		Lampara empotrada a piso	
		Salida muro		Tablero para calentador		Cinta LED	
				Contacto 220 w		Bajada Tendido Eléctrico BTE	
				Contacto			
				Salida telefono			
				Salida de T.V.			
				Contacto de piso			
				Telefono			

FRANCISCO ROMANO NAVA
ID: 122904
TESIS


AVENIDA 7 PONIENTE #311
PUEBLA, PUEBLA
CENTRO

PLANO: INSTALACION ELECTRICA DEPARTAMENTOS PLANTA ALTA Piso 2

CLAVE: ELE-01.2

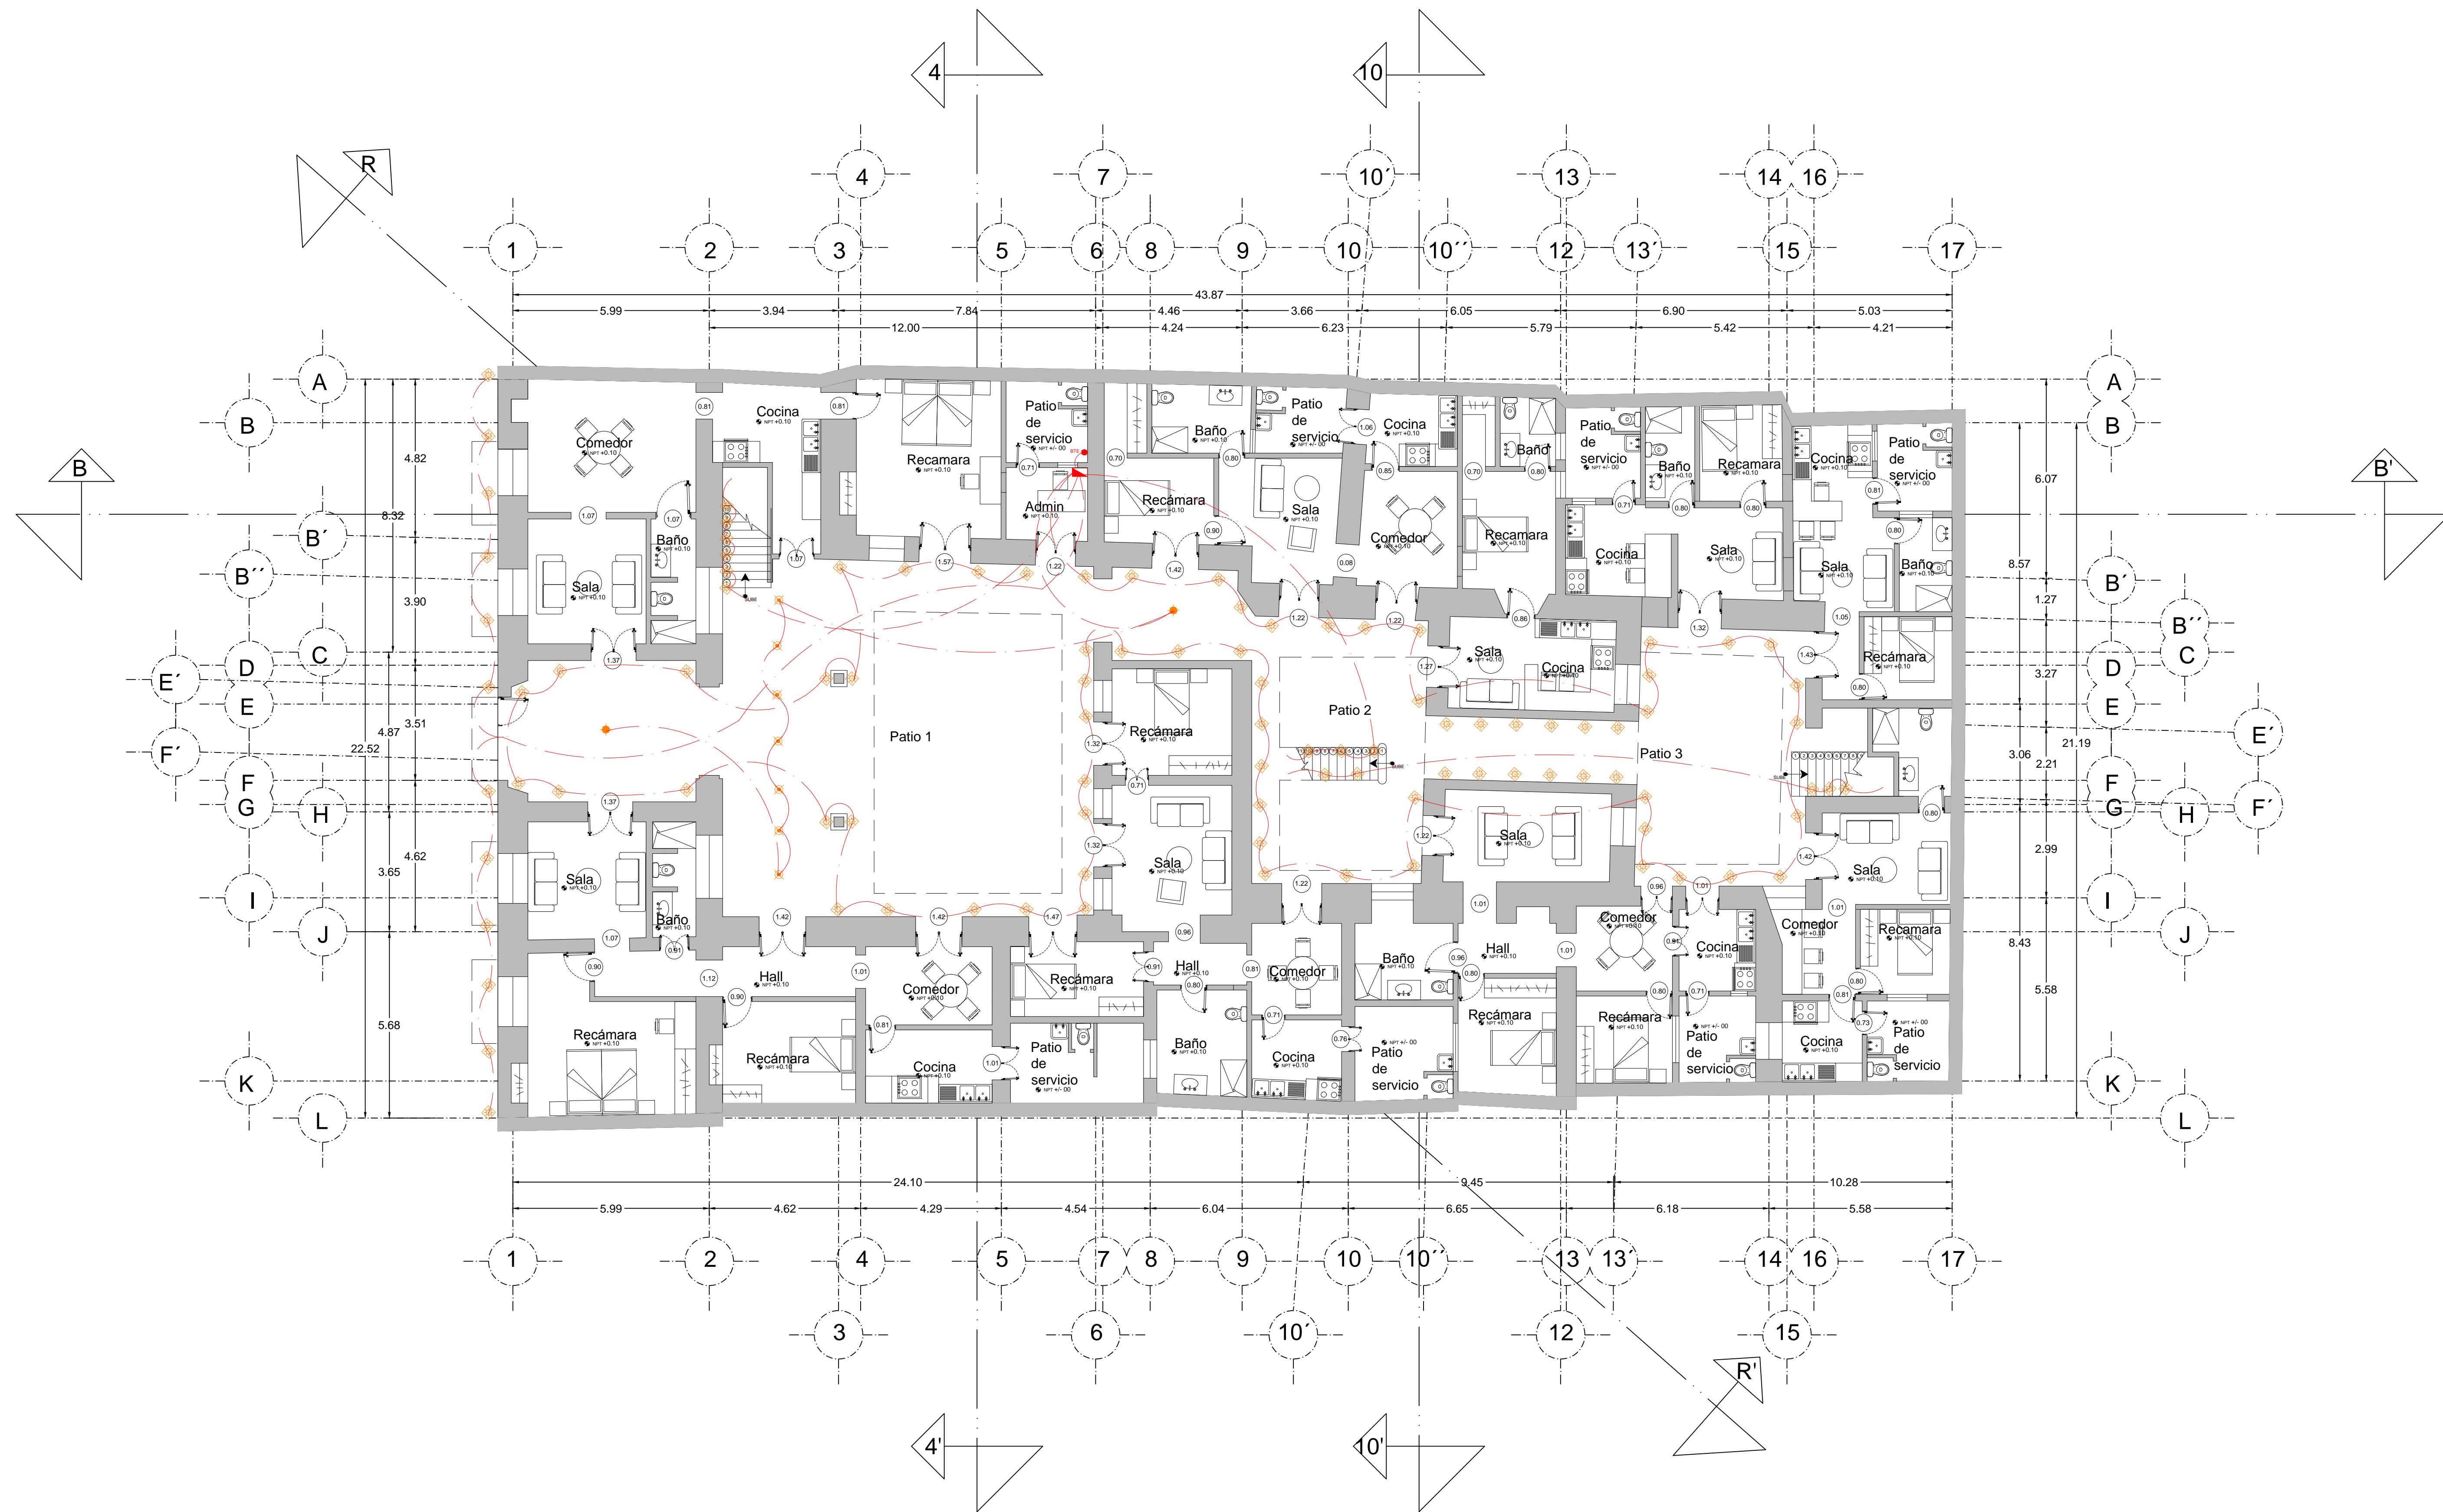

PROYECTO:
SIEMPRE VIVA 311

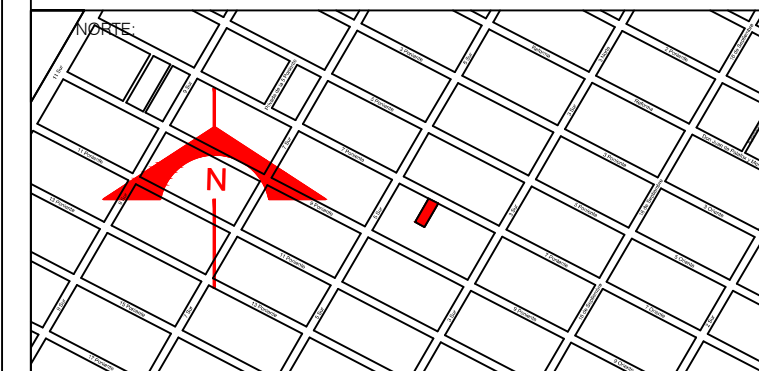


ESCALA:
 1 : 100
 FECHA:
 NOVIEMBRE 2013

SIMBOLOGIA:


luz cenital		Lampara empotrada a muro		Lampara con mica		Tablero General		Timbre	
lmpara de alogeno de empotrar		Contacto motores		Apagador sencillo		Salida de telefono		Zumbador	
Arbotante		Reflector exterior		Apagador de escalera		Salida de T.V.		Línea eléctrica	
Slim light		Salida piso		Tablero para calentador		Contacto de piso		Lampara empotrada a piso	
		Salida muro		Contacto 220 w		Telefono		Cinta LED	
				Contacto				Bajada Tendido Eléctrico BTE	

FRANCISCO ROMANO NAVA
 ID: 122904
 TESIS
 AVENIDA 7 PONIENTE #311
 PUEBLA, PUEBLA
 CENTRO

PLANO: INSTALACION ELECTRICA
 CASA
 PLANTA BAJA
 Piso 1
 CLAVE:
 ELE-01.3

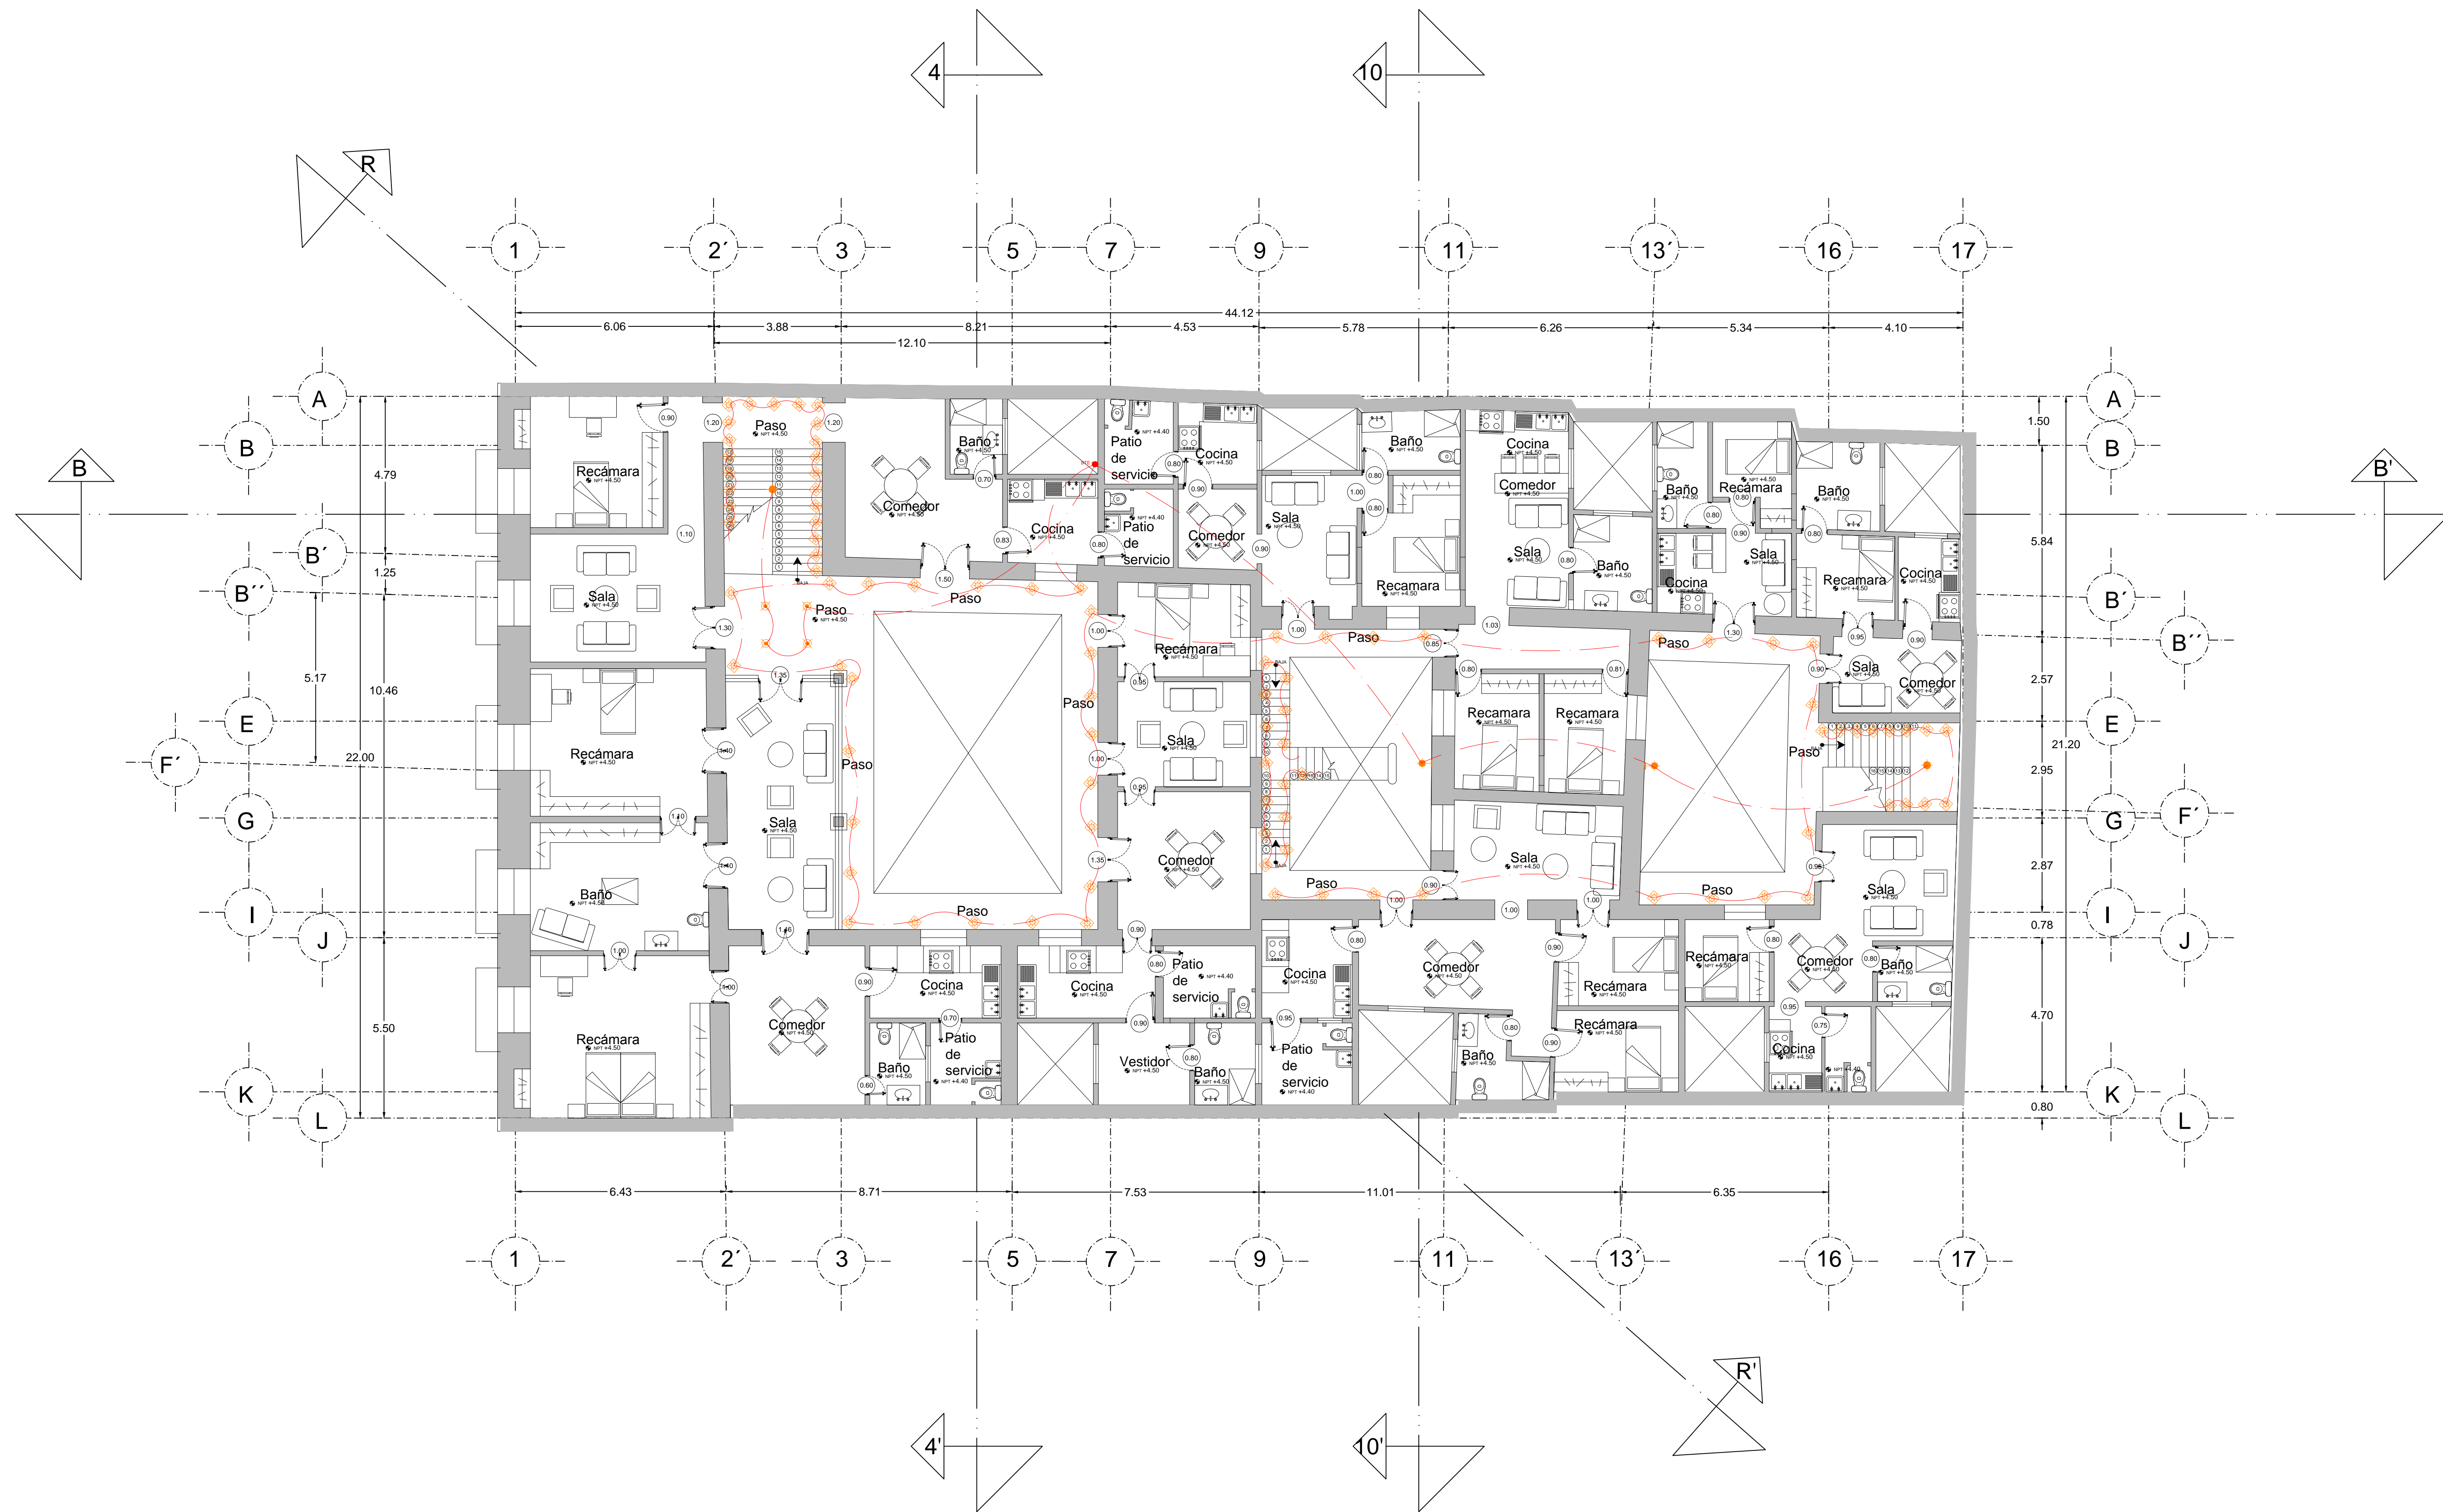

PROYECTO:
SIEMPRE VIVA 311

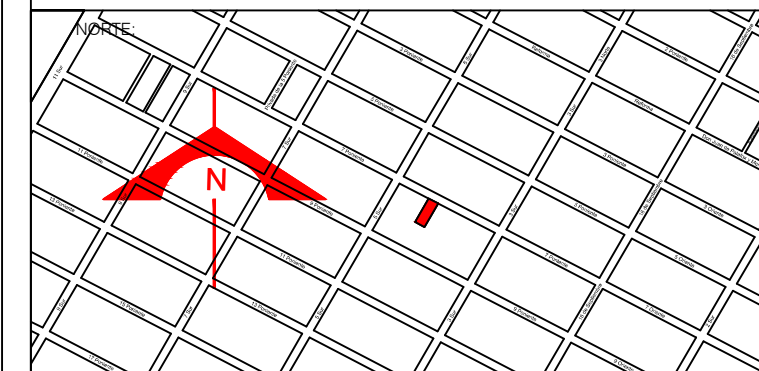

ESCALA:
1 : 100

FECHA:
NOVIEMBRE 2013

SIMBOLOGIA:


luz cenital		Lampara empotrada a muro		Lampara con mica		Tablero General		Timbre	
lampara de alogeno de empotrar		Contacto motores		Apagador sencillo		Salida de telefono		Zumbador	
Arbotante		Reflector exterior		Apagador de escalera		Salida de T.V.		Línea eléctrica	
Slim light		Salida piso		Tablero para calentador		Contacto de piso		Lampara empotrada a piso	
		Salida muro		Contacto 220 w		Telefono		Cinta LED	
				Contacto				Bajada Tendido Eléctrico BTE	

FRANCISCO ROMANO NAVA
ID: 122904
TESIS


AVENIDA 7 PONIENTE #311
PUEBLA, PUEBLA
CENTRO

PLANO: INSTALACION ELECTRICA
CASA
PLANTA ALTA
Piso 2

CLAVE:
ELE-01.4

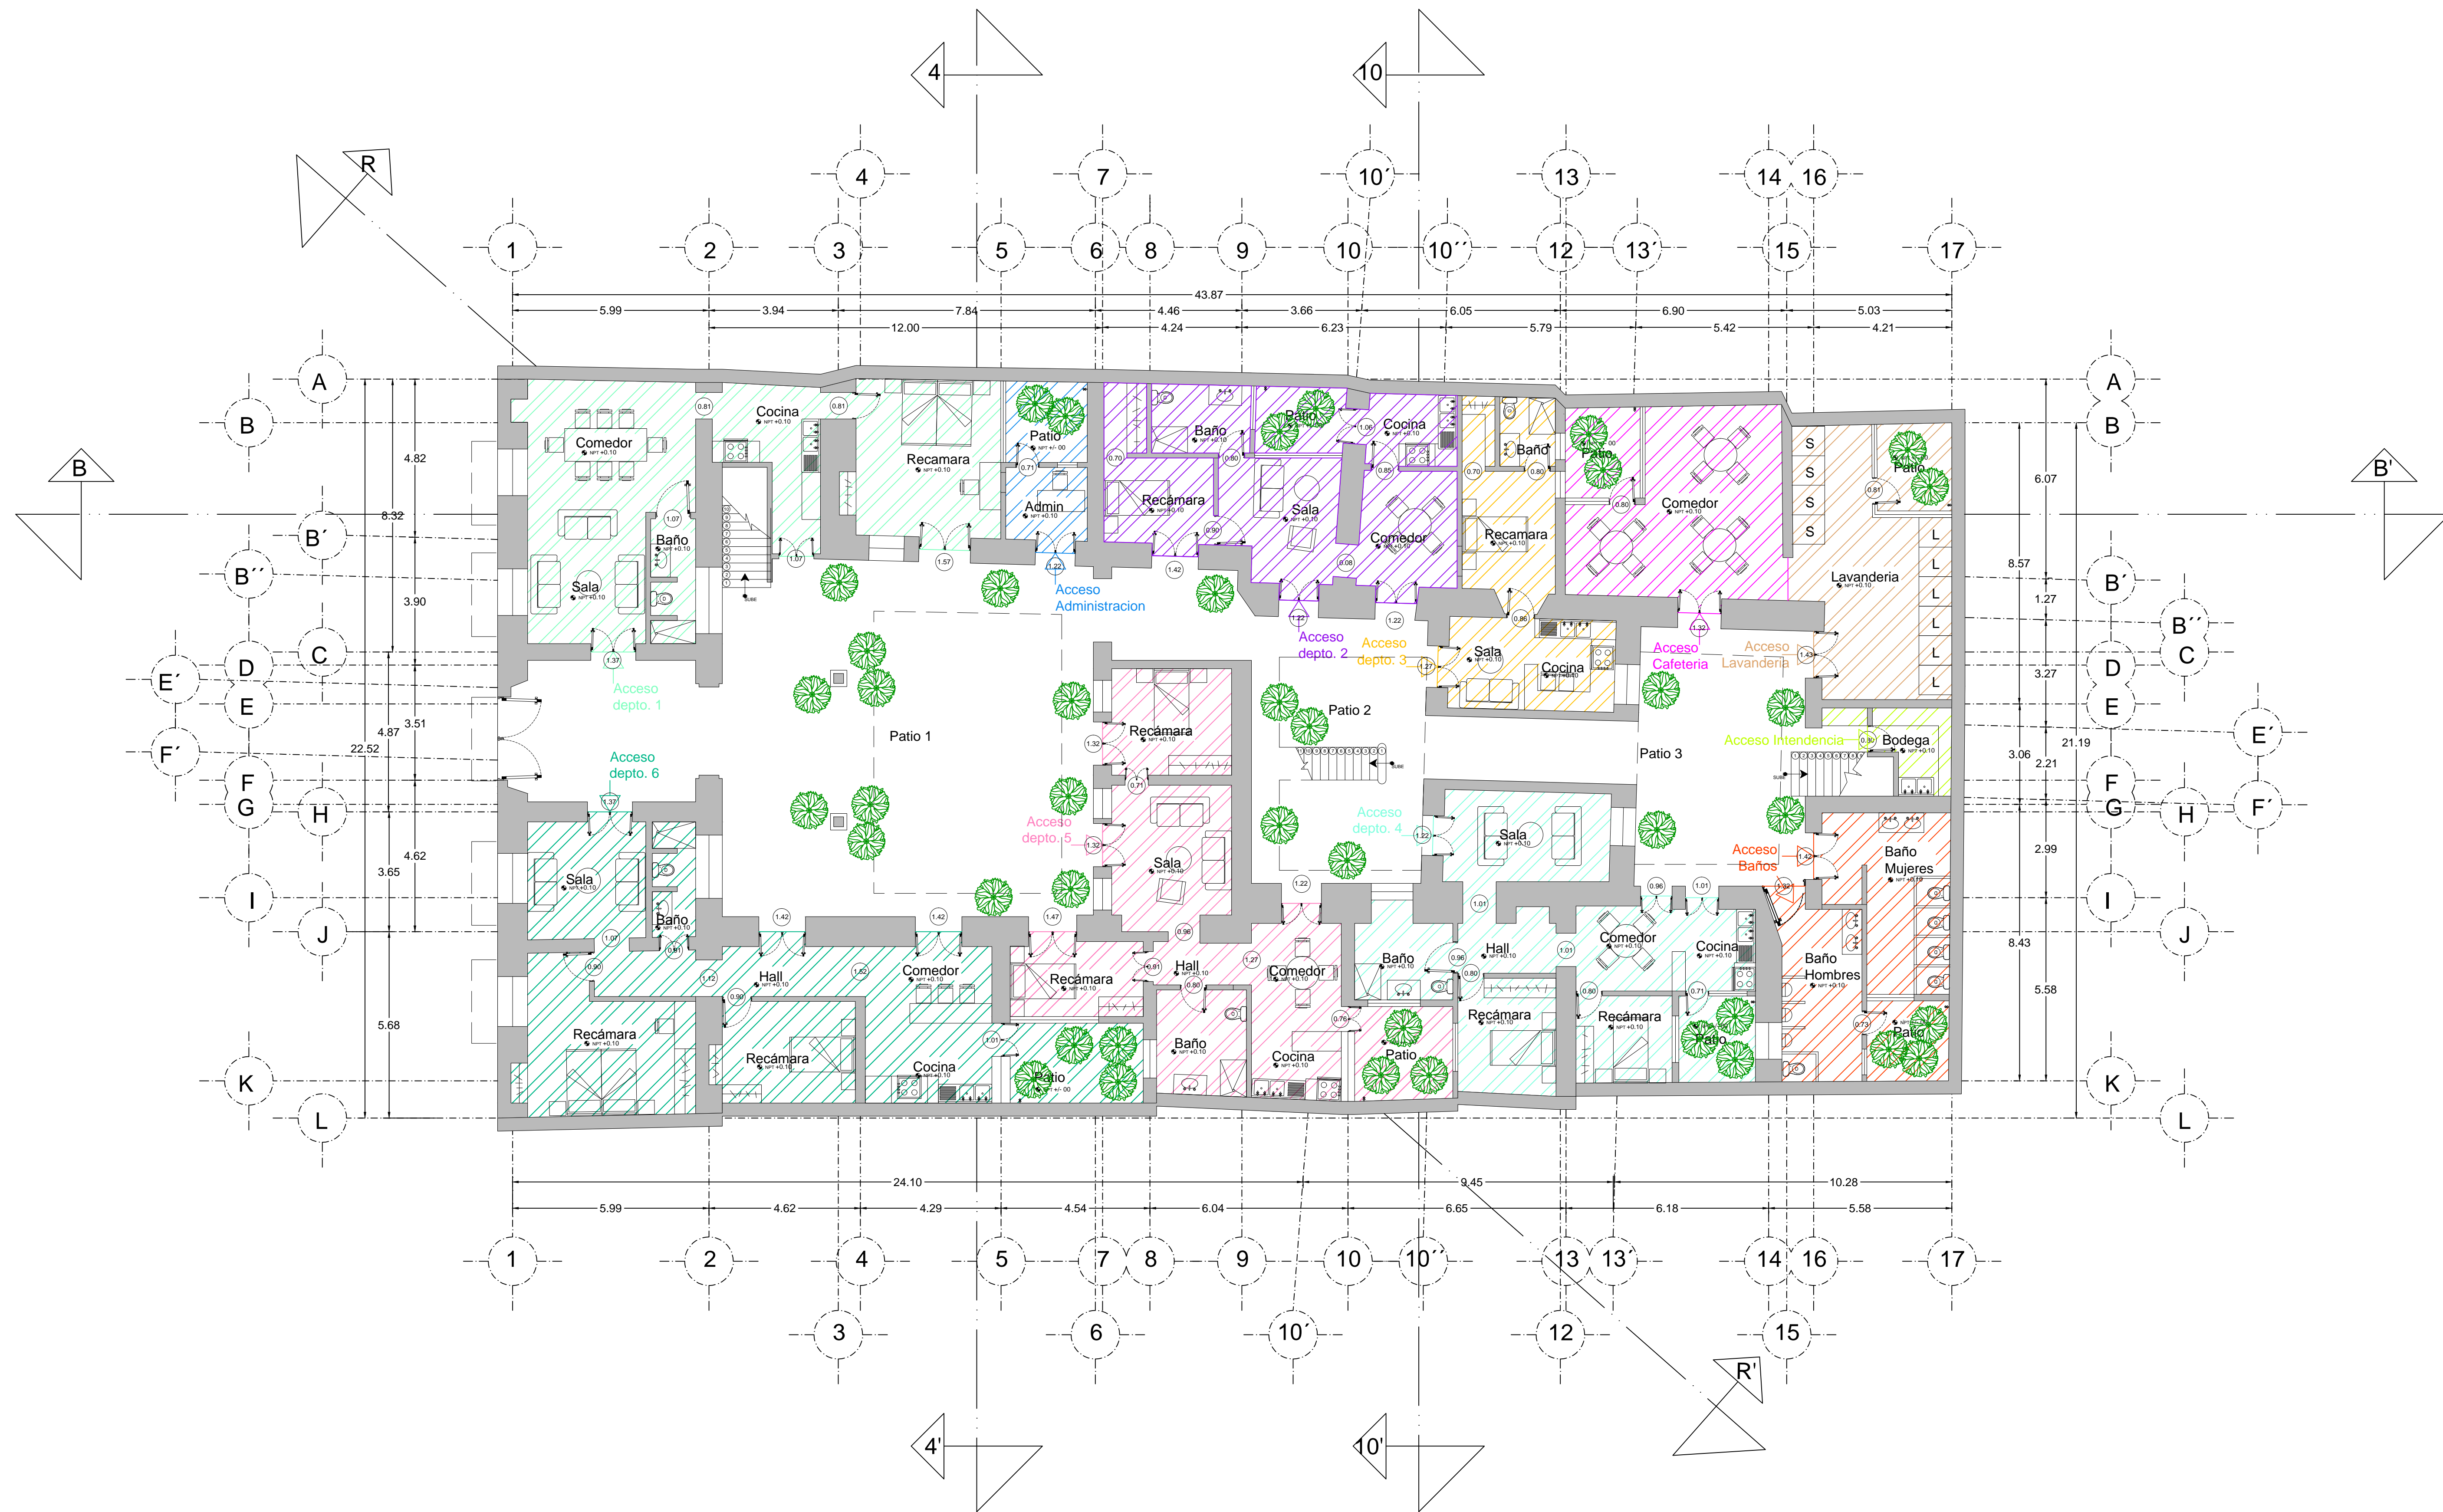

PROYECTO:
SIEMPRE VIVA 311

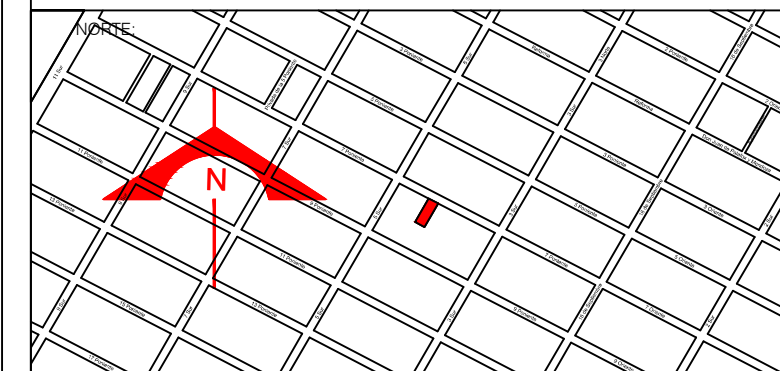

ESCALA:
1 : 100

FECHA:
NOVIEMBRE 2013


- SIMBOLOGIA:
- | | | |
|--|--|---|
| ■ DEPARTAMENTO 1 | ■ CAFETERIA | ■ DEPARTAMENTO 5 |
| ■ ADMINISTRACION | ■ LAVANDERIA | ■ DEPARTAMENTO 6 |
| ■ DEPARTAMENTO 2 | ■ BAÑOS | |
| ■ DEPARTAMENTO 3 | ■ DEPARTAMENTO 4 | |

FRANCISCO ROMANO NAVA
ID: 122904
TESIS


AVENIDA 7 PONIENTE #311
PUEBLA, PUEBLA
CENTRO

PLANO: ULTIMA PROPUESTA
DEPARTAMENTOS
PLANTA BAJA
Piso 1

CLAVE:
ARQ-05.1

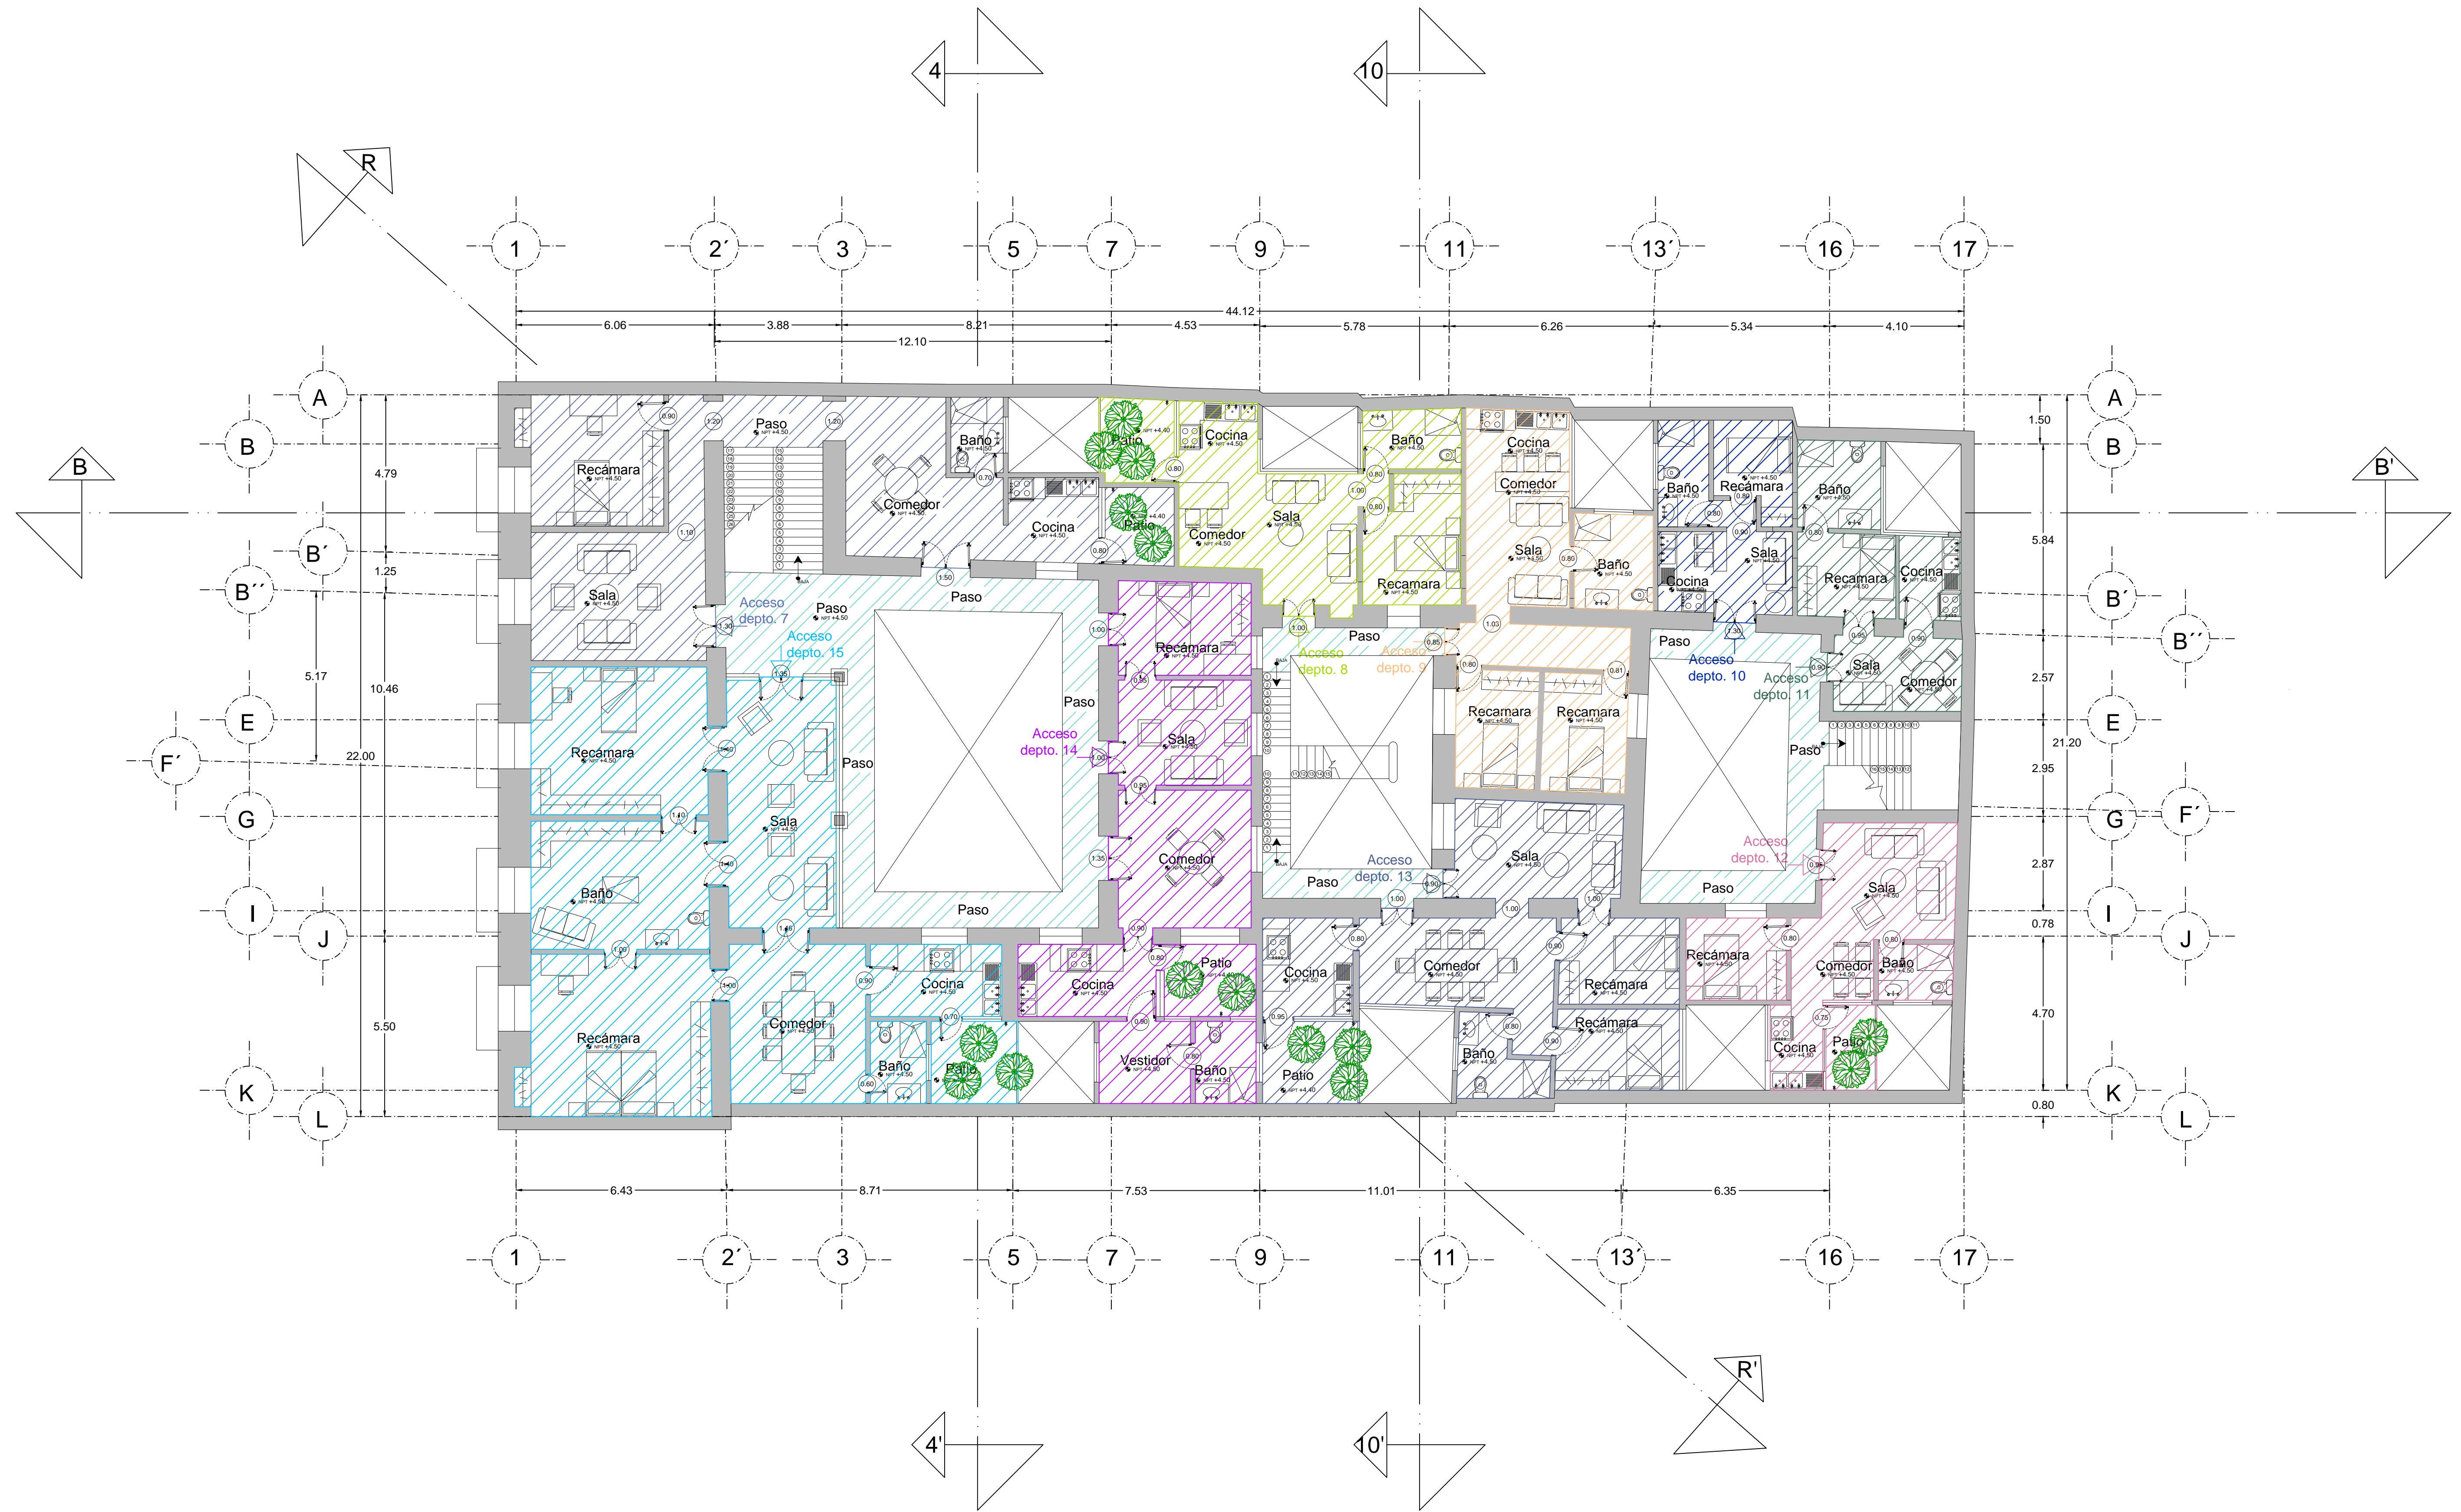

PROYECTO:
SIEMPRE VIVA 311

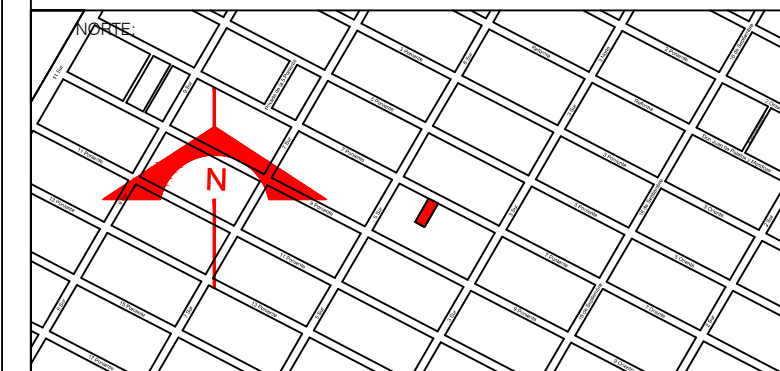

ESCALA:
1 : 100

FECHA:
NOVIEMBRE 2013

SIMBOLOGIA:


■ DEPARTAMENTO 7	■ DEPARTAMENTO 11	■ DEPARTAMENTO 15
■ DEPARTAMENTO 8	■ DEPARTAMENTO 12	■ PASILLOS SUPERIORES
■ DEPARTAMENTO 9	■ DEPARTAMENTO 13	
■ DEPARTAMENTO 10	■ DEPARTAMENTO 14	

FRANCISCO ROMANO NAVA
ID: 122904
TESIS


AVENIDA 7 PONIENTE #311
PUEBLA, PUEBLA
CENTRO

PLANO: ULTIMA PROPUESTA
DEPARTAMENTOS
PLANTA ALTA
Piso 2

CLAVE:
ARQ-05.2

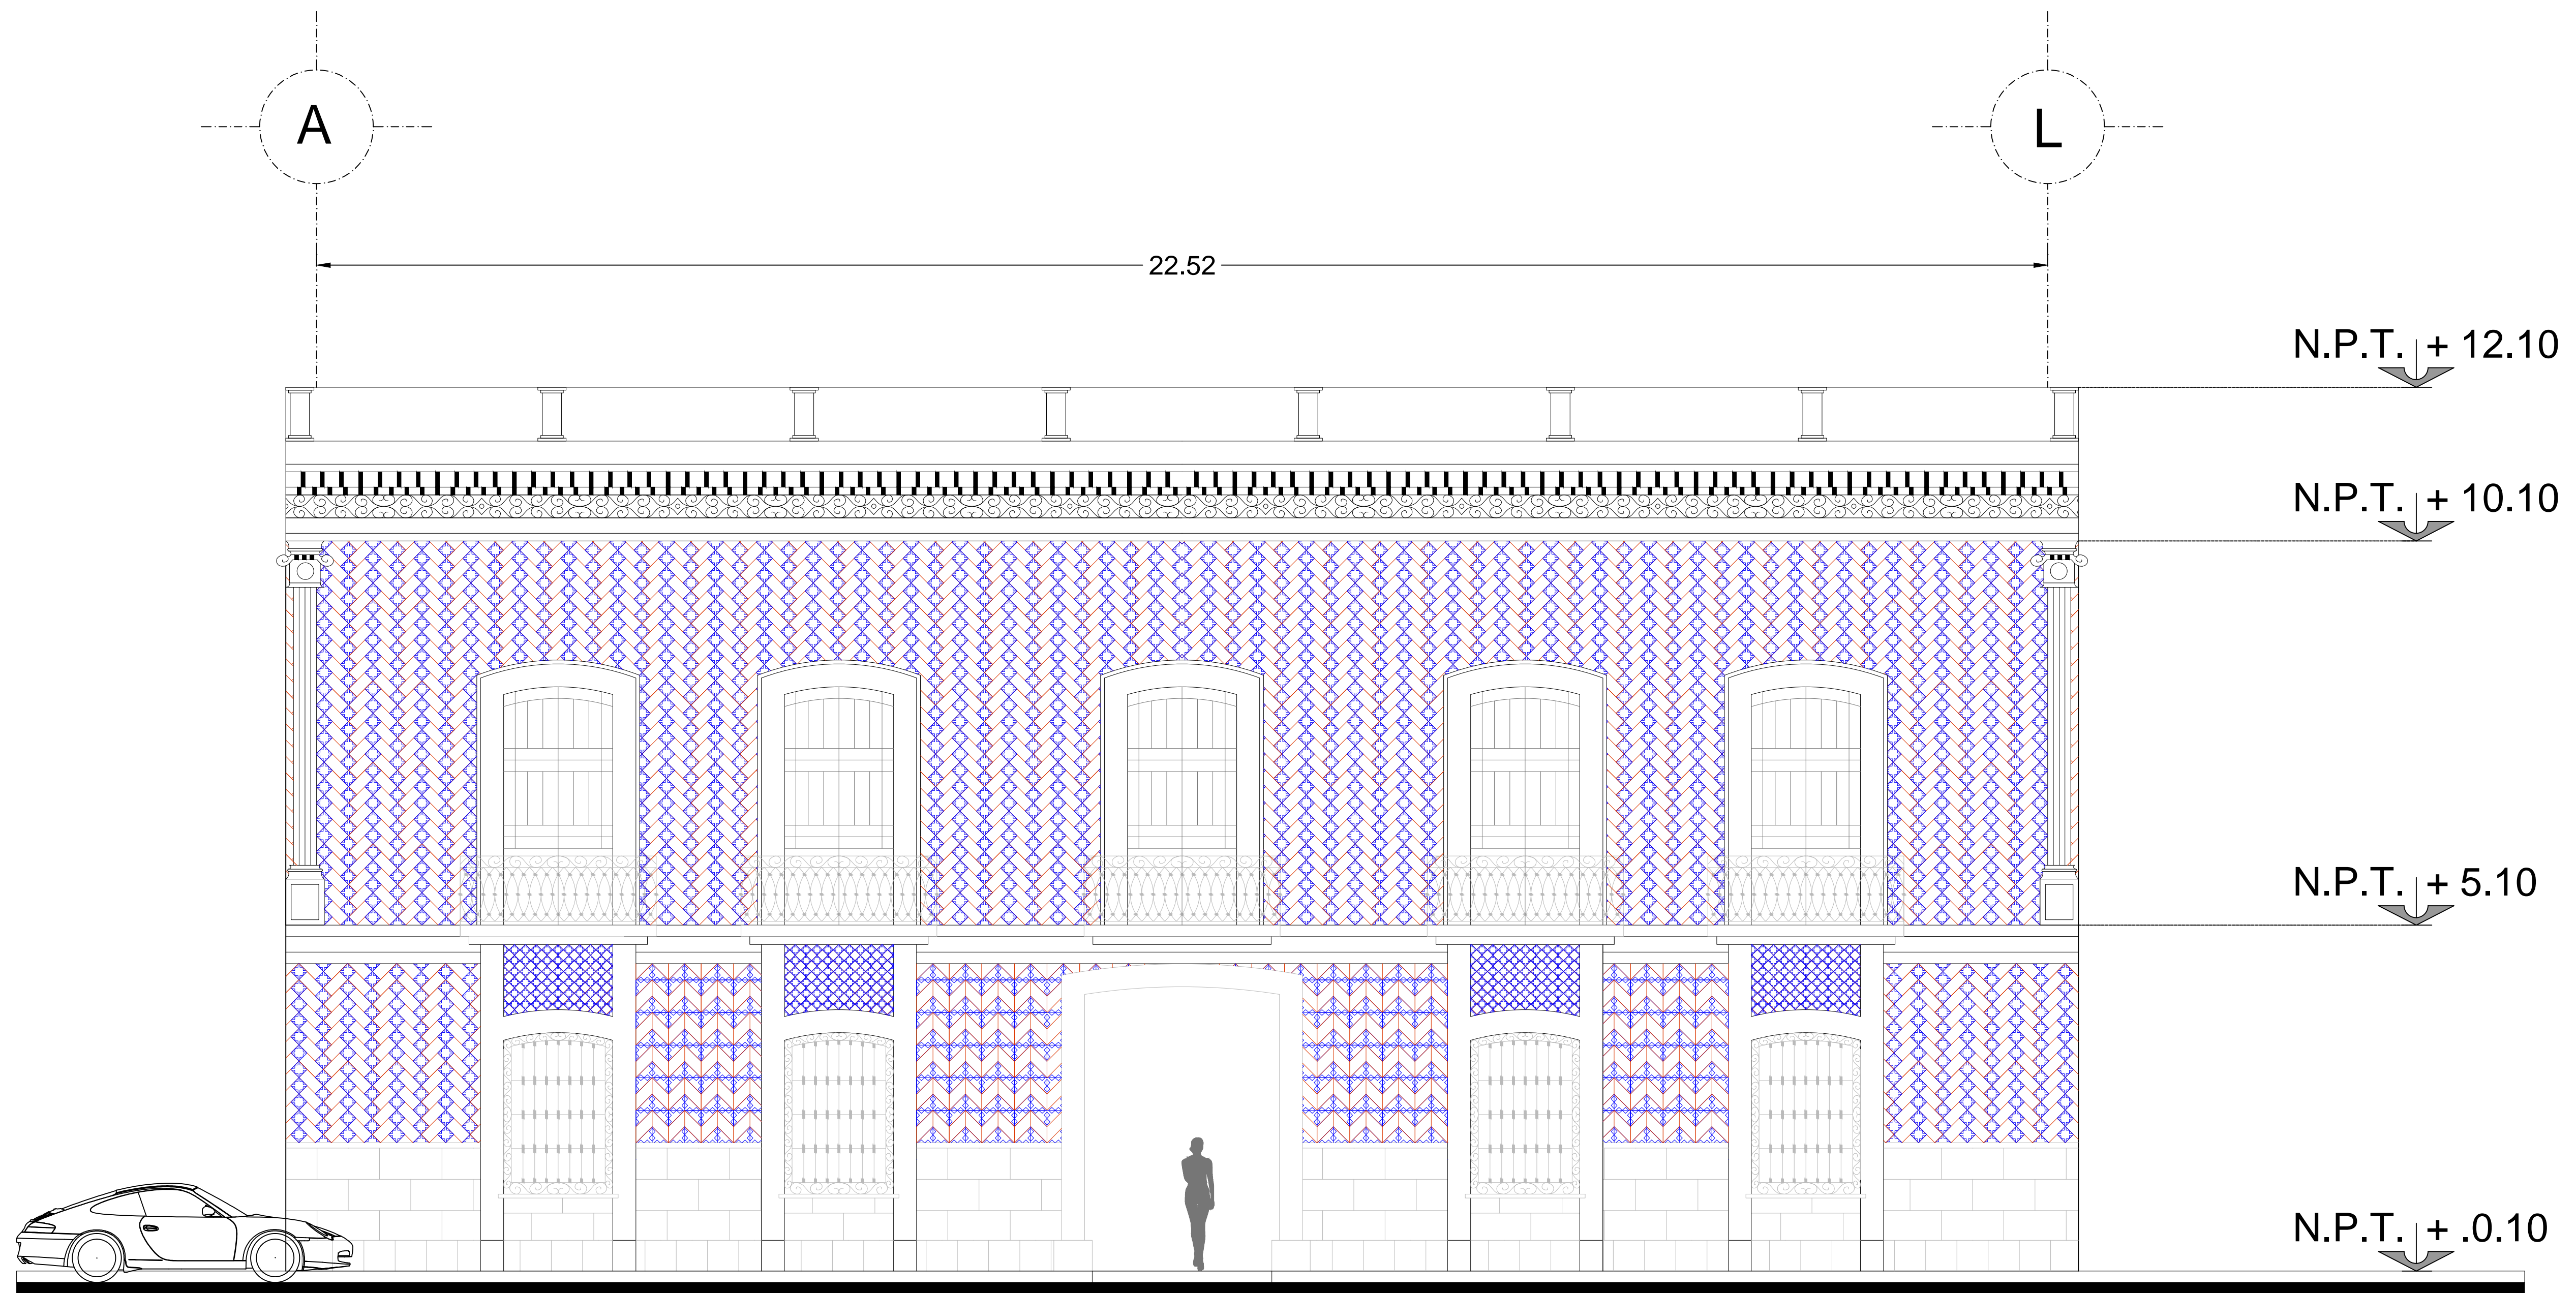

PROYECTO:
SIEMPRE VIVA 311

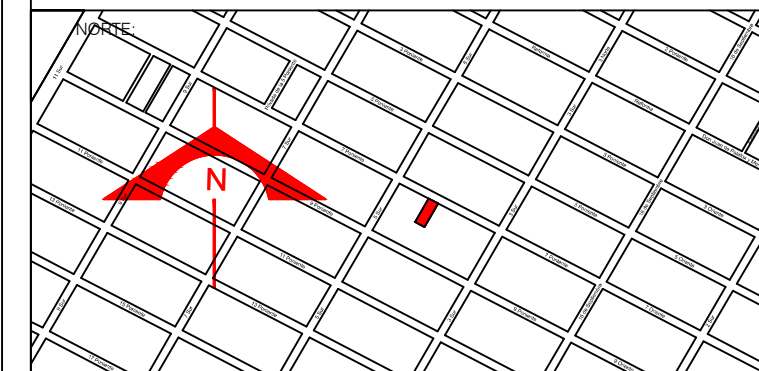

ESCALA:
 1 : 50

FECHA:
 NOVIEMBRE 2013


SIMBOLOGIA:

FRANCISCO ROMANO NAVA
 ID: 122904
 TESIS


AVENIDA 7 PONIENTE #311
 PUEBLA, PUEBLA
 CENTRO

PLANO:
 FACHADA

CLAVE:
 ARQ-05.3

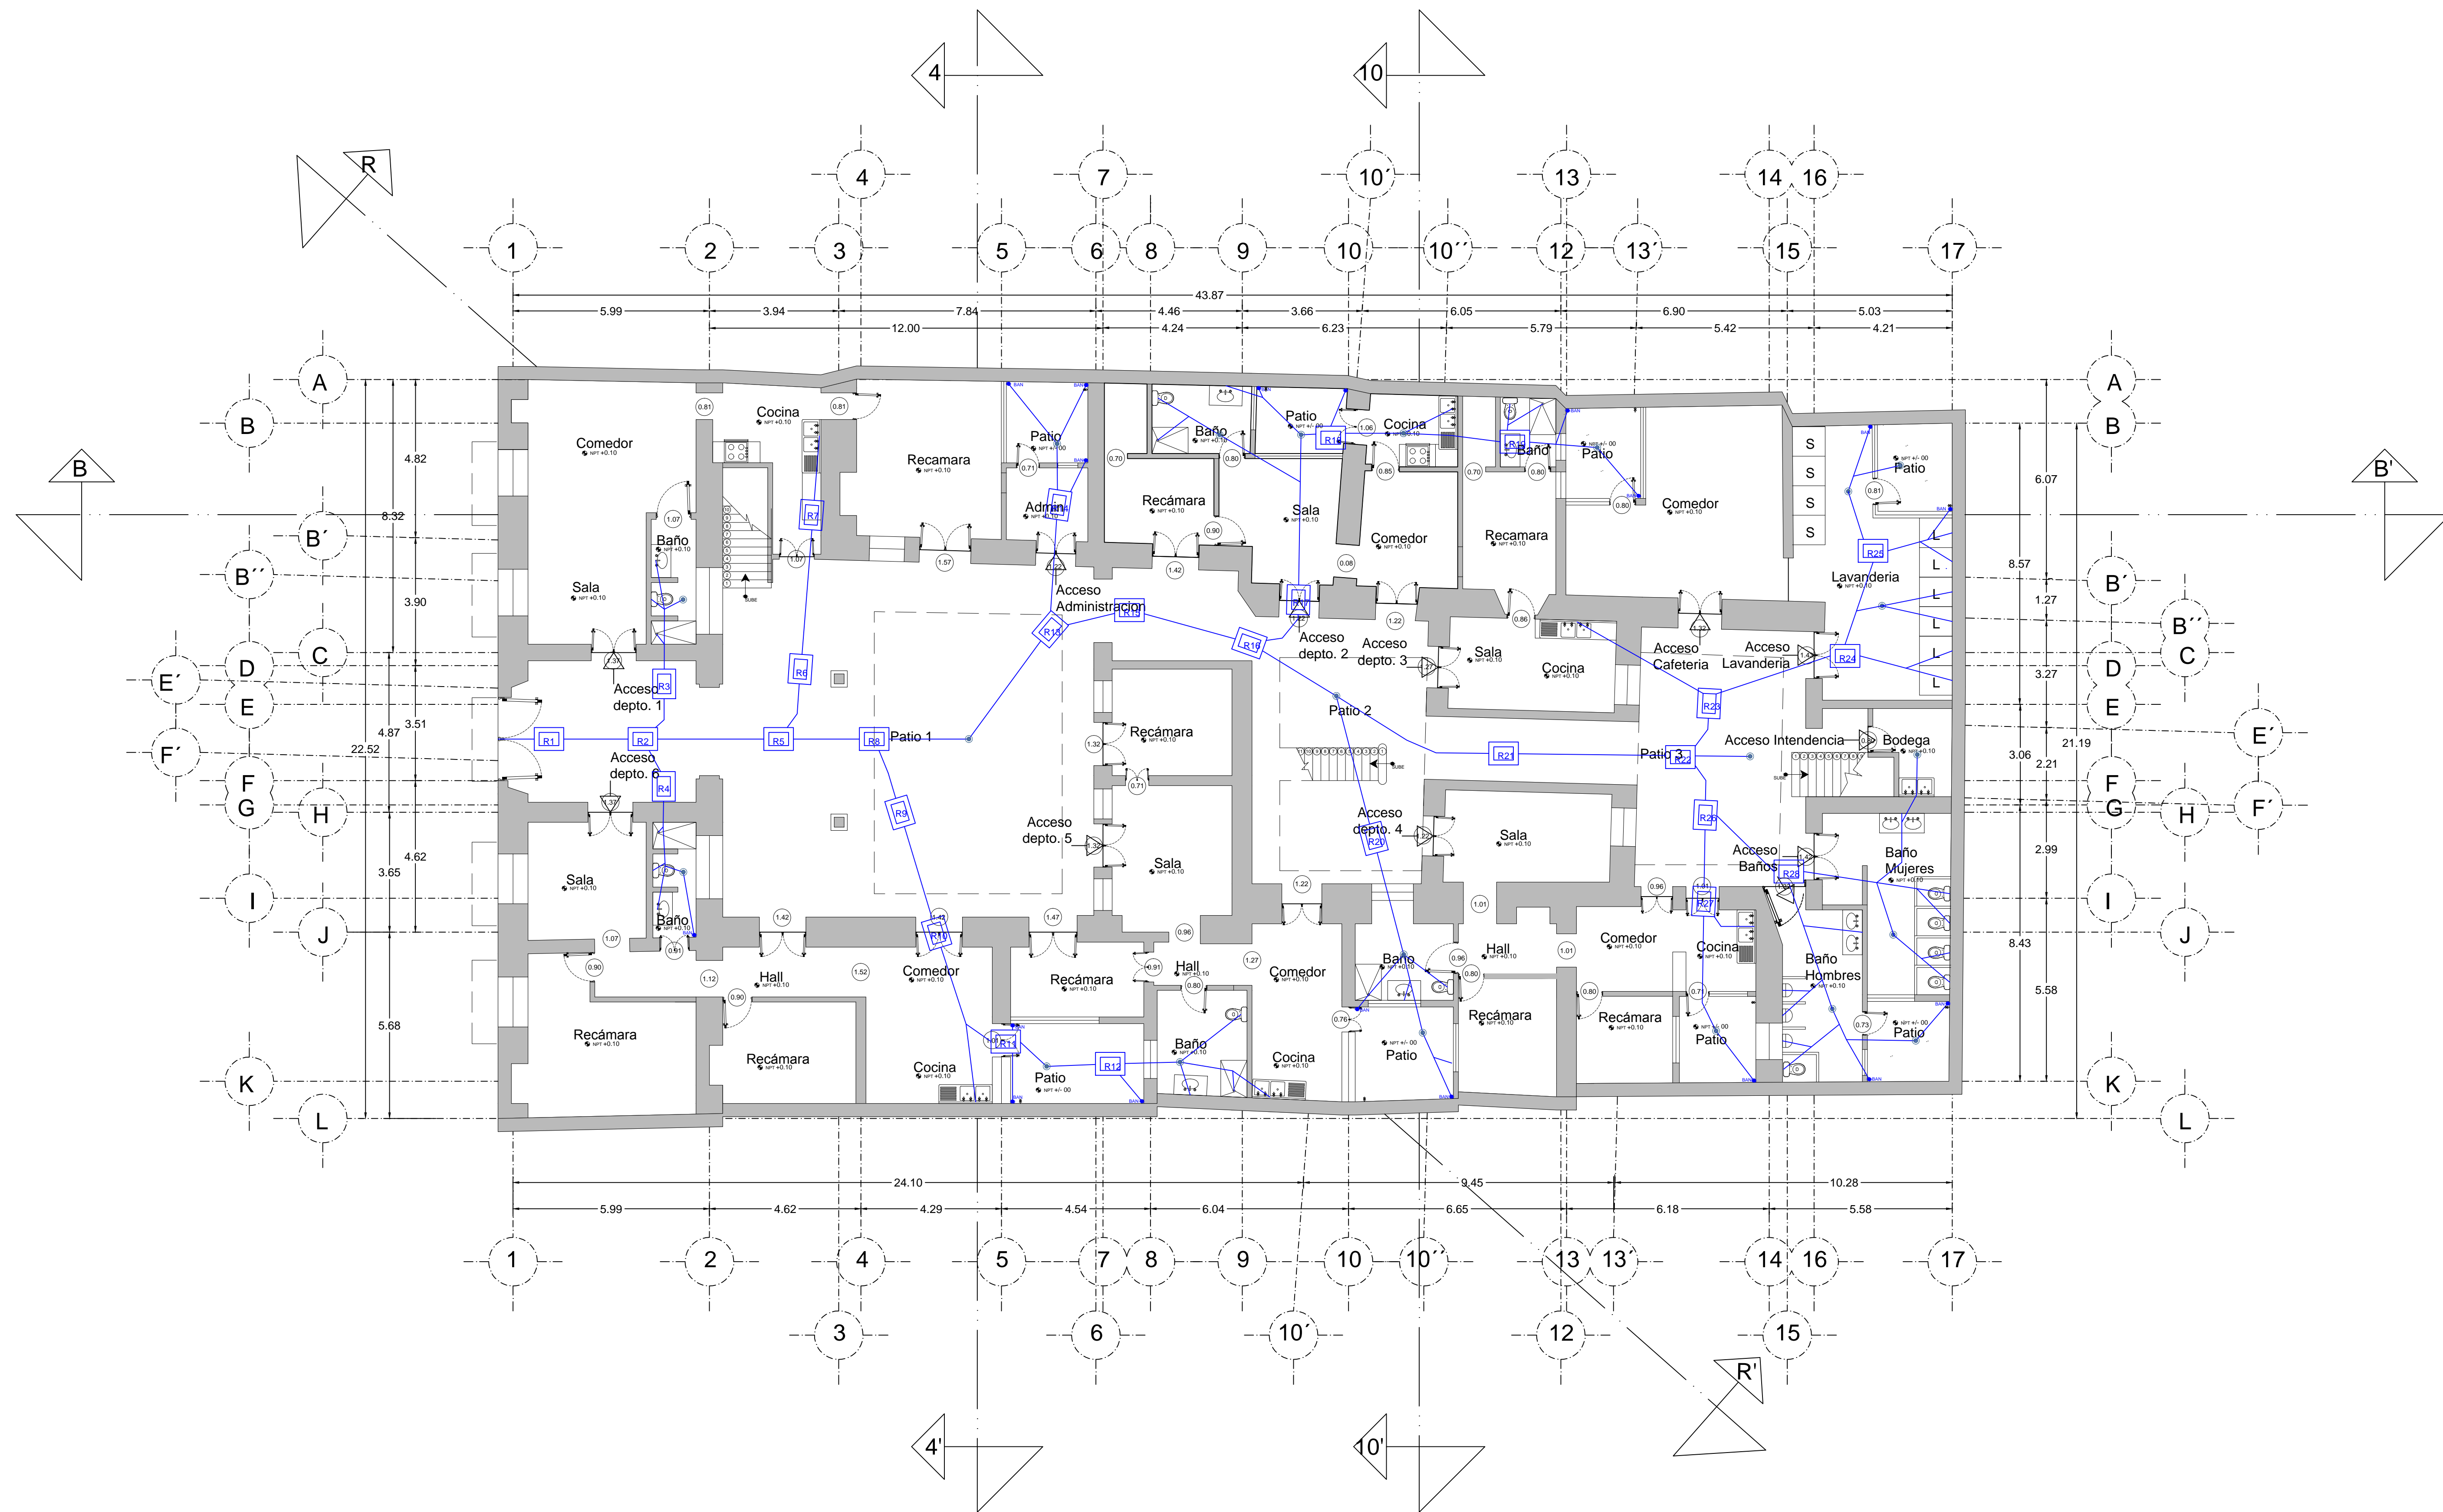

PROYECTO:
SIEMPRE VIVA 311

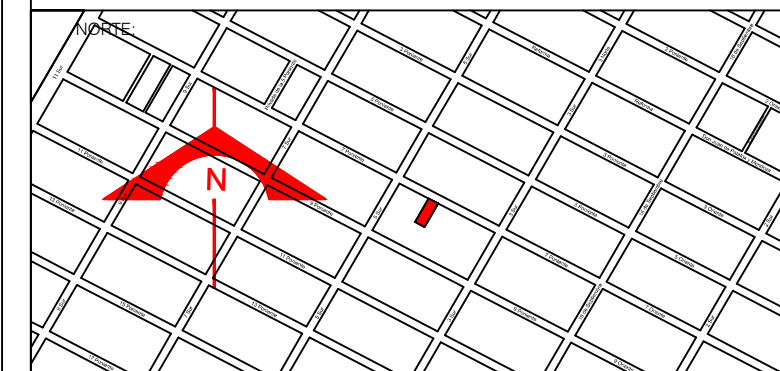

ESCALA:
 1 : 100
 FECHA:
 NOVIEMBRE 2013


SIMBOLOGIA:

	Tubo de PVC Sanitario		Yee Doble
	Codo 90°		Reducción
	Codo 45°		Yee Reducida
	Yee		Coladera Helvex Modelo 282-35CH
	Tee		Coladera
	Codo Ventila		Bajada de Aguas Negras


Registro

FRANCISCO ROMANO NAVA
 ID: 122904
 TESIS
 AVENIDA 7 PONIENTE #311
 PUEBLA, PUEBLA
 CENTRO

PLANO: INSTALACION SANITARIA
 PROPUESTA
 PLANTA BAJA
 Piso 1
 CLAVE: SAN-03.1

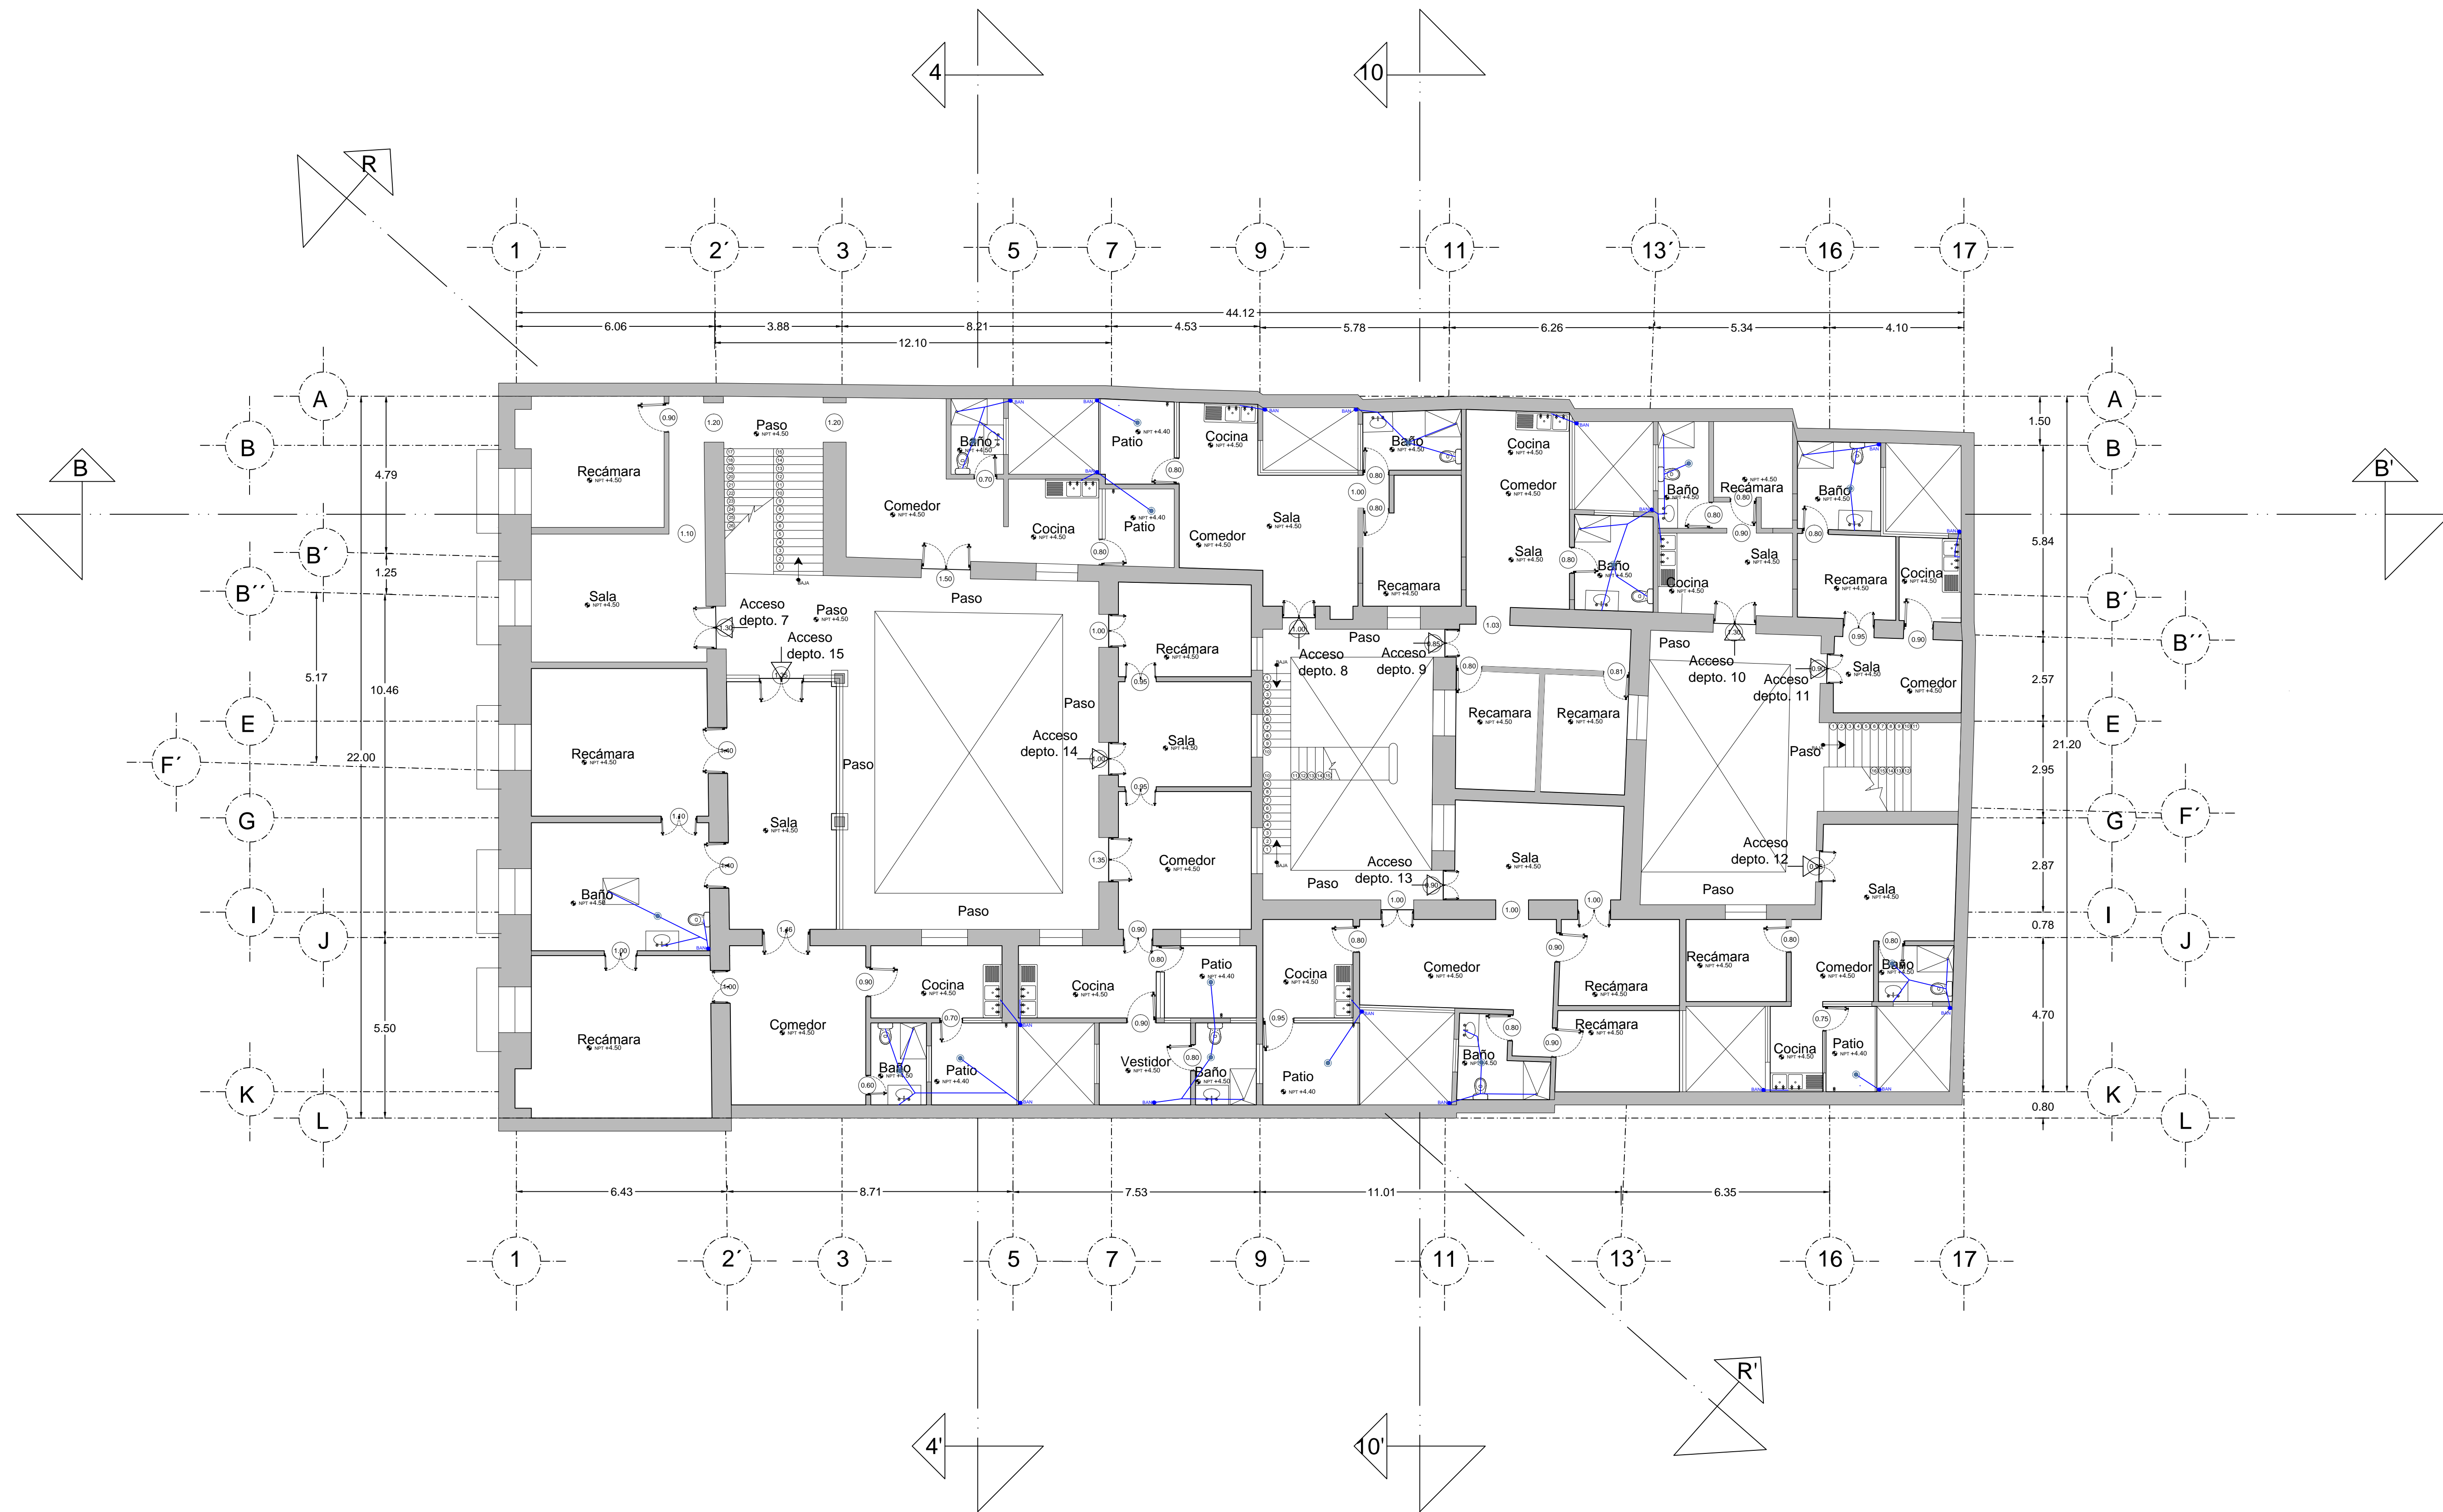

PROYECTO:
SIEMPRE VIVA 311

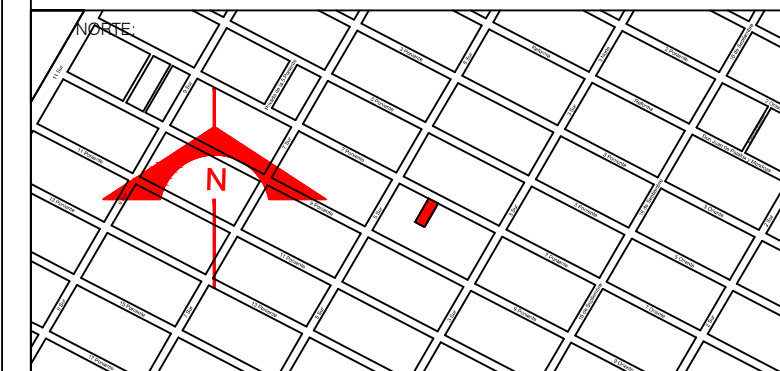

ESCALA:
1 : 100

FECHA:
NOVIEMBRE 2013

SIMBOLOGIA:

	Tubo de PVC Sanitario		Yee Doble
	Codo 90°		Reducción
	Codo 45°		Yee Reducida
	Yee		Coladera Helvex Modelo 282-35CH
	Tee		Coladera
	Codo Ventila		Bajada de Aguas Negras


Registro

FRANCISCO ROMANO NAVA
ID: 122904
TESIS


AVENIDA 7 PONIENTE #311
PUEBLA, PUEBLA
CENTRO

PLANO: INSTALACION SANITARIA
PROPUESTA
PLANTA ALTA
Piso 2

CLAVE:
SAN-03.2

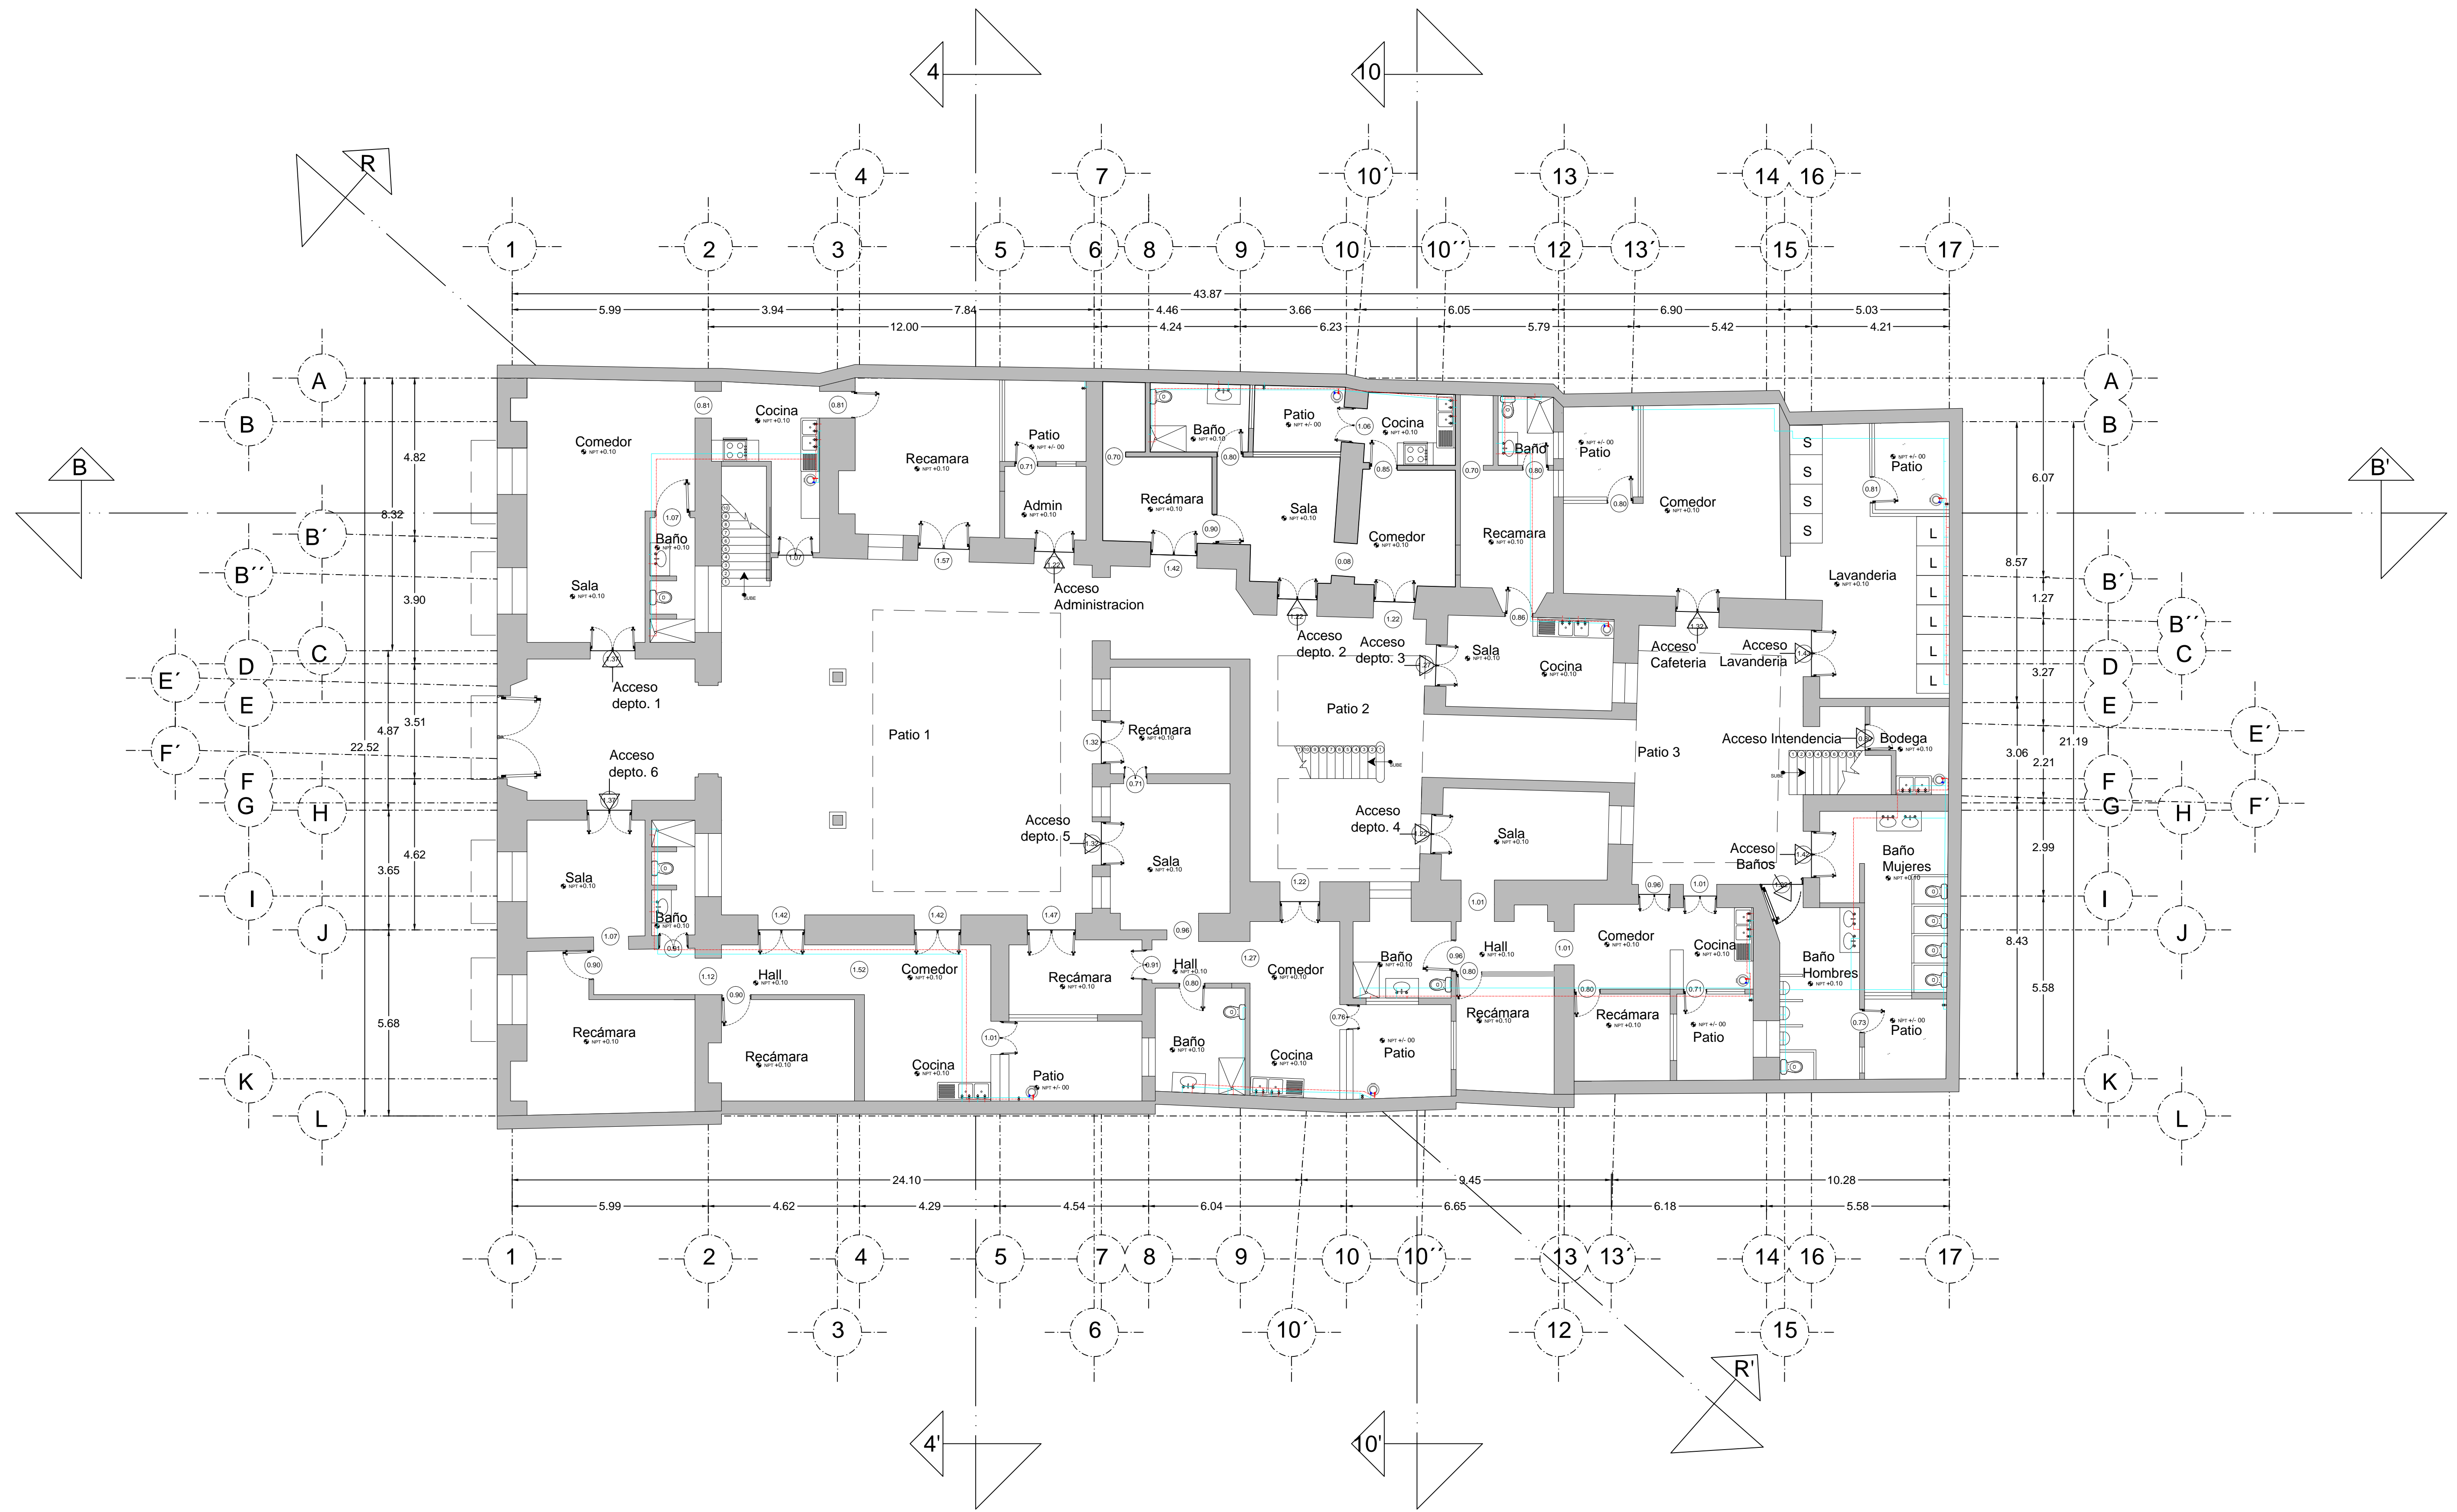

PROYECTO:
SIEMPRE VIVA 311

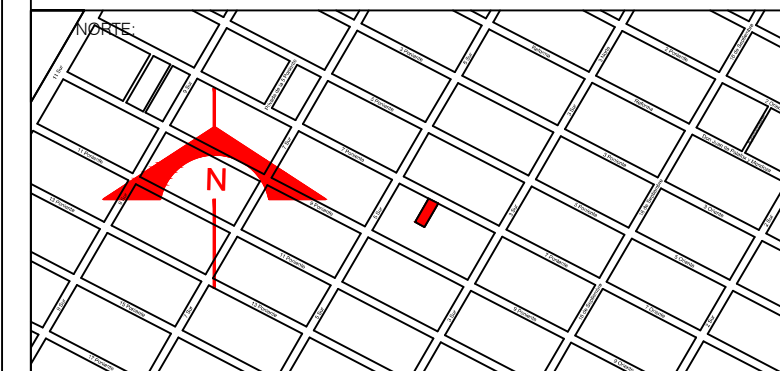


ESCALA:
 1 : 100
 FECHA:
 NOVIEMBRE 2013

- SIMBOLOGIA:
- CALENTADOR
 - CODO DE COBRE DE 45 °
 - SUBIDA DE AGUA FRIA
 - SUBIDA DE AGUA FRIA A SEGUNDO NIVEL
 - TEE DE COBRE
 - CODO DE COBRE DE 90°
 - CRUZ DE COBRE
 - SUBIDA DE AGUA CALIENTE
 - SUBIDA DE AGUA CALIENTE A SEGUNDO NIVEL


- TUBERIA DE AGUA FRIA
- TUBERIA DE AGUA CALIENTE
- VALVULA DE PASO
- CISTERNA/HIDRONEUMÁTICO

FRANCISCO ROMANO NAVA
 ID: 122904
 TESIS
 AVENIDA 7 PONIENTE #311
 PUEBLA, PUEBLA
 CENTRO

PLANO: **INSTALACION HIDRAULICA PROPUESTA PLANTA BAJA Piso 1**
 CLAVE: **HID-02.1**

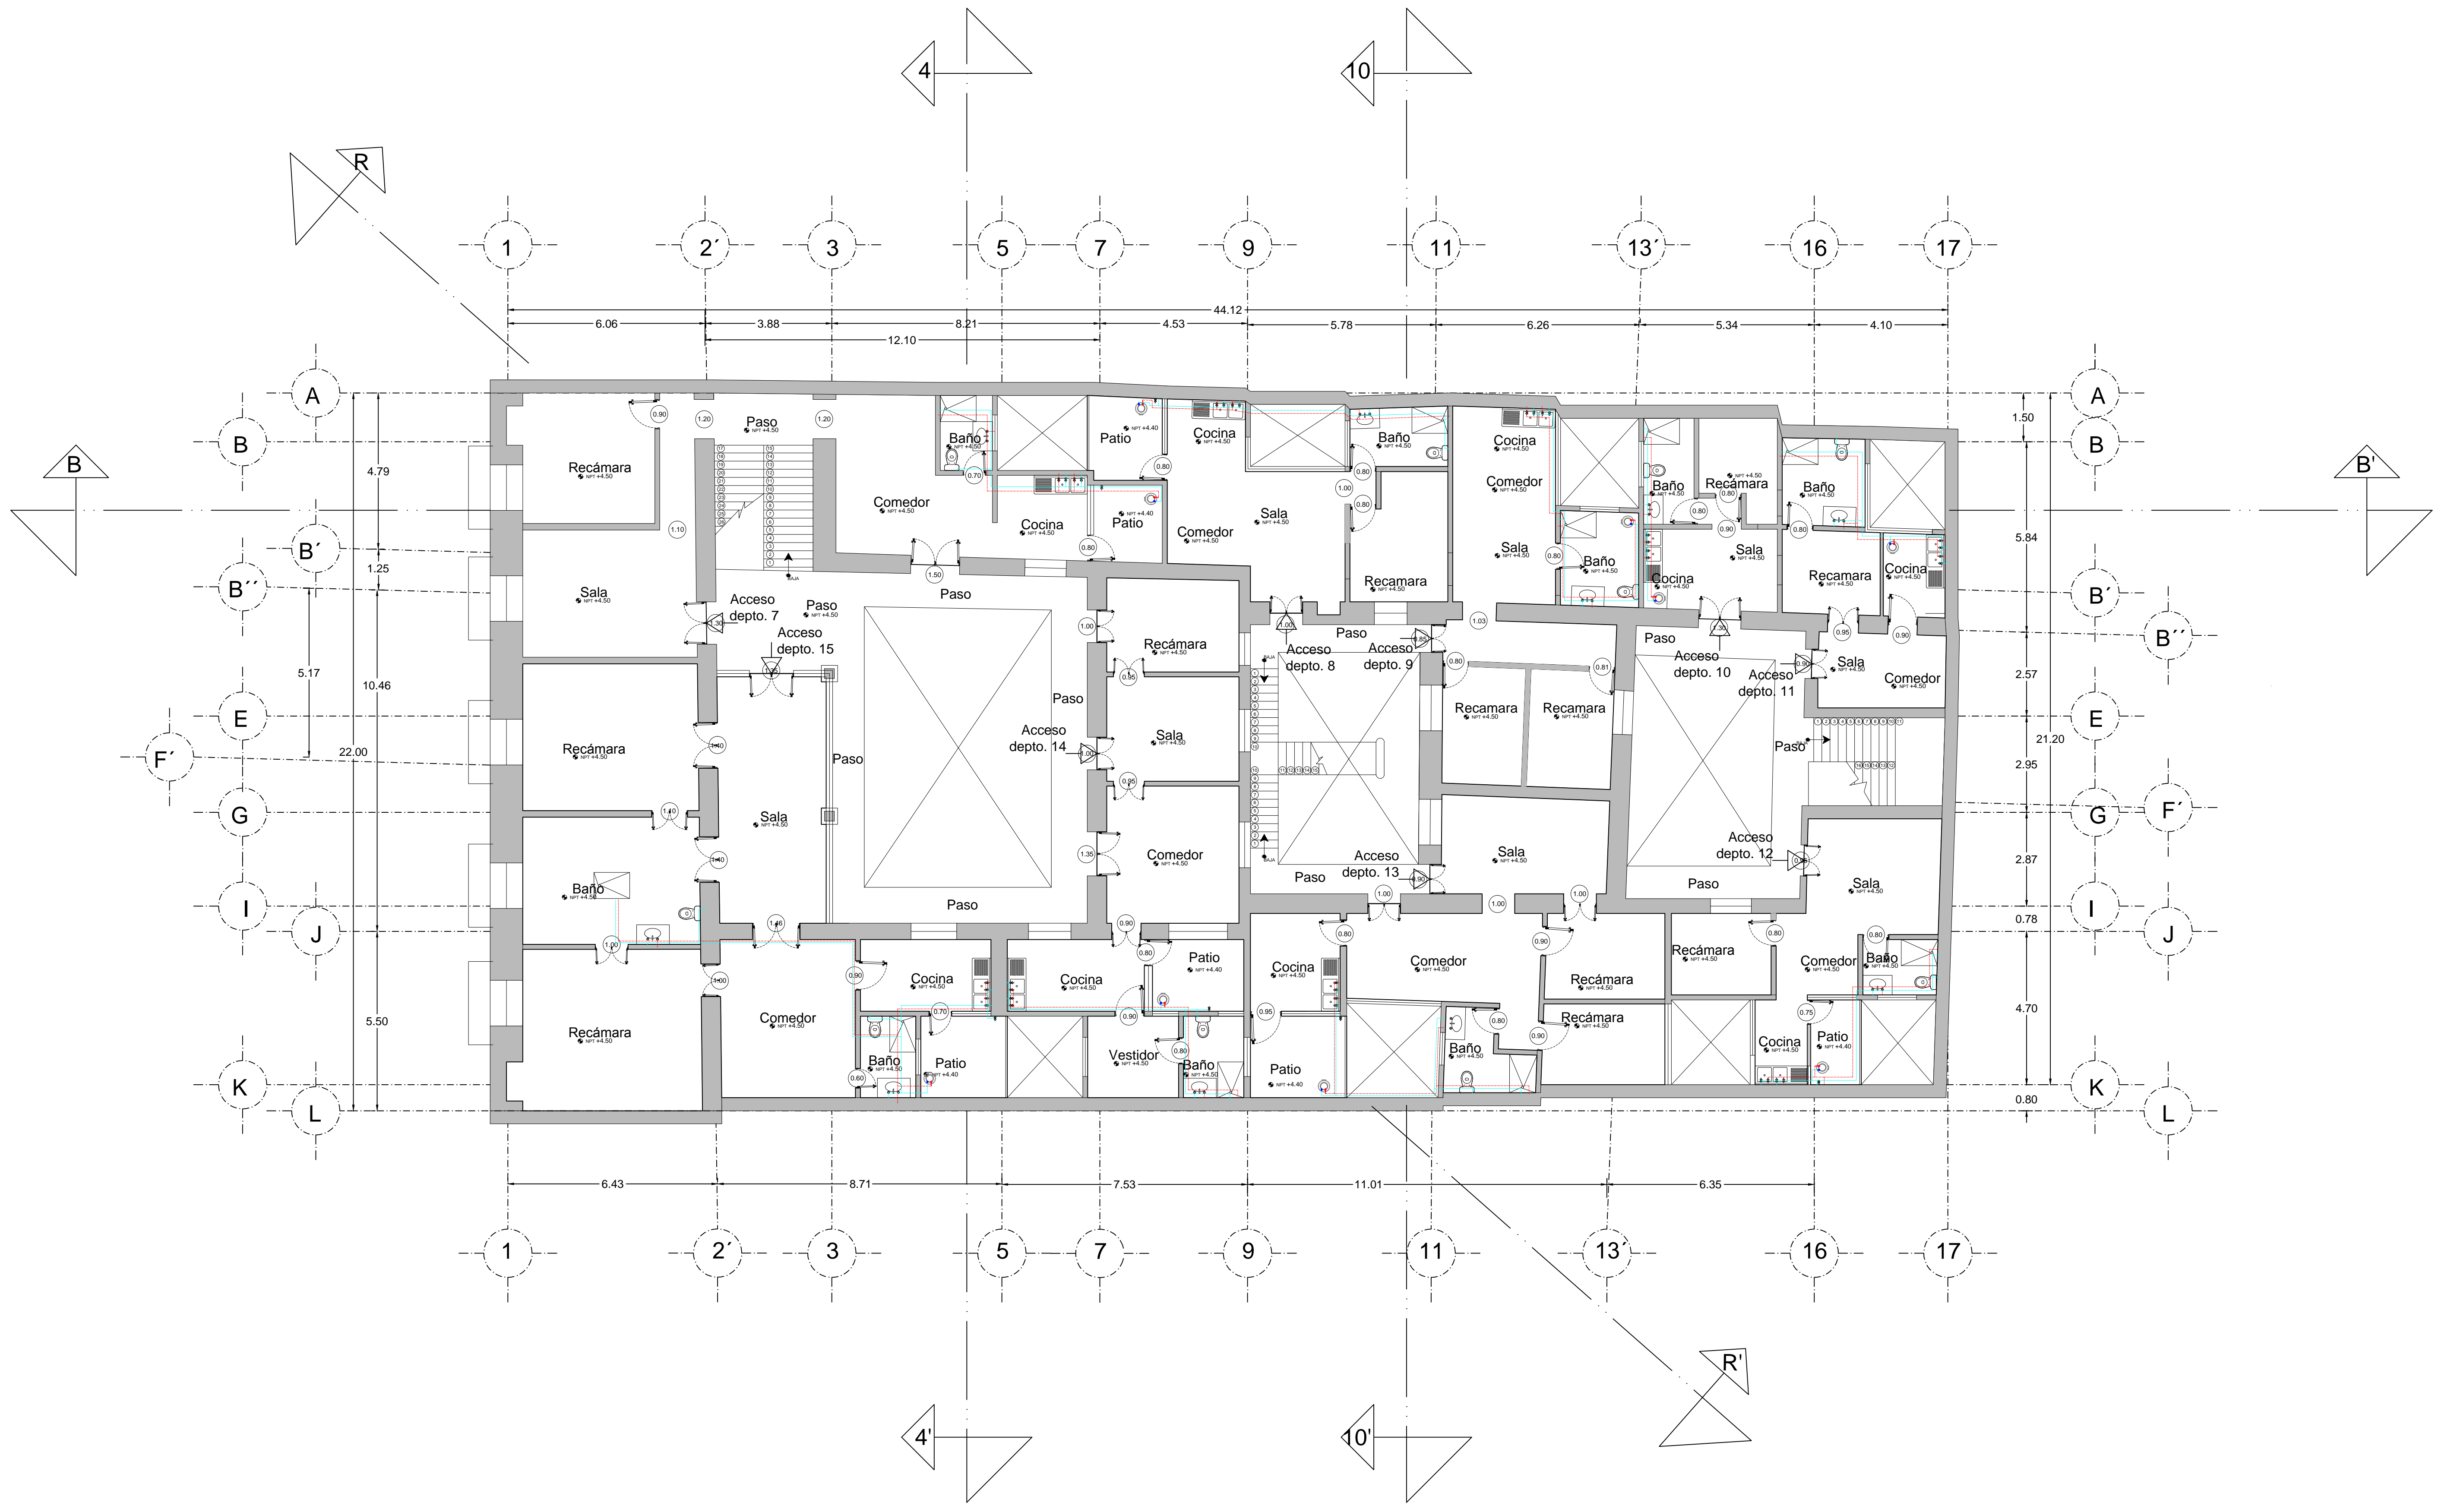

PROYECTO:
SIEMPRE VIVA 311

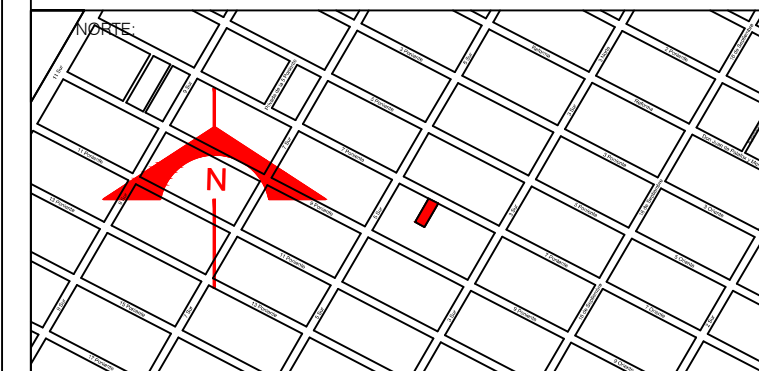

ESCALA:
1 : 100

FECHA:
NOVIEMBRE 2013

- SIMBOLOGIA:
- CALENTADOR
 - CODO DE COBRE DE 45 °
 - SUBIDA DE AGUA FRIA
 - SUBIDA DE AGUA FRIA A SEGUNDO NIVEL
 - TEE DE COBRE
 - CODO DE COBRE DE 90°
 - CRUZ DE COBRE
 - SUBIDA DE AGUA CALIENTE
 - SUBIDA DE AGUA CALIENTE A SEGUNDO NIVEL


- TUBERIA DE AGUA FRIA
- TUBERIA DE AGUA CALIENTE
- VALVULA DE PASO
- CISTERNA/HIDRONEUMÁTICO

FRANCISCO ROMANO NAVA
ID: 122904
TESIS


AVENIDA 7 PONIENTE #311
PUEBLA, PUEBLA
CENTRO

PLANO: INSTALACION HIDRAULICA
PROPUESTA
PLANTA ALTA
Piso 2

CLAVE:
HID-02.2

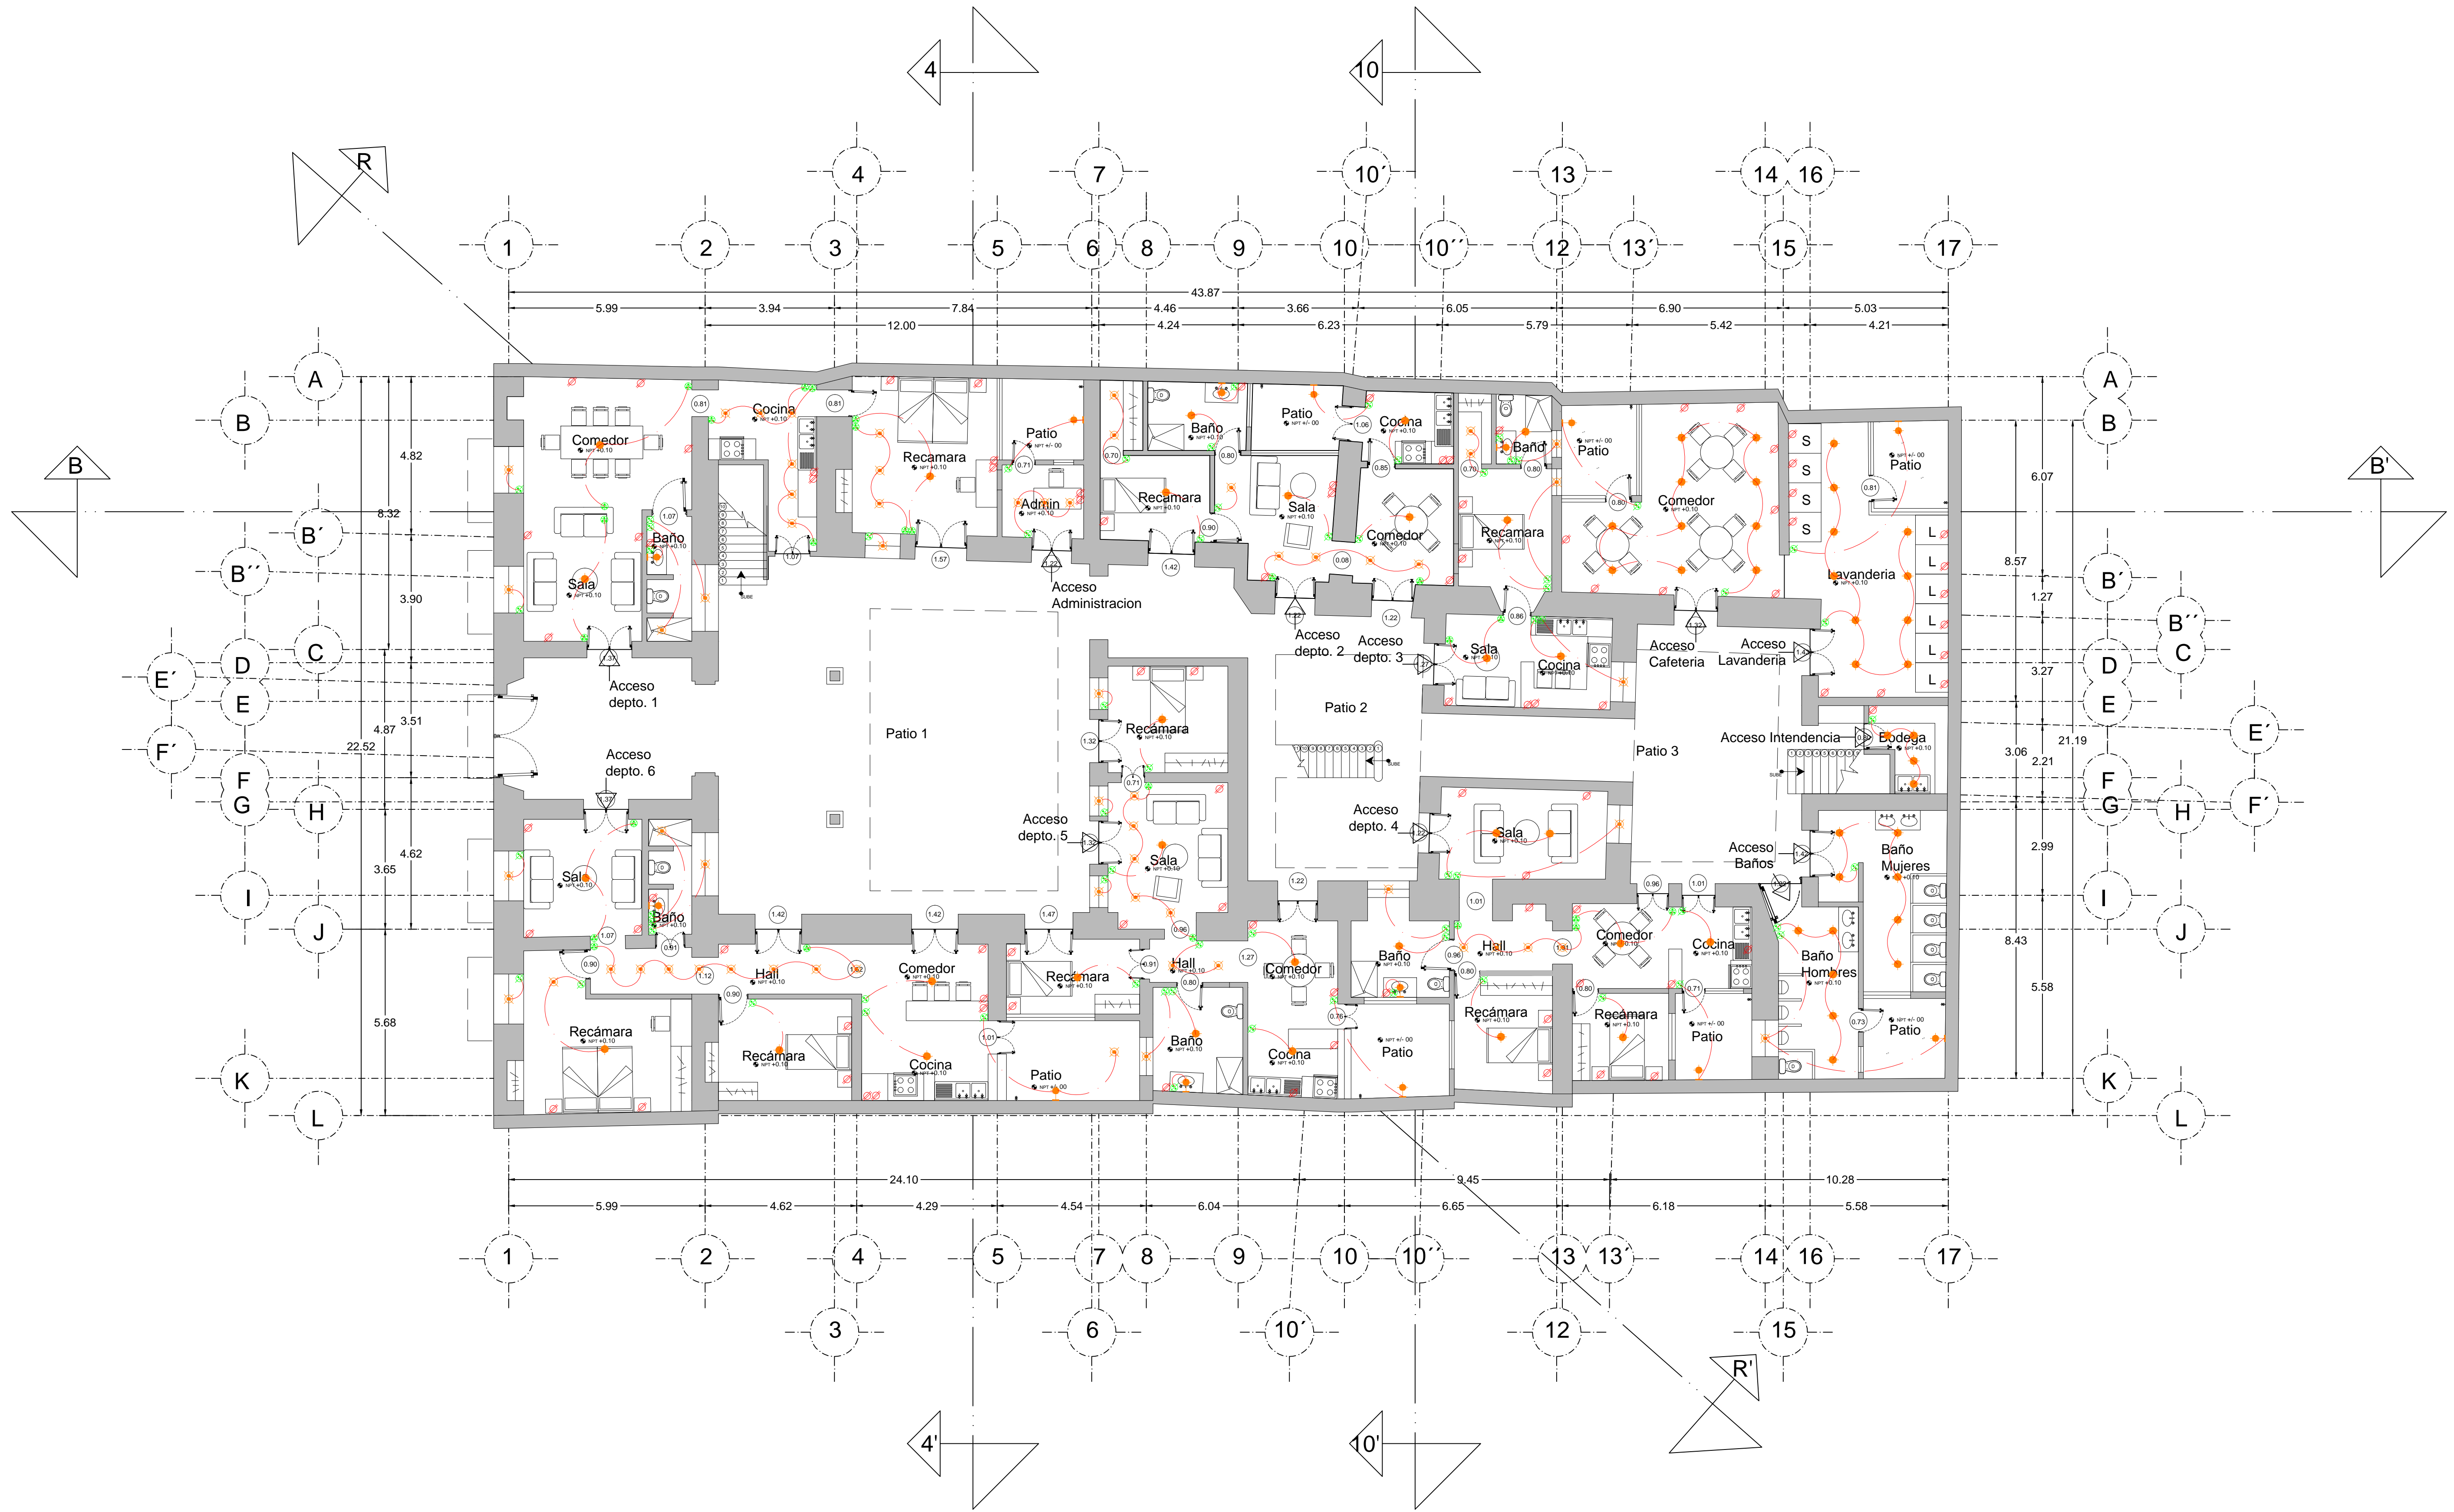

PROYECTO:
SIEMPRE VIVA 311

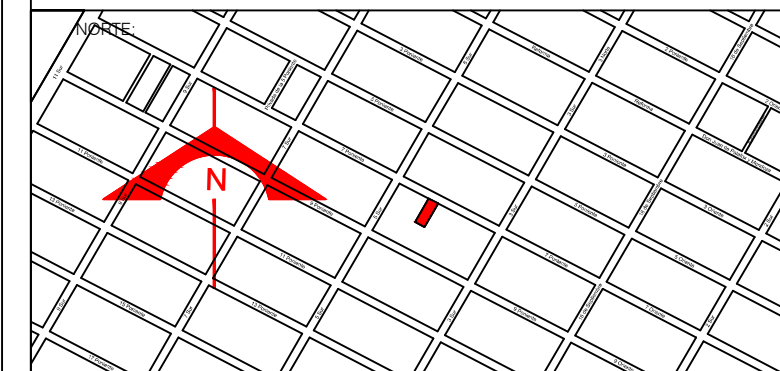

ESCALA:
1 : 100

FECHA:
NOVIEMBRE 2013

SIMBOLOGIA:


luz cenital		Lampara empotrada a muro		Tablero General		Timbre	
lampara de alogeno de empotrar		Contacto motores		Apagador sencillo		Zumbador	
Arbotante		Reflector exterior		Apagador de escalera		Línea eléctrica	
Slim light		Salida piso		Tablero para calentador		Lampara empotrada a piso	
		Salida muro		Contacto 220 w		Cinta LED	
				Contacto		Bajada Tendido Eléctrico BTE	

FRANCISCO ROMANO NAVA
ID: 122904
TESIS


AVENIDA 7 PONIENTE #311
PUEBLA, PUEBLA
CENTRO

PLANO: INSTALACION ELECTRICA
DEPARTAMENTOS
PLANTA BAJA
Piso 1

CLAVE:
ELE-02.1

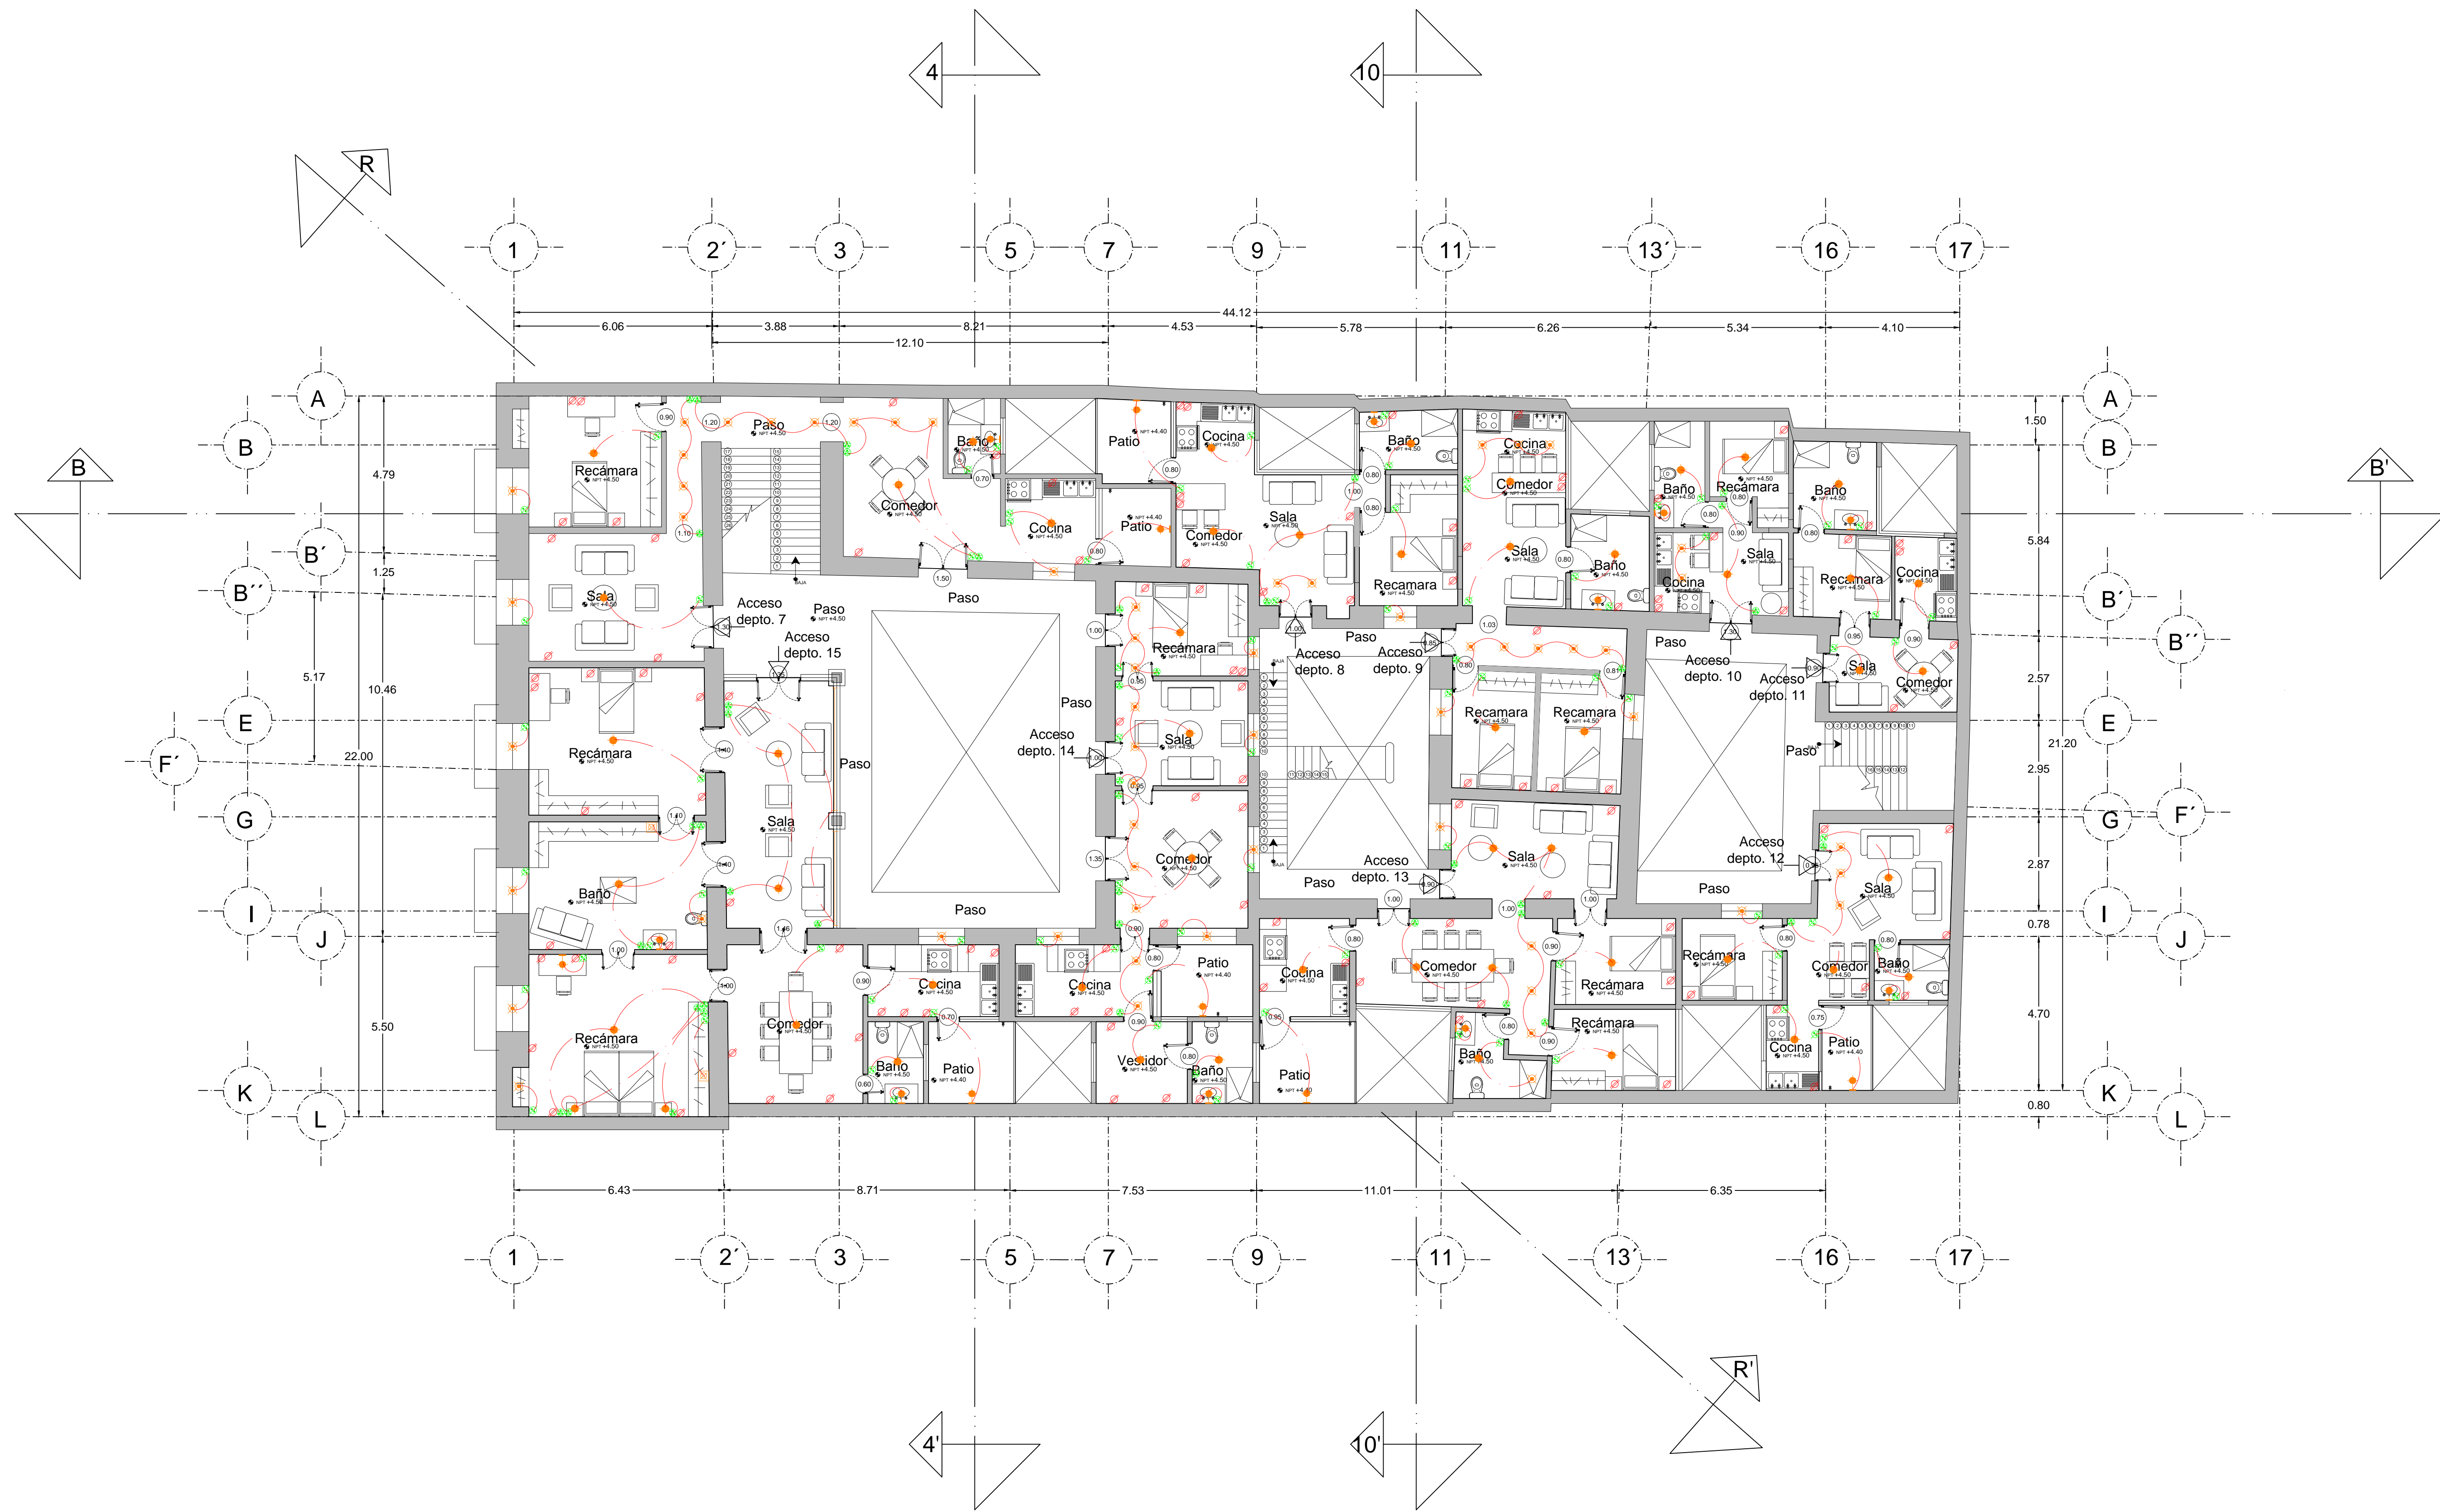

PROYECTO:
SIEMPRE VIVA 311

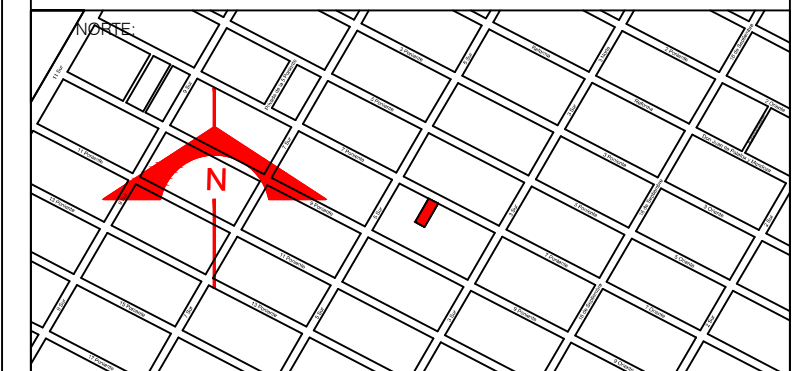

ESCALA:
1 : 100

FECHA:
NOVIEMBRE 2013

SIMBOLOGIA:


luz cenital		Lampara empotrada a muro		Lampara con mica		Tablero General		Timbre	
lampara de aluogeno de empotrar		Contacto motores		Apagador sencillo		Salida de telefono		Zumbador	
Arbotante		Reflector exterior		Apagador de escalera		Salida de T.V.		Línea eléctrica	
Slim light		Salida piso		Tablero para calentador		Contacto de piso		Lampara empotrada a piso	
		Salida muro		Contacto 220 w		Telefono		Cinta LED	
				Contacto				Bajada Tendido Eléctrico BTE	

FRANCISCO ROMANO NAVA
ID: 122904
TESIS


AVENIDA 7 PONIENTE #311
PUEBLA, PUEBLA
CENTRO

PLANO: INSTALACION ELECTRICA DEPARTAMENTOS PLANTA ALTA Piso 2

CLAVE: ELE-02.2

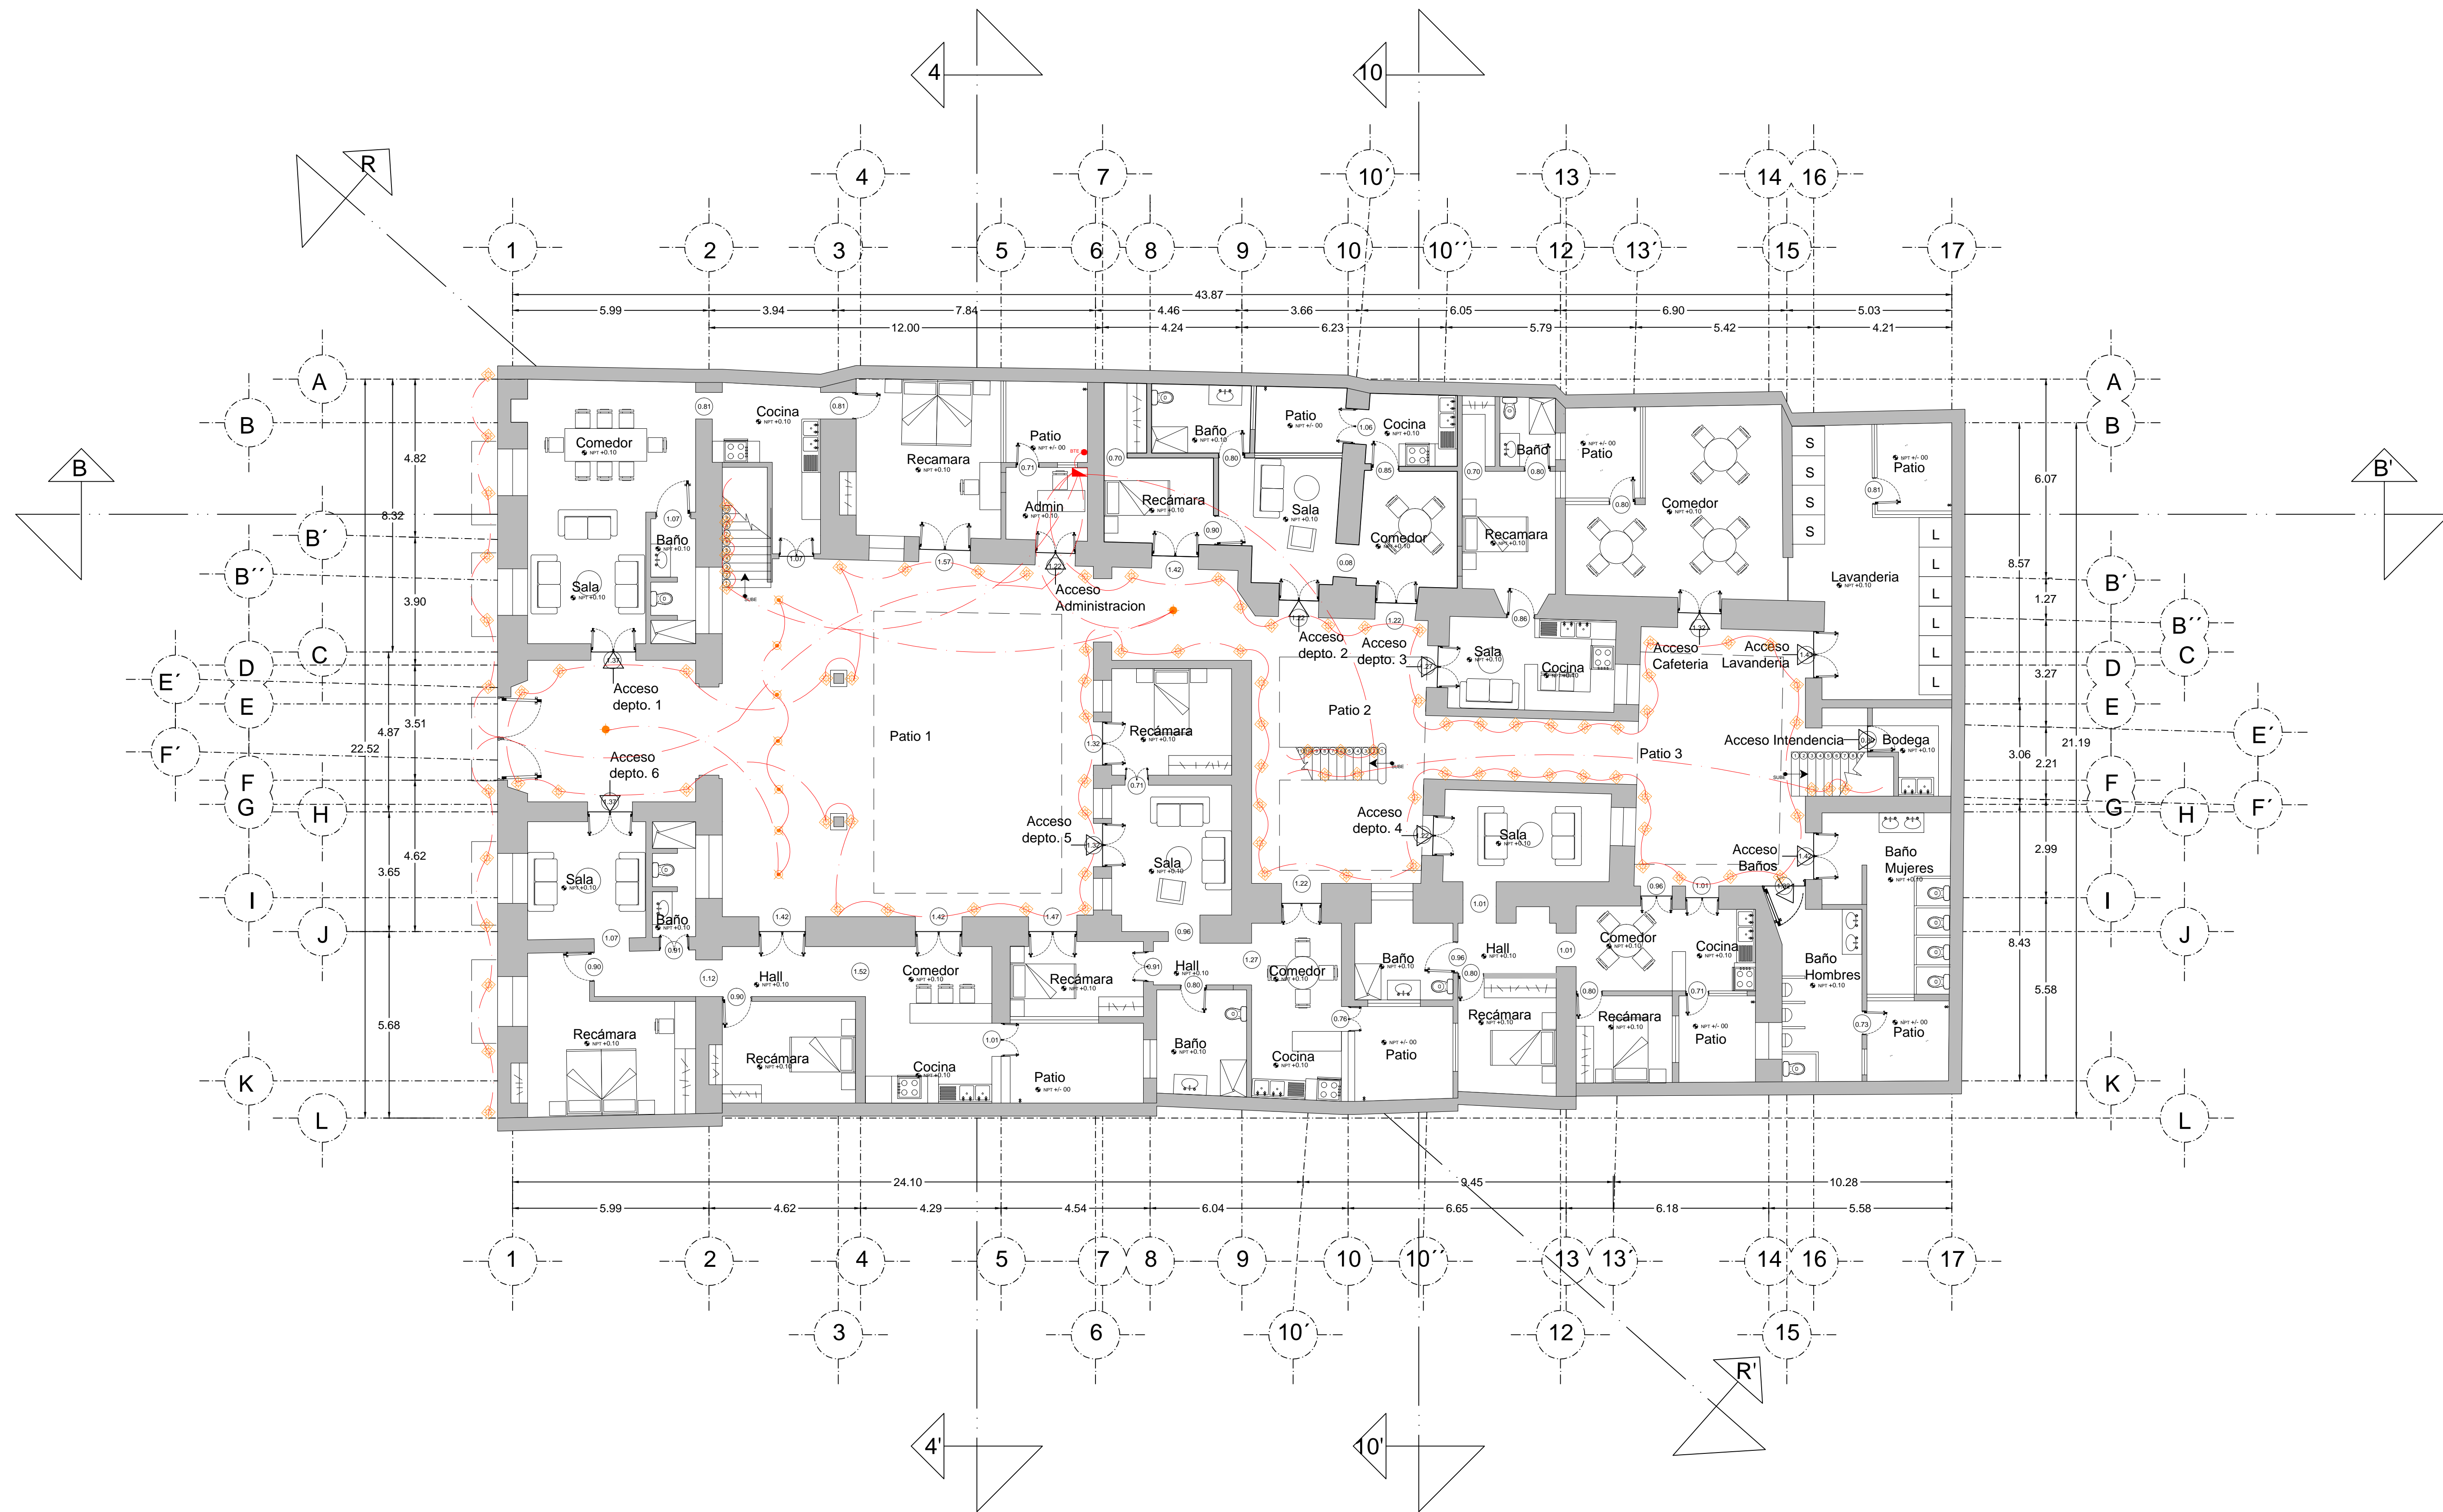

PROYECTO:
SIEMPRE VIVA 311

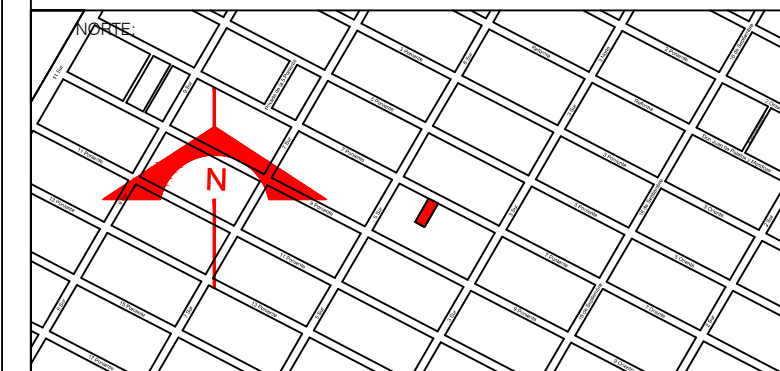

ESCALA:
1 : 100

FECHA:
NOVIEMBRE 2013

SIMBOLOGIA:


luz cenital		Lampara empotrada a muro		Lampara con mica		Tablero General		Timbre	
lampara de aluogeno de empotrar		Contacto motores		Apagador sencillo		Salida de telefono		Zumbador	
Arbotante		Reflector exterior		Apagador de escalera		Salida de T.V.		Línea eléctrica	
Slim light		Salida piso		Tablero para calentador		Contacto de piso		Lampara empotrada a piso	
		Salida muro		Contacto 220 w		Telefono		Cinta LED	
				Contacto				Bajada Tendido Eléctrico BTE	

FRANCISCO ROMANO NAVA
ID: 122904
TESIS


AVENIDA 7 PONIENTE #311
PUEBLA, PUEBLA
CENTRO

PLANO: INSTALACION ELECTRICA
CASA
PLANTA BAJA
Piso 1

CLAVE:
ELE-02.3

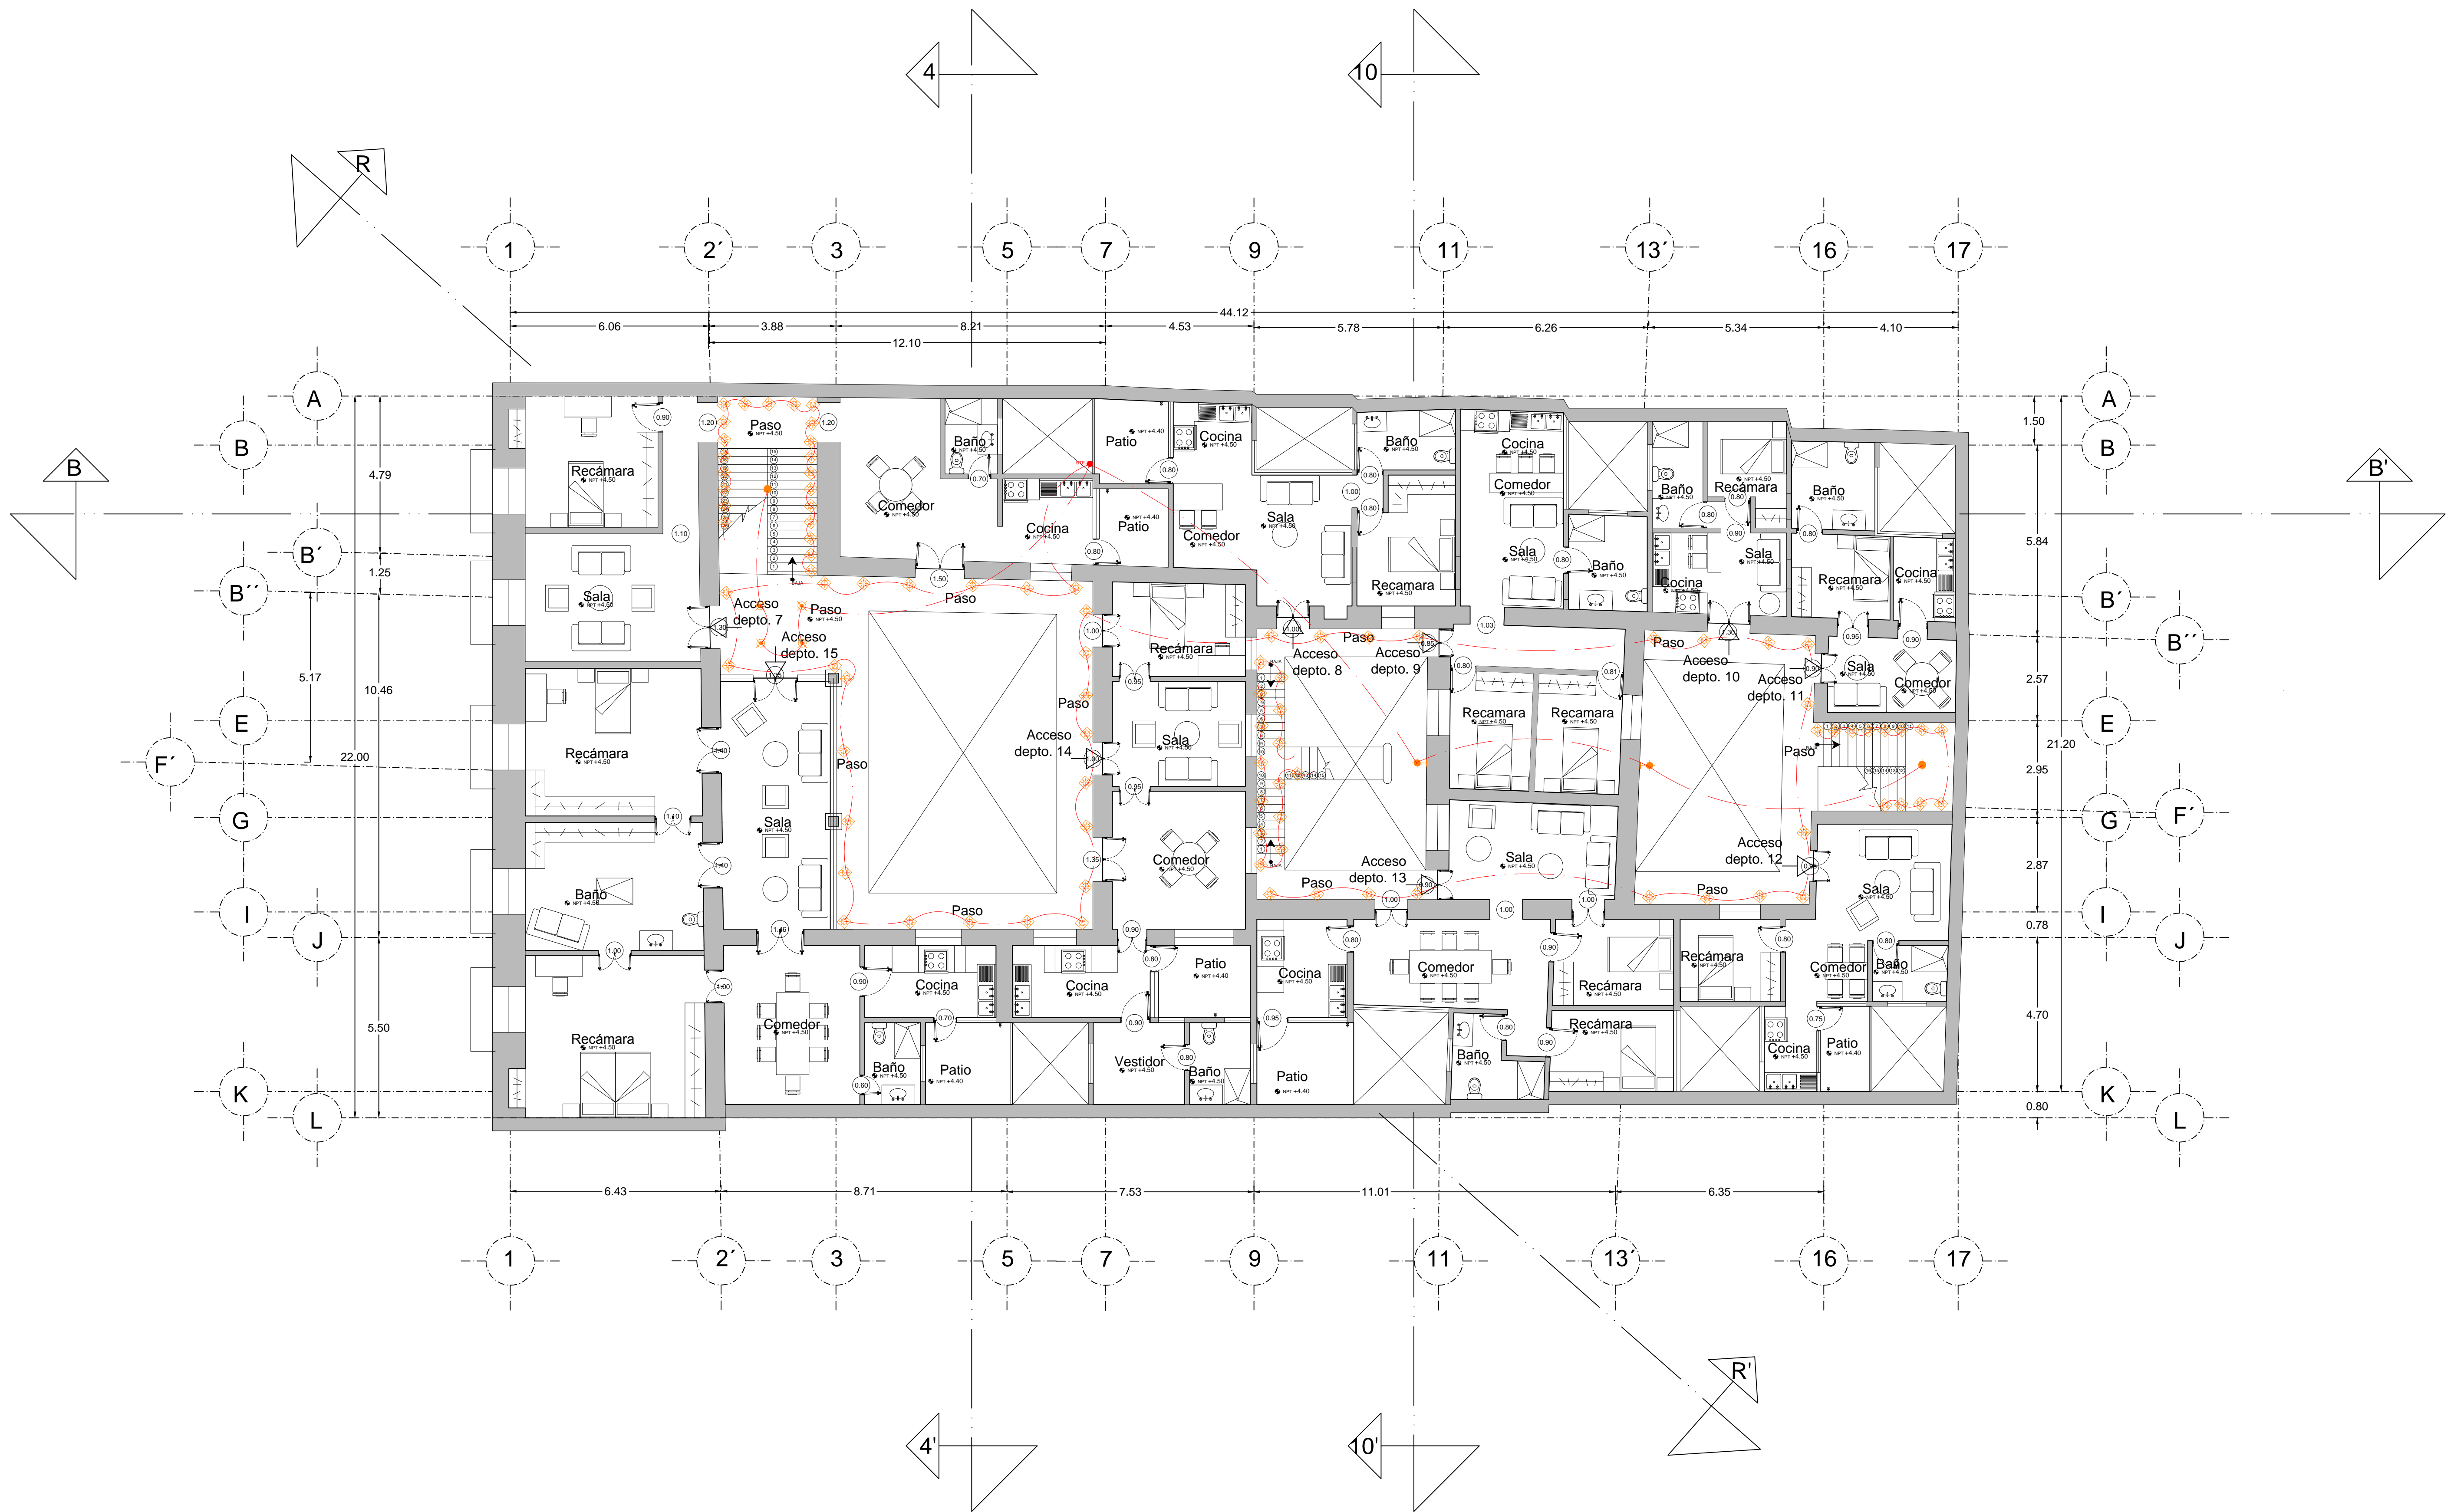

PROYECTO:
SIEMPRE VIVA 311

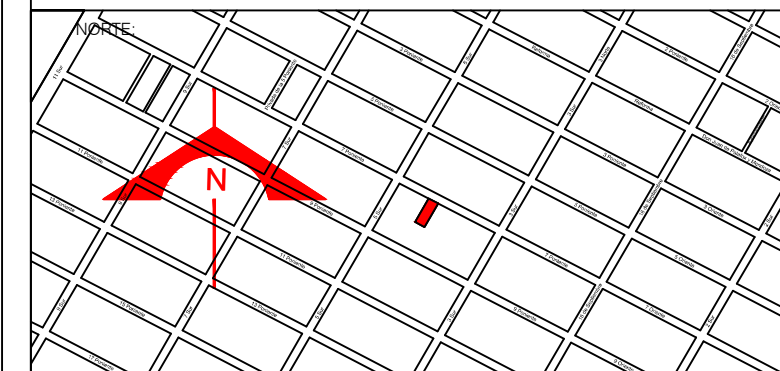

ESCALA:
1 : 100

FECHA:
NOVIEMBRE 2013

SIMBOLOGIA:


luz cenital		Lampara empotrada a muro		Tablero General		Timbre	
lampara de aluogeno de empotrar		Contacto motores		Lampara con mica		Zumbador	
Arbotante		Reflector exterior		Apagador sencillo		Línea eléctrica	
Slim light		Salida piso		Apagador de escalera		Lampara empotrada a piso	
		Salida muro		Tablero para calentador		Cinta LED	
				Contacto 220 w		Bajada Tendido Eléctrico BTE	
				Contacto			
				Salida de telefono			
				Salida de T.V.			
				Contacto de piso			
				Telefono			

FRANCISCO ROMANO NAVA
ID: 122904
TESIS

AVENIDA 7 PONIENTE #311
PUEBLA, PUEBLA
CENTRO


PLANO: INSTALACION ELECTRICA
CASA
PLANTA ALTA
Piso 2

CLAVE:
ELE-02.4

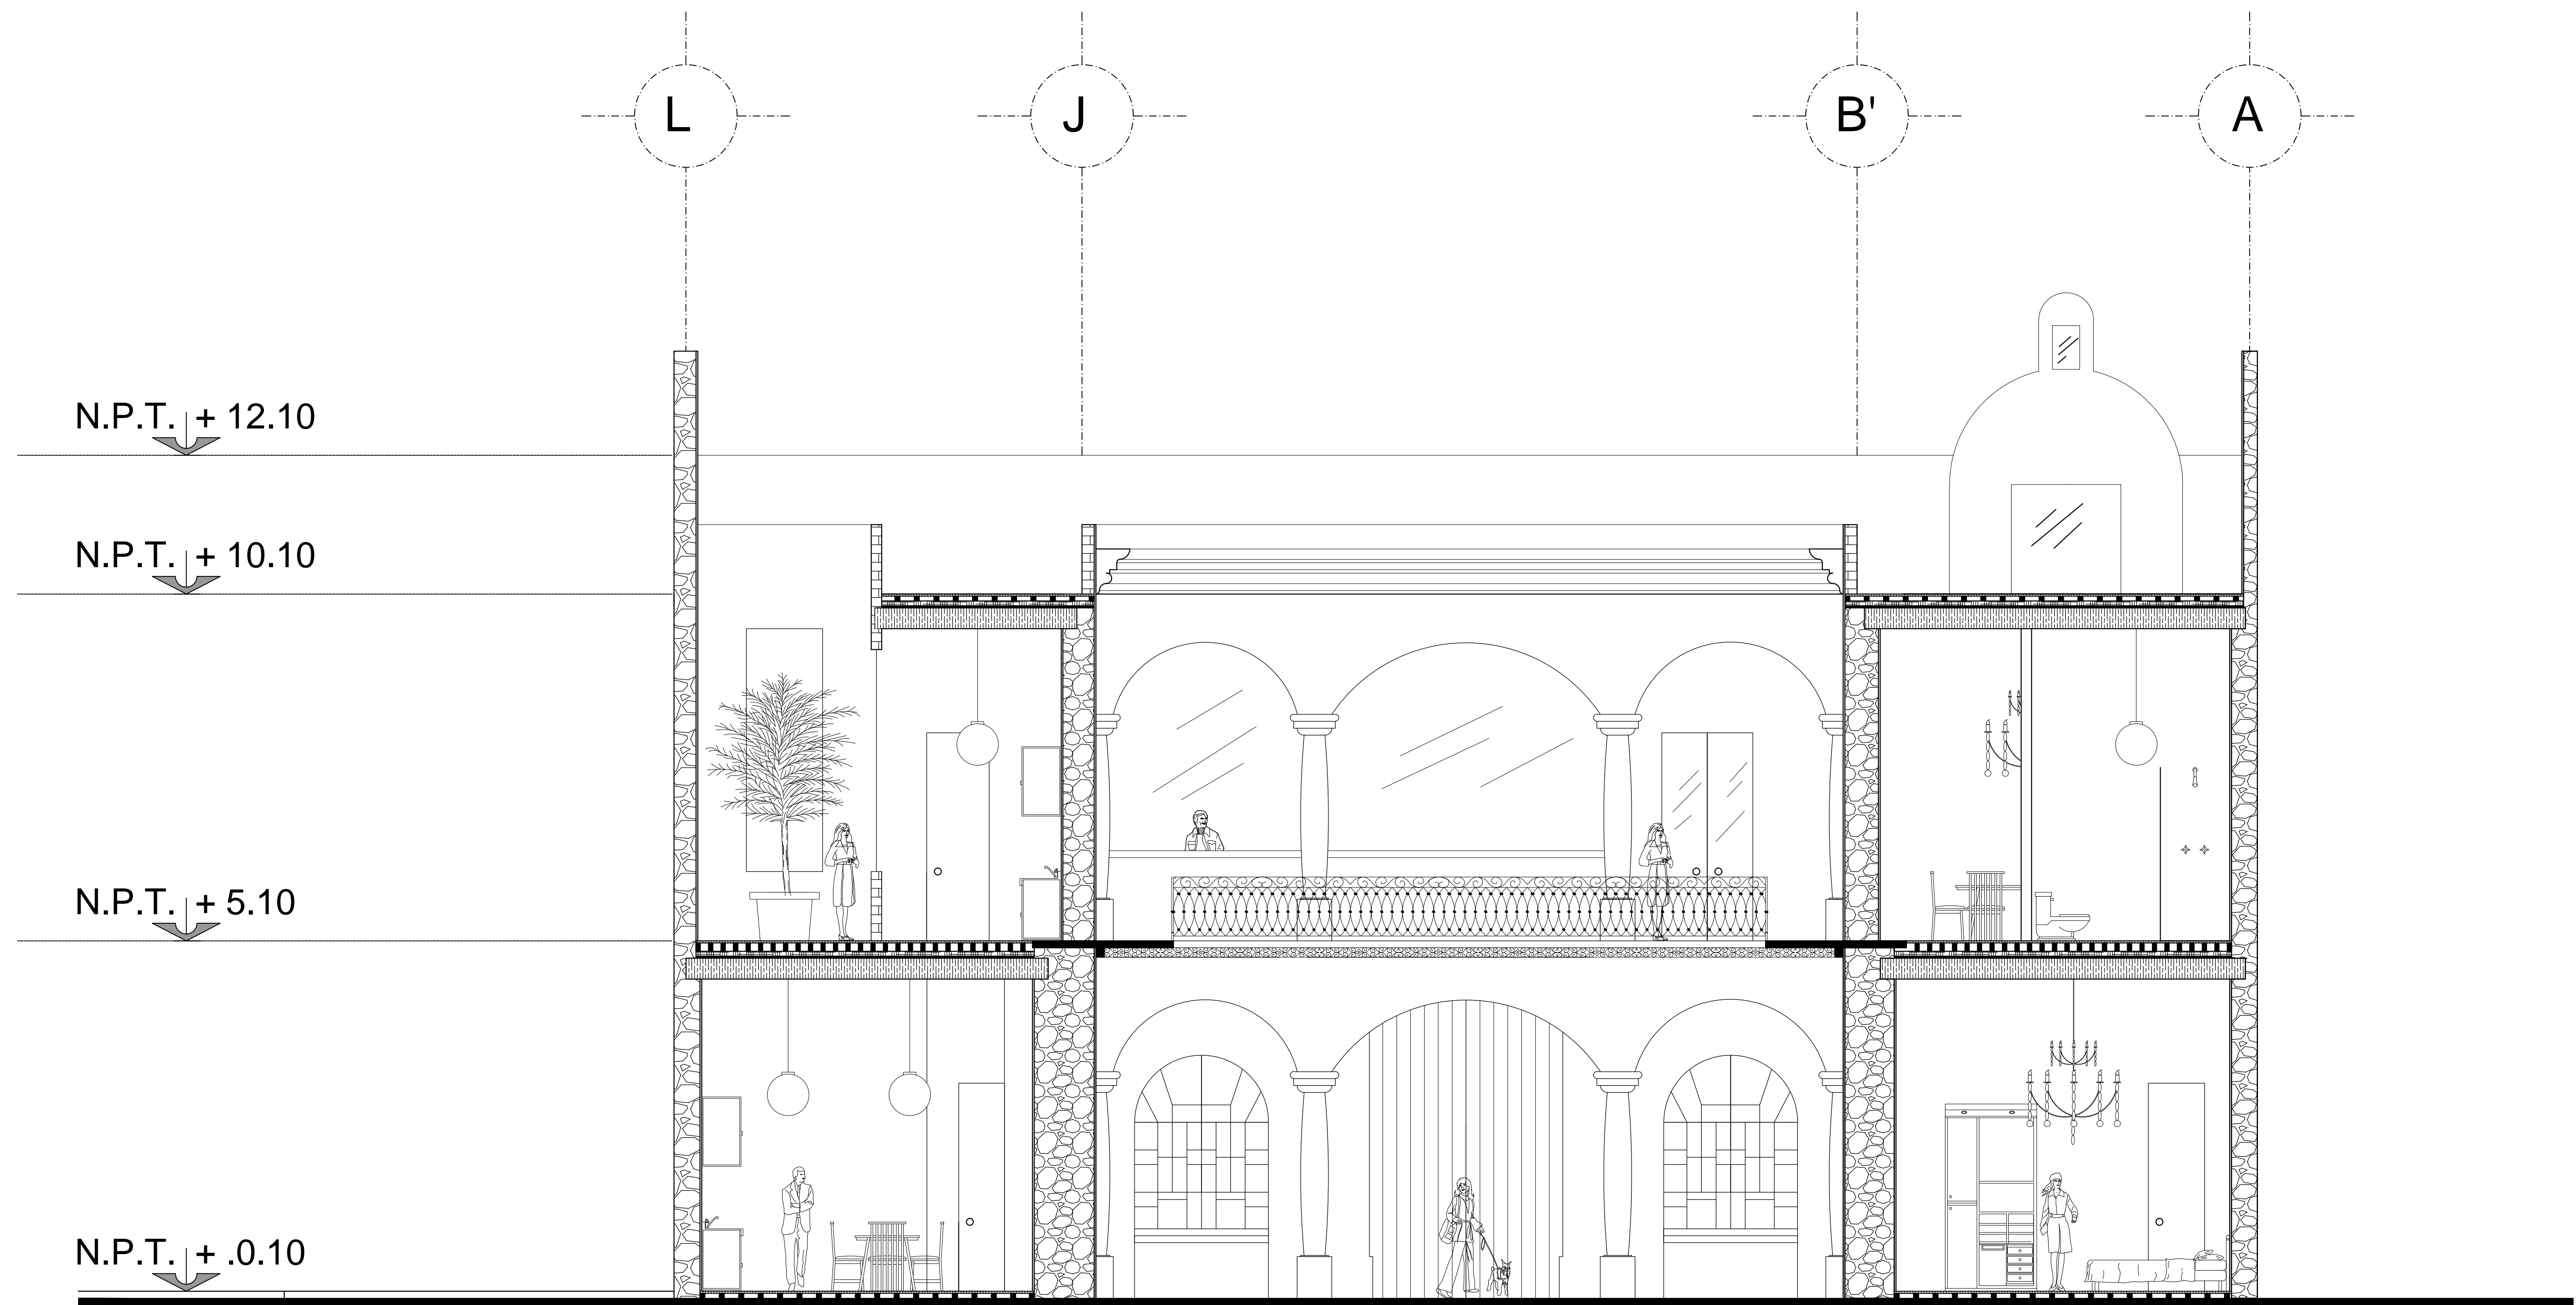

PROYECTO:

SIEMPRE VIVA **311**

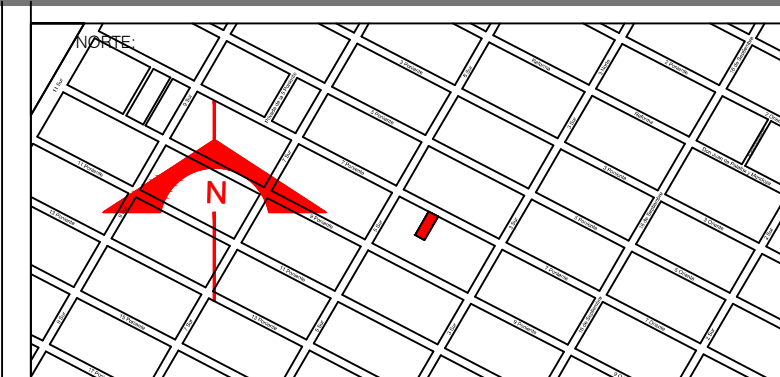

ESCALA:

1 : 50

FECHA:

NOVIEMBRE 2013

SIMBOLOGIA:

FRANCISCO ROMANO NAVA
ID: 122904
TESIS


AVENIDA 7 PONIENTE #311
PUEBLA, PUEBLA
CENTRO

PLANO:


CORTE 4-4'

CLAVE:

ARQ-06.1

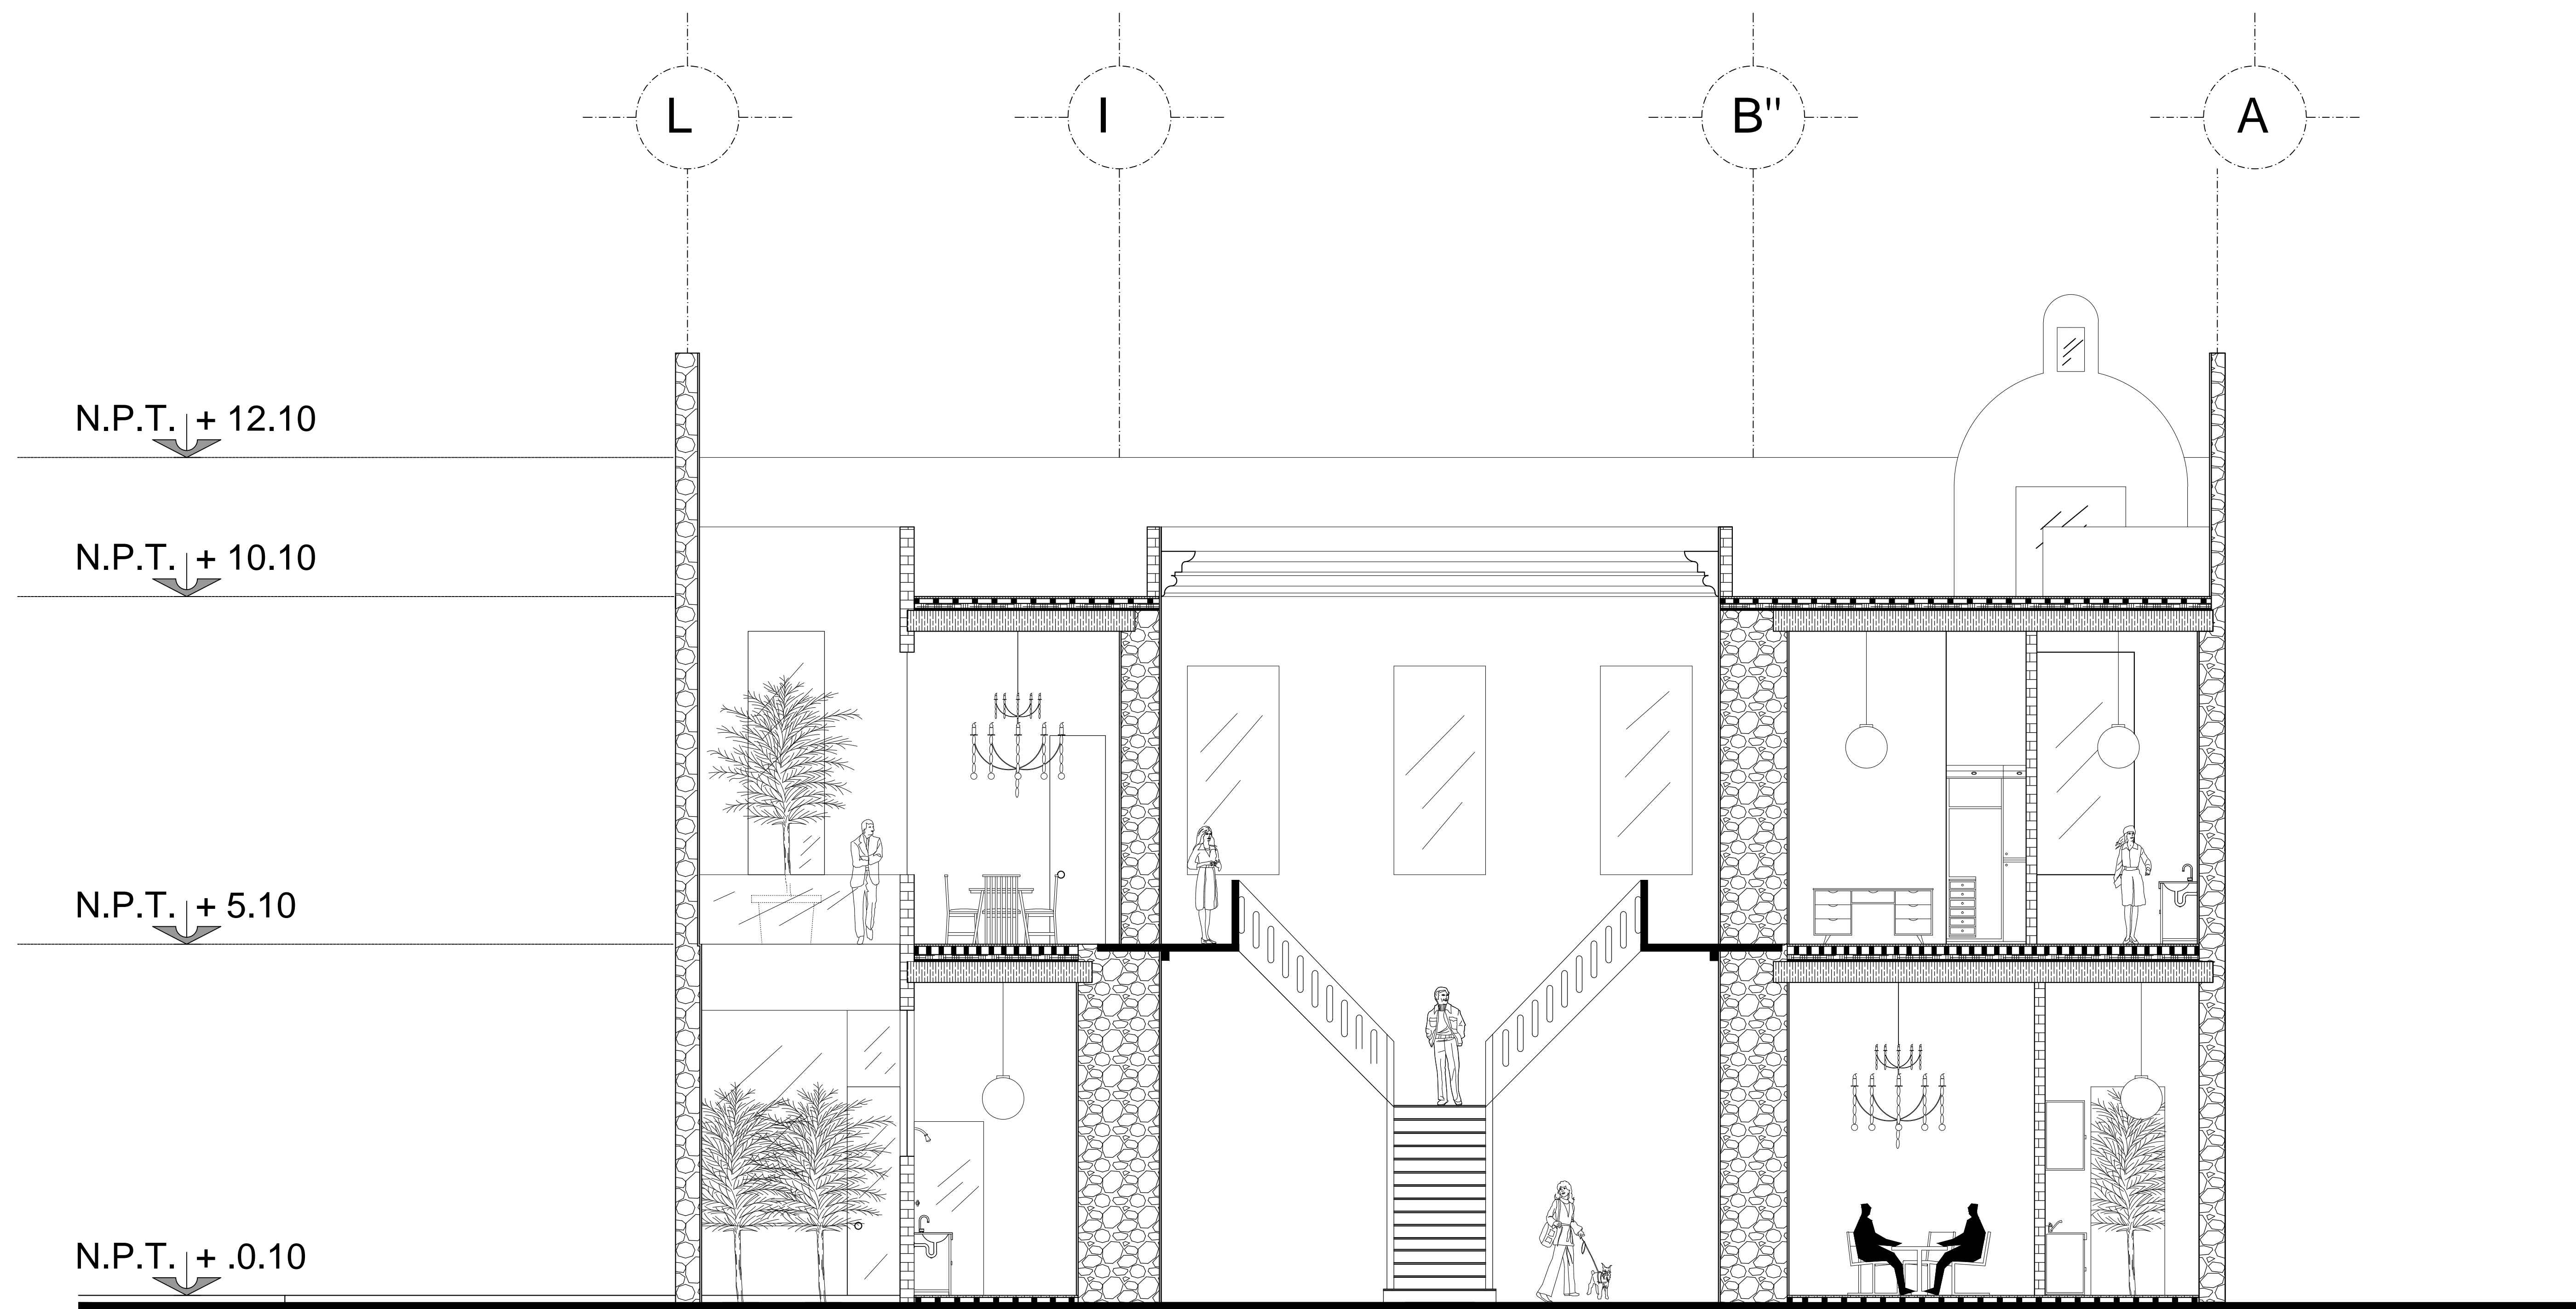

PROYECTO:
SIEMPRE VIVA 311

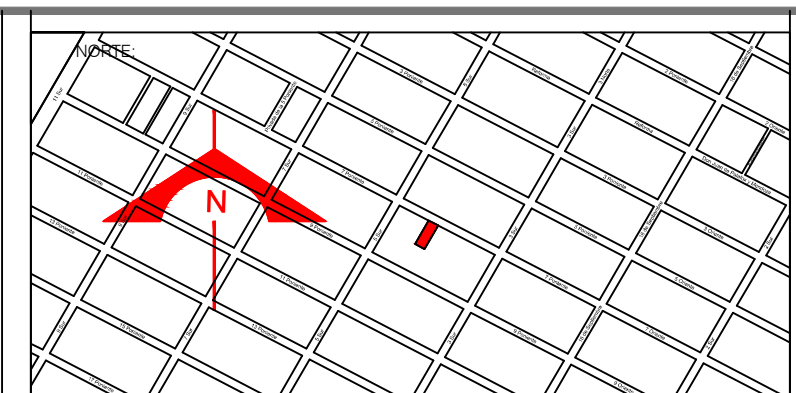

ESCALA:
 1 : 50

FECHA:
 NOVIEMBRE 2013


SIMBOLOGIA:

FRANCISCO ROMANO NAVA
 ID: 122904
 TESIS

AVENIDA 7 PONIENTE #311
 PUEBLA, PUEBLA
 CENTRO

PLANO:
 CORTE 10-10'

CLAVE:
 ARQ-06.2

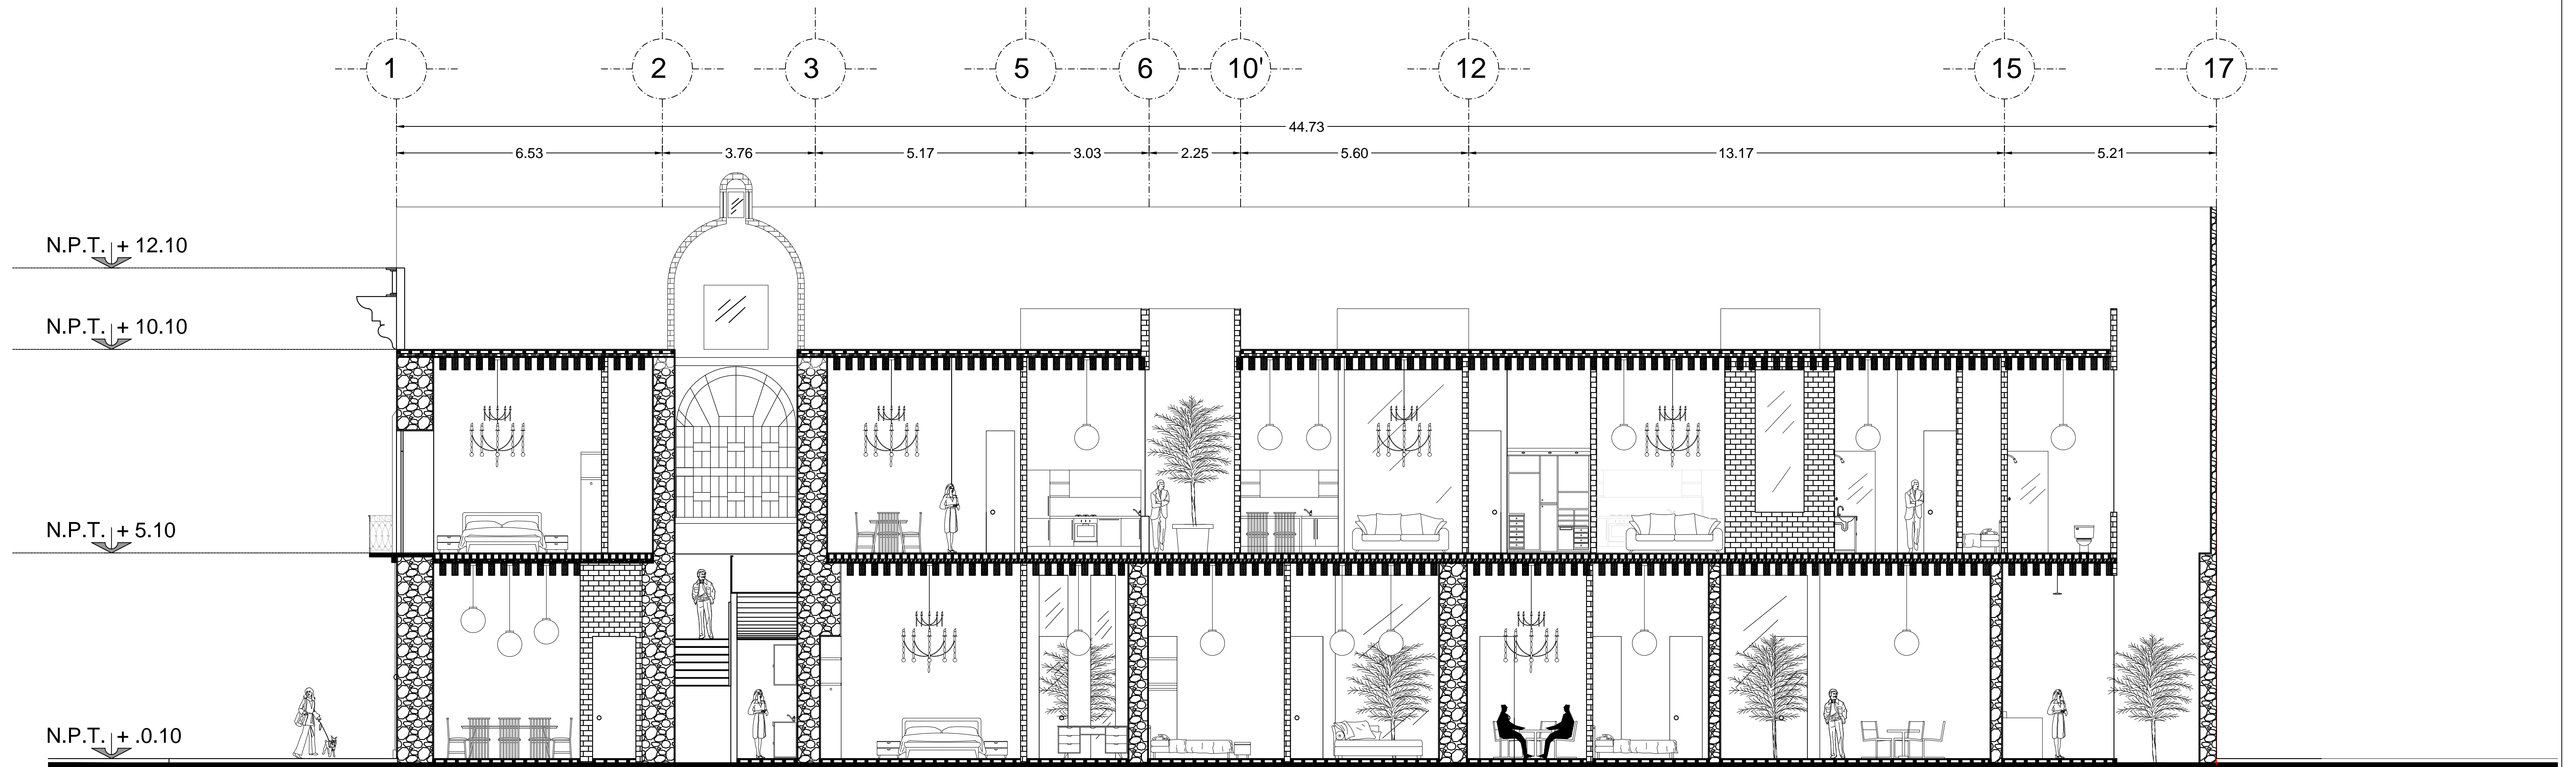

PROYECTO:
SIEMPRE VIVA 311




ESCALA:
 1 : 75
 FECHA:
 NOVIEMBRE 2013


SIMBOLOGIA:

FRANCISCO ROMANO NAVA
 ID: 122904
 TESIS
 AVENIDA 7 PONIENTE #311
 PUEBLA, PUEBLA
 CENTRO

PLANO:
 CORTE B-B'
 CLAVE:
 ARQ-06.3

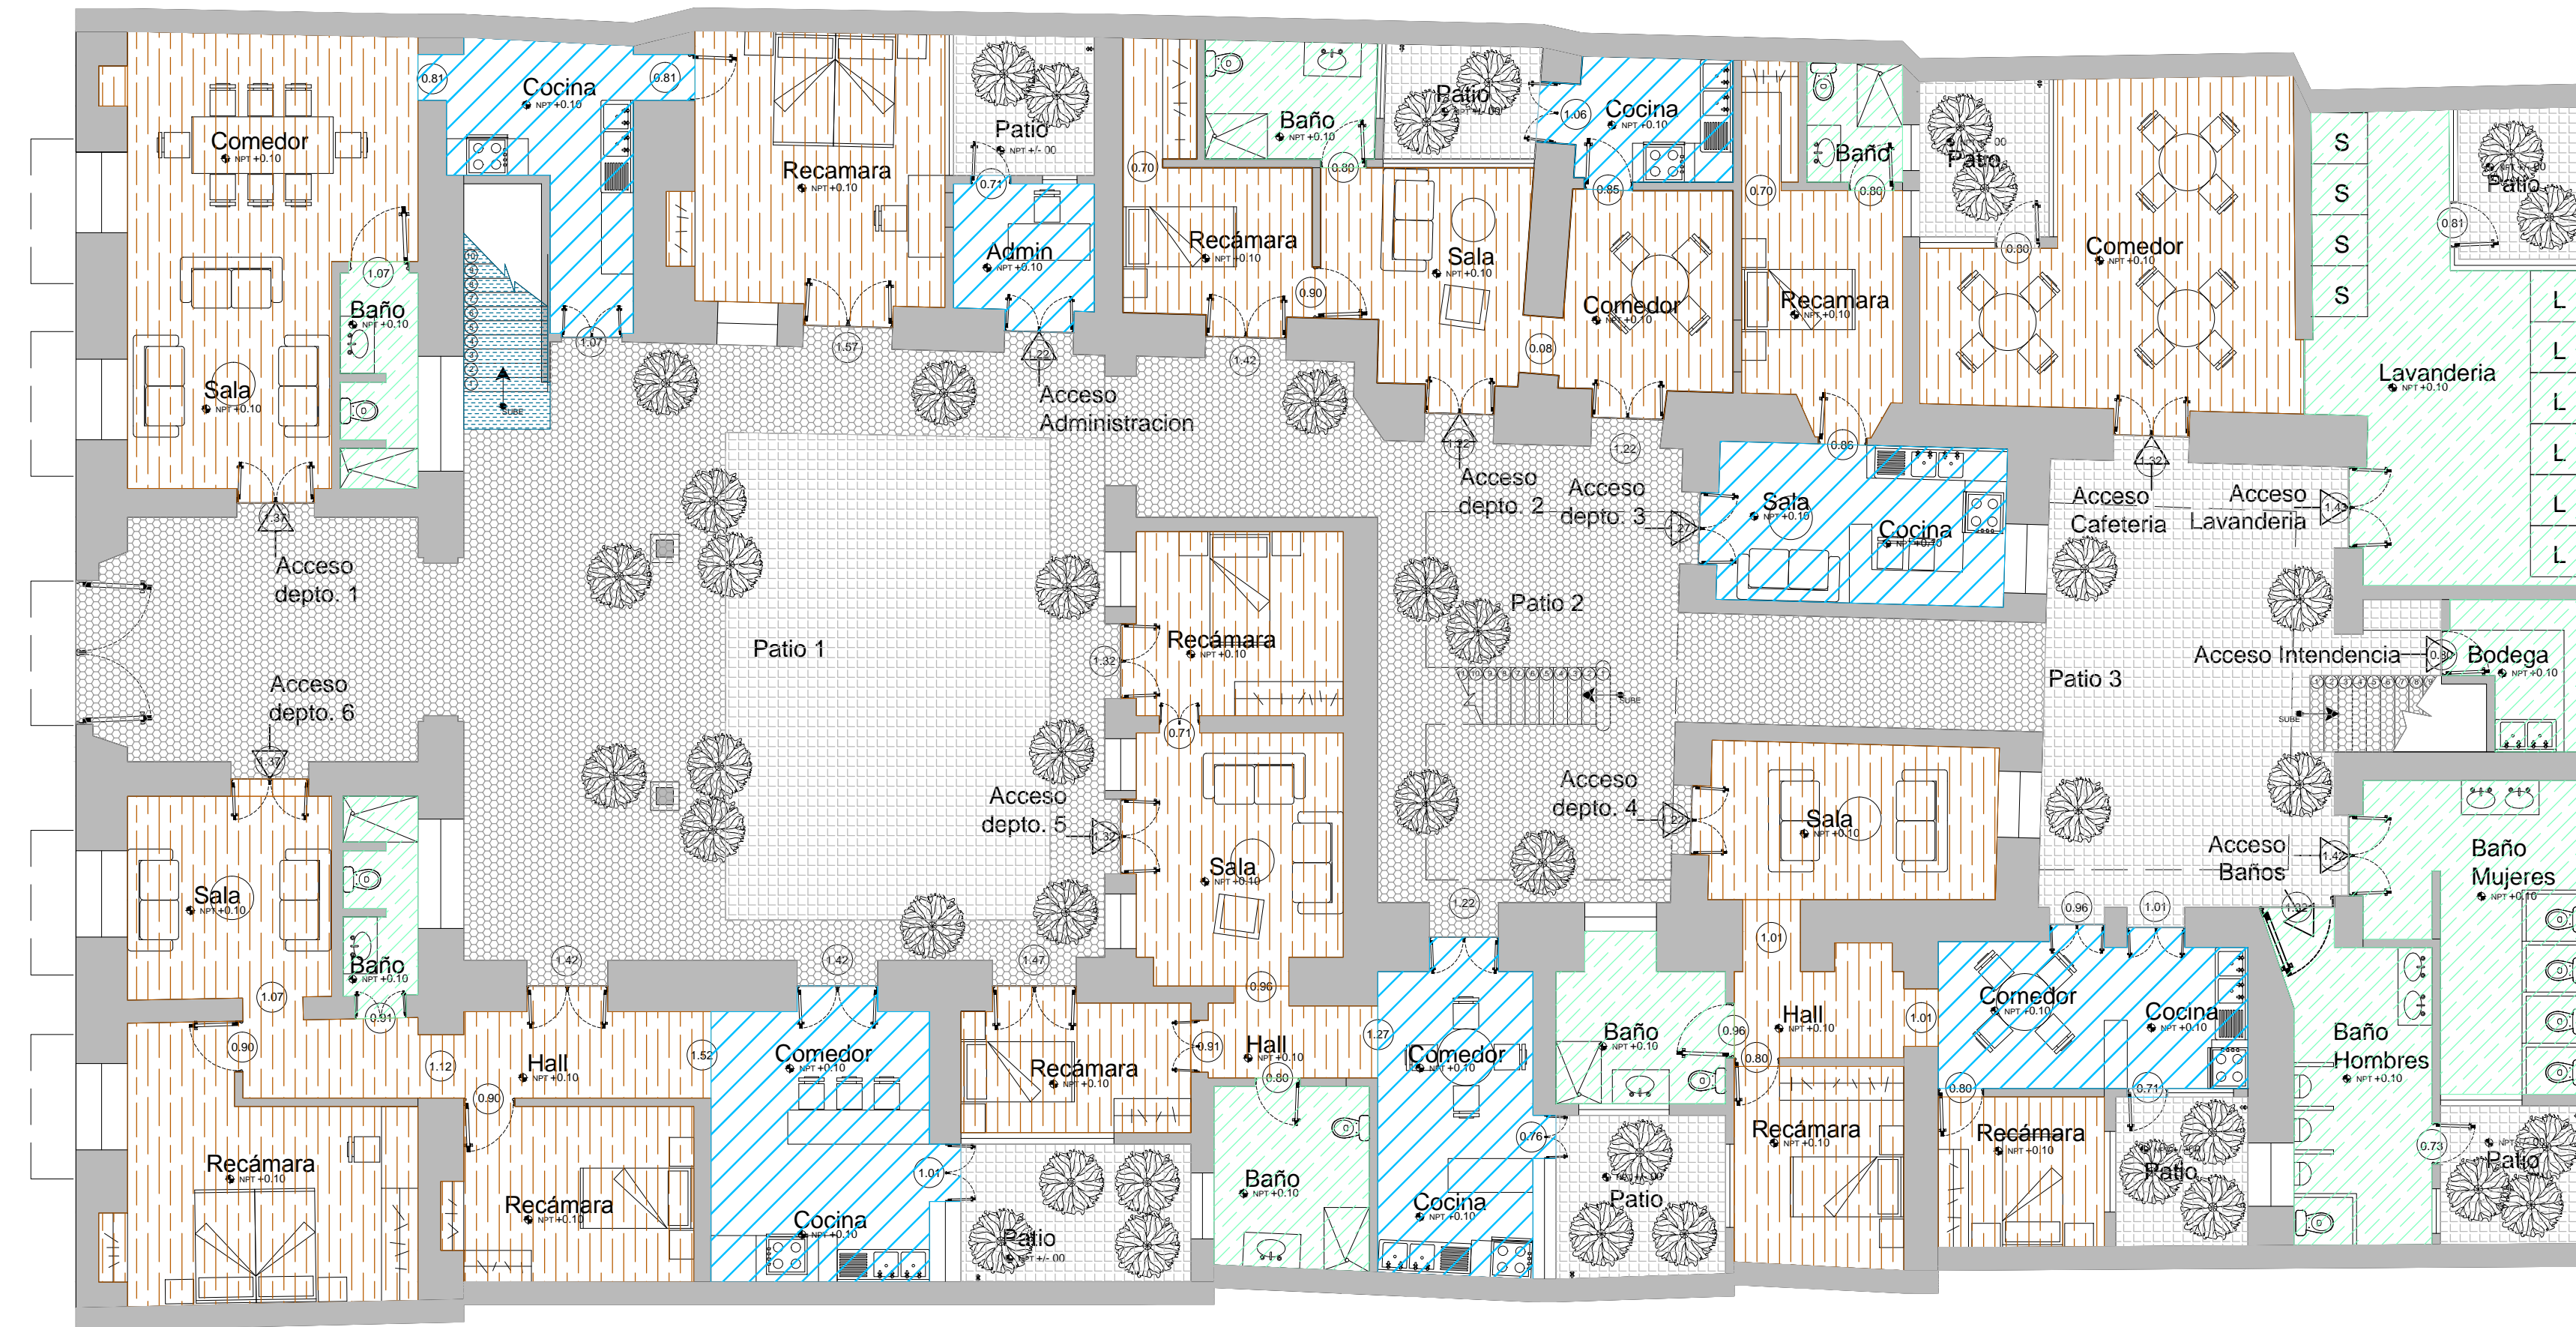

PROYECTO:
SIEMPRE VIVA 311

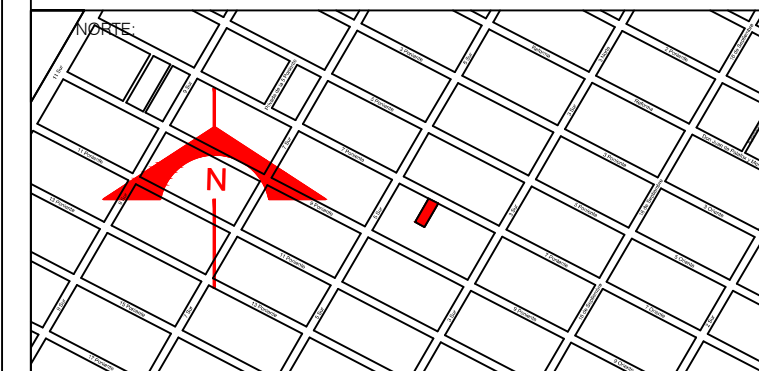

ESCALA:
1 : 100

FECHA:
NOVIEMBRE 2013

- SIMBOLOGIA:
- DUELA DE PINO ESTUFADA DE PRIMERA CALIDAD DE 4" X 3/4" X 2.5M
 - PIZO PORCELANICO CALABRIA CREMA MARFIL SEMIPULIDO 60CM X 60CM DE INTERCERAMIC
 - PISO CERAMICO SLATE BLACK ESTRUCTURADO 60CM X 60CM DE INTERCERAMIC


- CONCRETO ESTAMPADO
- PIEDRA LAJA
- MARMOL DE CARRARA NEGRO DE 60CM X 120CM Y 4CM DE ESPESOR

FRANCISCO ROMANO NAVA
ID: 122904
TESIS


AVENIDA 7 PONIENTE #311
PUEBLA, PUEBLA
CENTRO

PLANO:
ACABADOS DE PISO
PLANTA BAJA

CLAVE:
ACA-01-1

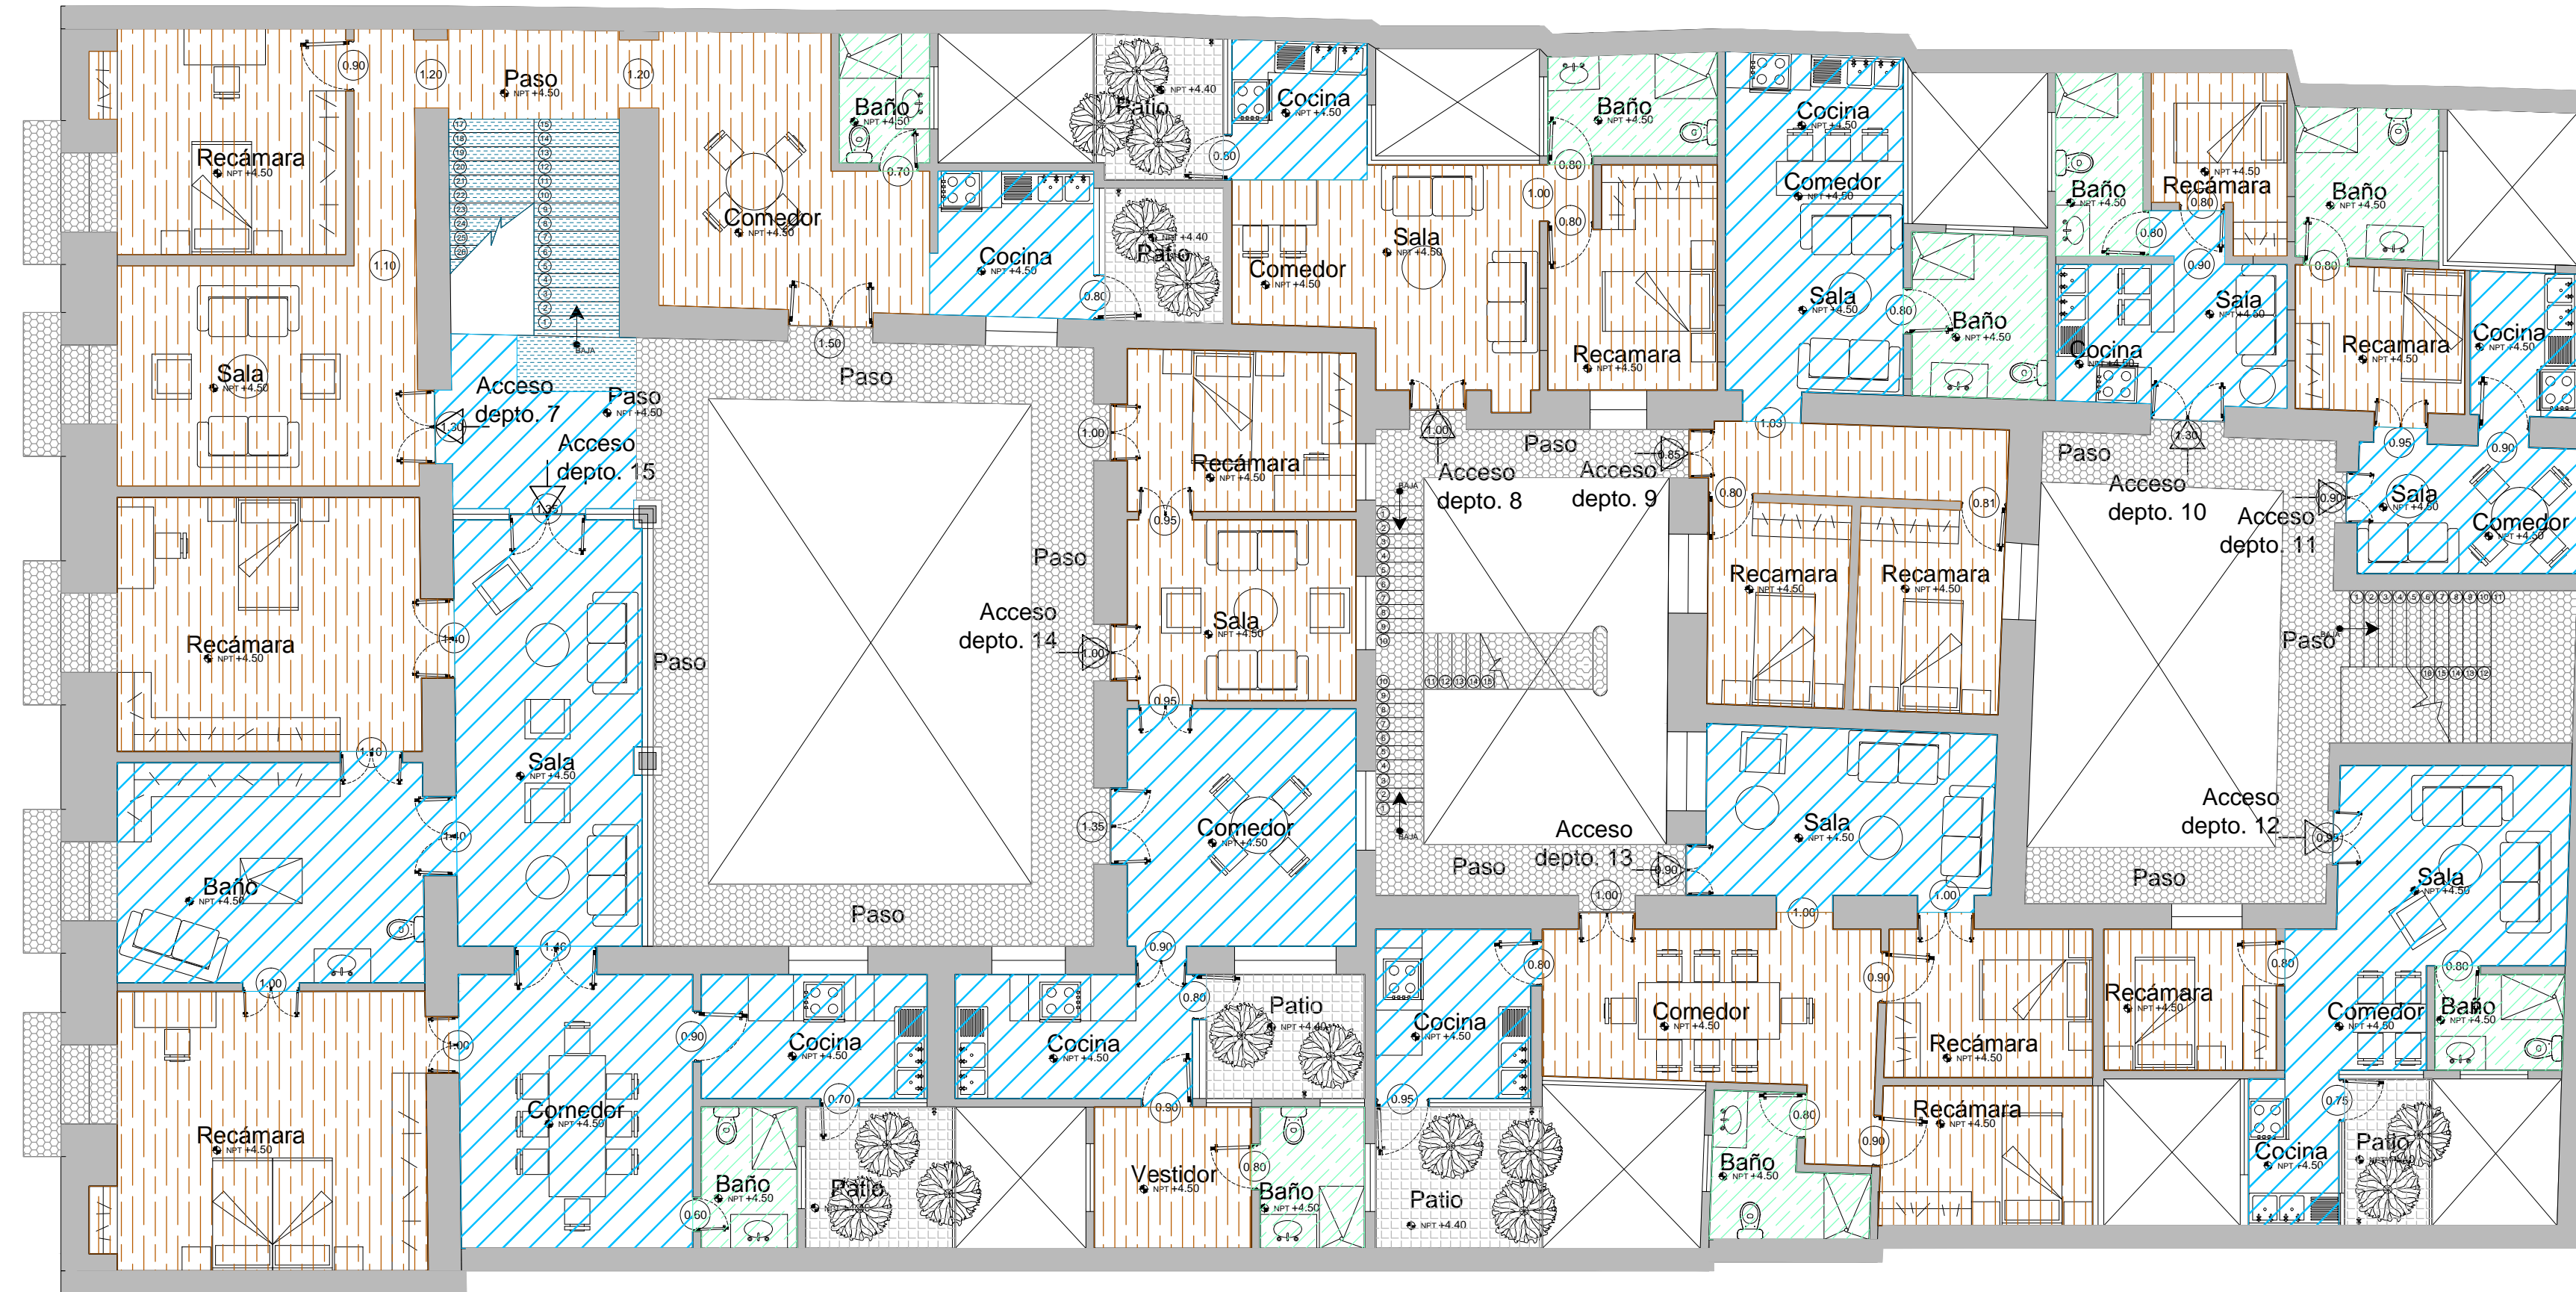

PROYECTO:
SIEMPRE VIVA 311

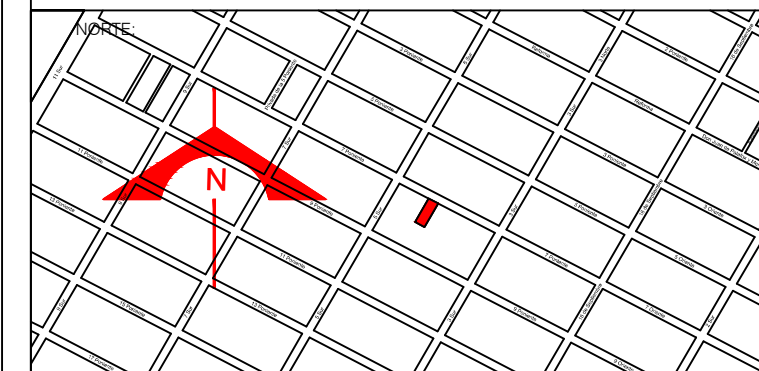


ESCALA:
 1 : 100
 FECHA:
 NOVIEMBRE 2013

- SIMBOLOGIA:
- DUELA DE PINO ESTUFADA DE PRIMERA CALIDAD DE 4" X 3/4" X 2.5M
 - PIZO PORCELANICO CALABRIA CREMA MARFIL SEMIPULIDO 60CM X 60CM DE INTERCERAMIC
 - PISO CERAMICO SLATE BLACK ESTRUCTURADO 60CM X 60CM DE INTERCERAMIC


- SIMBOLOGIA:
- CONCRETO ESTAMPADO
 - PIEDRA LAJA
 - MARMOL DE CARRARA NEGRO DE 60CM X 120CM Y 4CM DE ESPESOR

FRANCISCO ROMANO NAVA
 ID: 122904
 TESIS
 AVENIDA 7 PONIENTE #311
 PUEBLA, PUEBLA
 CENTRO

PLANO:
 ACABADOS DE PISO
 PLANTA ALTA
 CLAVE:
 ACA-01-2

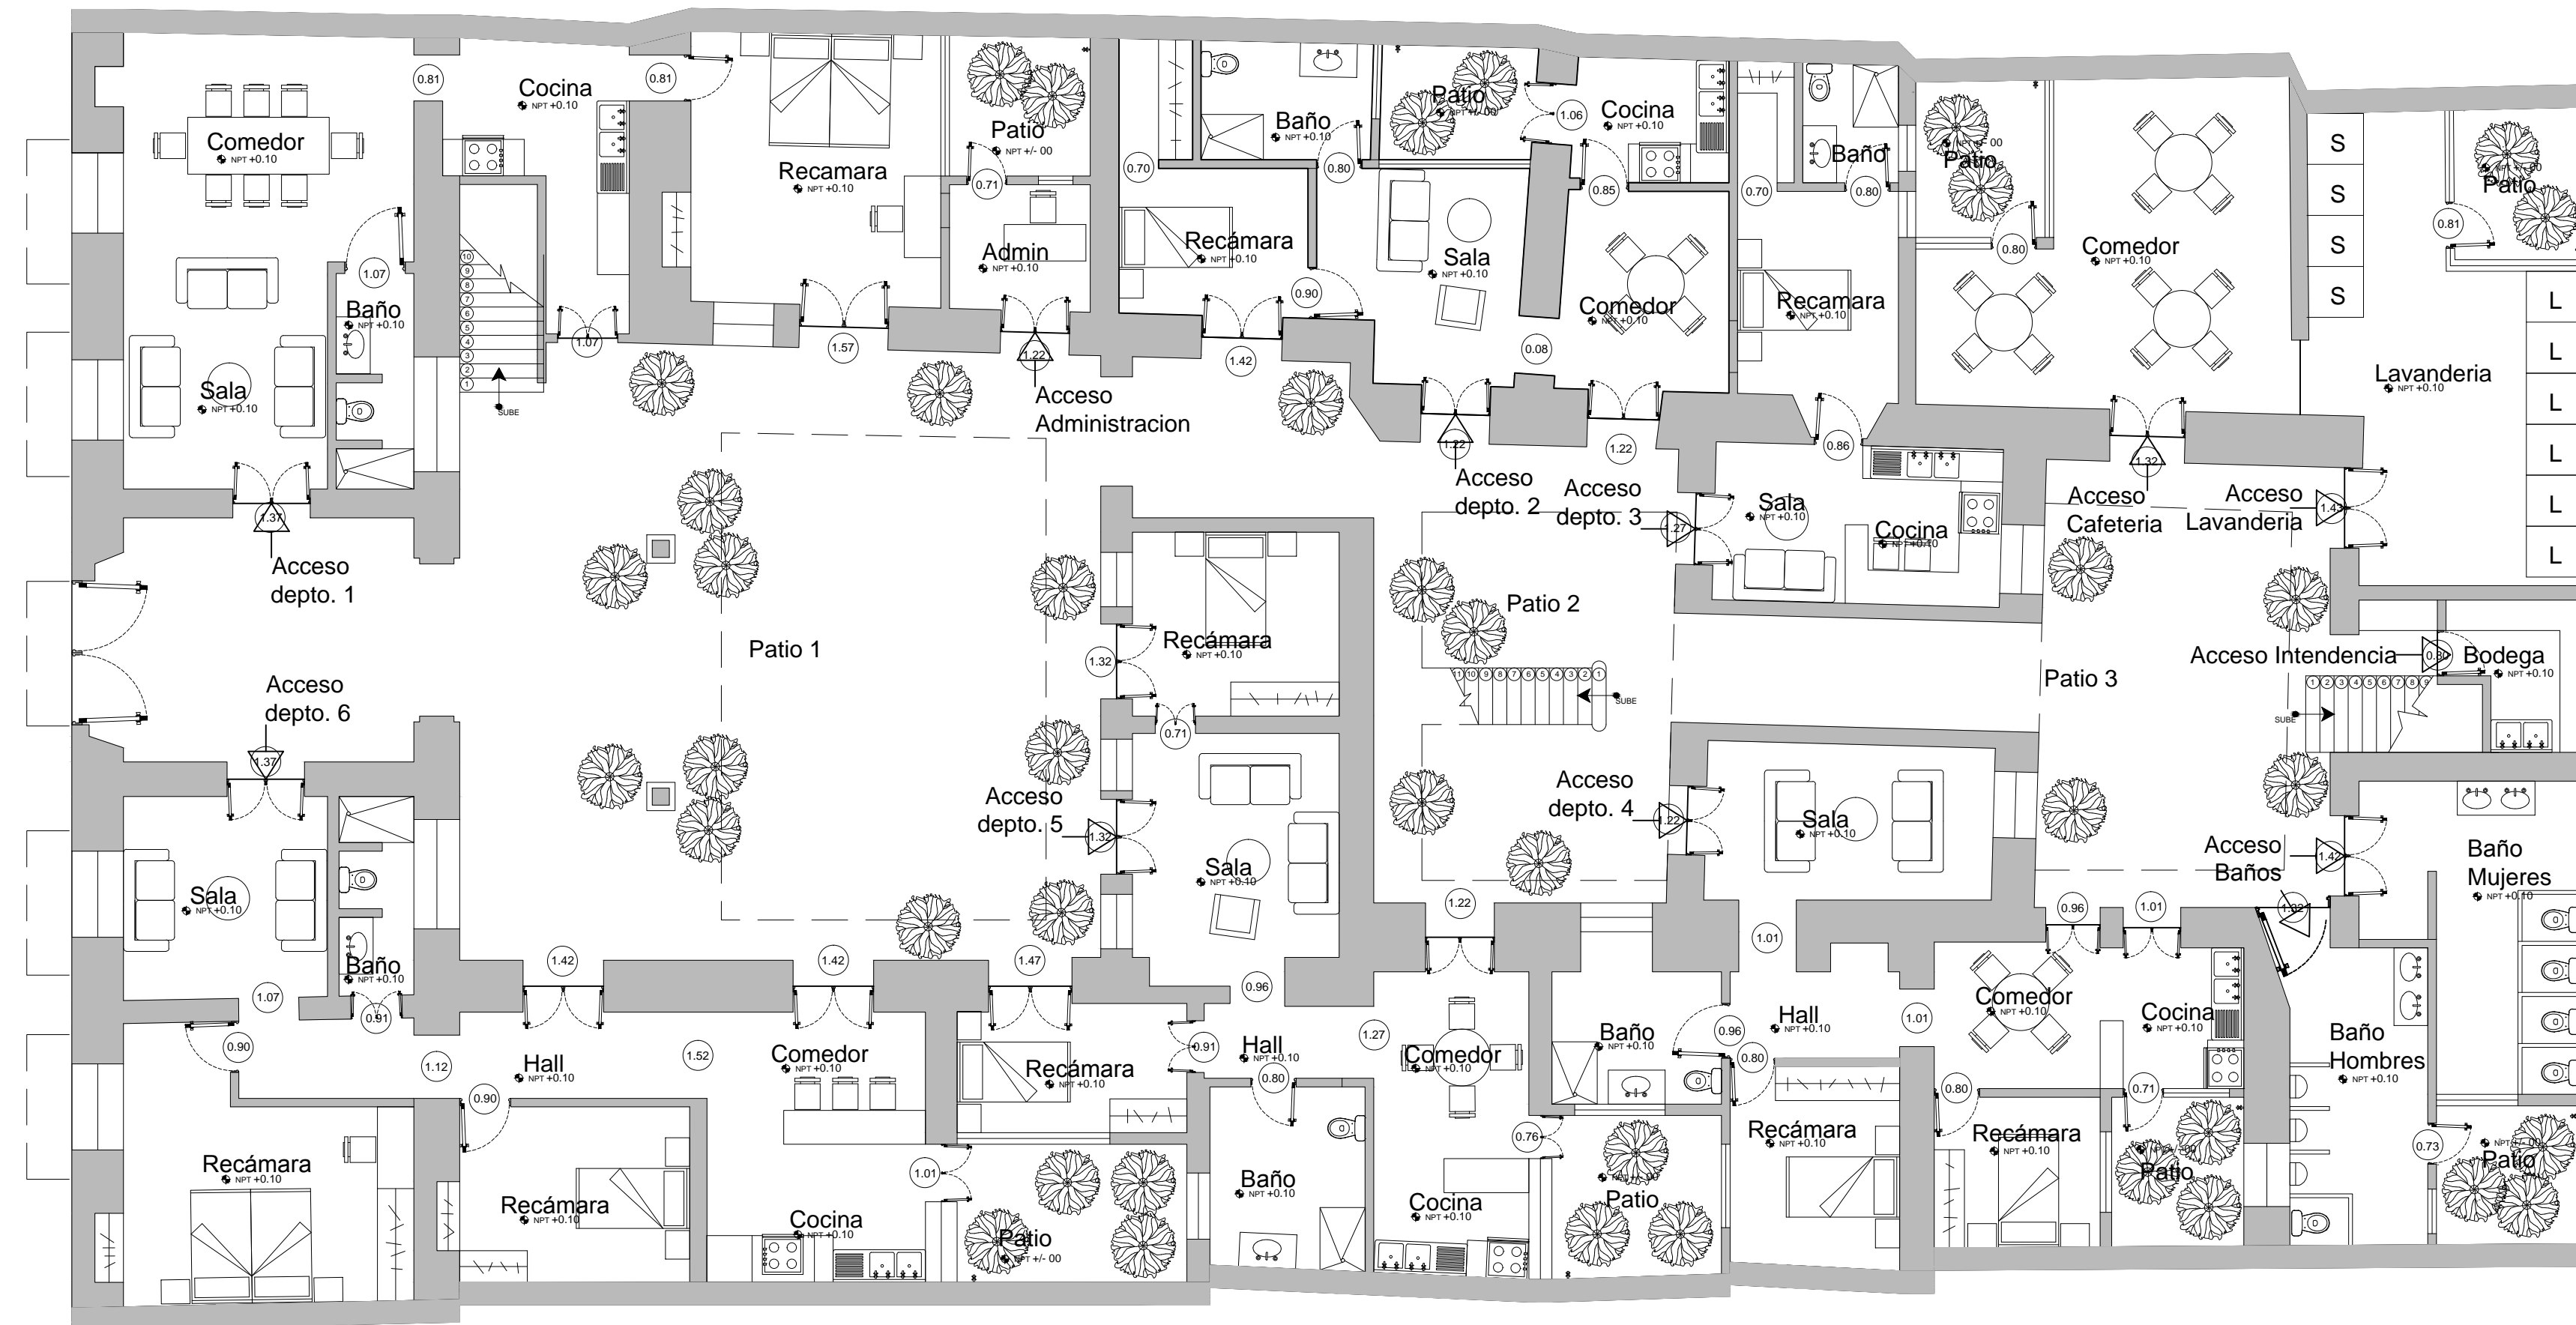
 



 
 


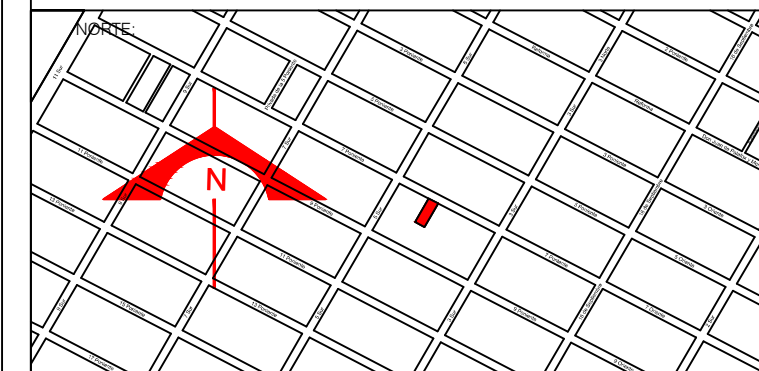PROYECTO:
SIEMPRE VIVA 311



ESCALA:
1 : 100

FECHA:
NOVIEMBRE 2013


SIMBOLOGIA:	
	PINTURA VINILICA BLANCA LAVABLE PARA INTERIOR DE BEHR A DOS MANOS
	PINTURA VINILICA DE COLOR LAVABLE PARA INTERIOR DE BEHR A DOS MANOS
	PINTURA VINILICA DE COLOR LAVABLE PARA EXTERIOR DE BEHR A DOS MANOS
	TERMINACION EN MAMPOSTERIA APARENTE
	PINTURA VINILICA DE COLOR LAVABLE PARA INTERIOR DE BEHR A DOS MANOS
	PINTURA VINILICA BLANCA LAVABLE PARA EXTERIOR DE BEHR A DOS MANOS
	MURO PORCELANICO ADVANCE GRIGIO LIPICA ESTRUCTURADO 30 X 60 INTERCERAMIC

FRANCISCO ROMANO NAVA
ID: 122904
TESIS


AVENIDA 7 PONIENTE #311
PUEBLA, PUEBLA
CENTRO

PLANO:
ACABADOS DE MURO
PLANTA BAJA

CLAVE:
ACA-02.1

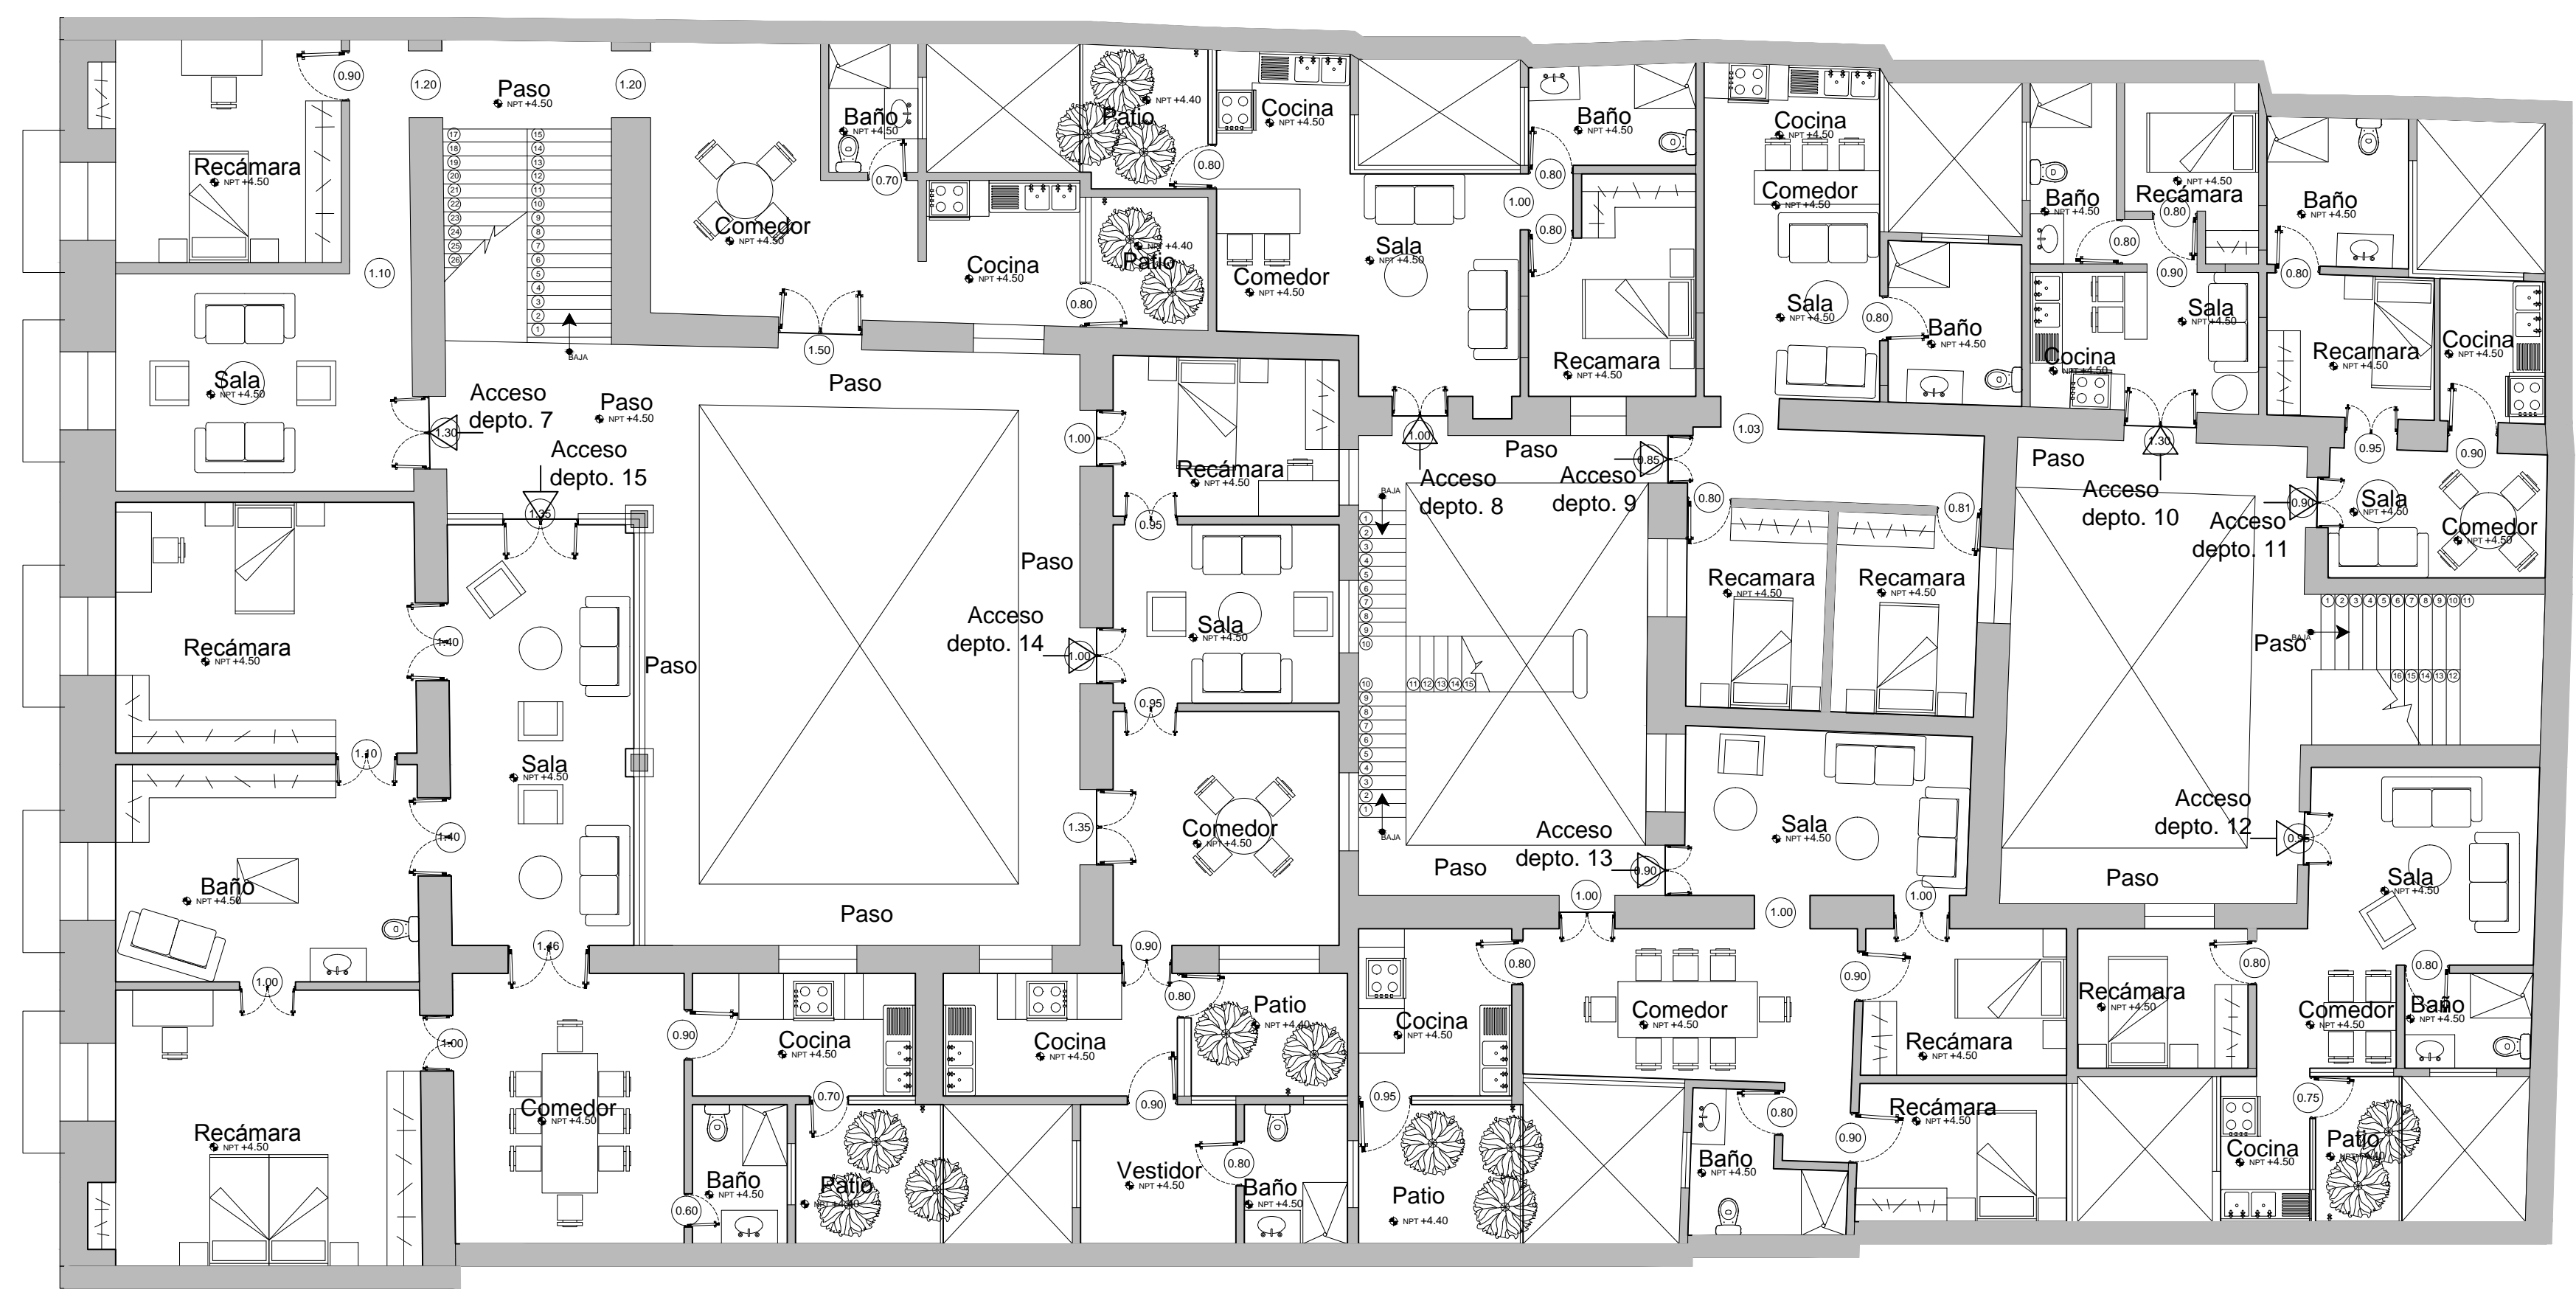

PROYECTO:
SIEMPRE VIVA 311

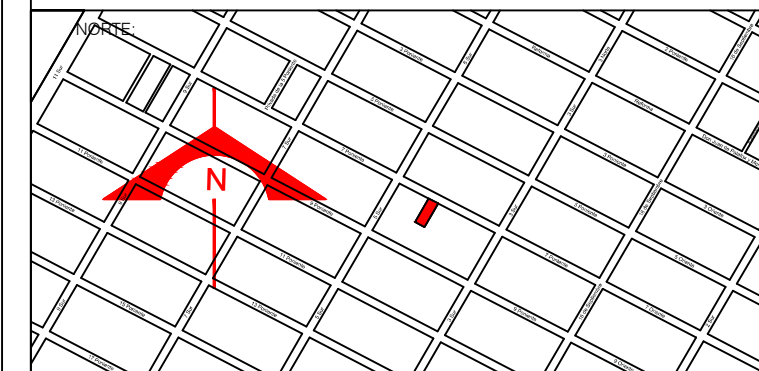

ESCALA:
1 : 100

FECHA:
NOVIEMBRE 2013


SIMBOLOGIA:	
	PINTURA VINILICA BLANCA LAVABLE PARA INTERIOR DE BEHR A DOS MANOS
	PINTURA VINILICA DE COLOR LAVABLE PARA INTERIOR DE BEHR A DOS MANOS
	PINTURA VINILICA DE COLOR LAVABLE PARA EXTERIOR DE BEHR A DOS MANOS
	TERMINACION EN MAMPOSTERIA APARENTE
	PINTURA VINILICA DE COLOR LAVABLE PARA INTERIOR DE BEHR A DOS MANOS
	PINTURA VINILICA BLANCA LAVABLE PARA EXTERIOR DE BEHR A DOS MANOS
	MURO PORCELANICO ADVANCE GRIGIO LIPICA ESTRUCTURADO 30 X 60 INTERCERAMIC

FRANCISCO ROMANO NAVA
ID: 122904
TESIS


AVENIDA 7 PONIENTE #311
PUEBLA, PUEBLA
CENTRO

PLANO:
ACABADOS DE MURO
PLANTA ALTA

CLAVE:
ACA-02.2

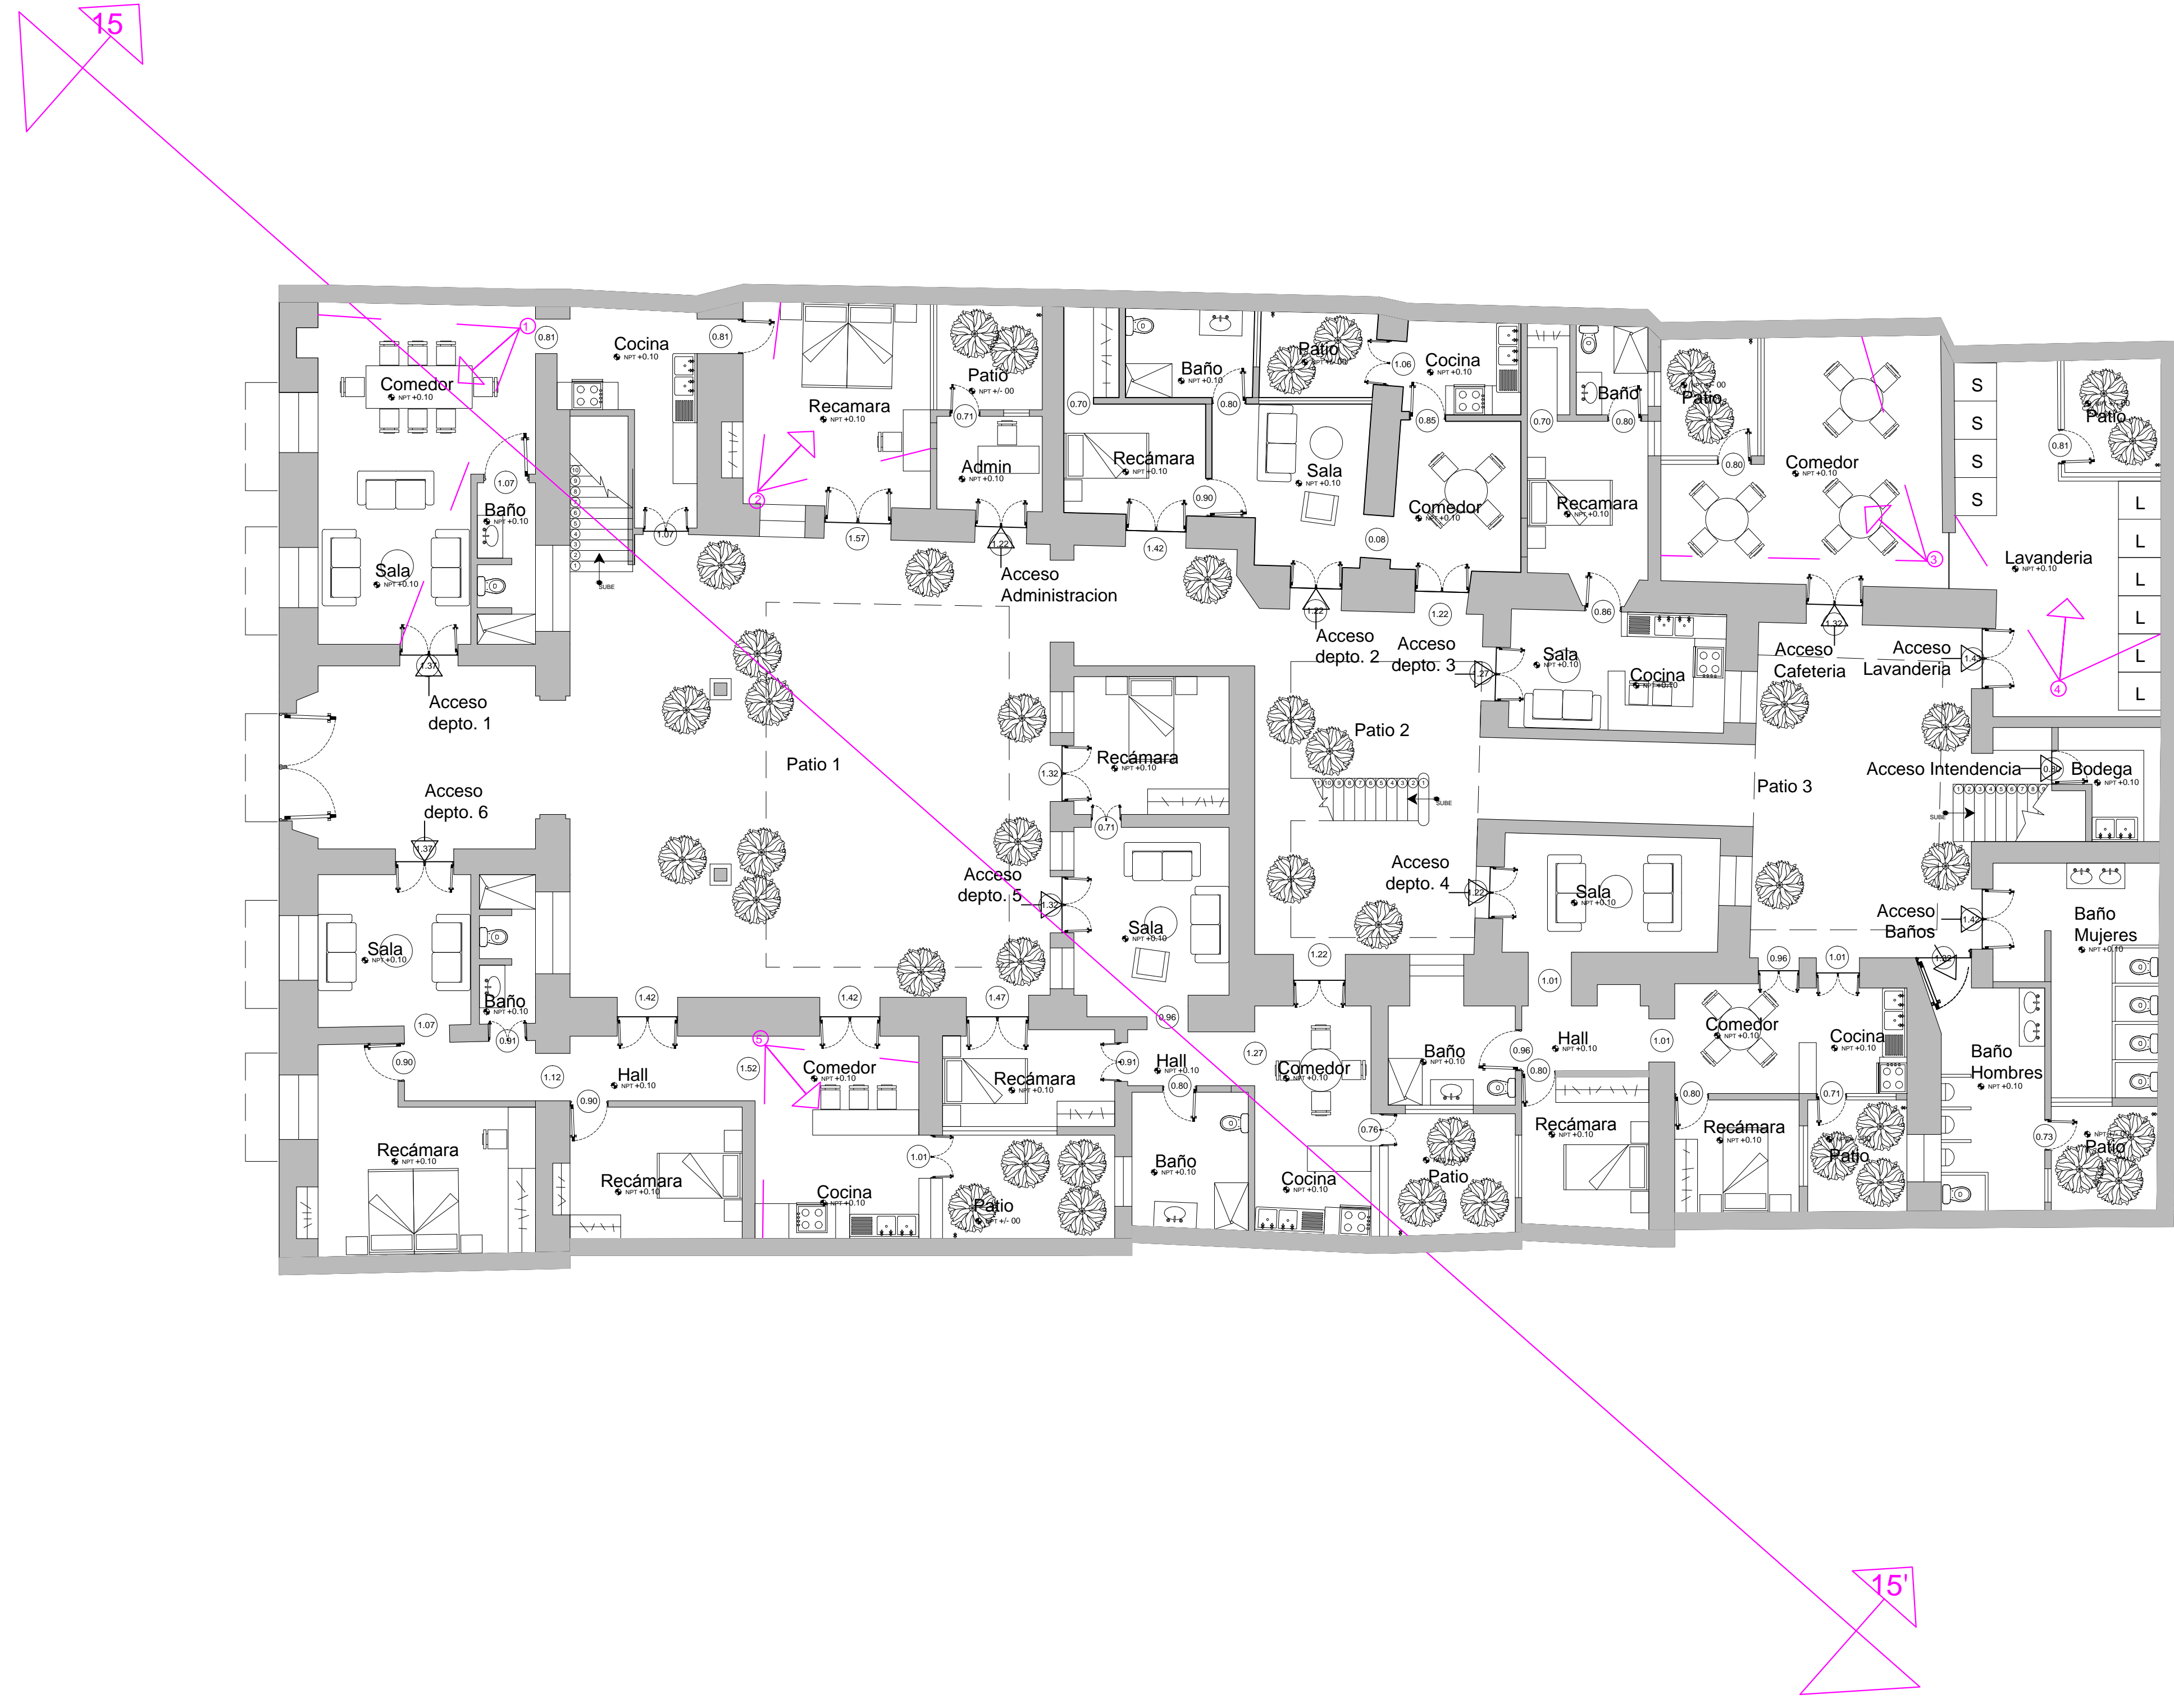

PROYECTO:
SIEMPRE VIVA 311

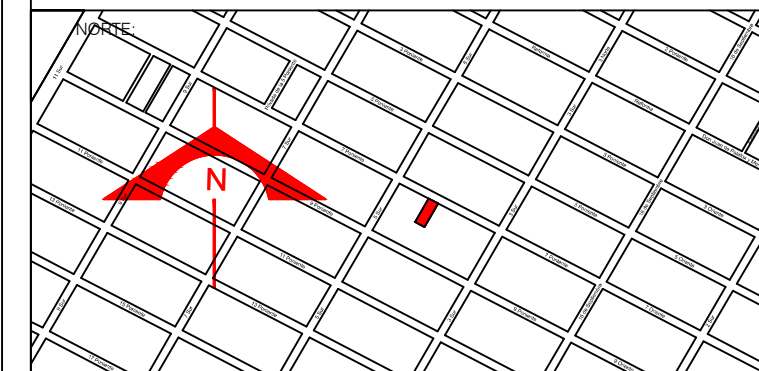

ESCALA:
 1 : 100

FECHA:
 NOVIEMBRE 2013


SIMBOLOGIA:

FRANCISCO ROMANO NAVA
 ID: 122904
 TESIS


AVENIDA 7 PONIENTE #311
 PUEBLA, PUEBLA
 CENTRO

PLANO:
 LOCALIZACION DE VISTAS
 PARA RENDERS
 PLANTA BAJA

CLAVE:
 ACA-03.1

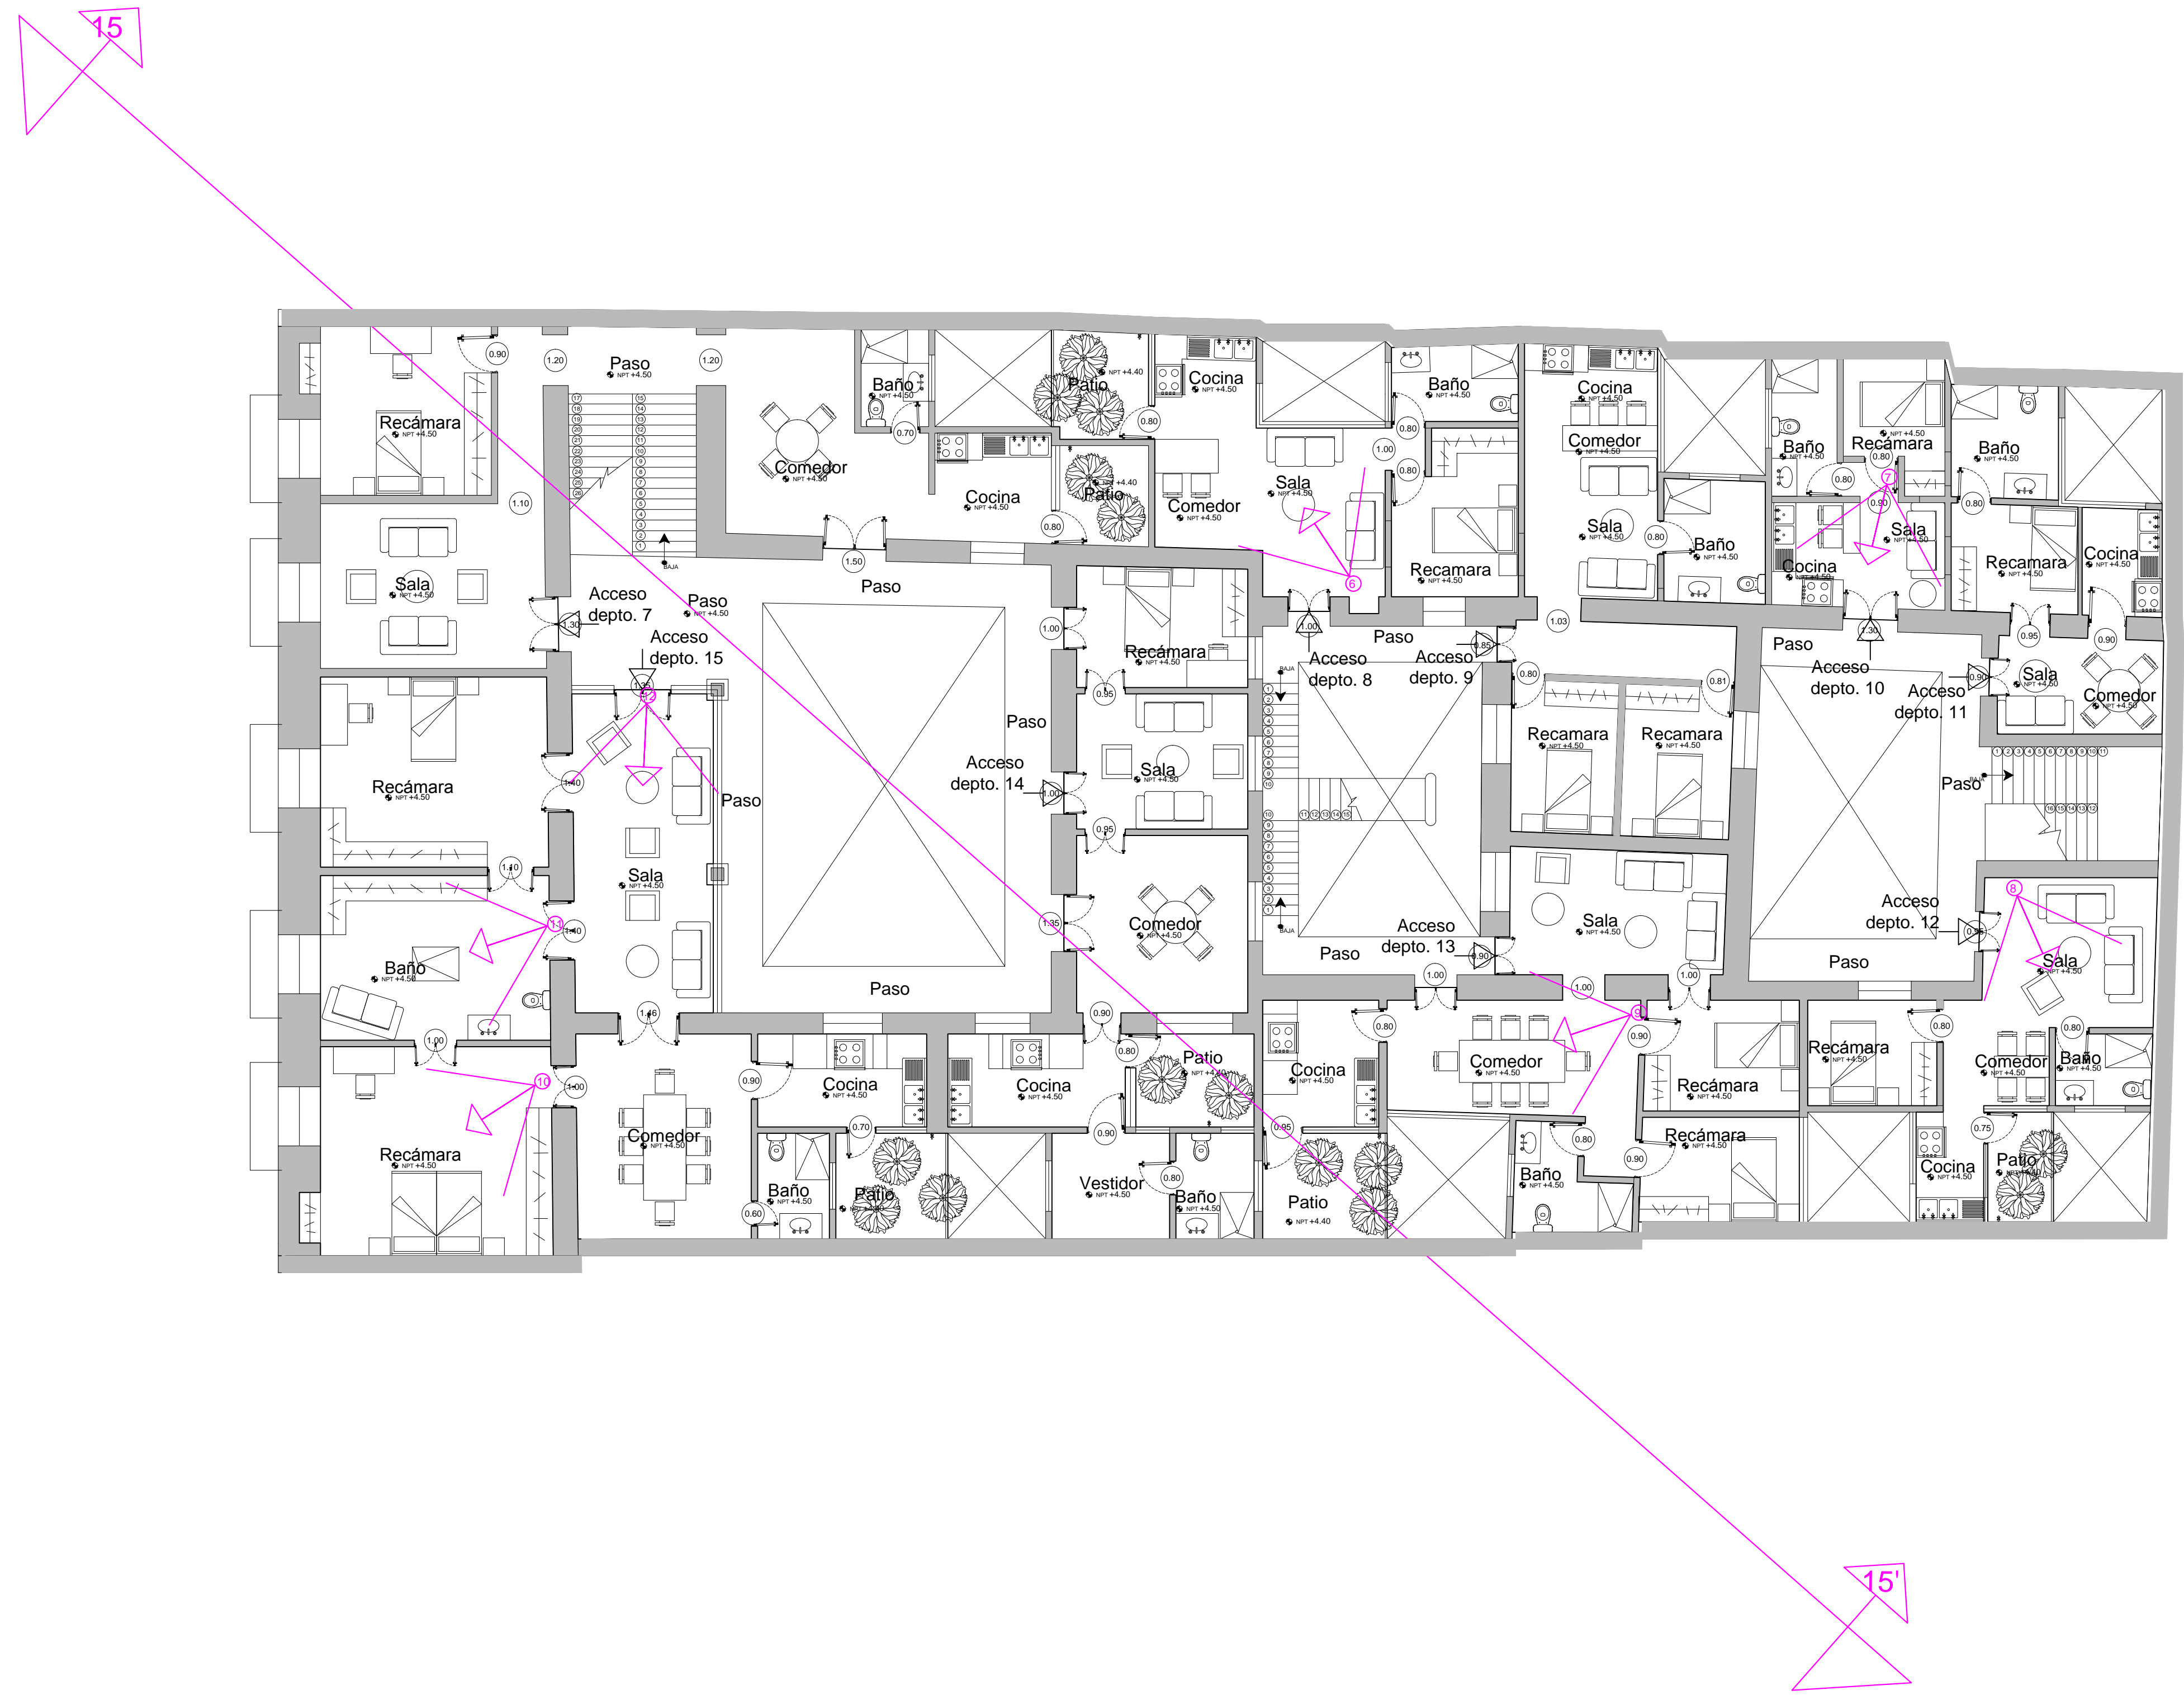

PROYECTO:
SIEMPRE VIVA 311

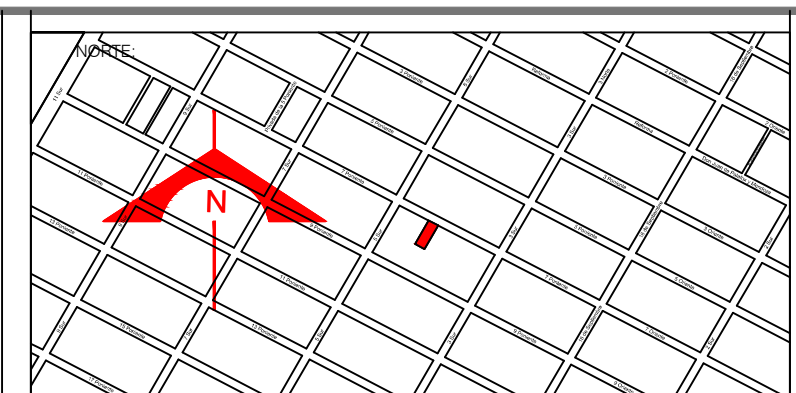

ESCALA:
 1 : 100

FECHA:
 NOVIEMBRE 2013

SIMBOLOGIA:

FRANCISCO ROMANO NAVA
 ID: 122904
 TESIS

AVENIDA 7 PONIENTE #311
 PUEBLA, PUEBLA
 CENTRO

PLANO:
 LOCALIZACION DE VISTAS
 PARA RENDERS
 PLANTA ALTA

CLAVE:
 ACA-03.2